



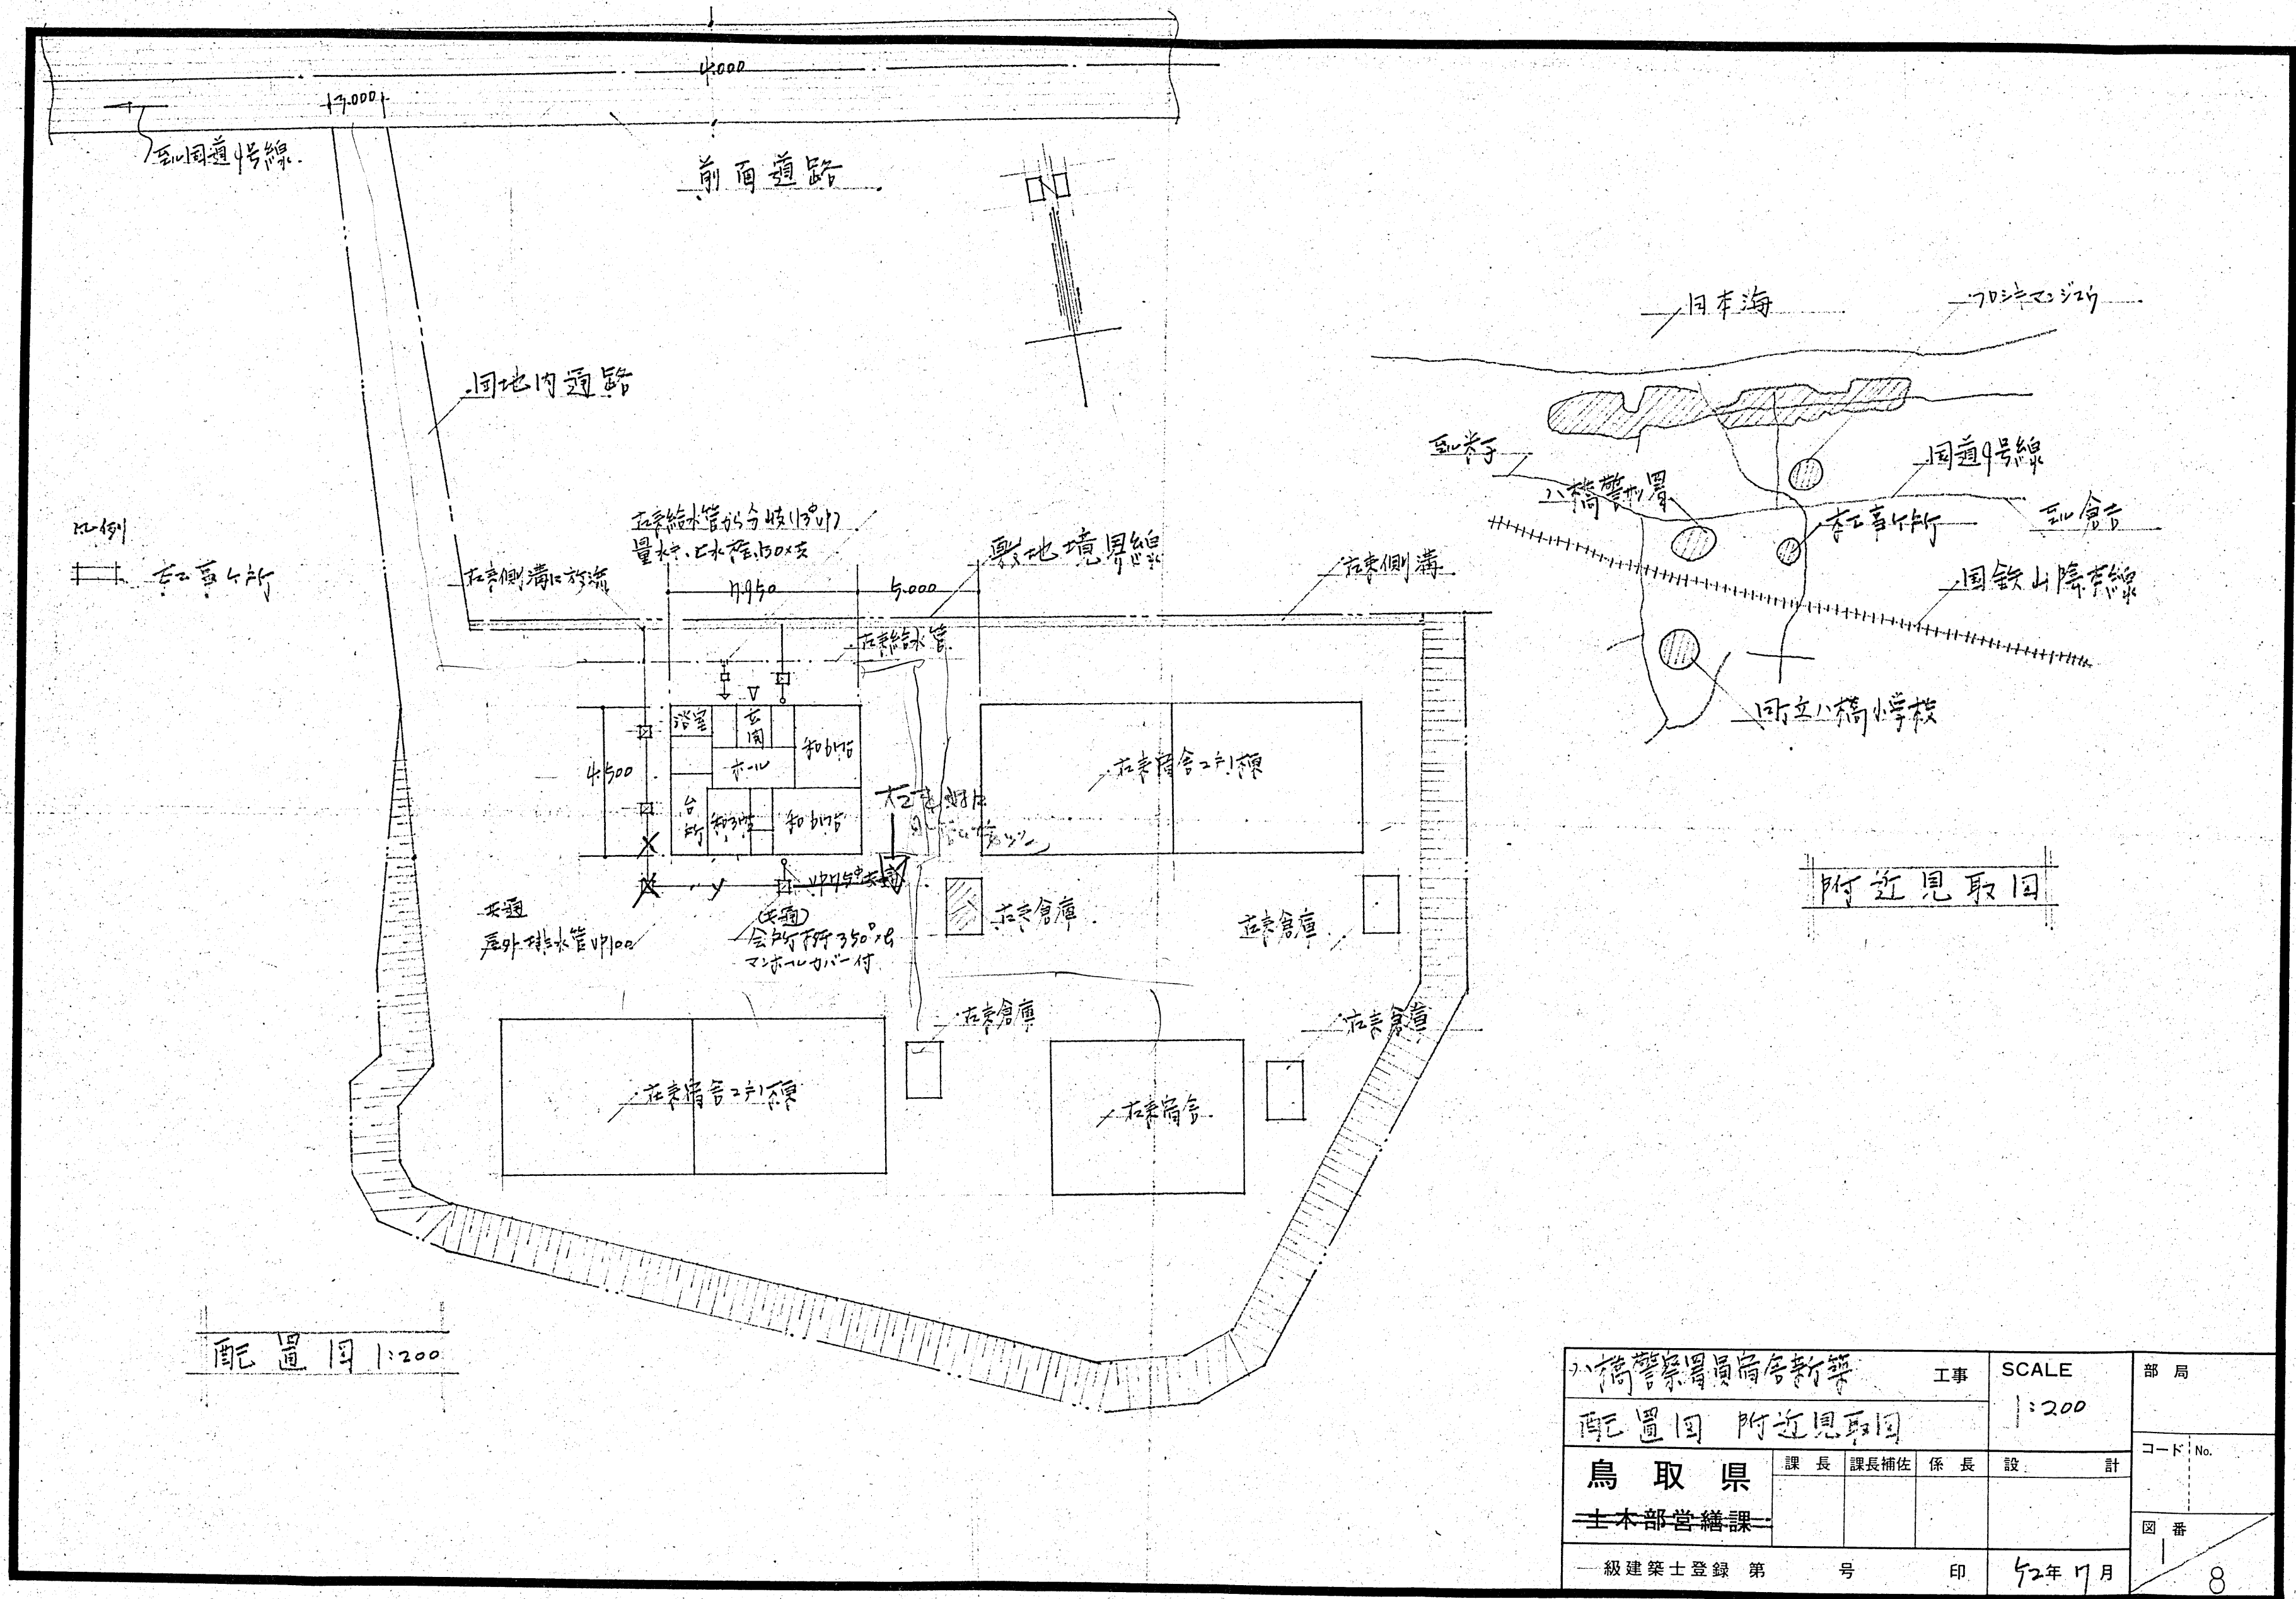

小幡警察署員宿舍新築			工事	SCALE	部局
配置図 附近見取図				1:200	
鳥取県			課長	課長補佐	係長
主本部署機課			設	計	
一級建築士登録 第			号	印	52年7月


フィルム No.

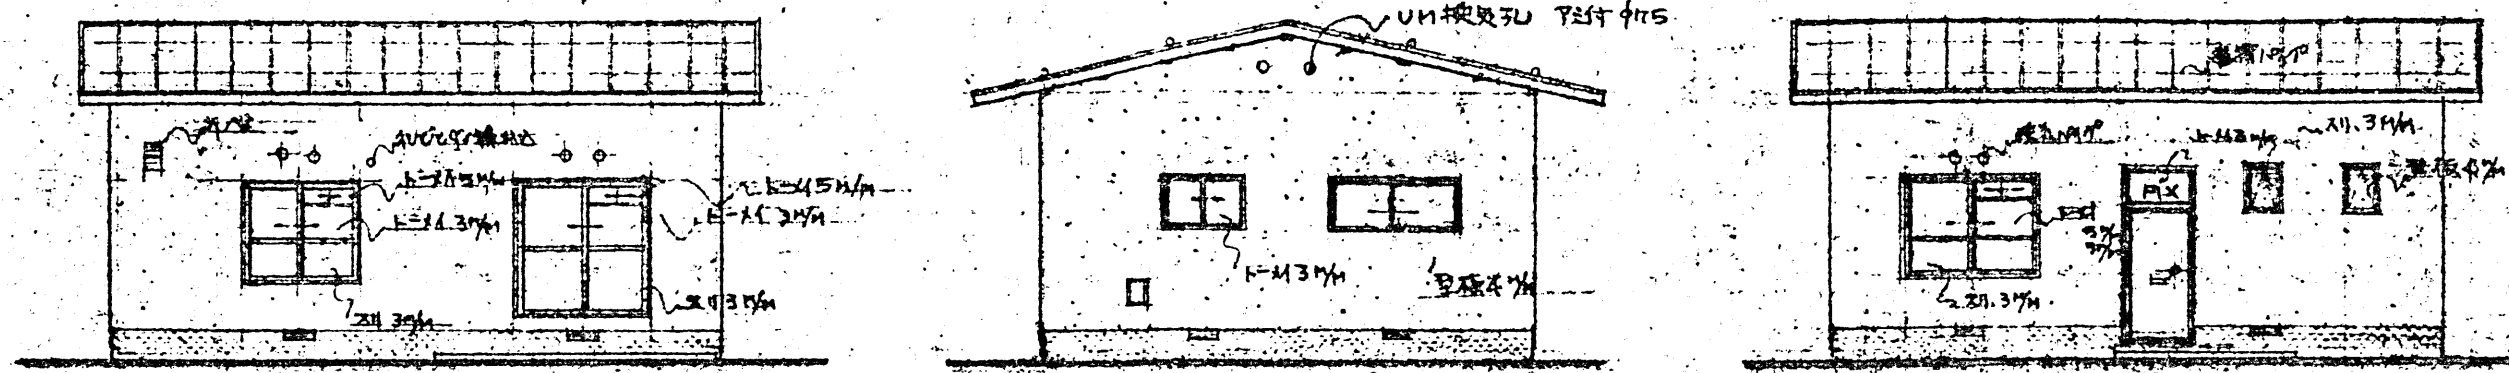

正面図 1:100


側面図 1:100

背面図 1:100

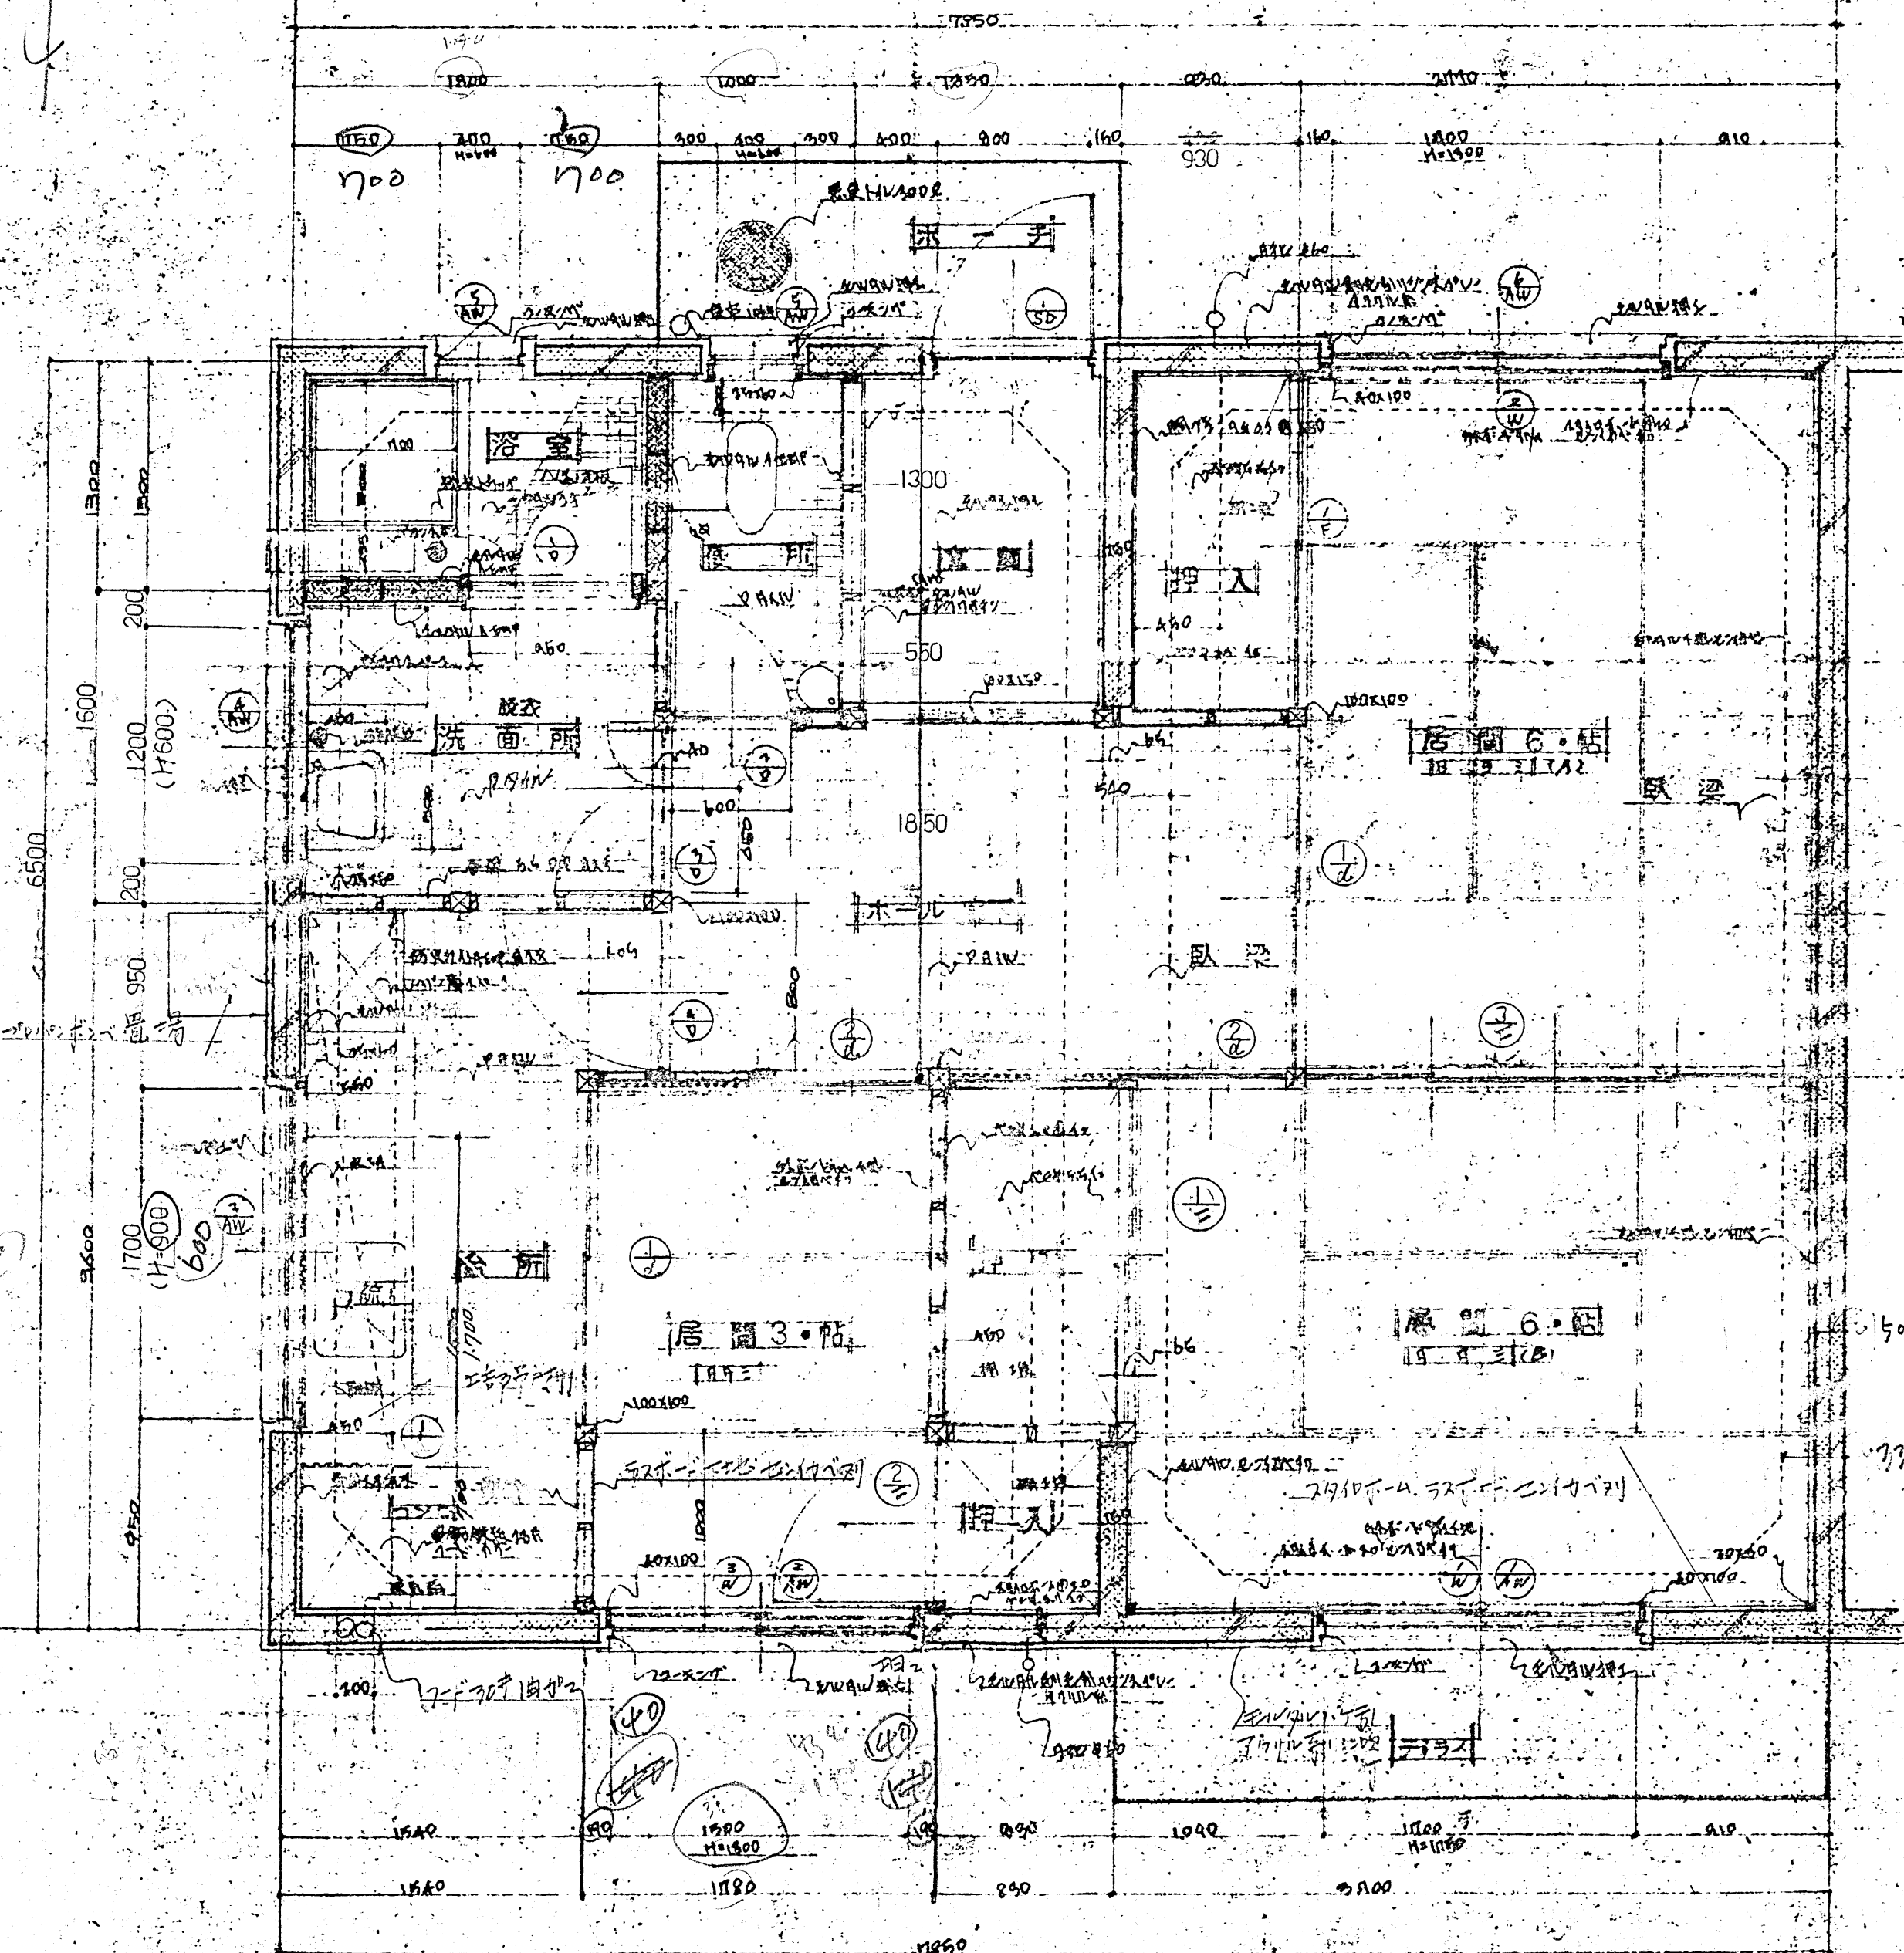


平面図 1:30

外部仕上						
外壁	ALC外壁 113/117/119 (1194系)					
屋根	22°傾斜瓦葺					
庇天井	珪藻土仕上 (庇部分有孔), 換気扇取付 119/117/119 (123)					
内部仕上						
	床	天井	壁	扉	天井	備考
(A) 居間 6・帖	9 9 3	9 9 3 系	ALC外壁 113/117/119 (1194系)	合	合	換気扇取付 (庇部分)
(B) 居間 6・帖	9 9 3	9 9 3 系	合	合	合	
居間 3・帖	9 9 3	9 9 3 系	合	合	合	
台所	9 9 3	1200 木口	ALC外壁 113/117/119 (1194系)	合	合	換気扇取付 (庇部分)
洗面所	9 9 3	合	ALC外壁 113/117/119 (1194系)	合	合	換気扇取付 (庇部分)
浴室	ALC外壁 113/117/119 (1194系)	1000 木口	合	合	合	換気扇取付 (庇部分)
便所	9 9 3	合	ALC外壁 113/117/119 (1194系)	合	合	換気扇取付 (庇部分)
ホール廊下	9 9 3	合	合	合	合	
押入	9 9 3	合	合	合	合	
玄関	ALC外壁 113/117/119 (1194系)	ALC外壁 113/117/119 (1194系)	合	合	合	換気扇取付 (庇部分)

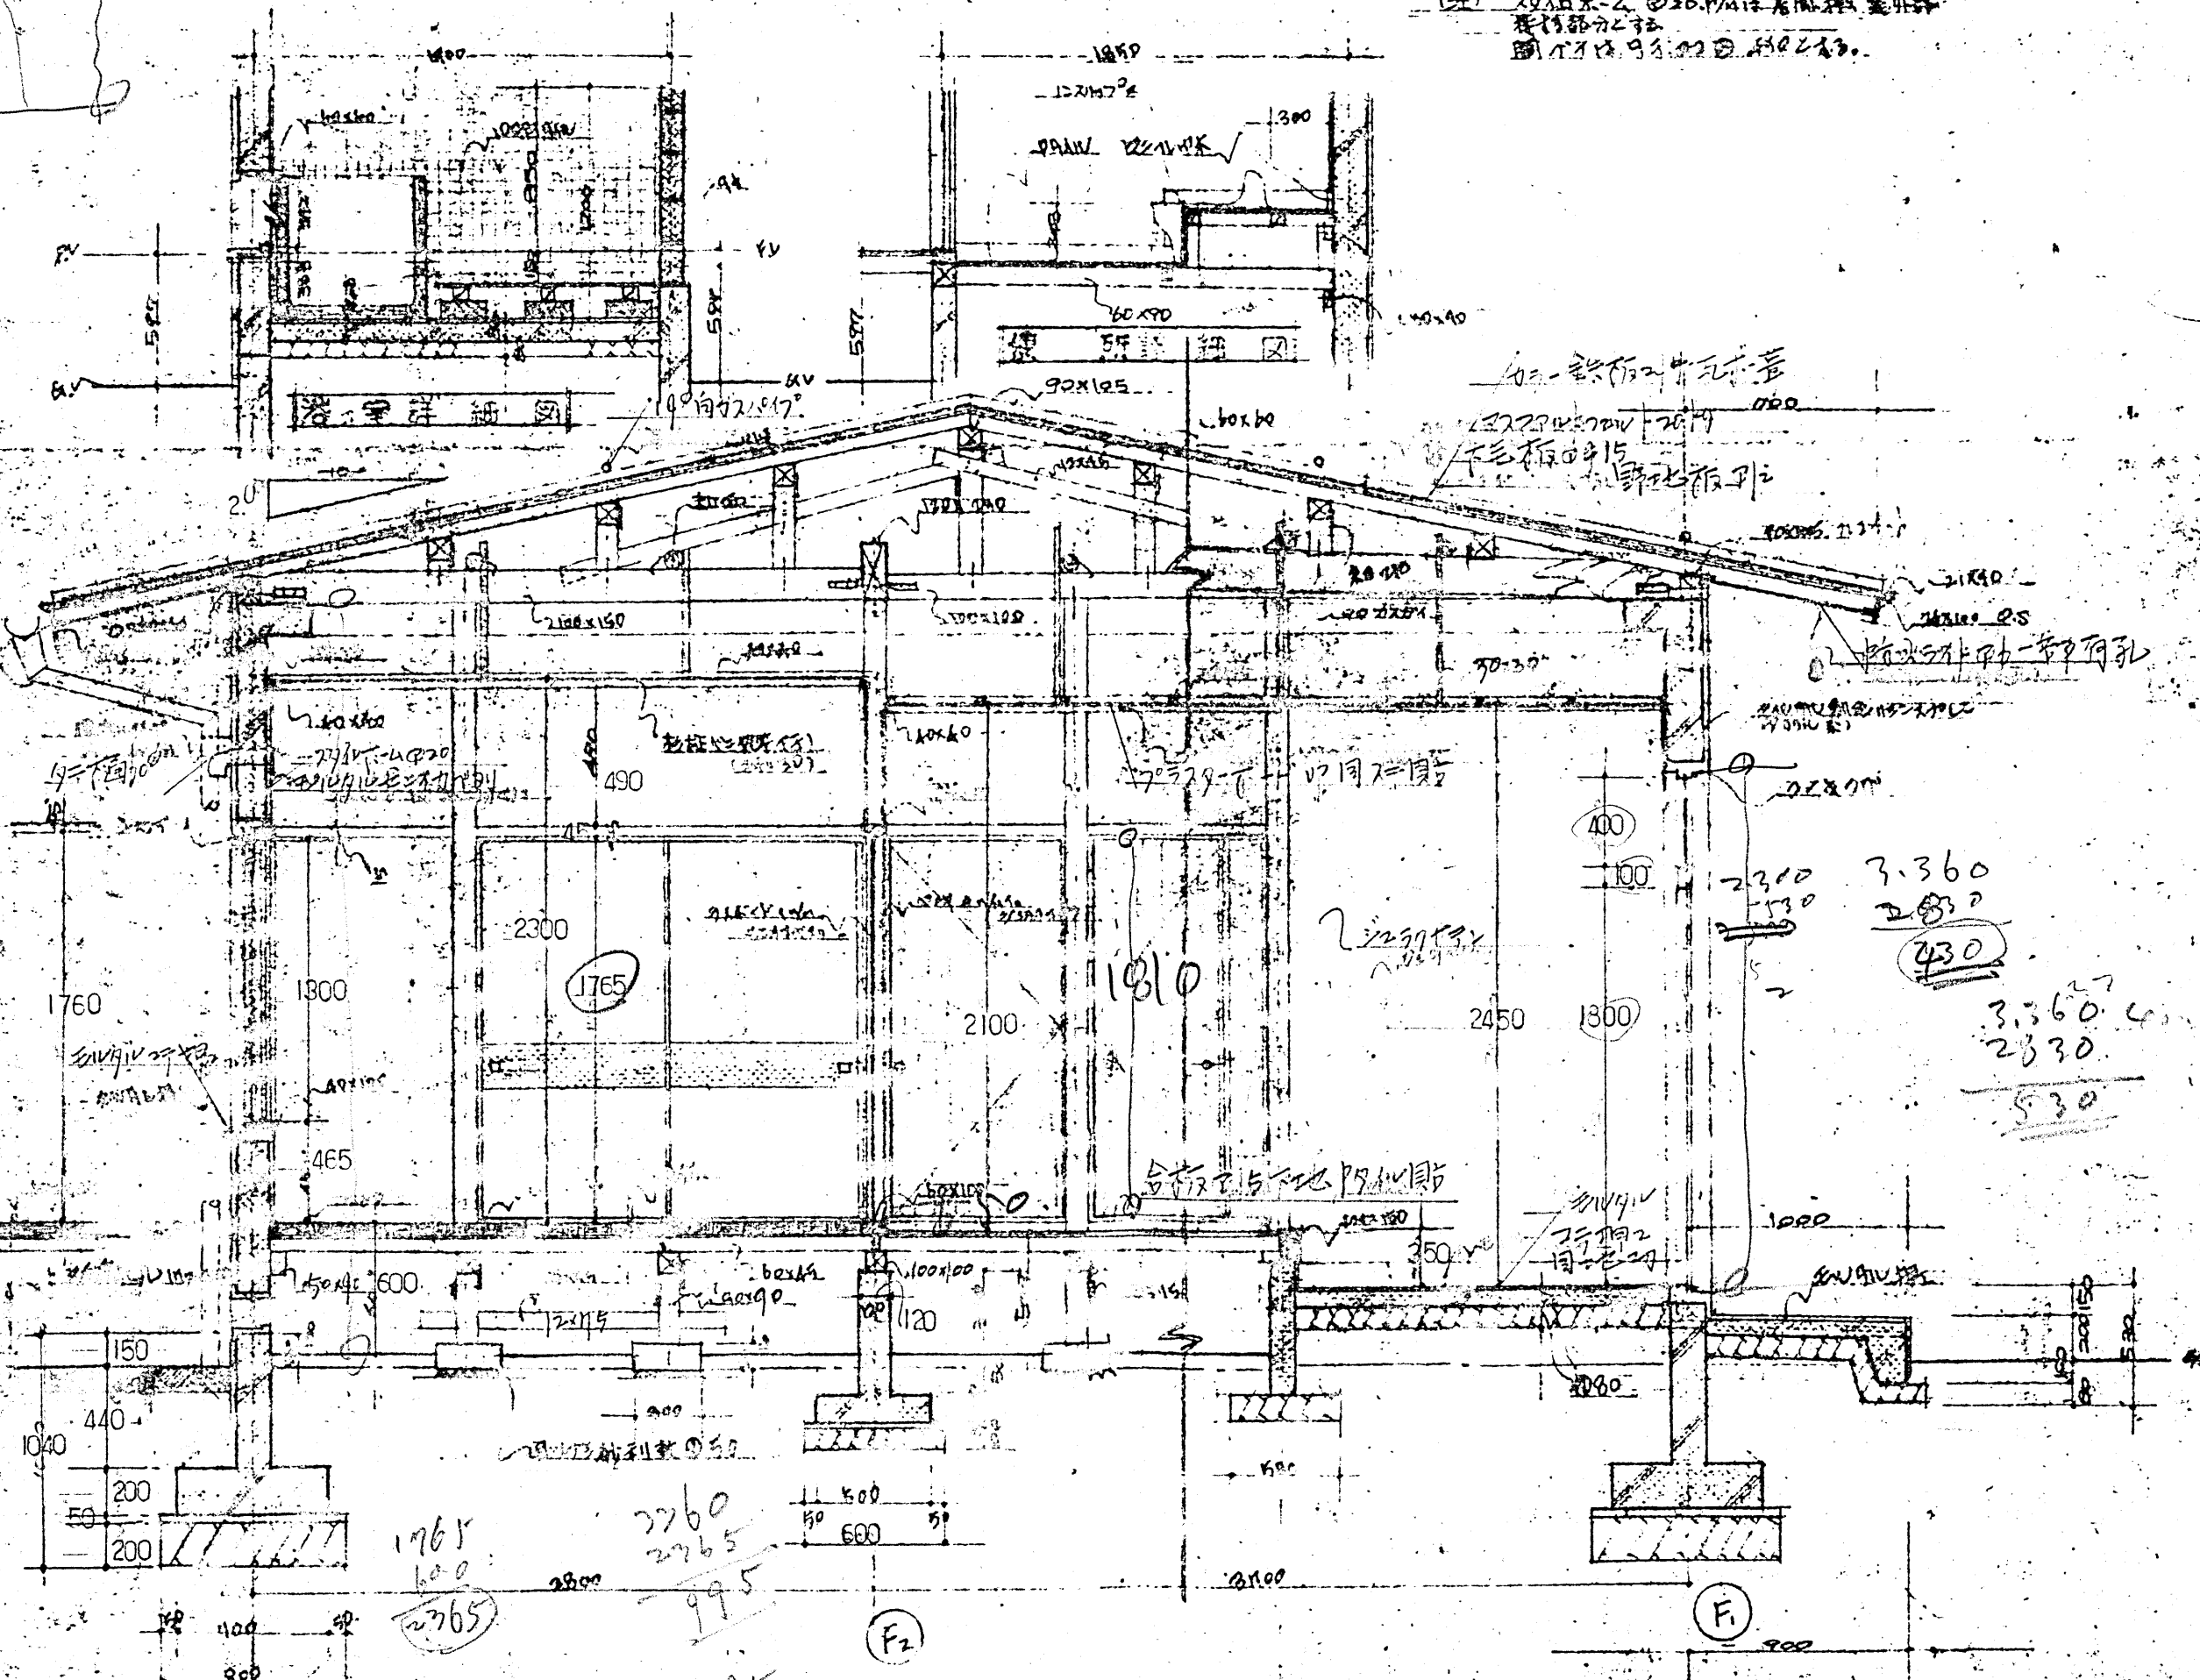


断面図 1:30


NO. 2	八橋 警察署 新築工事	SCALE 1:30
	平面・断面・断面図	1:100
鳥取県	土木部 建築課	設計 監理 補佐 係長 役所
建設士登録第 号	印	年 月 日

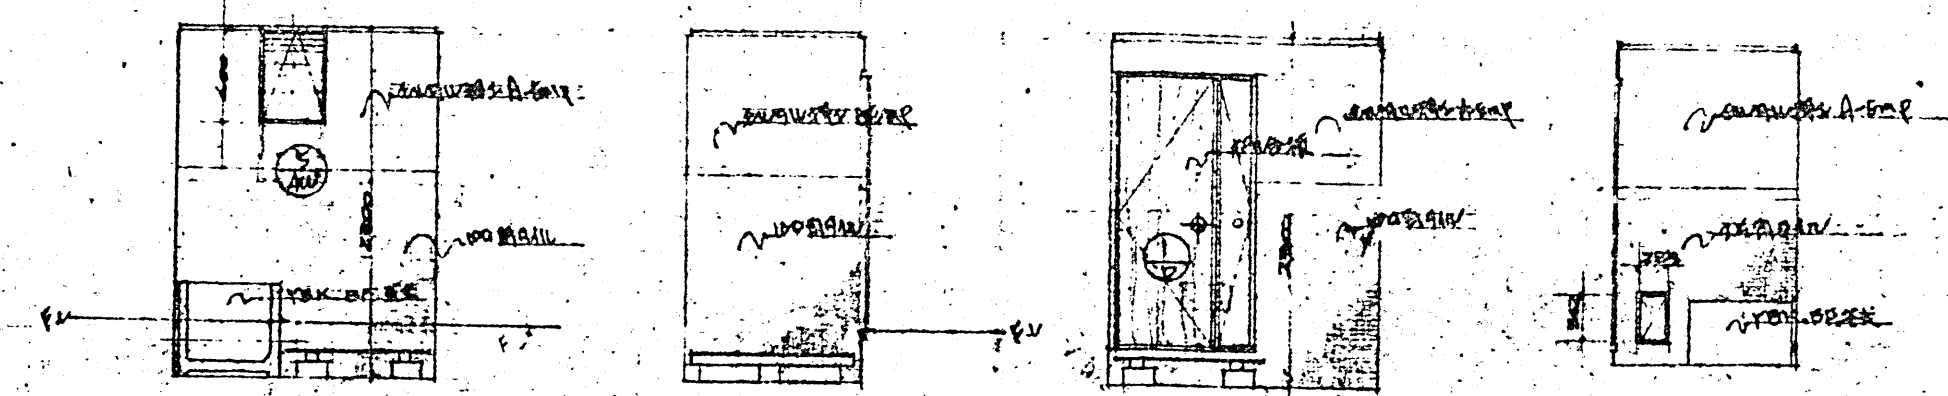


浴室A 浴室B 浴室C 浴室D

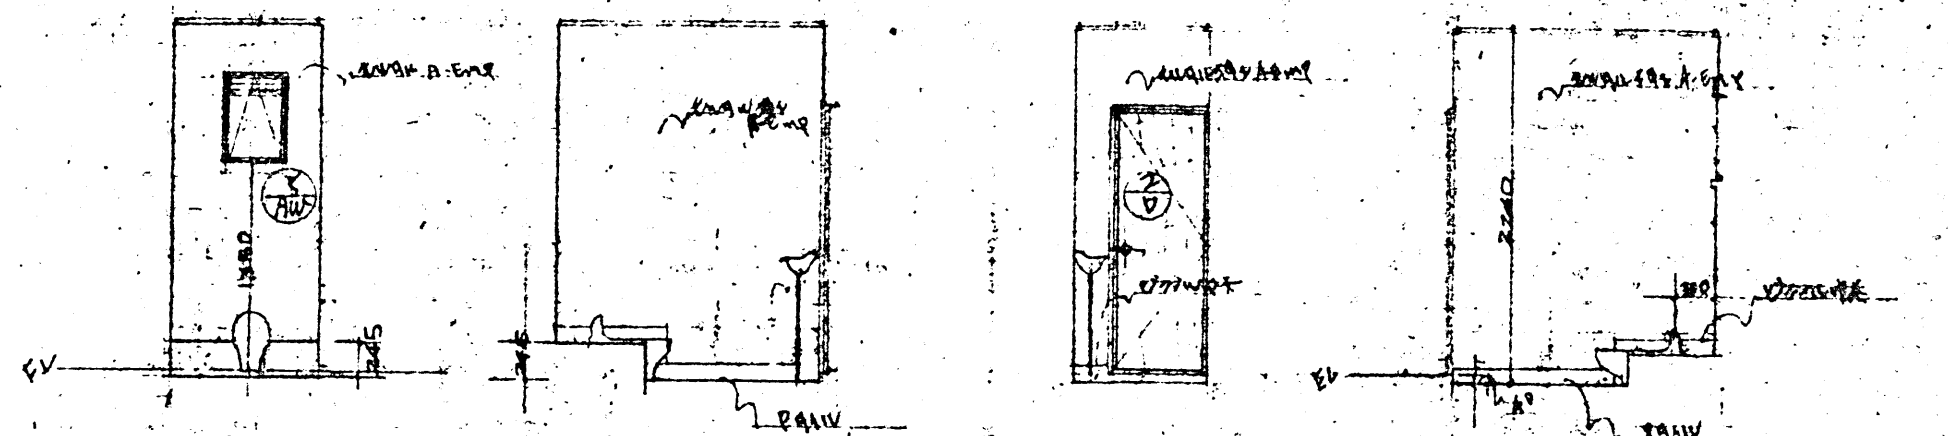


便所A 便所B 便所C 便所D

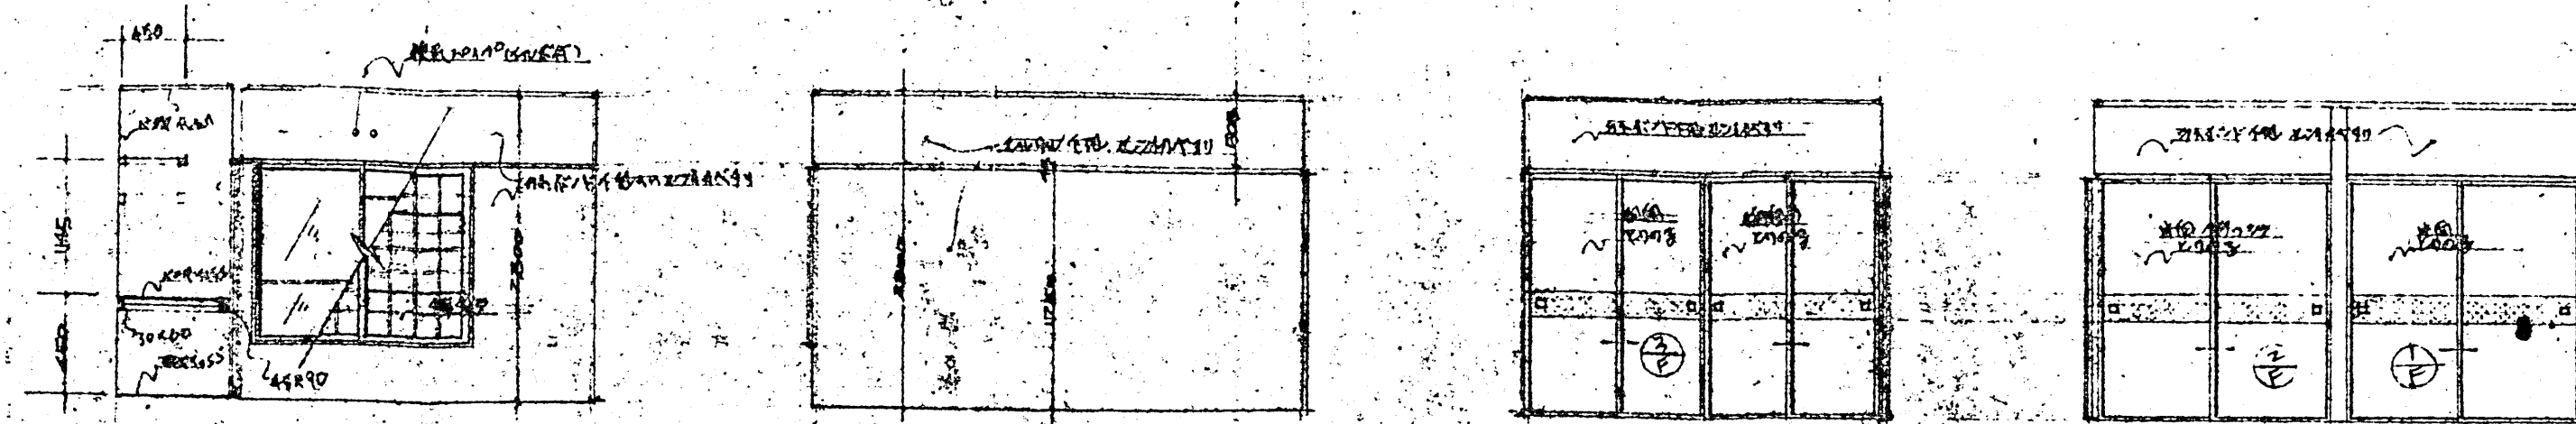


A居間6.帖A A居間6.帖B A居間6.帖C A居間6.帖D

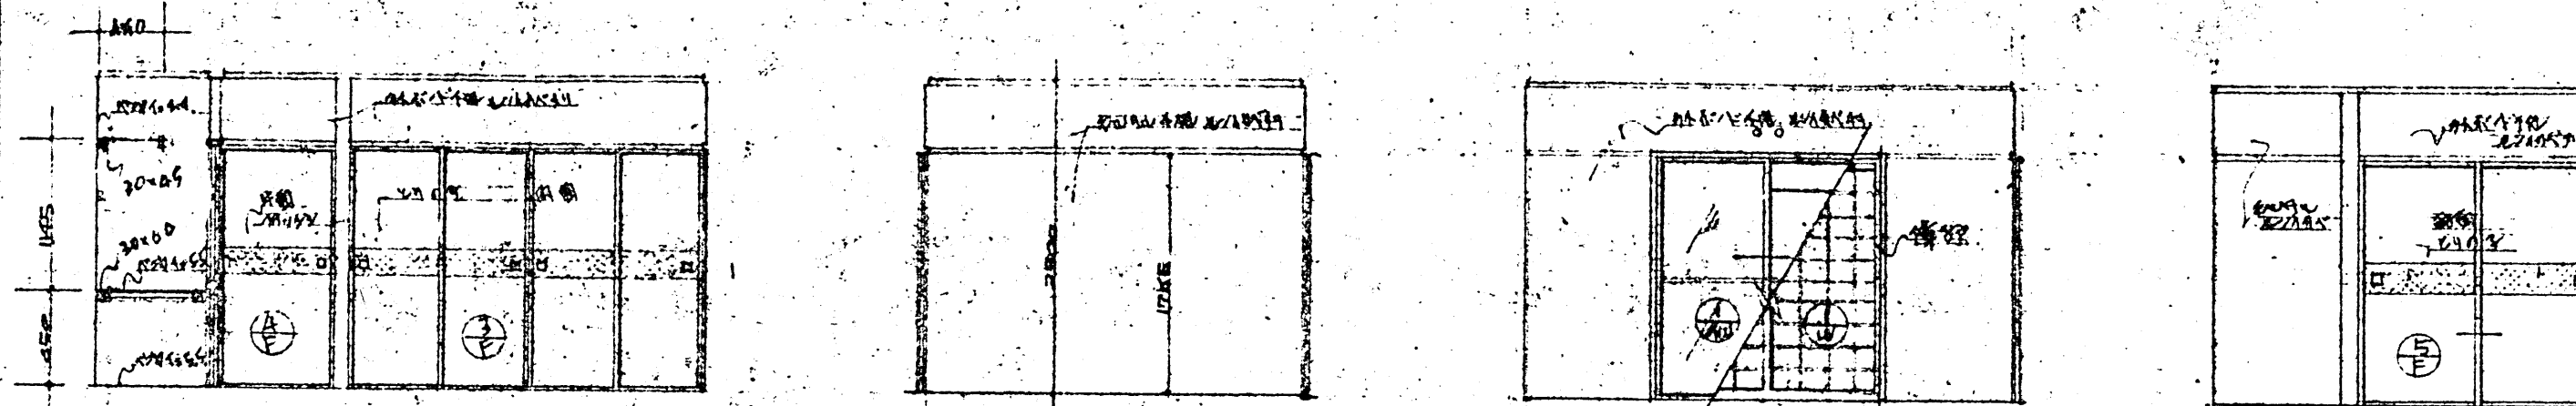

B居間6.帖A B居間6.帖B B居間6.帖C B居間6.帖D

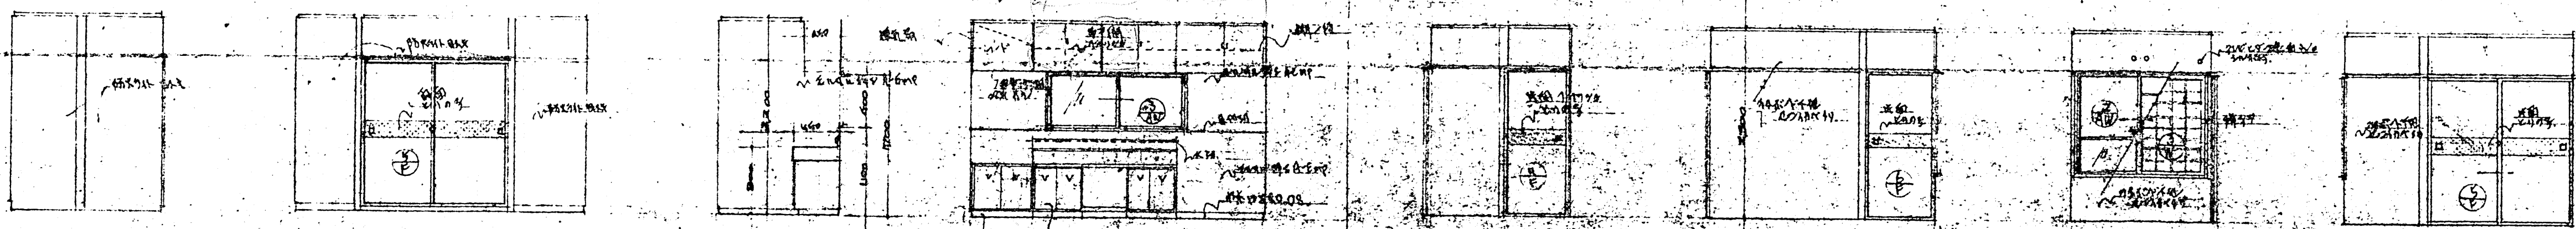

台所A 台所B 台所C 台所D

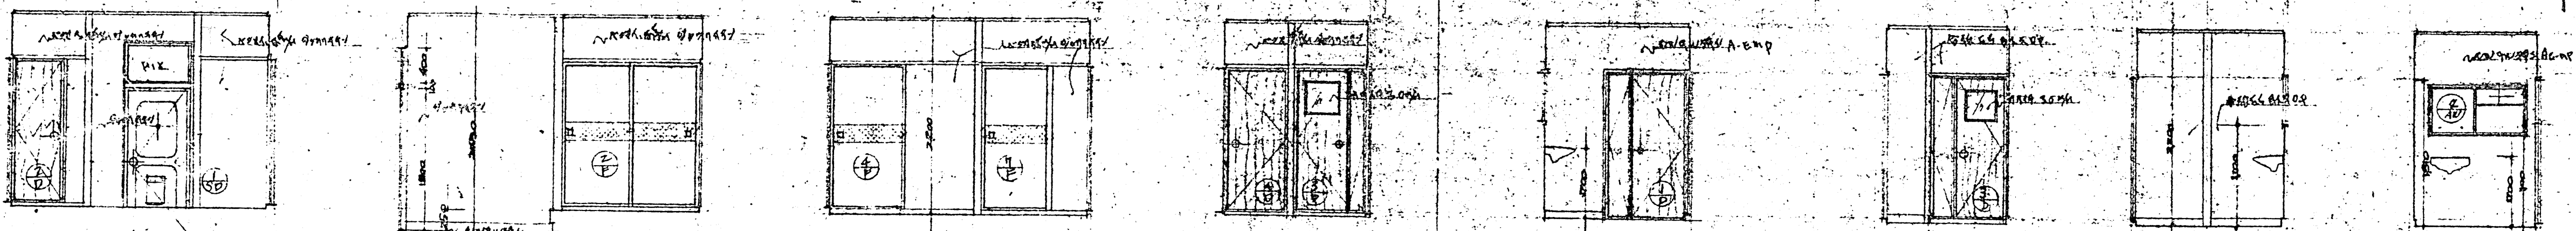






居間3.帖A 居間3.帖B 居間3.帖C 居間3.帖D

ホール廊下A ホール廊下B ホール廊下C ホール廊下D

洗面所A 洗面所B 洗面所C 洗面所D

47-J
0.004
A-5







NO. 3	八橋 夢窓 景行 園新 築 工事	SCALE
8	展開図	1:50
鳥取県 土木部 建築課		
設計 監理 施工 関係 図章		
建設業士登録第 号 印 年 月 日		

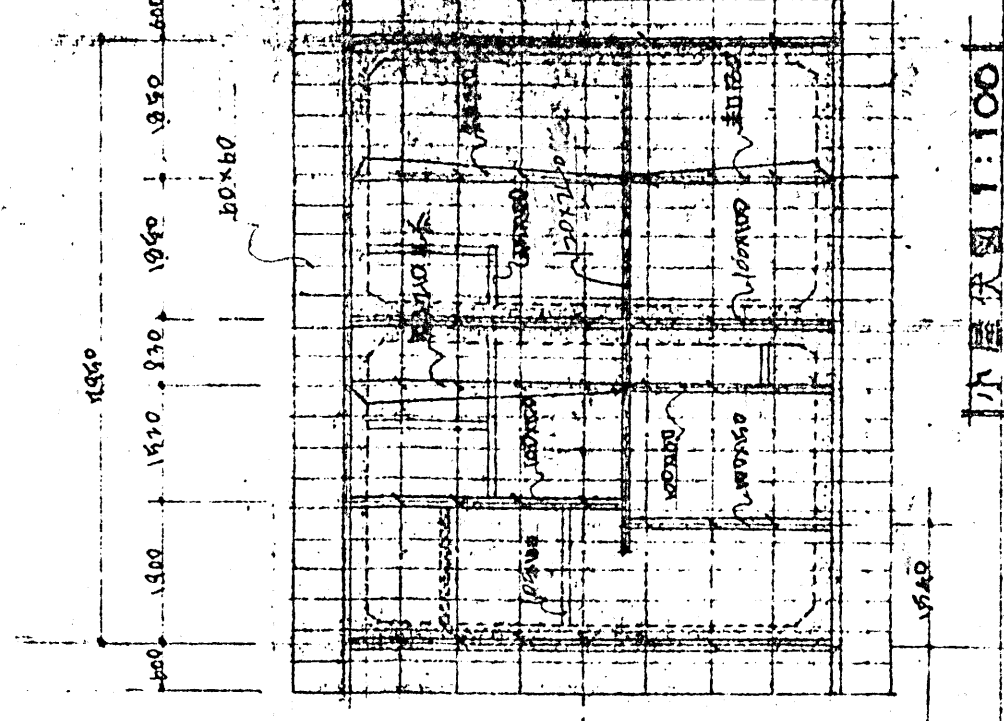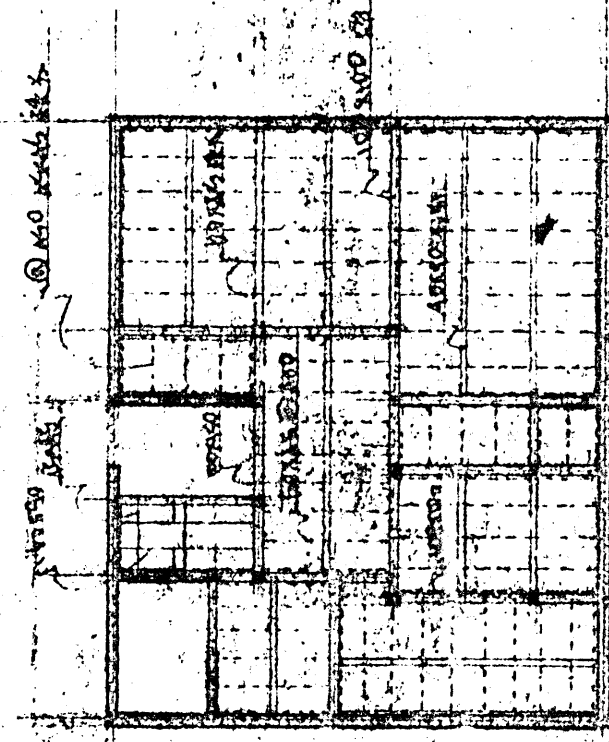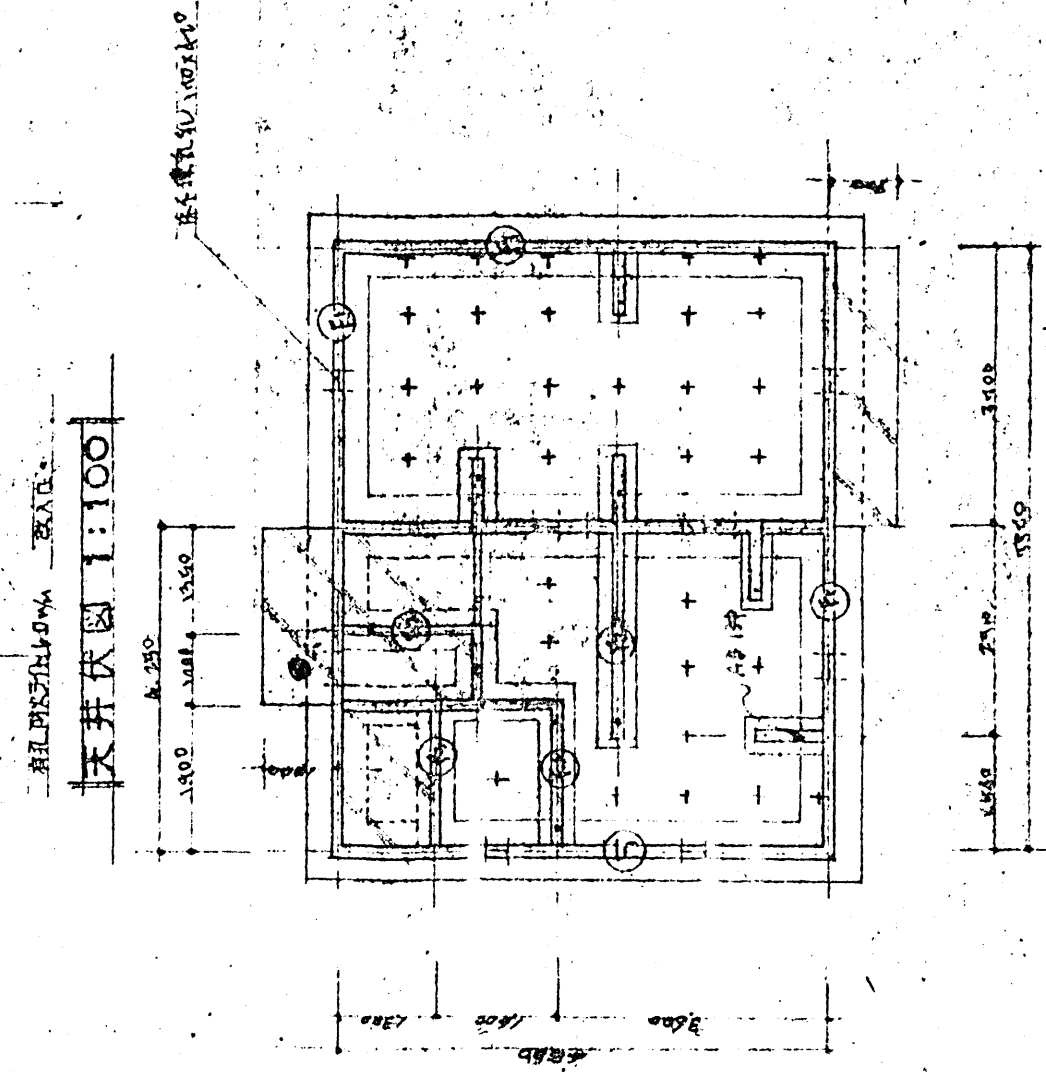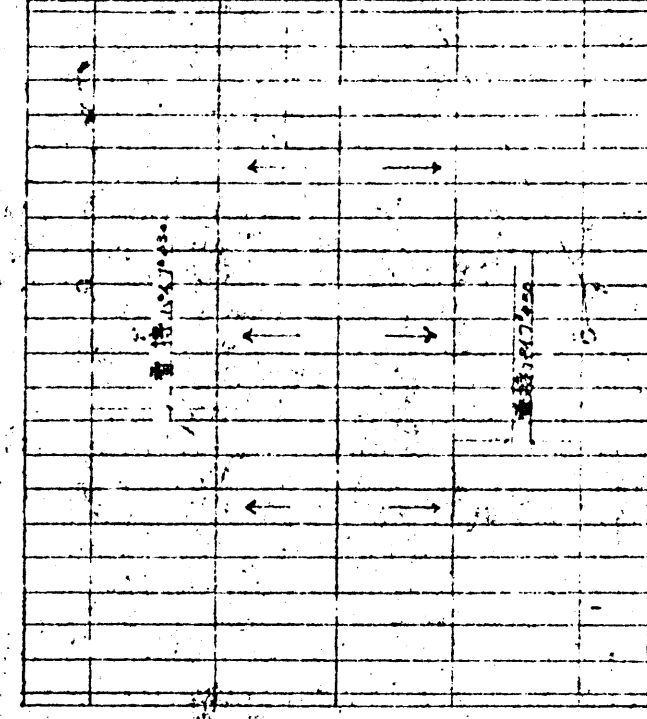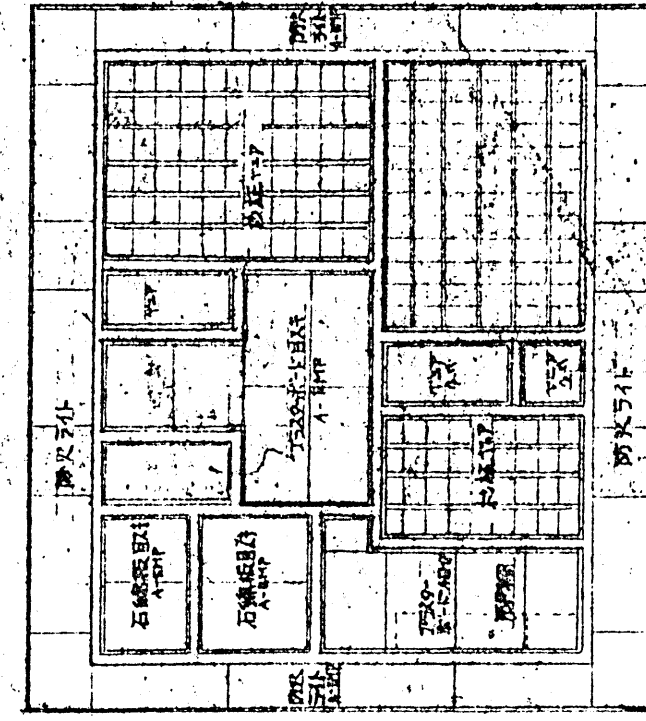

No. 4	8	鳥取県 土木部建築課	課長 渡邊孝生 係長 佐藤 隆 計 画 室 長 佐藤 隆	圖 章 A-6	郵 局 47-5
八橋警察署員組合新築	工 事	SCALE 1:100	圖 章 A-6	圖 章 A-6	郵 局 47-5
No. 4	8	鳥取県 土木部建築課	課長 渡邊孝生 係長 佐藤 隆 計 画 室 長 佐藤 隆	圖 章 A-6	郵 局 47-5
No. 4	8	鳥取県 土木部建築課	課長 渡邊孝生 係長 佐藤 隆 計 画 室 長 佐藤 隆	圖 章 A-6	郵 局 47-5



符号	種別	名称	寸	法	見込	隔	附	数	量	計	ガラス	ガラリ	くつすり	塗装	備	考
			H	W												
1SD	スチール	片組ドア	2300	800	80	1					RIX 1-11 374 1-11 374 1-11 374				K18-111135	
1AW	アルミ	引違戸	1750	1700	60	1					"				K18-111135	
2AW	"	"	1300	1500	60	1					"				K18-111135	
3AW	"	"	600	1700	60	1					型紙474				K18-111135	
4AW	"	"	600	1300	60	1					1-11 374				K18-1206	
5AW	"	内開窓	600	400	60	2					スリ 374	0			K18-01069	
6AW	"	引違窓	1300	1700	60	1					1-11 374				K18-111135	
1W	木製	引違戸(薄?)	1745	1700	30	1										
2W	"	引違窓(“)	1300	1700	30	1										
3W	"	" (“)	1300	1500	30	1										
1F	211の子	引違戸(ワズ?)	1745	1740	135	2										
2F	"	" (“)	1745	890	"	1										
3F	"	" (“)	1745	2640	"	1										
1A	ガラス	引違戸	1765	1700	"	2										
2A	"	片引違戸	1765	800	"	2										
1C	ガラス	親子扉	1310	850	33	1					スチール 1-11 374					
2C	ガラス	親子扉	1310	600	33	1					スチール 1-11 374					
3C	"	親子扉	1765	950	33	1					スチール 1-11 374					
4C	"	片開戸	1765	700	33	1					スチール 1-11 374					

[illegible]

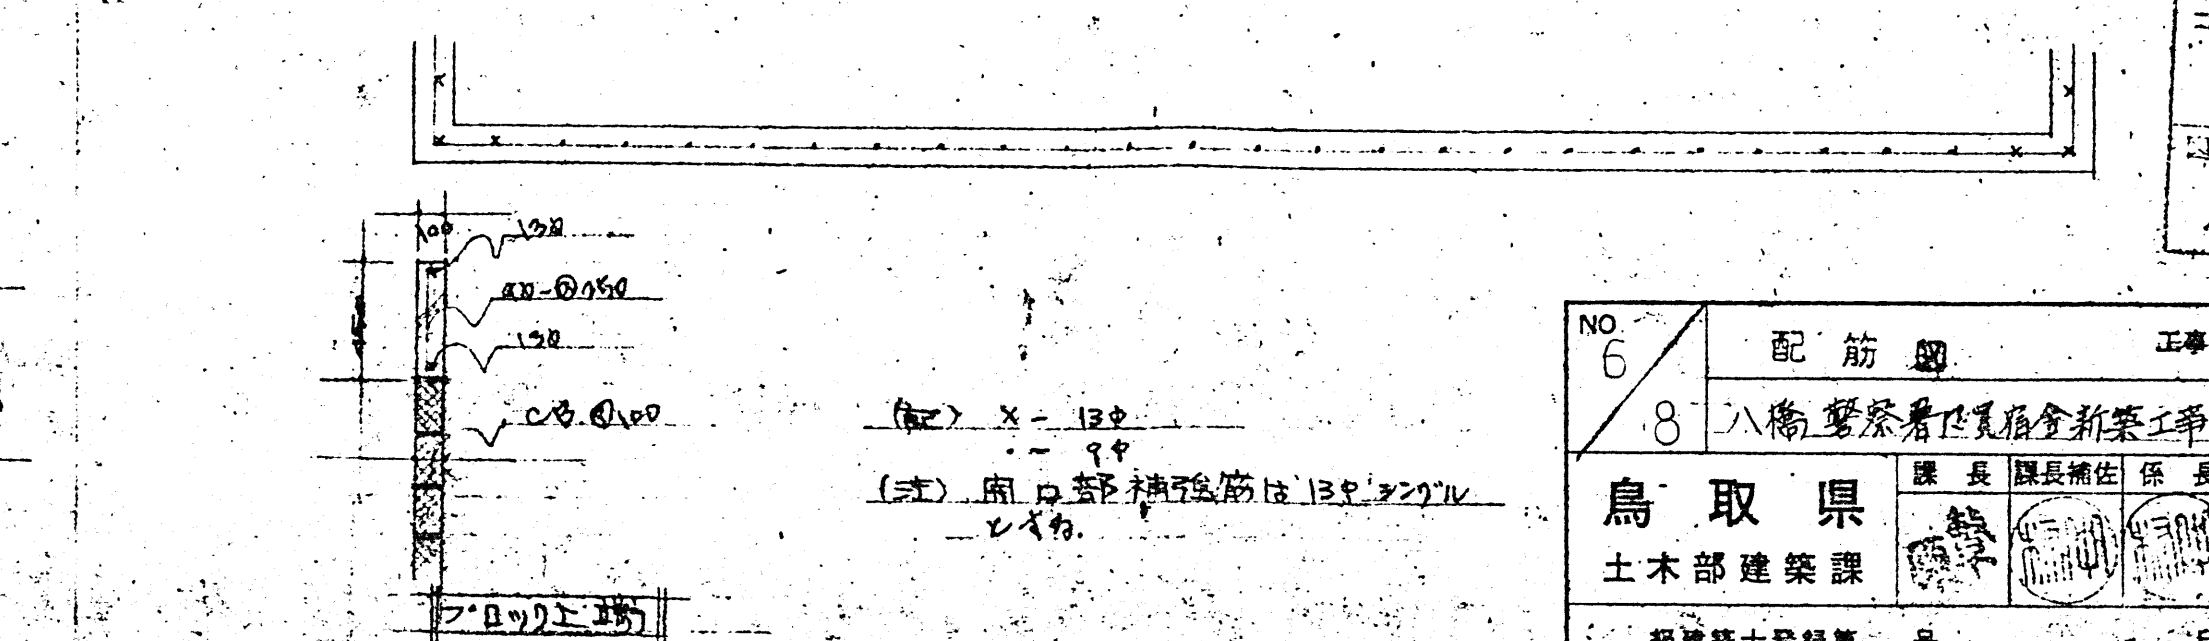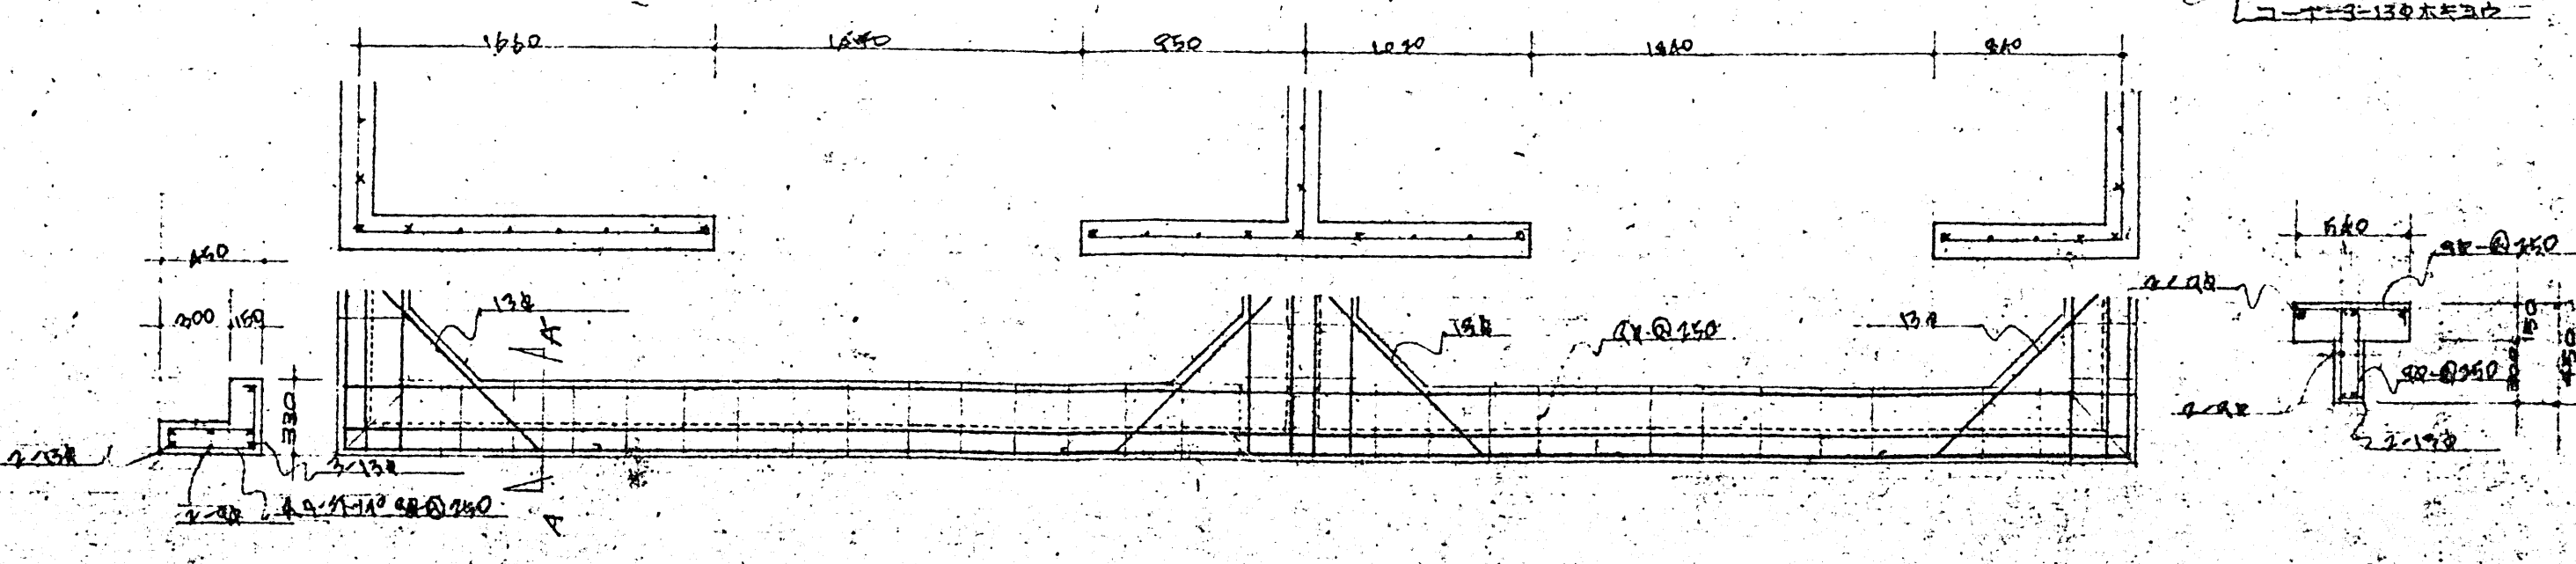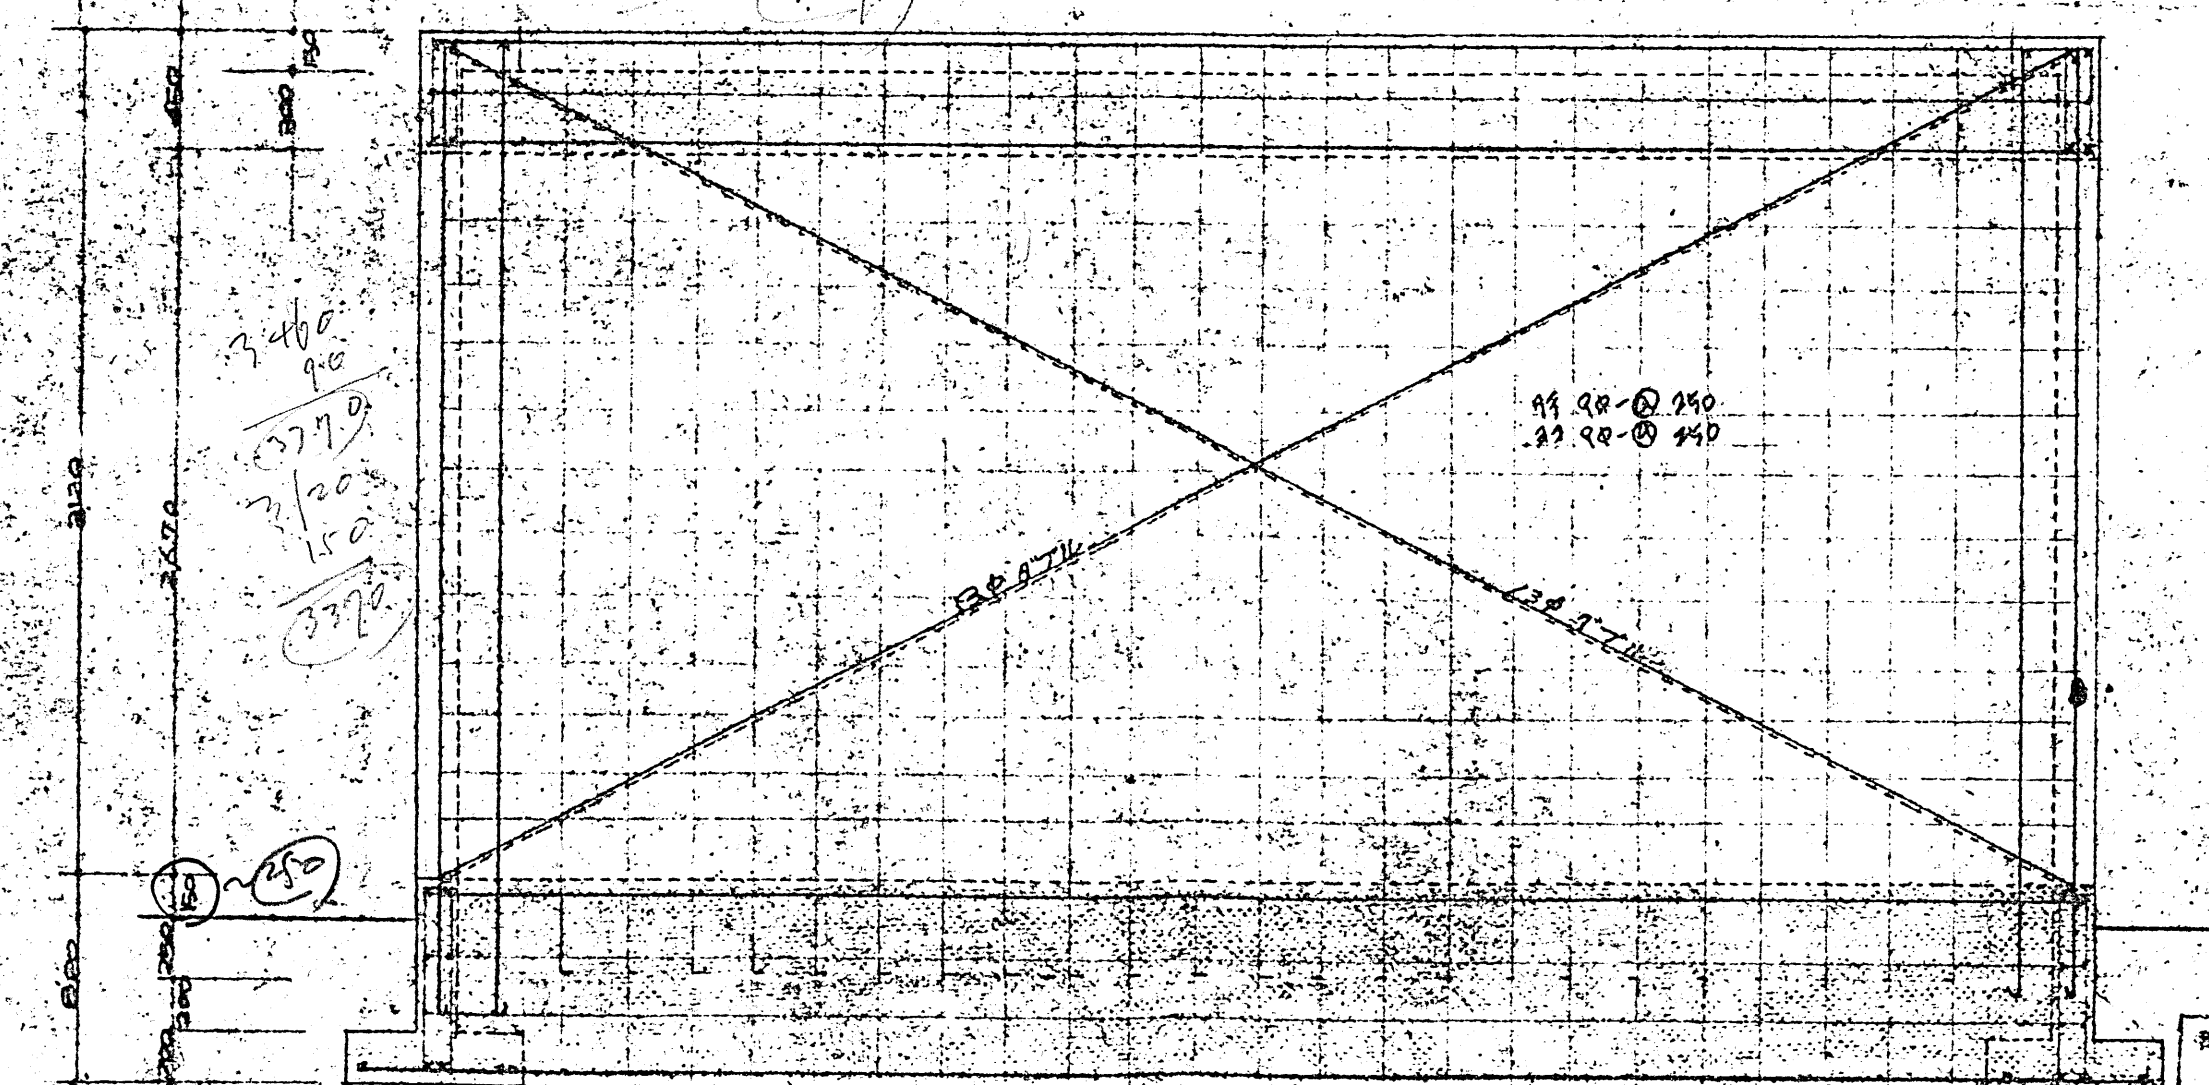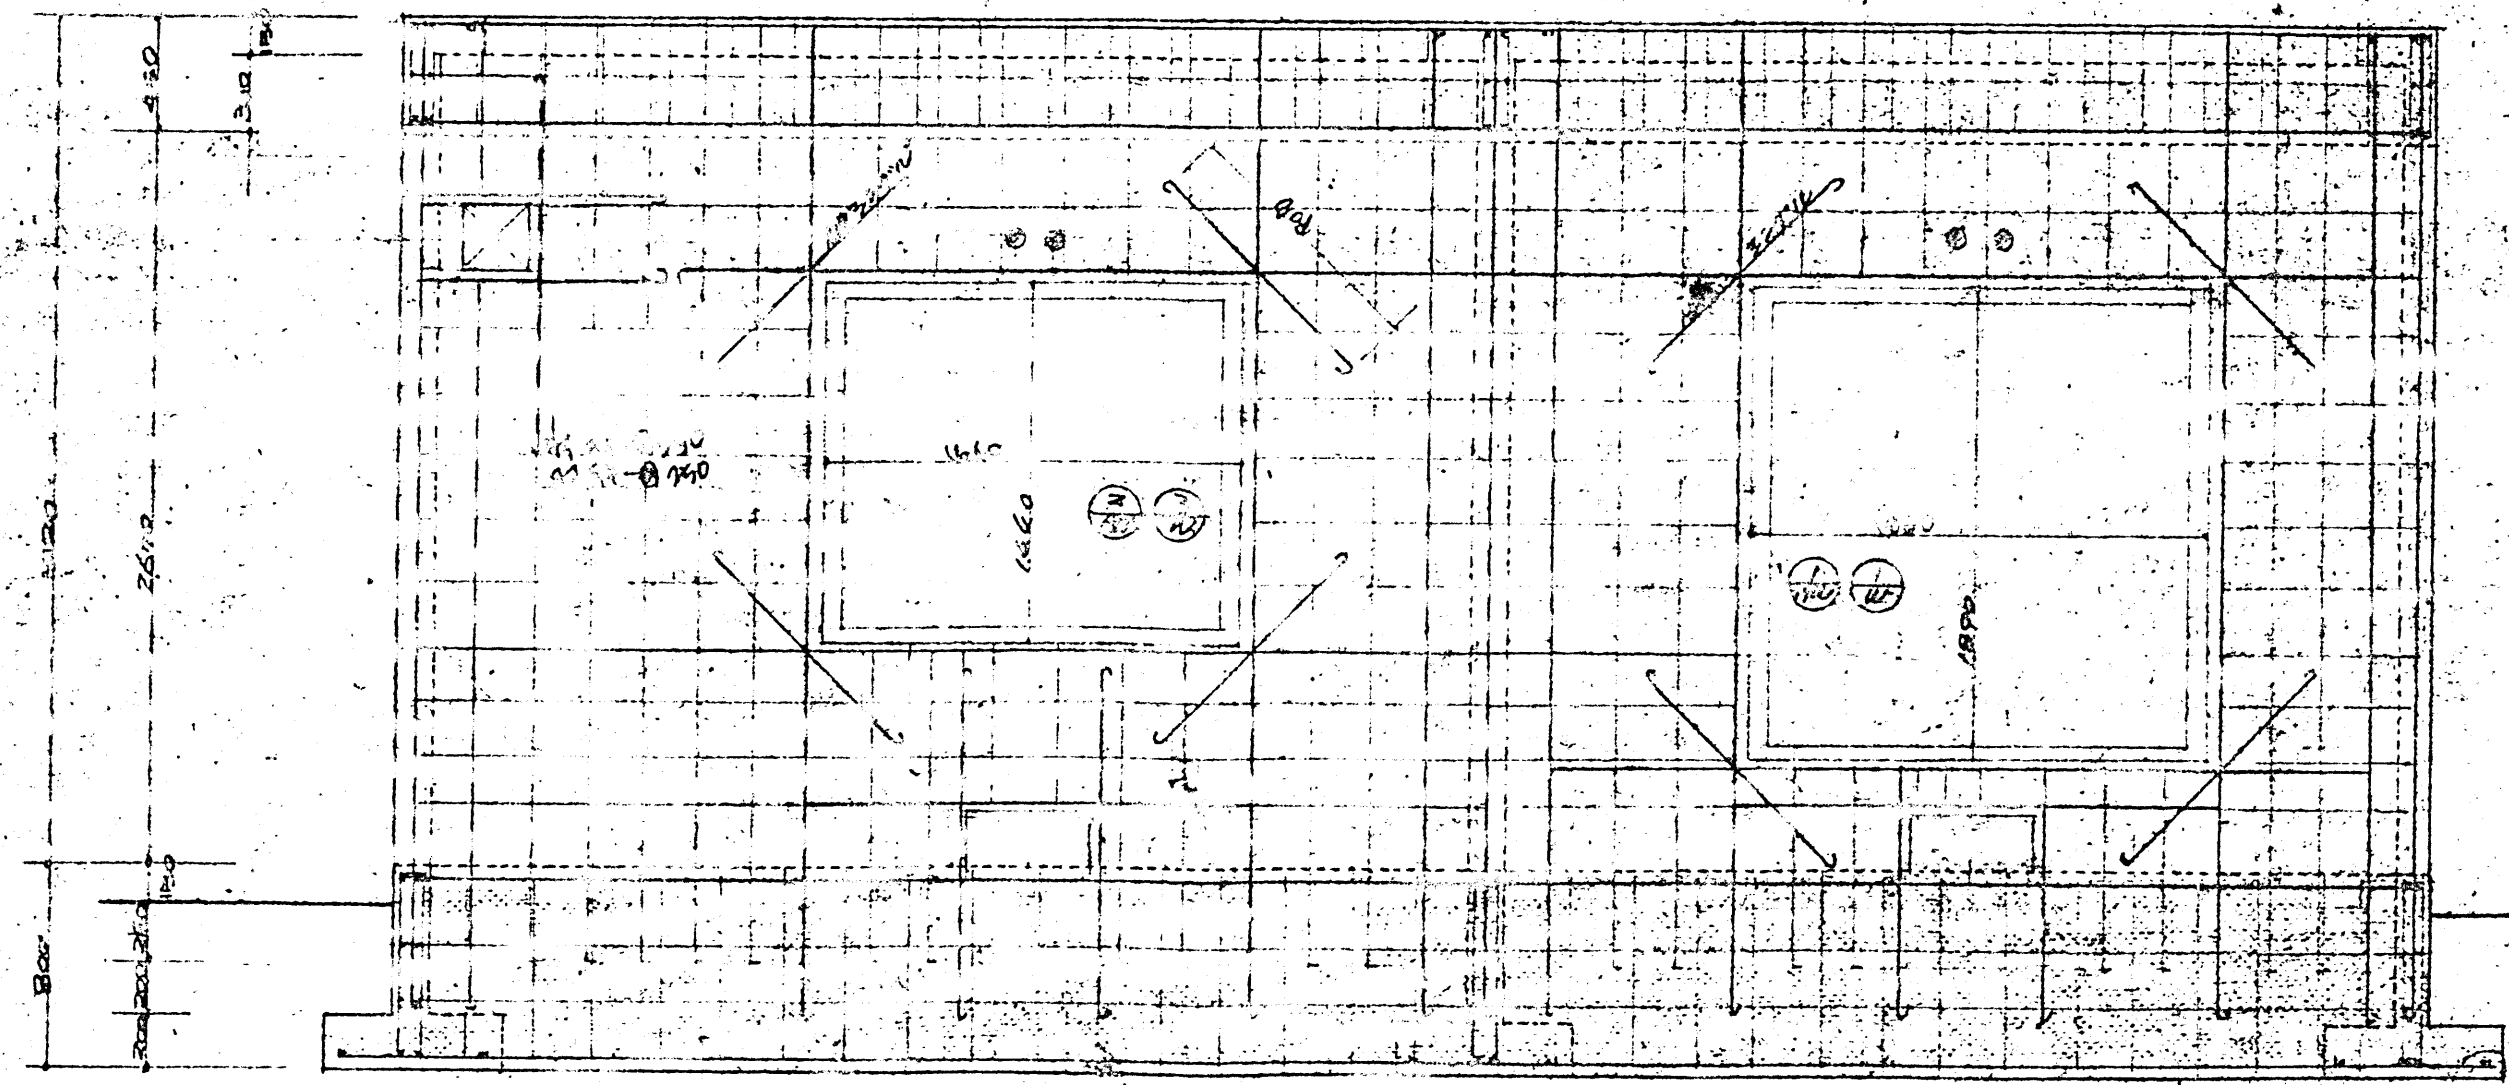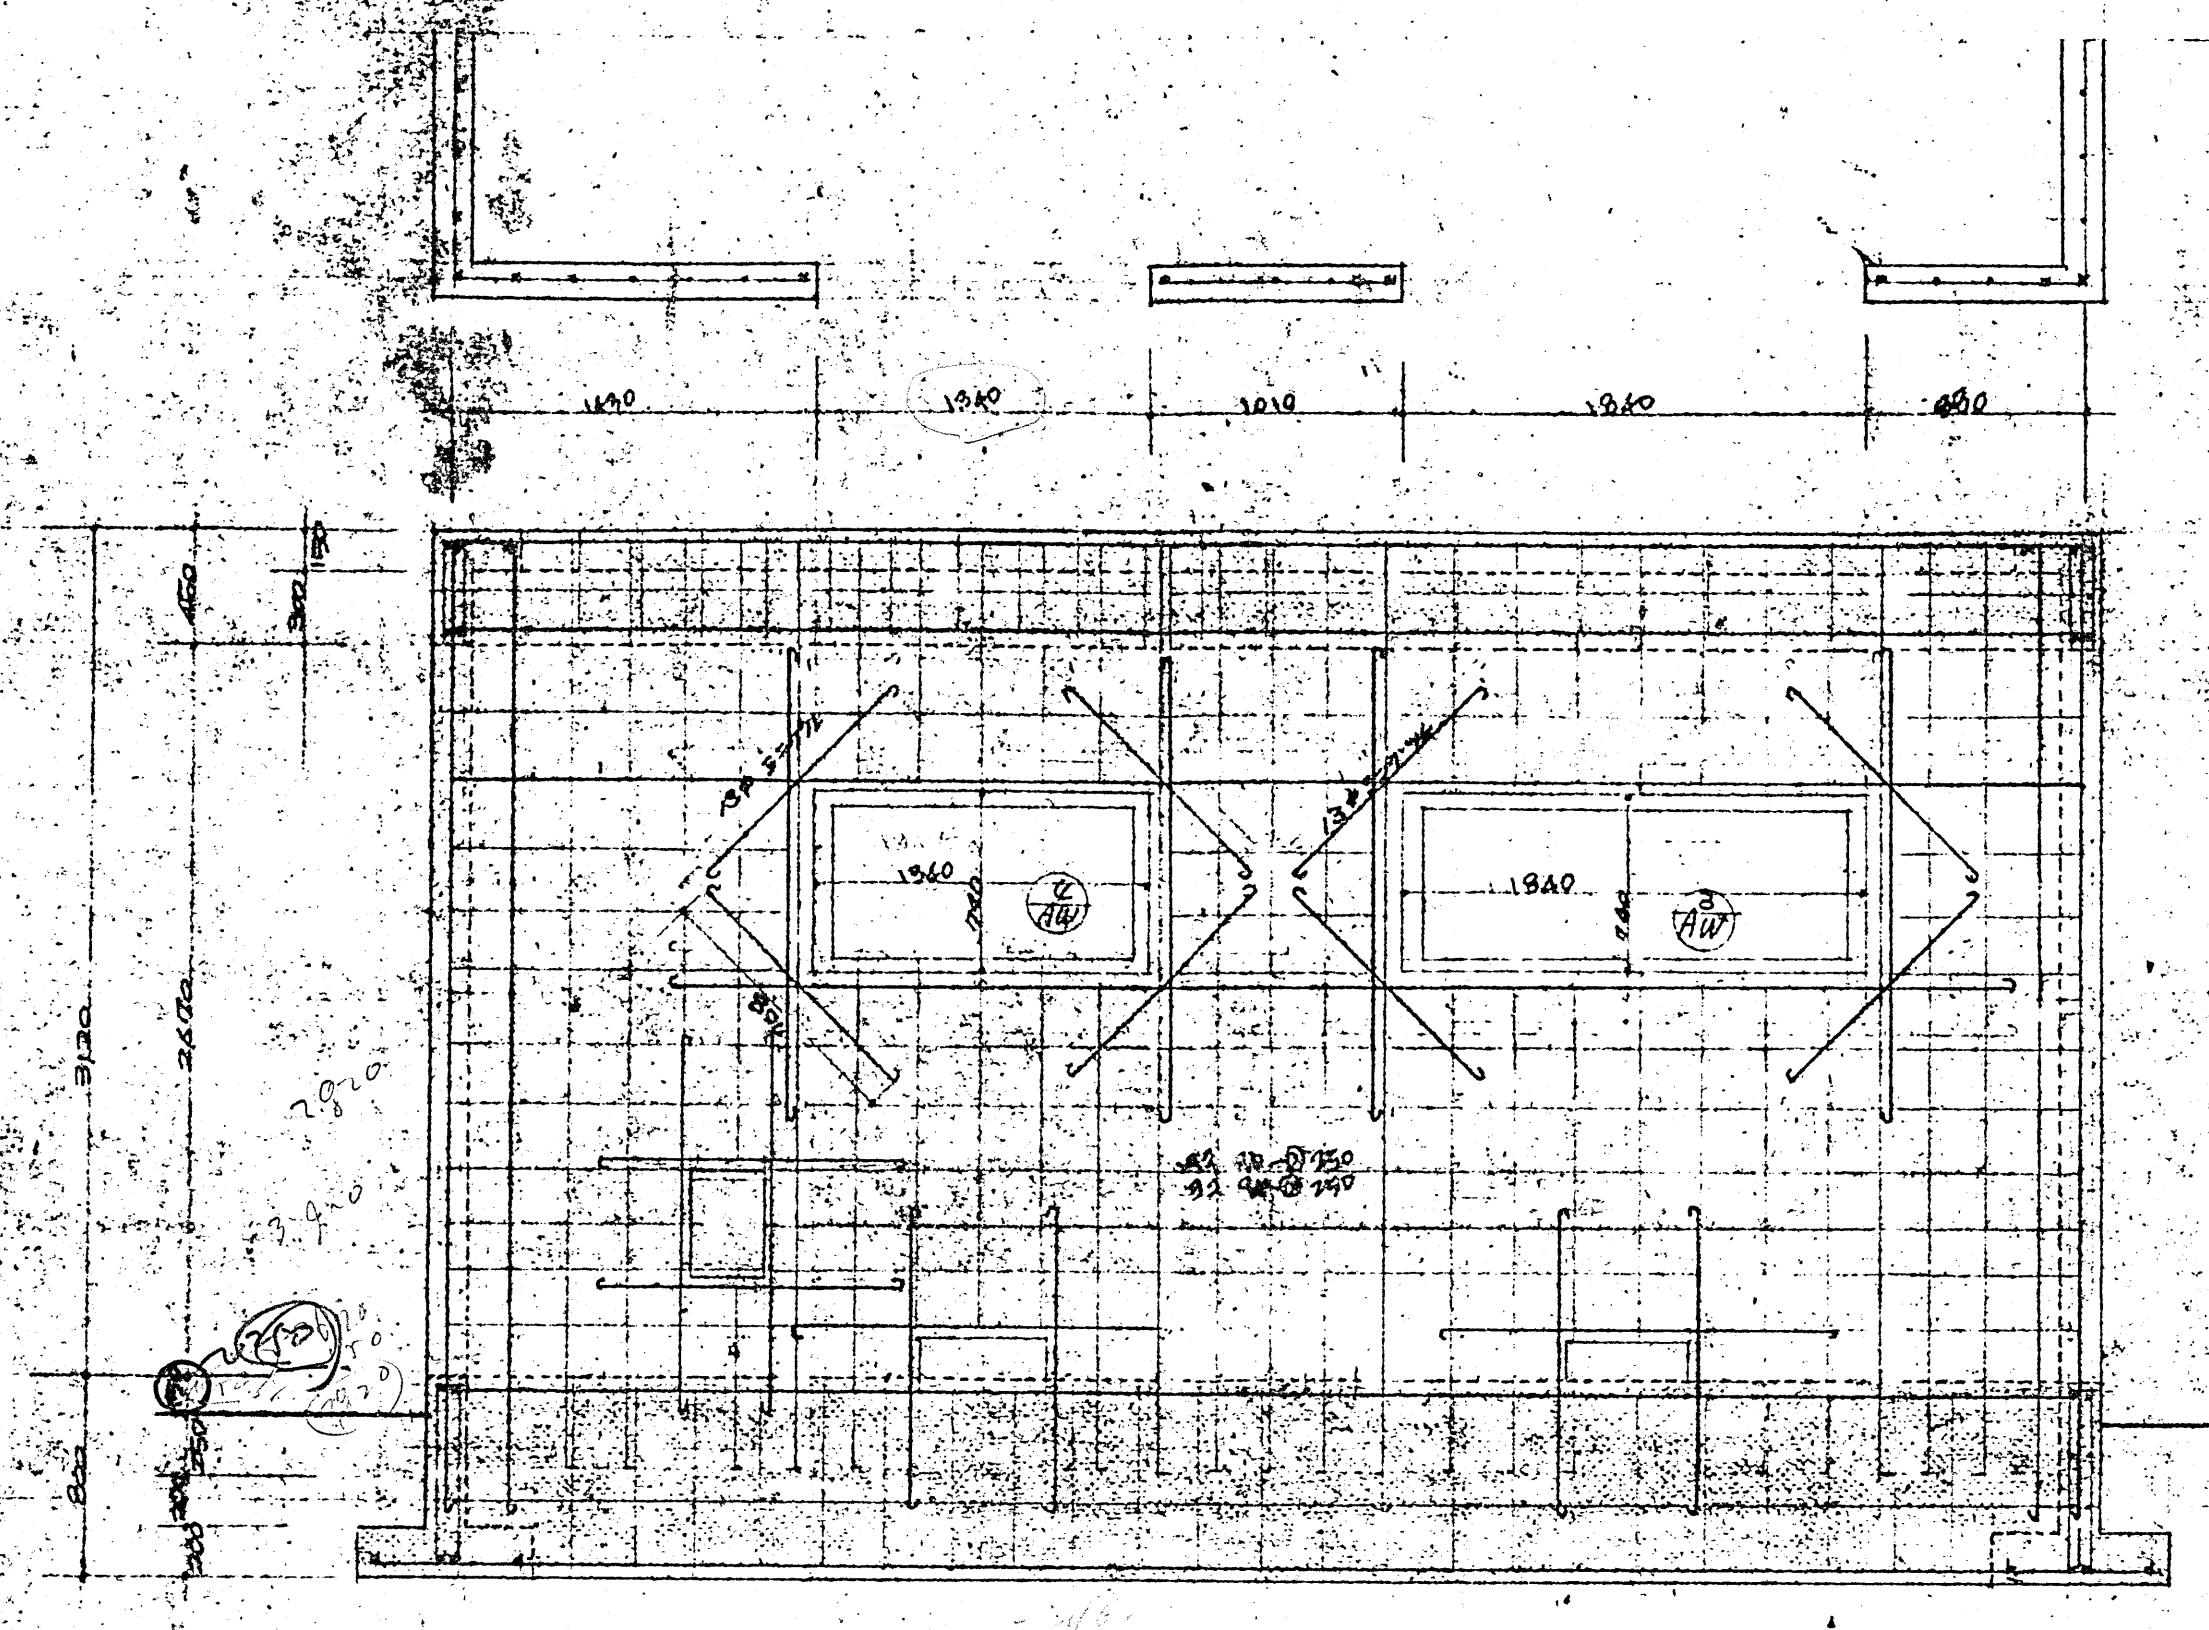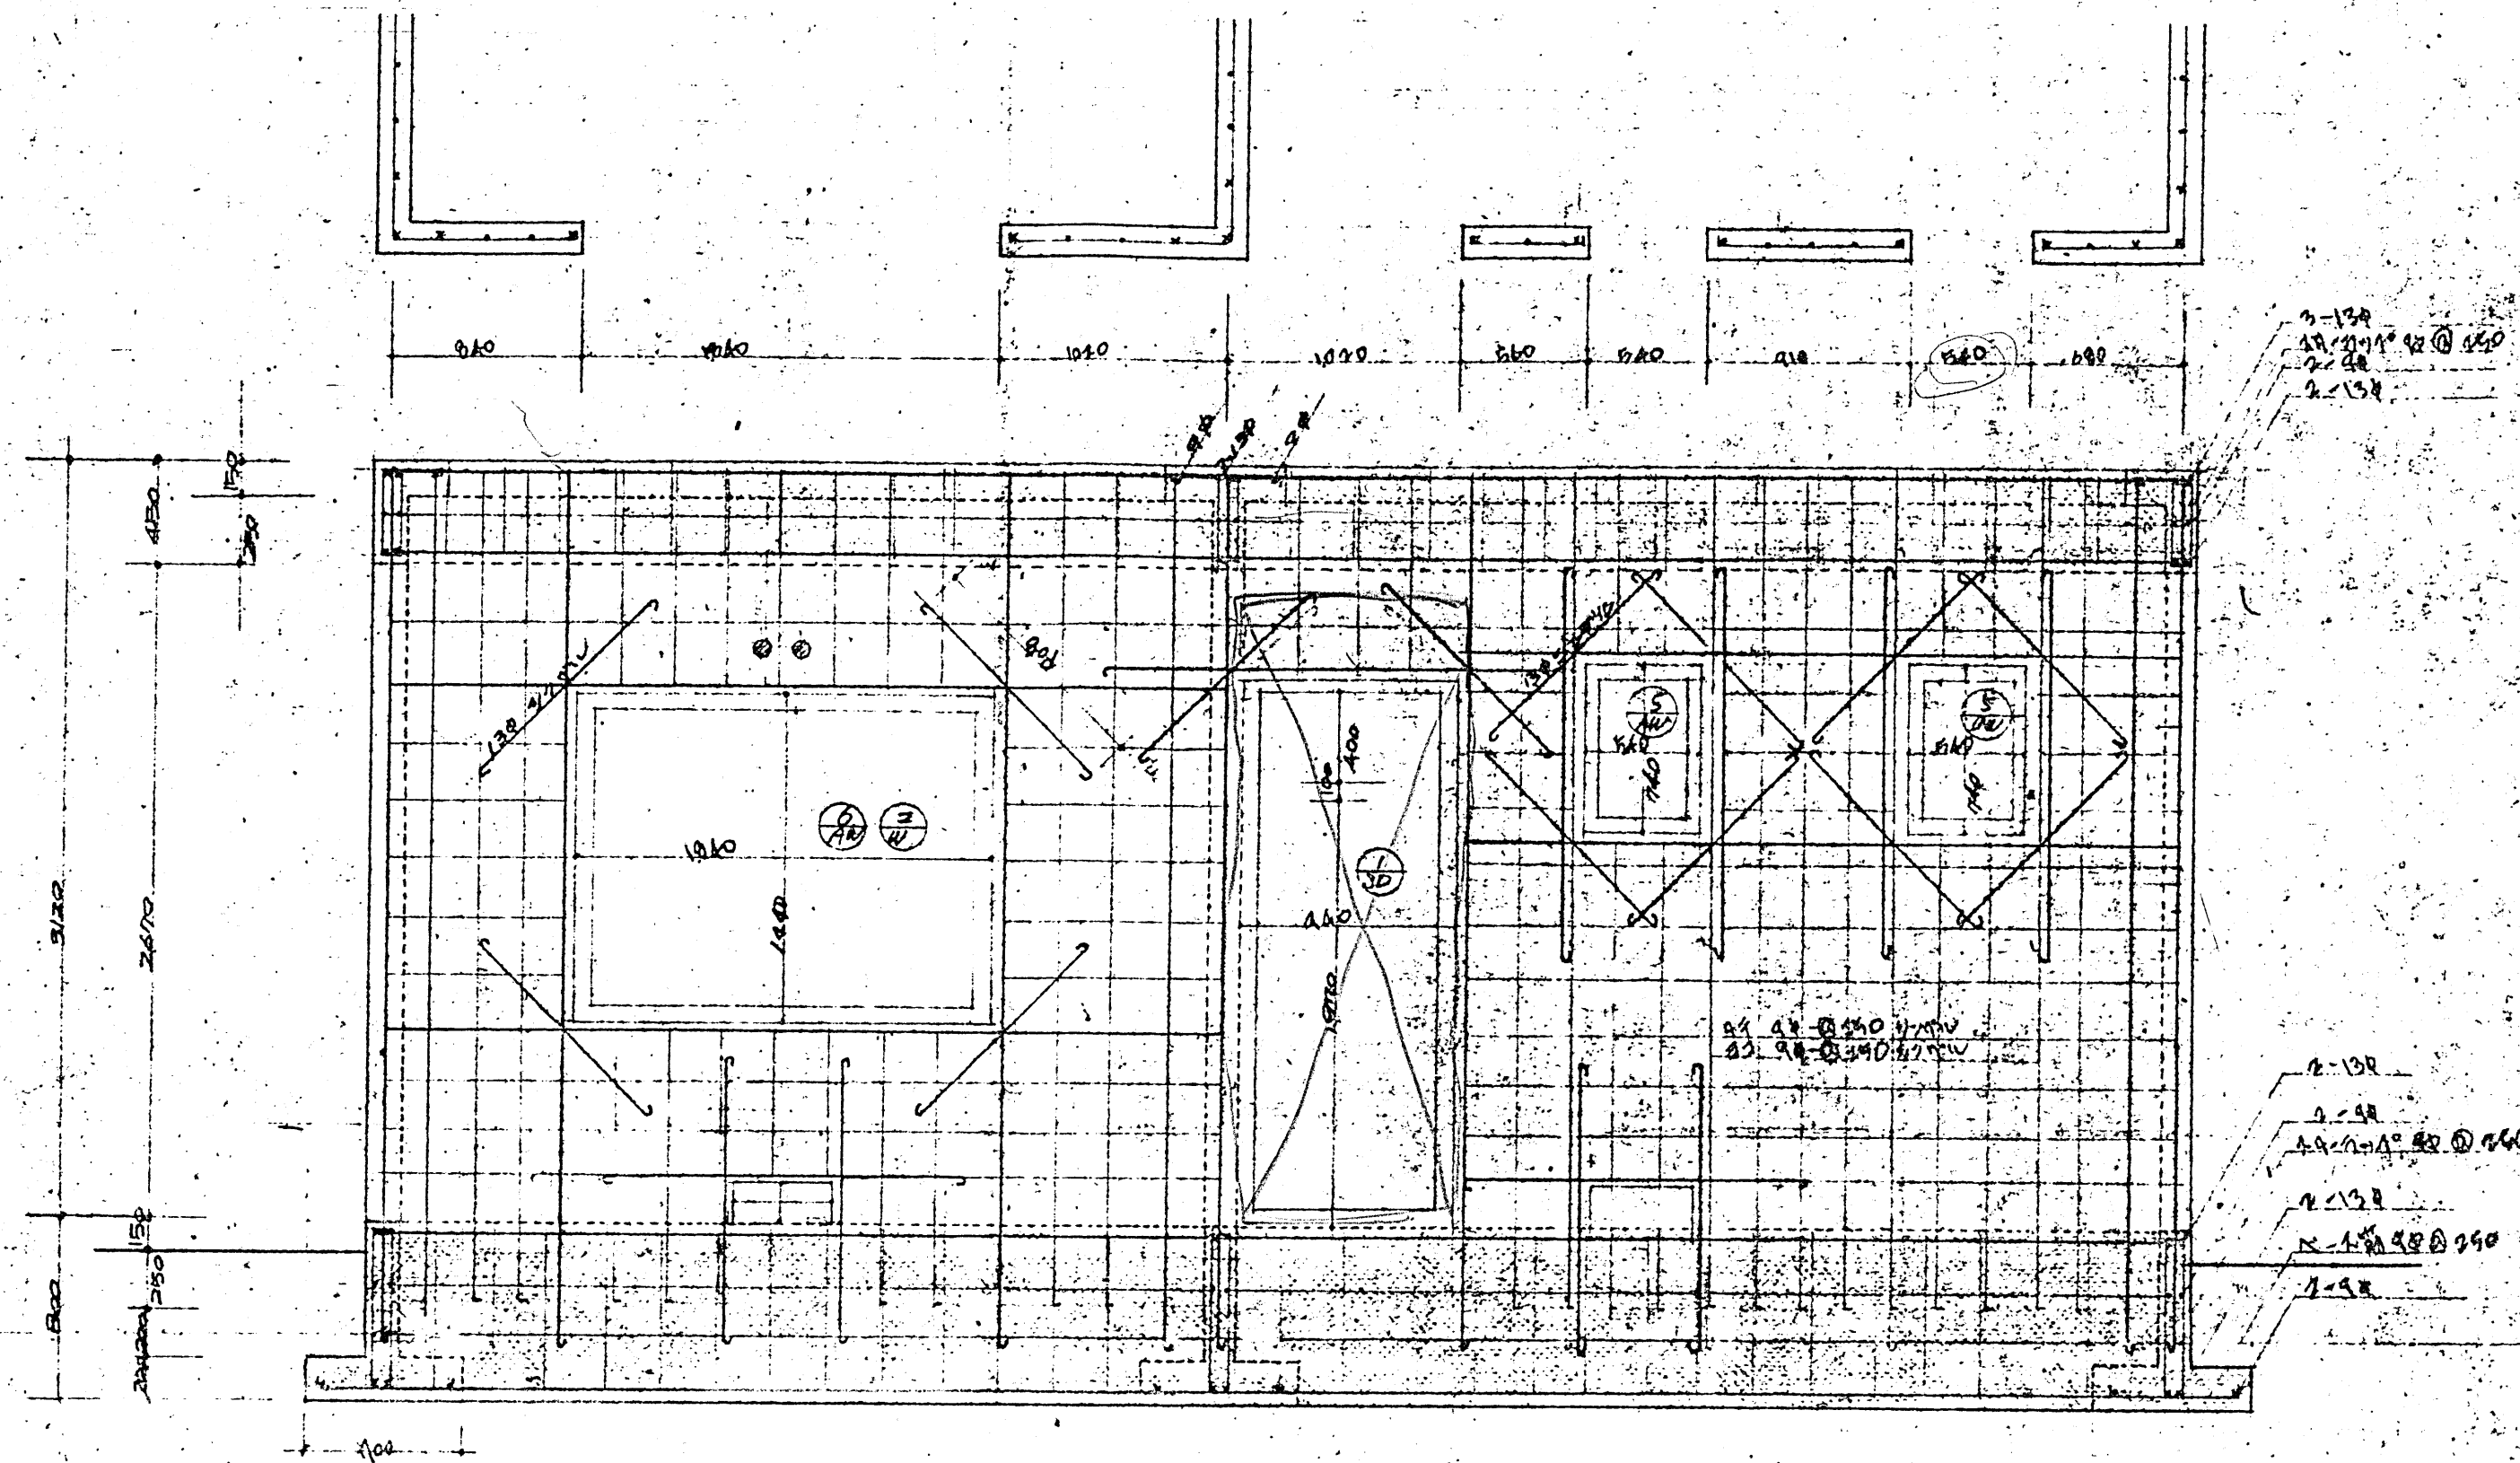


47-J
 コーデ
 0.004
 A-8

NO.	配筋図	正	SCALE
6	8	入	1:30
鳥取県			
土木部建築課			
課長 課長補佐 係長 設計 級建築士登録第 号 印 年月日			

  

NO 7	中華民國五十五年九月廿九日 中華民國五十五年九月廿九日			SCALE	
	給排水，配管圖			1/50, 1/200	
8	鳥取県 土木部建築課			課長	課長補佐
	鳥取県 土木部建築課			保長	技師
級建築士登録第 号				印	47年 9月

1760
 600
 7360
 2360
 30
 3360
 2760
 1000
 450
 550
 450
 495
 55
 1760
 600
 3360

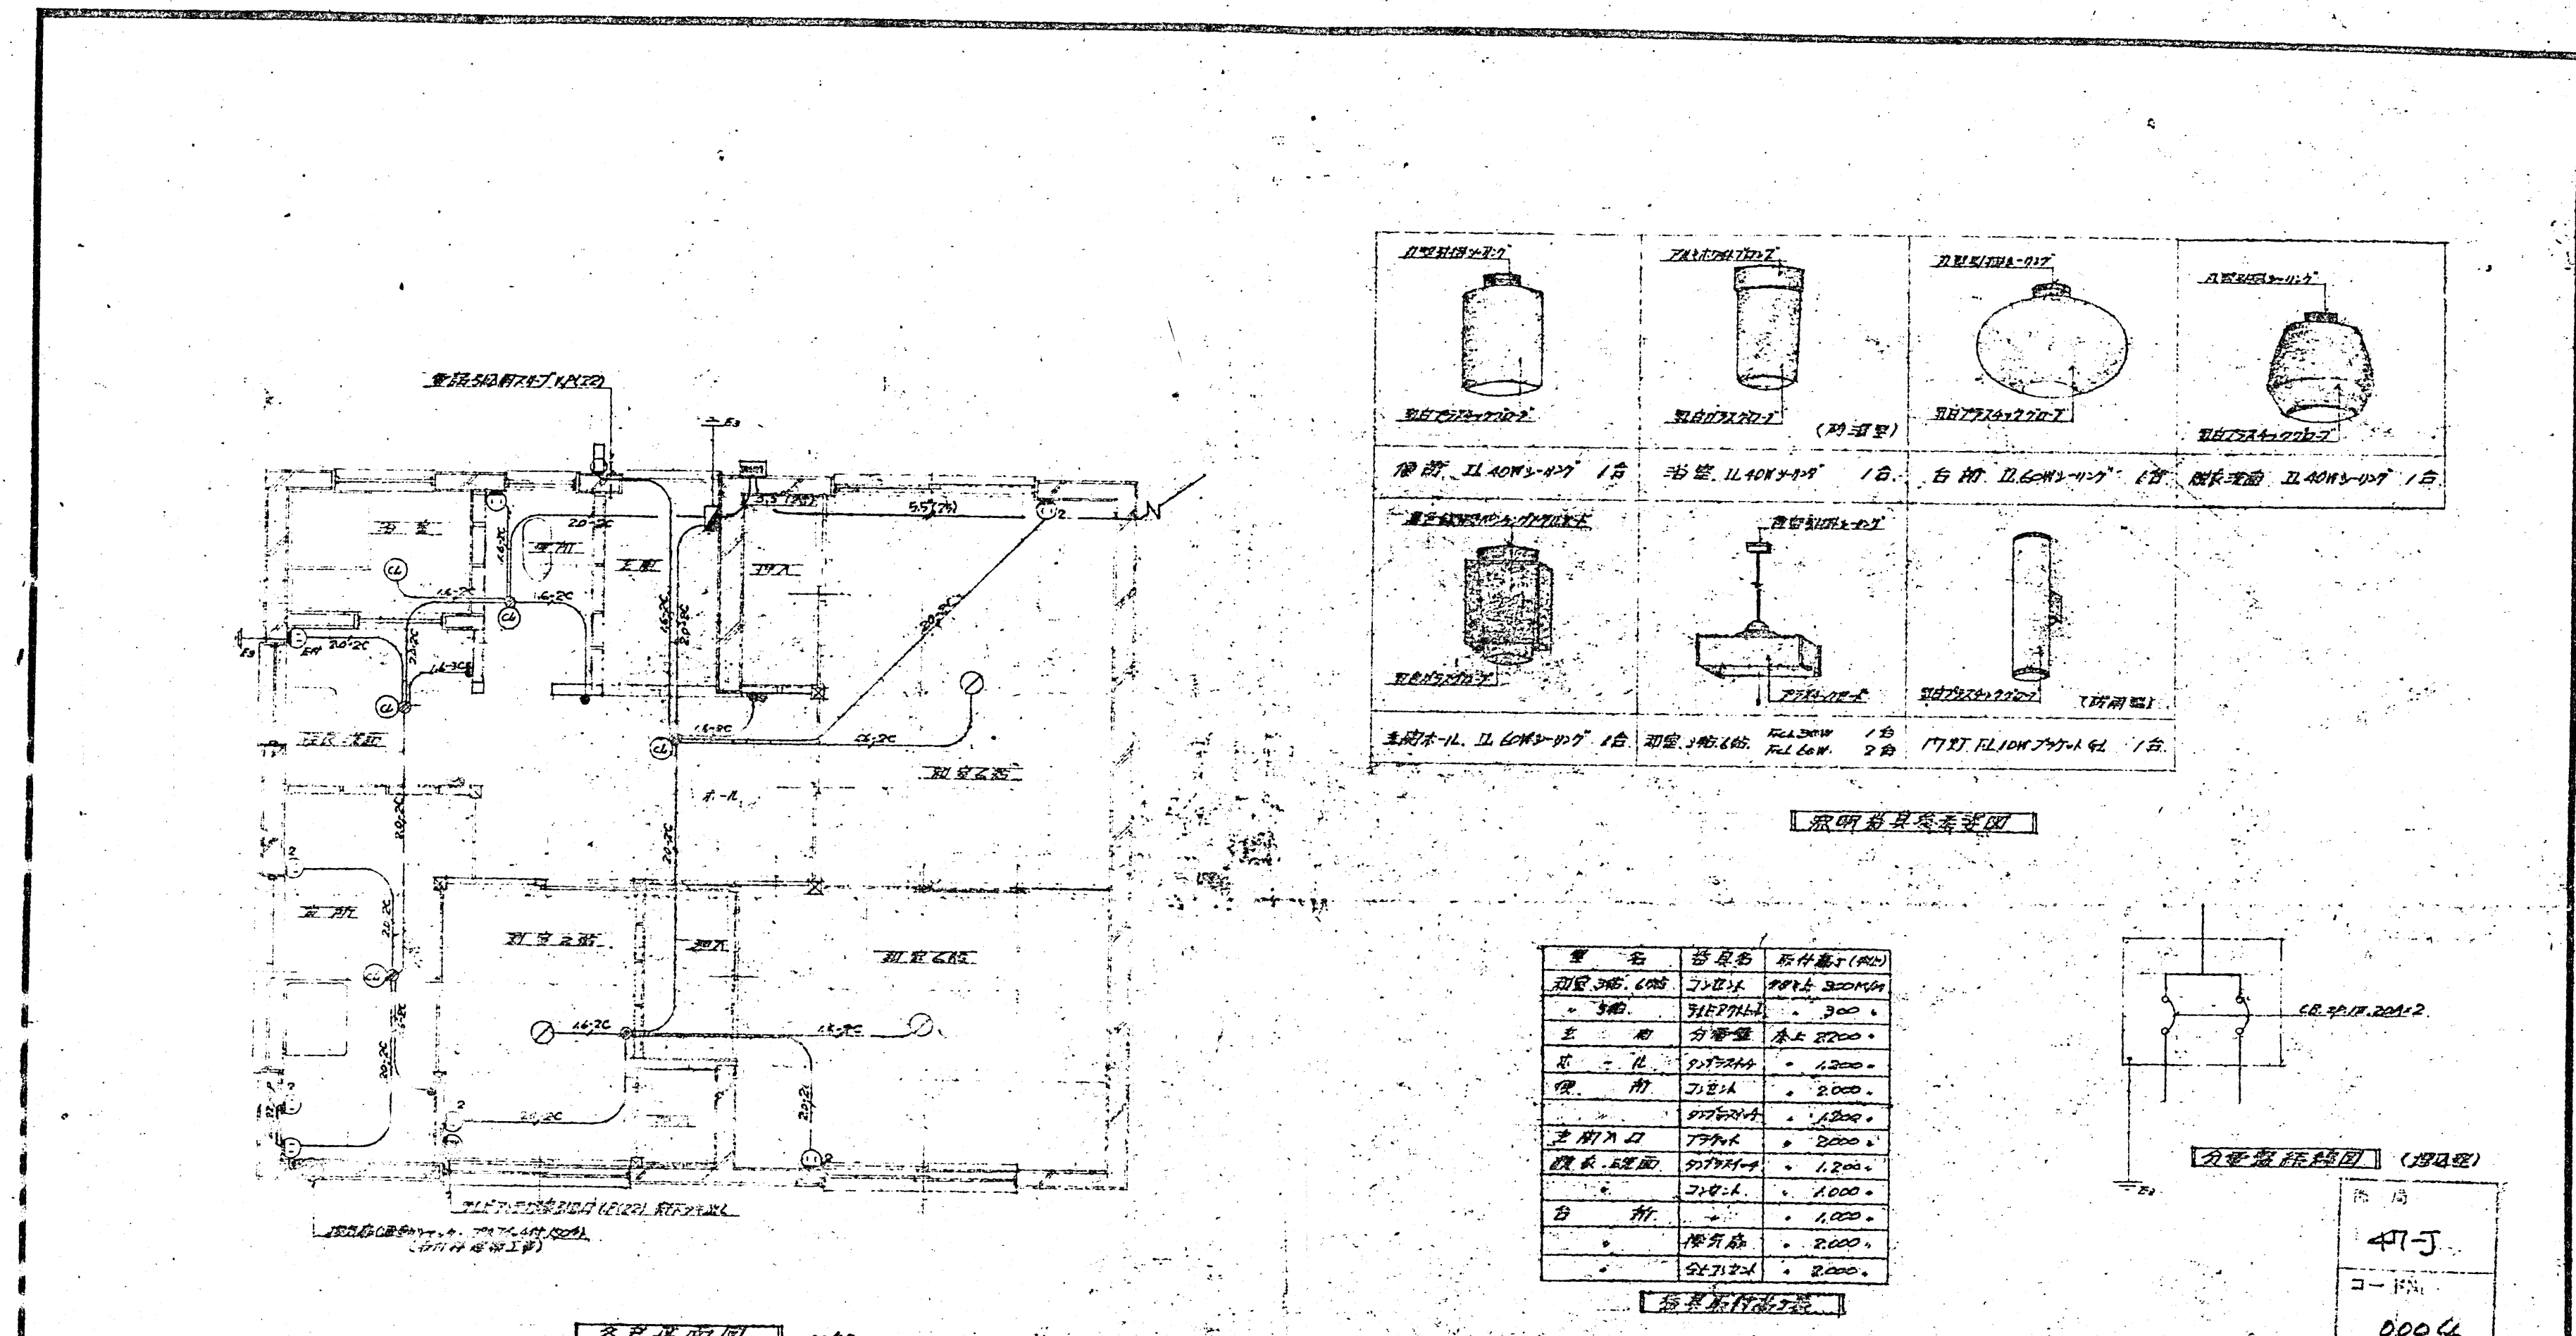

(特記事項)
 1. 照明器具はVVFケーブルで接続し、スイッチ、コンセント等はアンペア指定の
 の下で施工すること。また、スイッチは、スイッチボックスに設置すること。
 2. スイッチ、コンセントは、天井に設置すること。

NO. 8
 鳥取県 土木部 建築課
 設計士登録番号 印 46年8月 日