



佐治川ダム放流警報可視化パトランプシステム 位置図、配置図



積層信号灯設置図（無線局標準立面図）

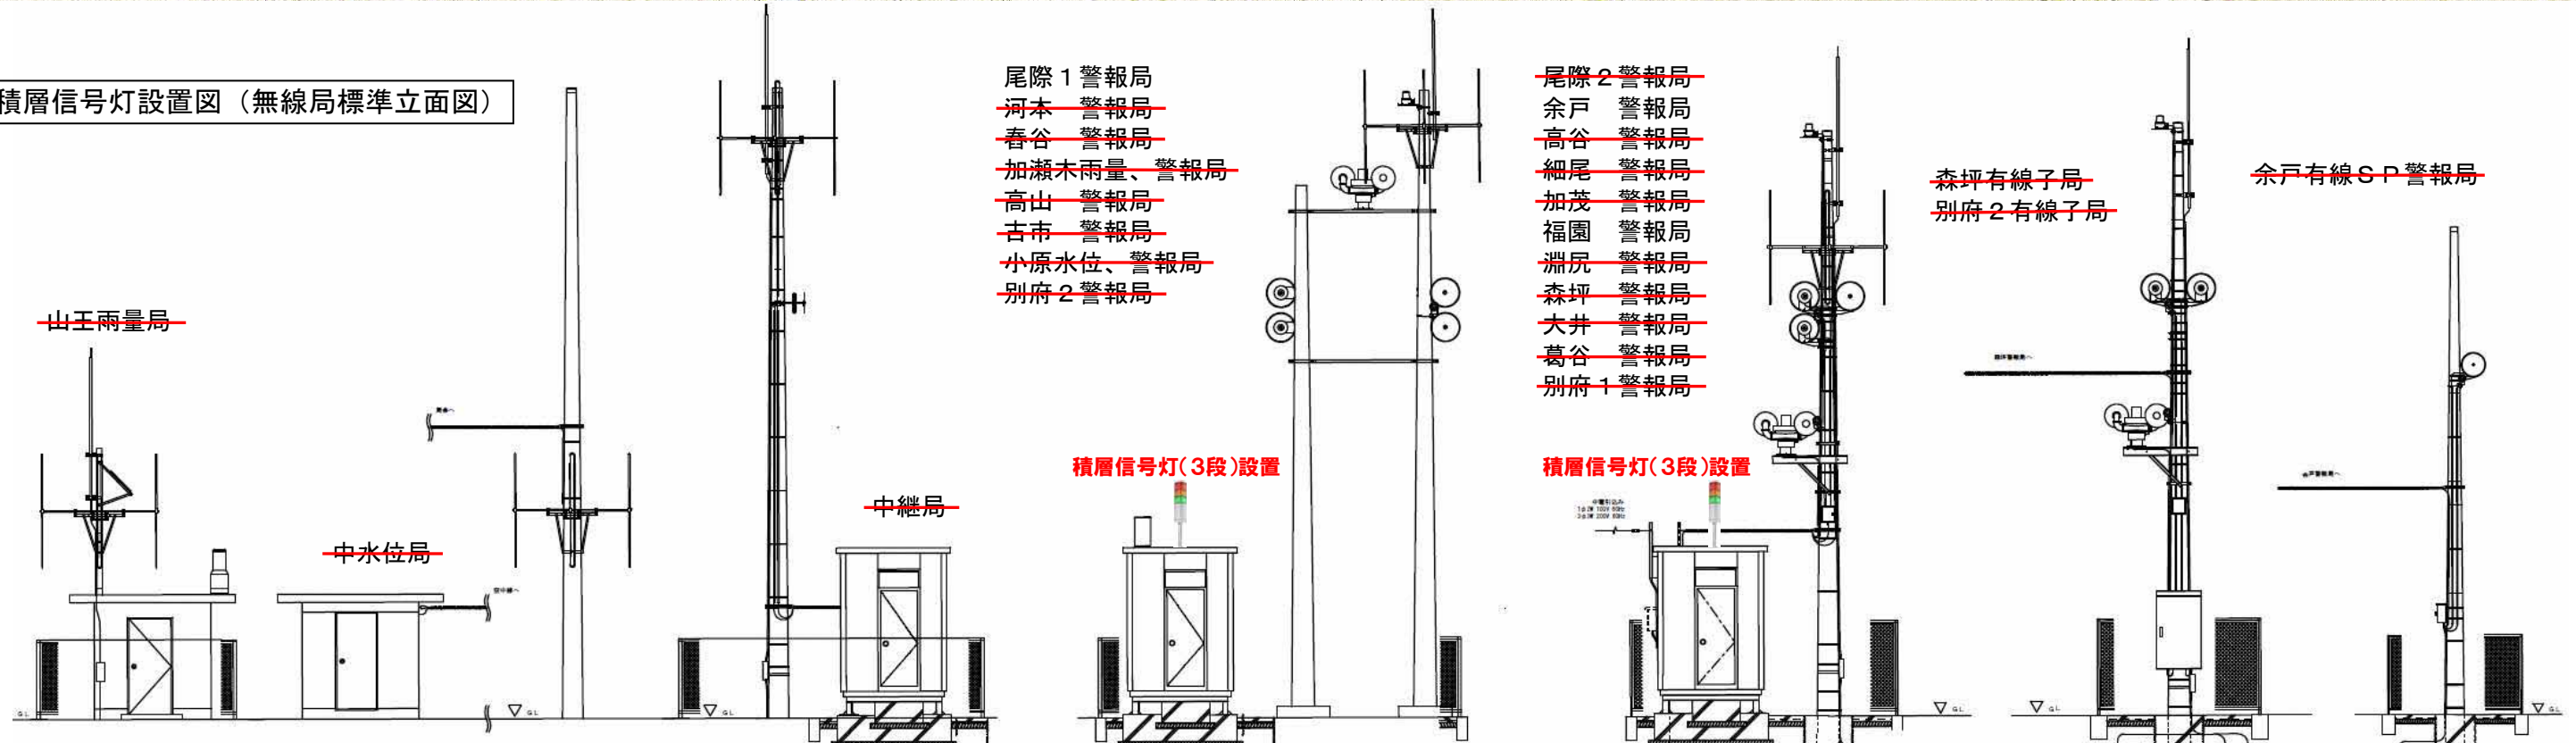


システム構成図 (佐治川ダム放流警報可視化パトランプシステム)

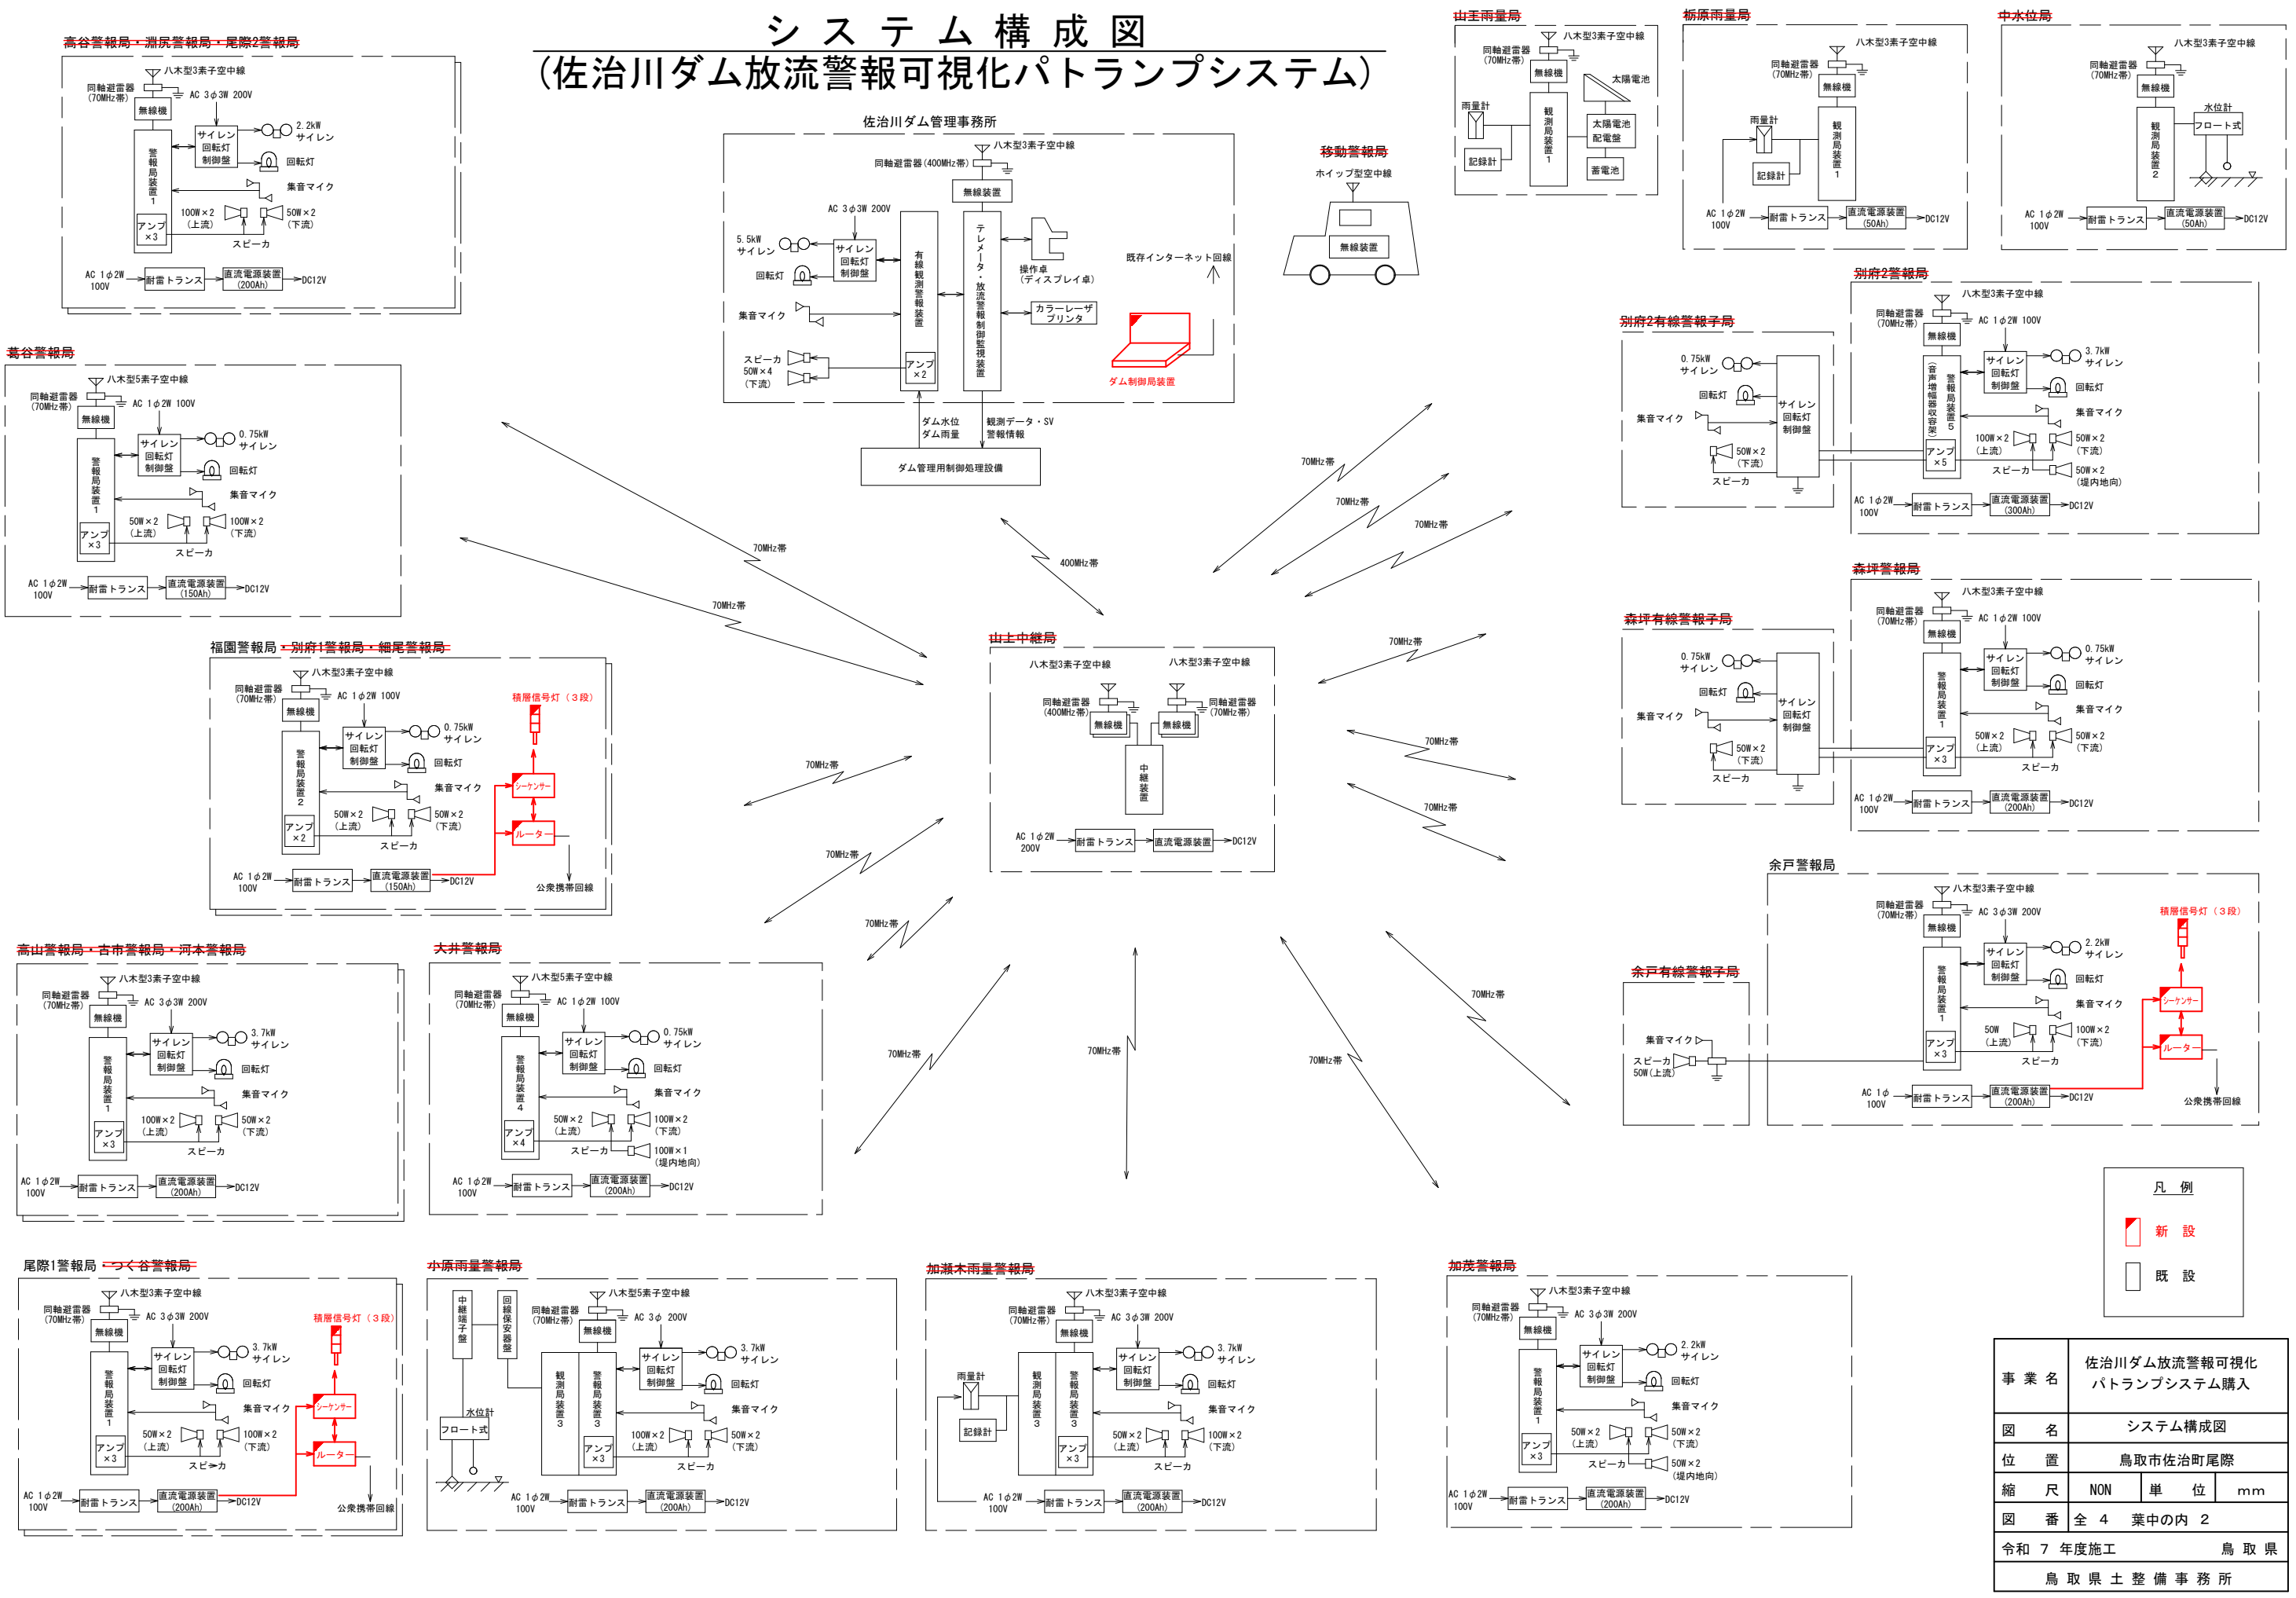


事業名	佐治川ダム放流警報可視化パトランプシステム購入		
図名	システム構成図		
位置	鳥取市佐治町尾際		
縮尺	NON	単位	mm
図番	全 4 葉中の内 2		
令和 7 年度施工	鳥 取 県		
	鳥 取 県 土 整 備 事 務 所		

放流警報局 屋外機器配置標準図(新設)
(ダム放流警報可視化パトランプシステム)

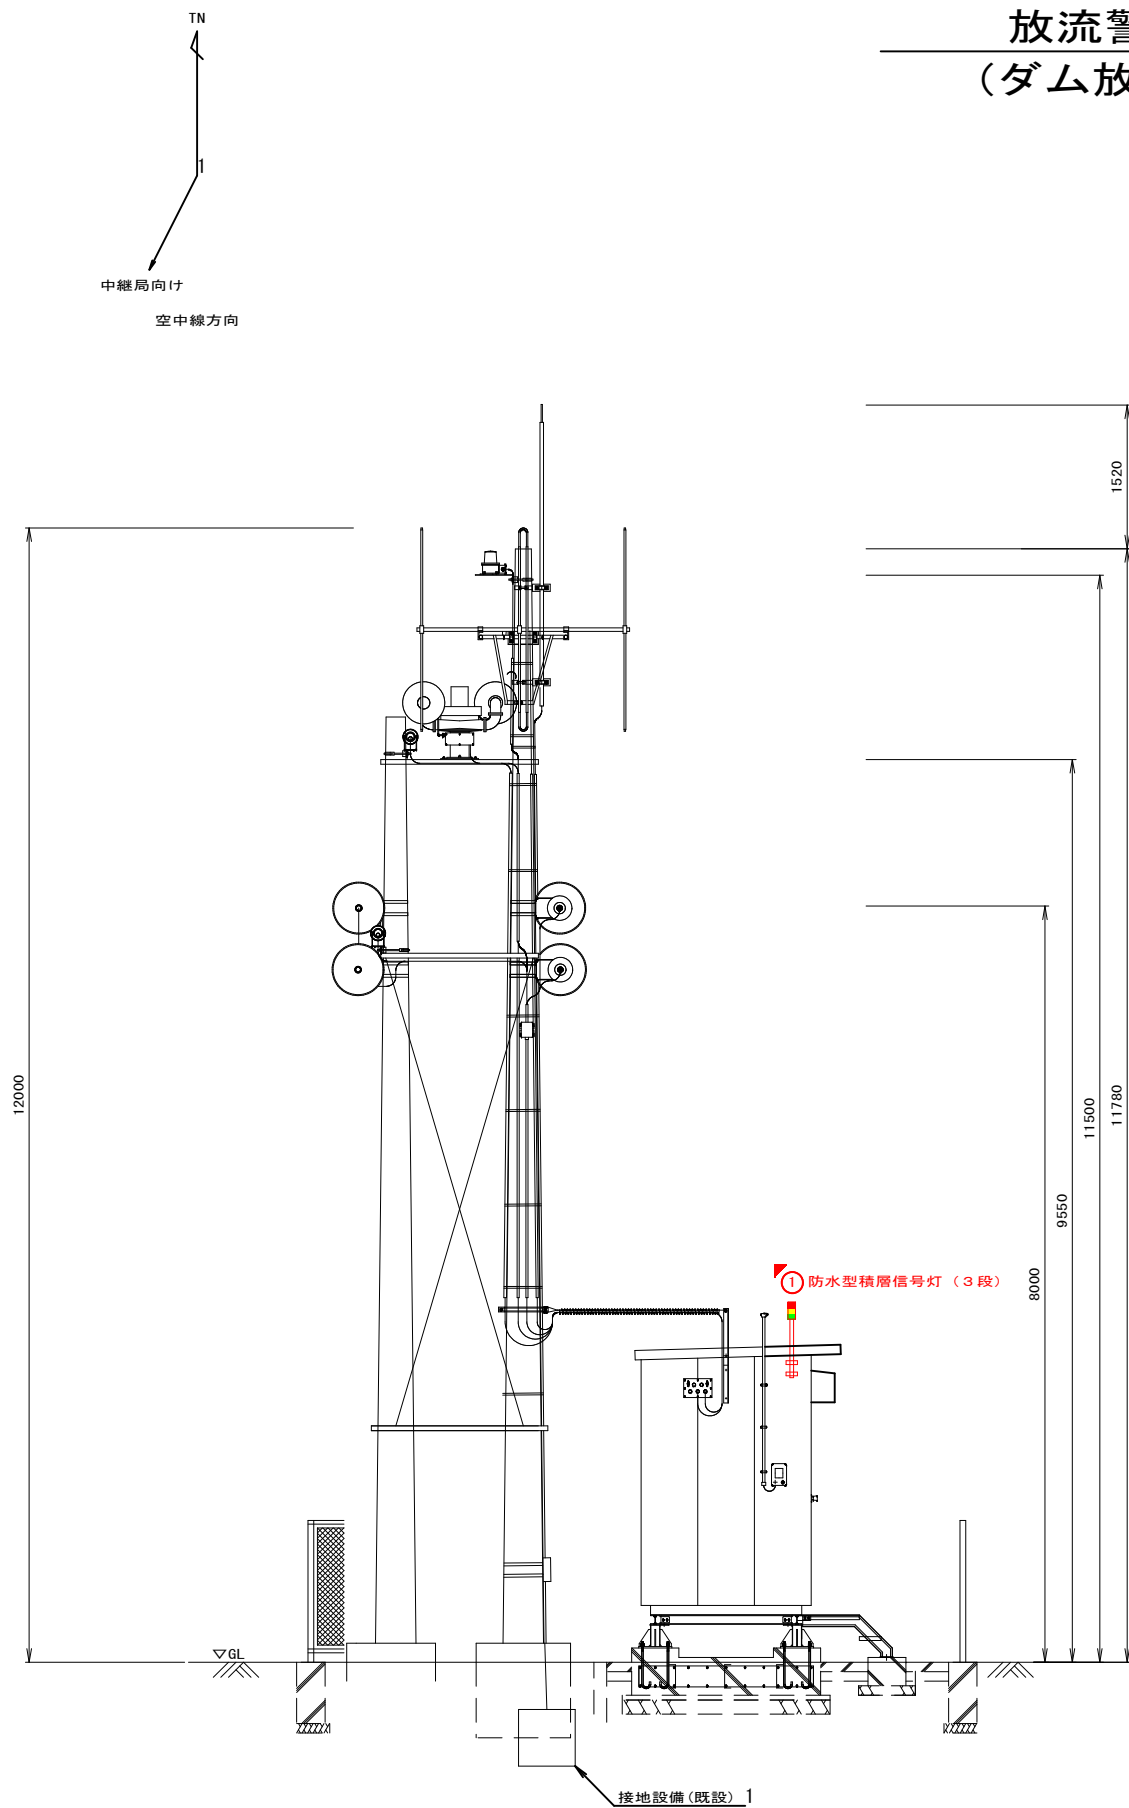

屋外立面図 S=1/40

番号	機器名称	備考
①	防水型積層信号灯 (3 段)	新 設
②	公衆携帯回線無線ルーター	新設 (局舎内)
③	積層信号灯制御装置 (シーケンサー)	新設 (局舎内)

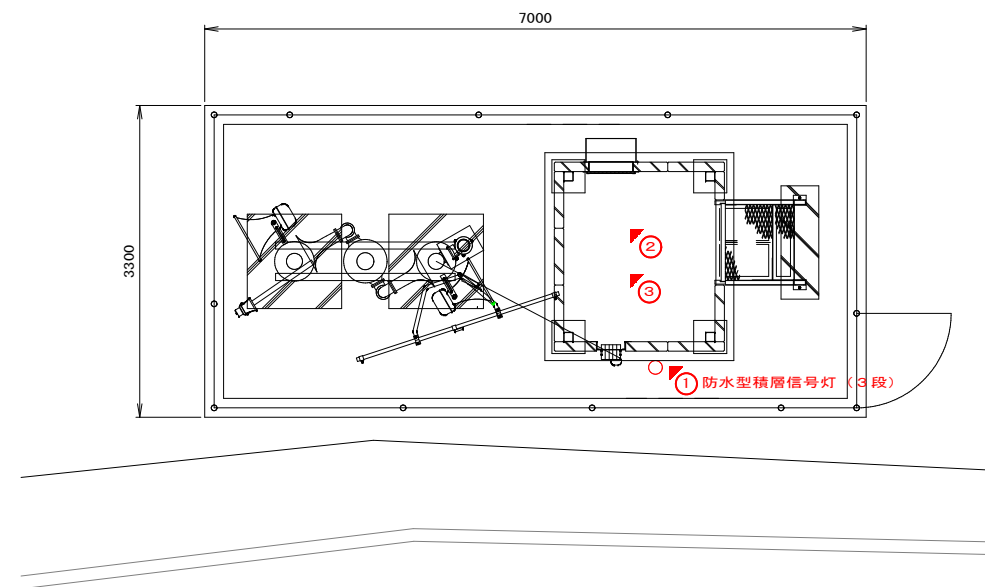


平面図 S=1/40


凡 例	
	新 設
	既 設

事 業 名	佐治川ダム放流警報可視化 パトランプシステム購入		
図 名	放流警報局 屋外機器配置標準図(新設)		
位 置	鳥取市佐治町尾際		
縮 尺	1/40	単 位	mm
図 番	全 4 葉中の内 3		
令和 7 年度施工		鳥 取 県	
鳥 取 県 土 整 備 事 務 所			

放流警報局 屋内機器標準配置図・配線標準系統図(新設)
(ダム放流警報可視化パトランプシステム)

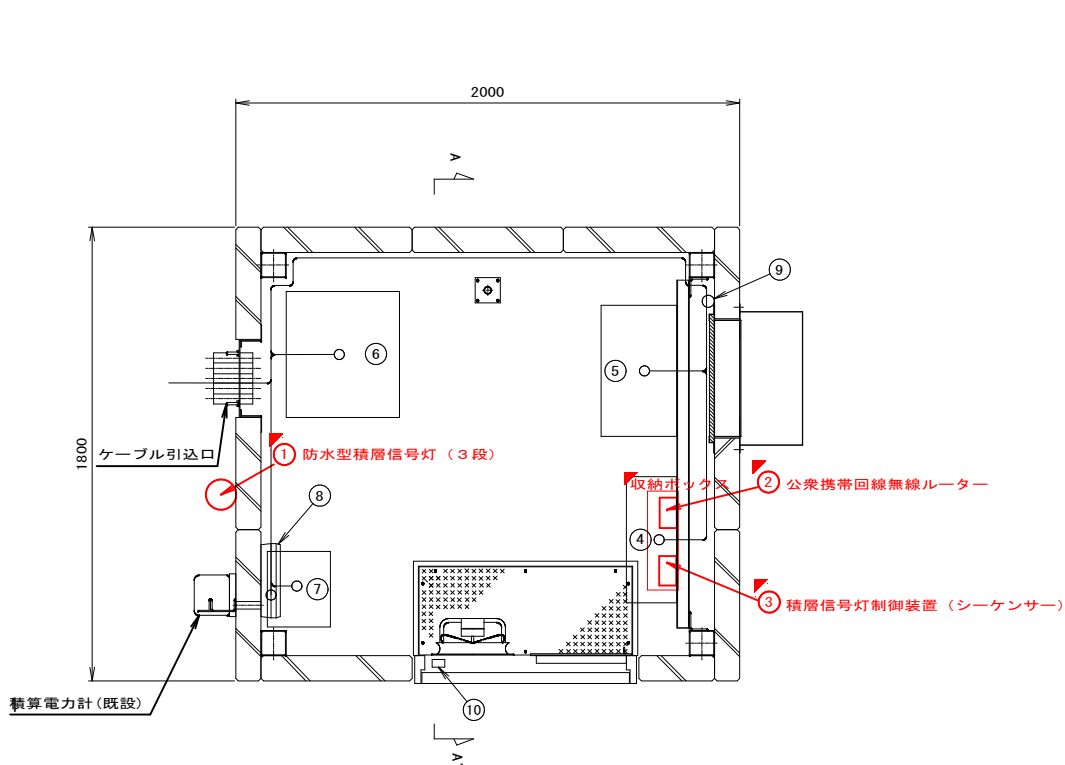


平面図 S=1/15

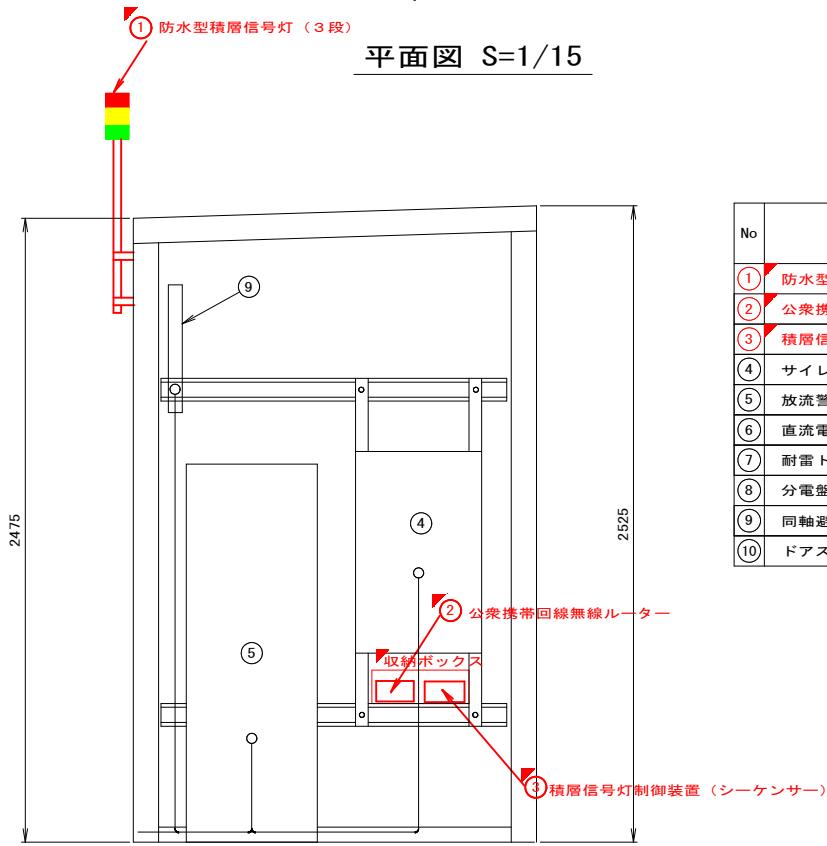


正面図 S=1/15
(A-A' 矢視)

No	機 器 名 称	備 考
①	防水型積層信号灯 (3 段)	新 設
②	公衆携帯回線無線ルーター	新 設
③	積層信号灯制御装置 (シーケンサー)	新 設
④	サイレン回転灯制御盤	既 設
⑤	放流警報装置	既 設
⑥	直流電源装置 (200Ah)	既 設
⑦	耐雷トランス (1.0KVA)	既 設
⑧	分電盤 (AC100V/AC200V)	既 設
⑨	同軸避雷器 (70MHz帯)	既 設
⑩	ドアスイッチ	既 設

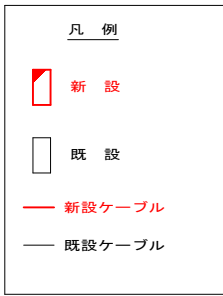

*盤内配線は機器に含む

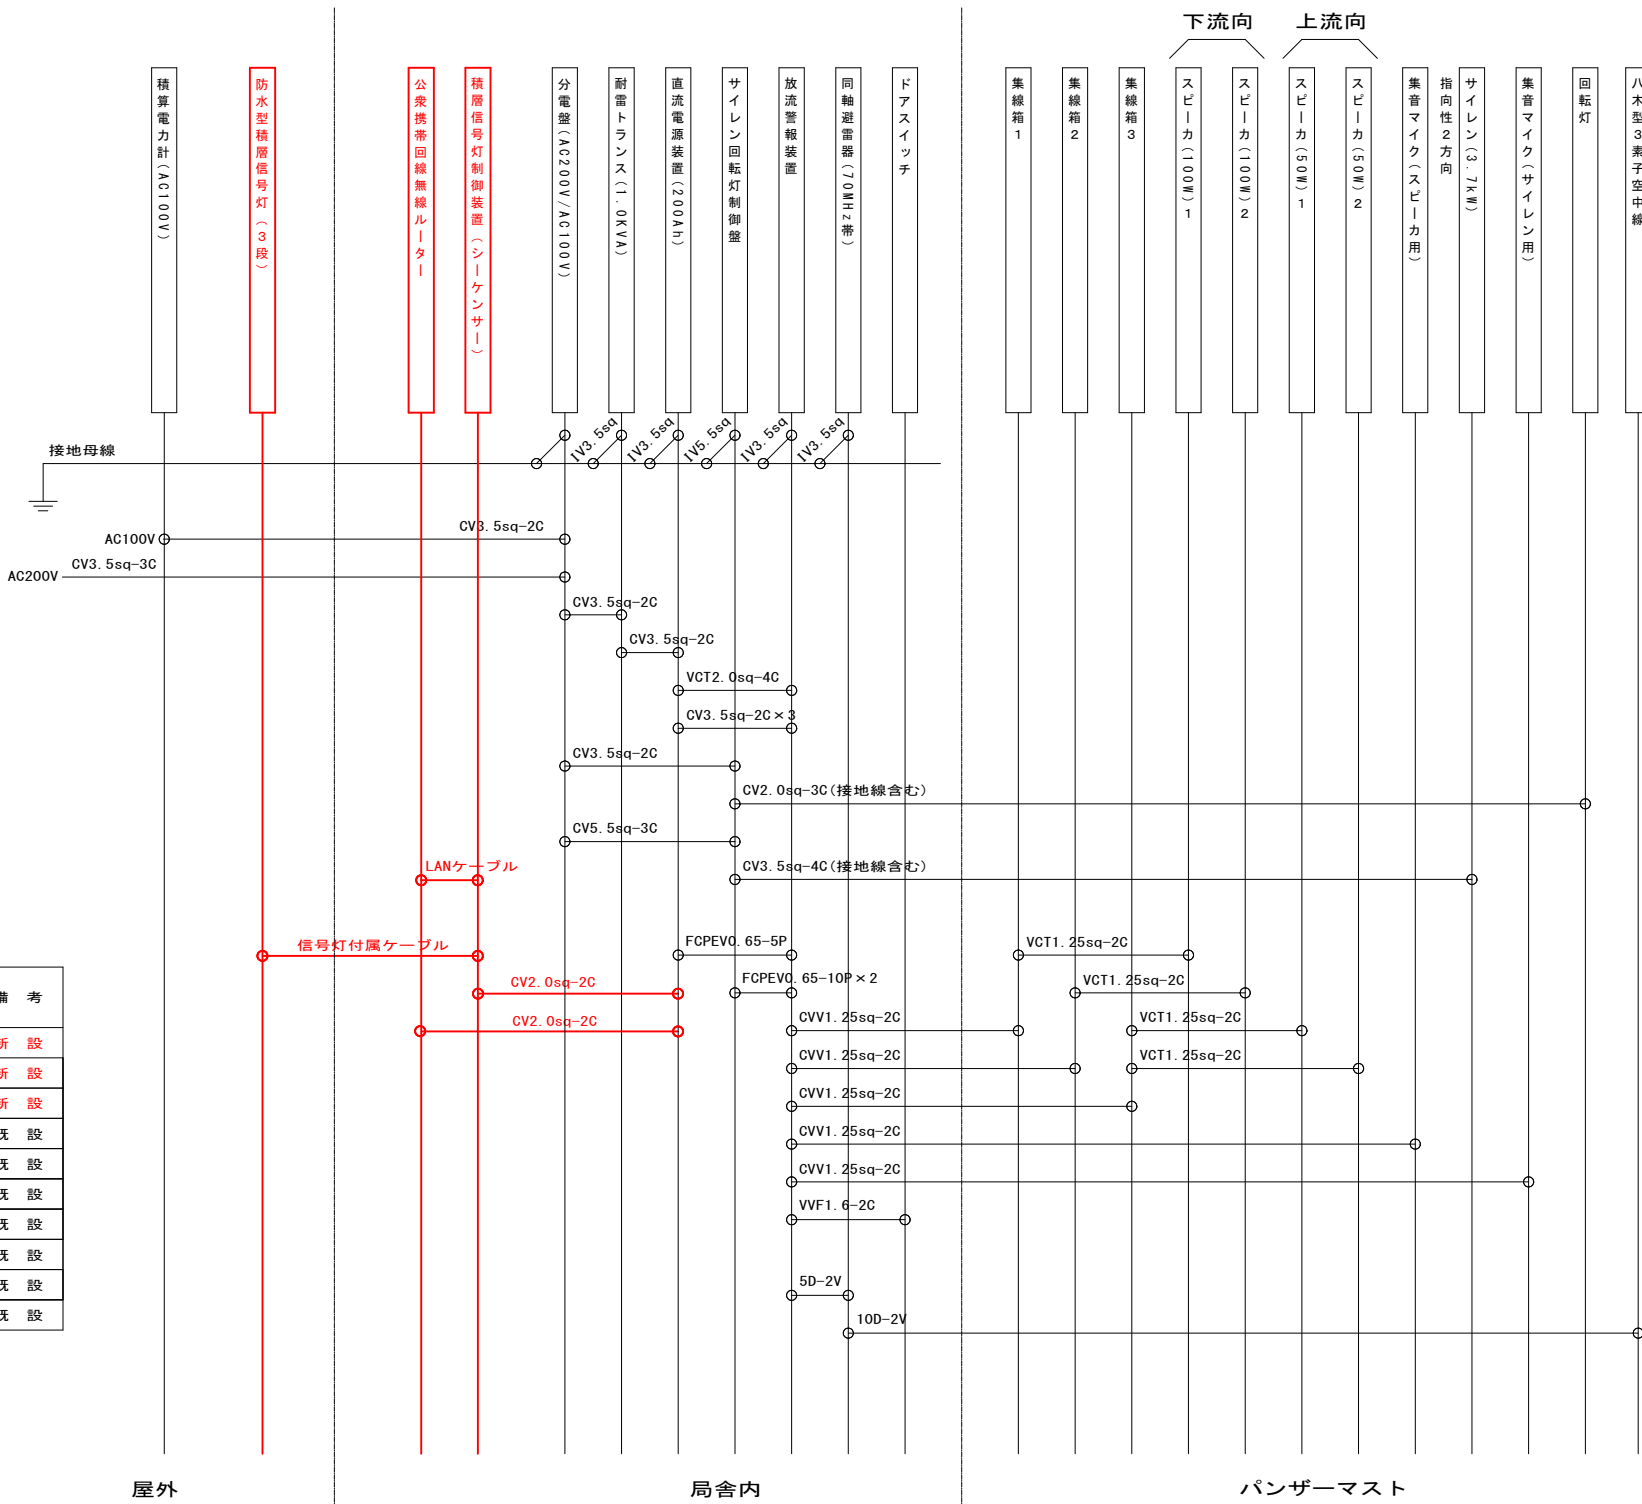

配線系統図

事 業 名	佐治川ダム放流警報可視化 パトランプシステム購入		
図 名	放流警報局屋内機器標準配置図、 配線標準系統図(新設)		
位 置	鳥取市佐治町尾際		
縮 尺	1/15	単 位	mm
図 番	全 4 葉 中 の 内 4		
令和 7 年度施工	鳥 取 県		
鳥 取 県 土 整 備 事 務 所			