


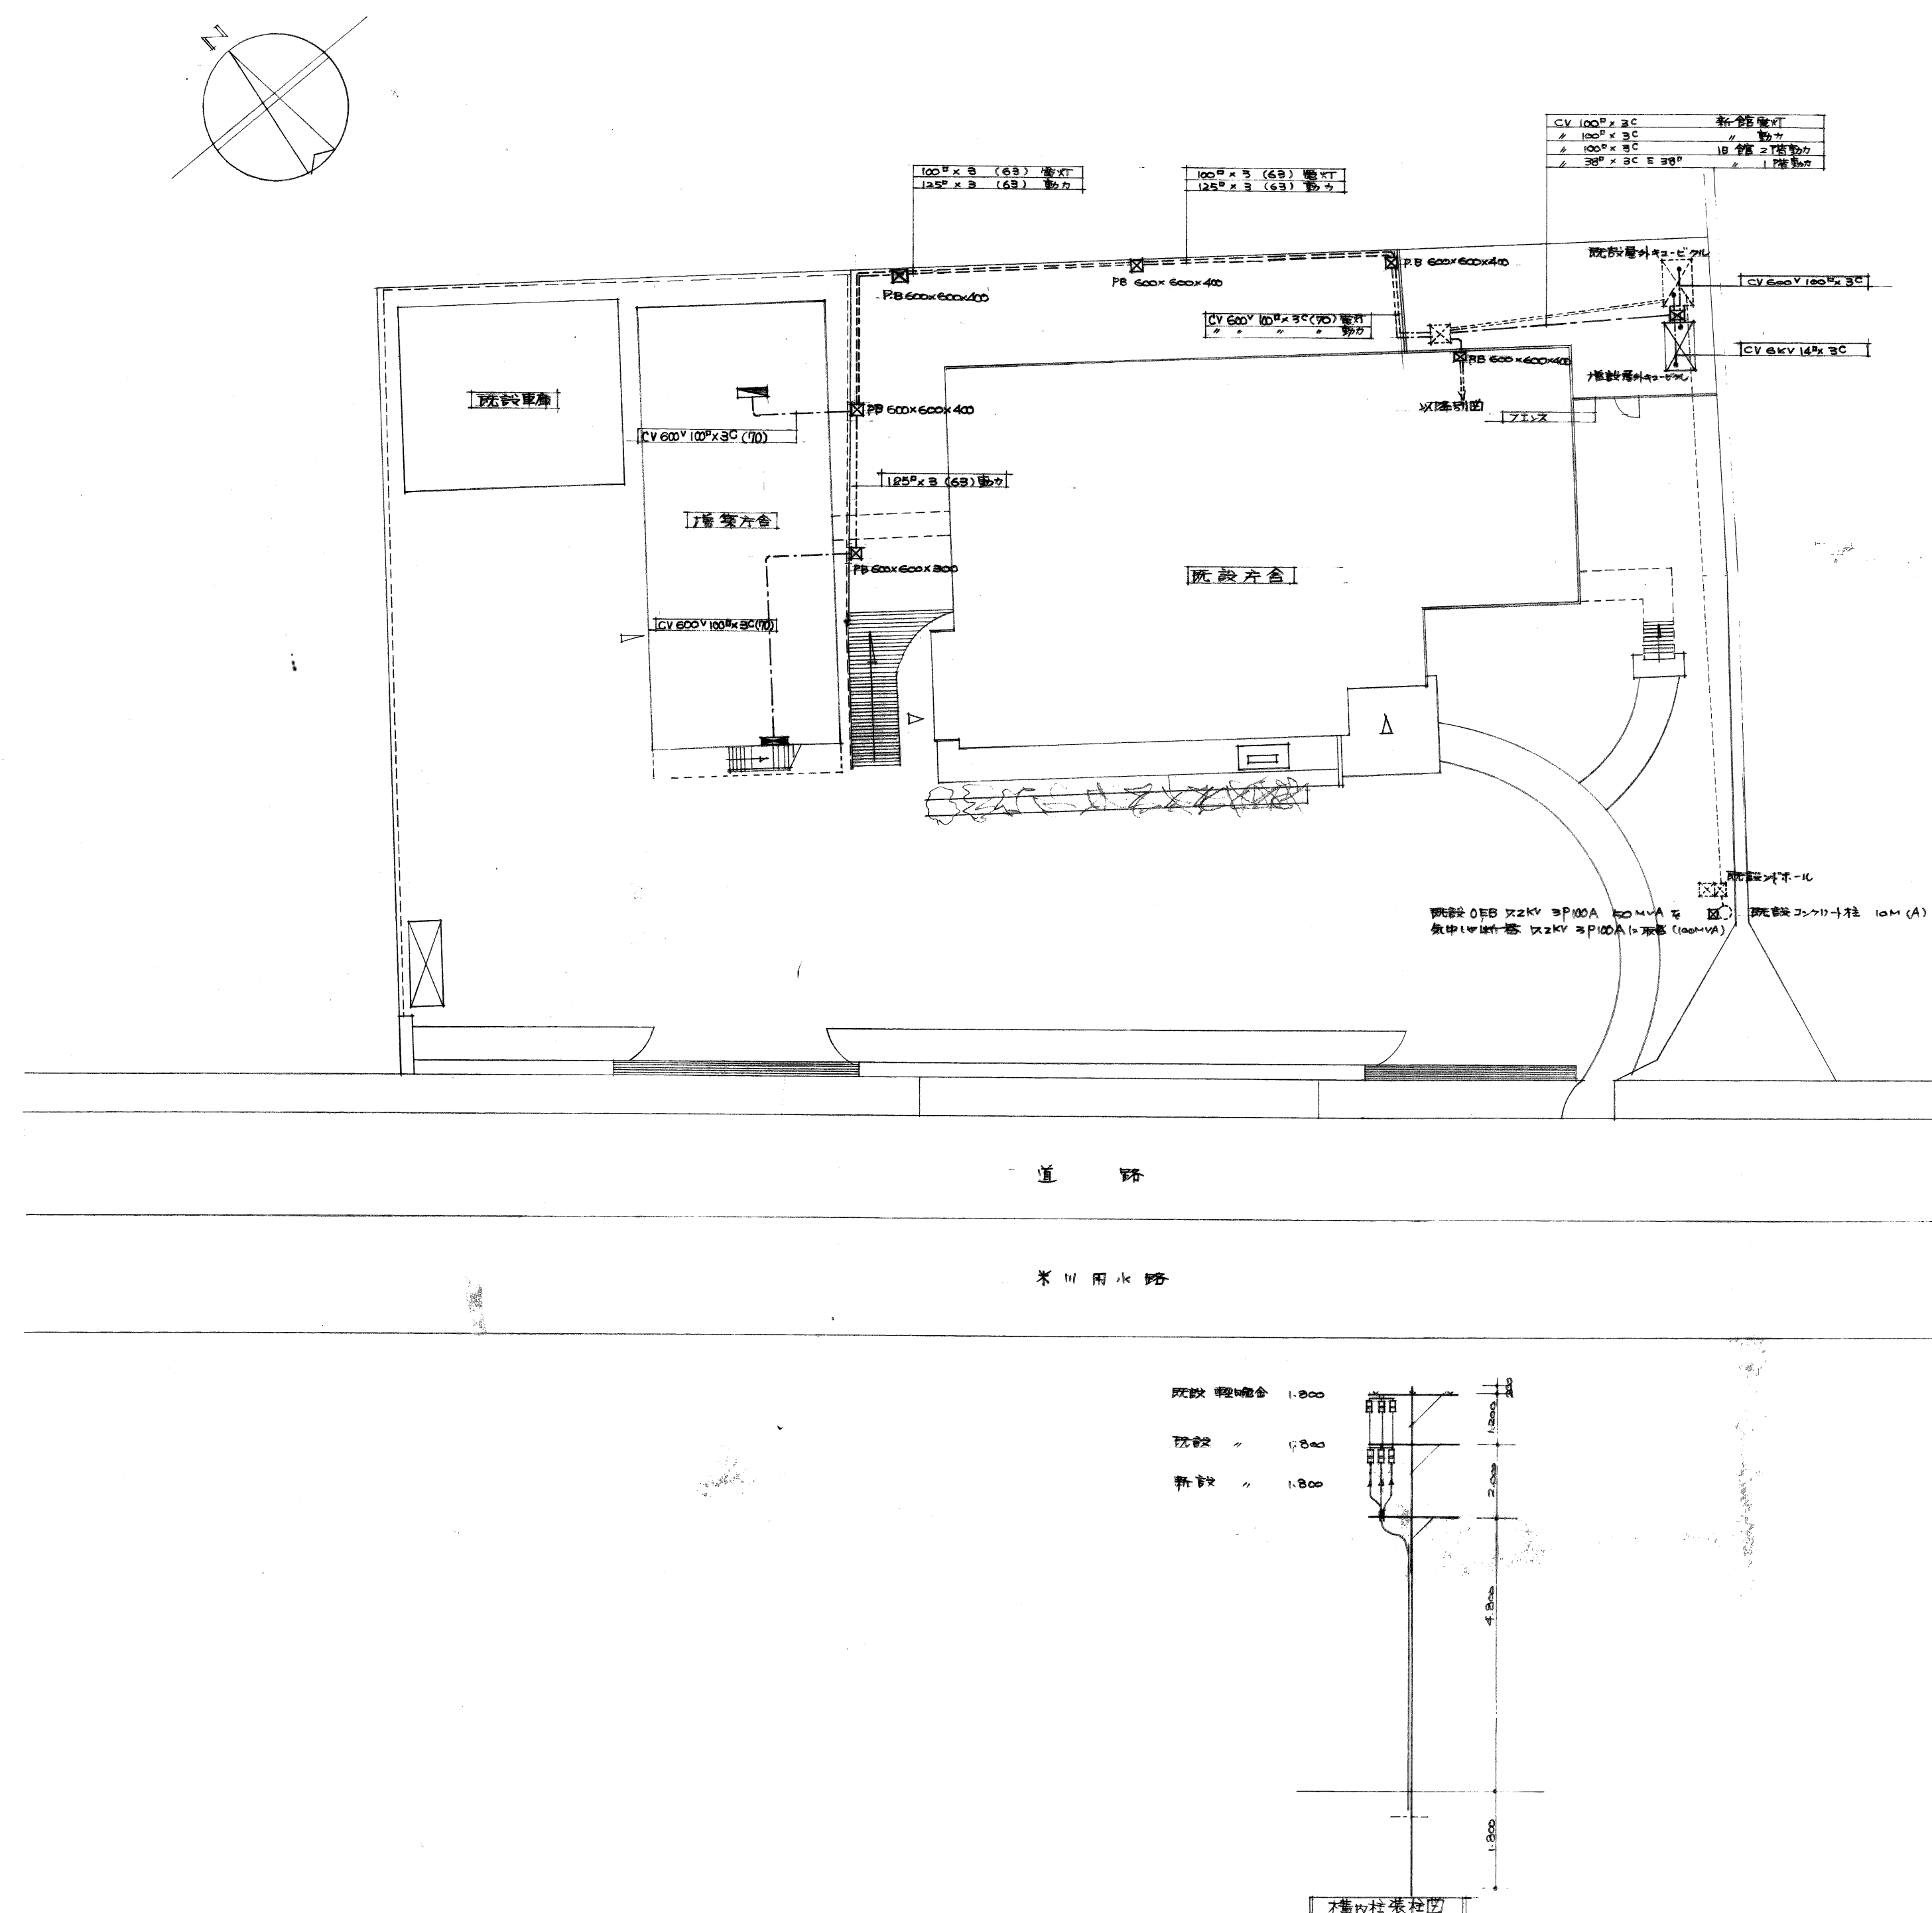


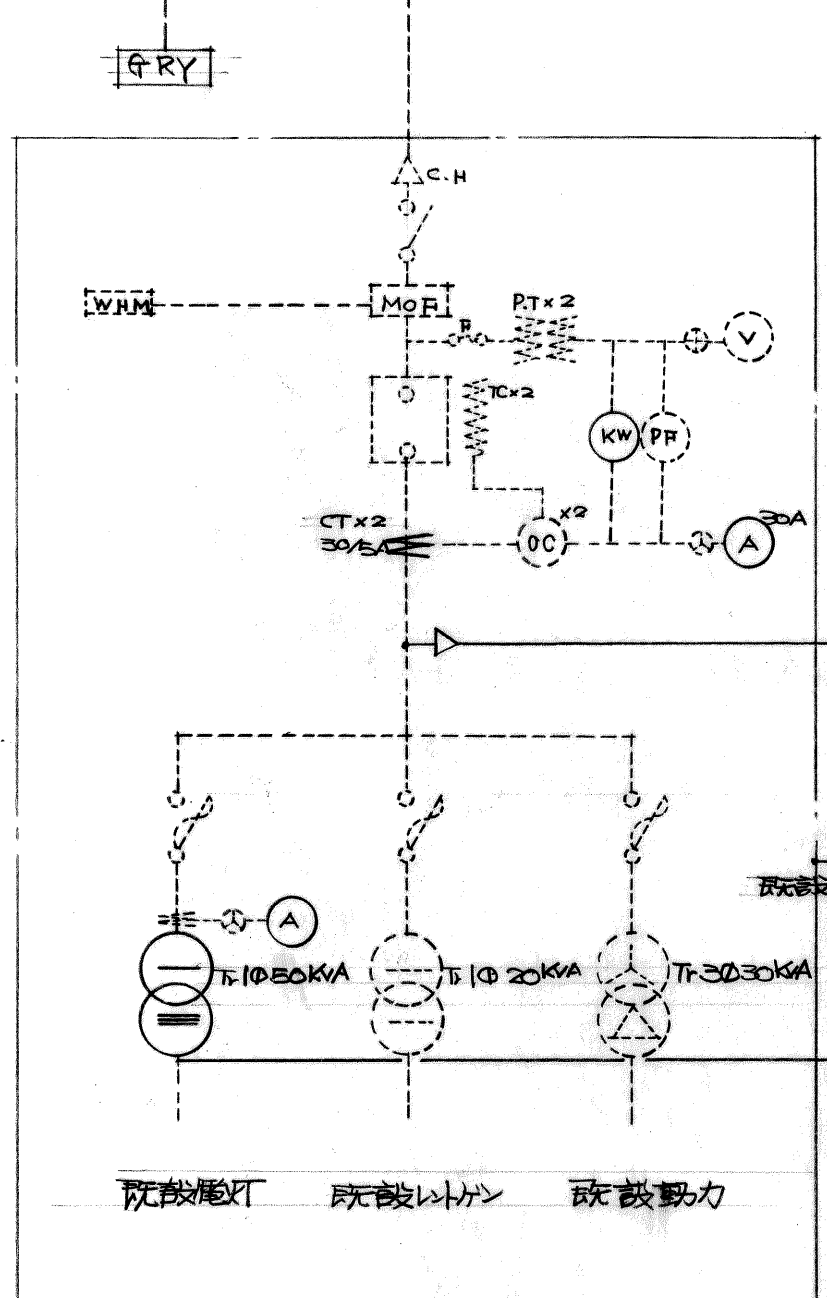


工事名 米子保健所 冷蔵増築工事電気設備工事			
図名 電気設備図			
図番 E-1	縮尺 1:300	設計番号	年月日 49.3
描印 備	校閲	主査	設計 写図
中国電気工事株式会社			

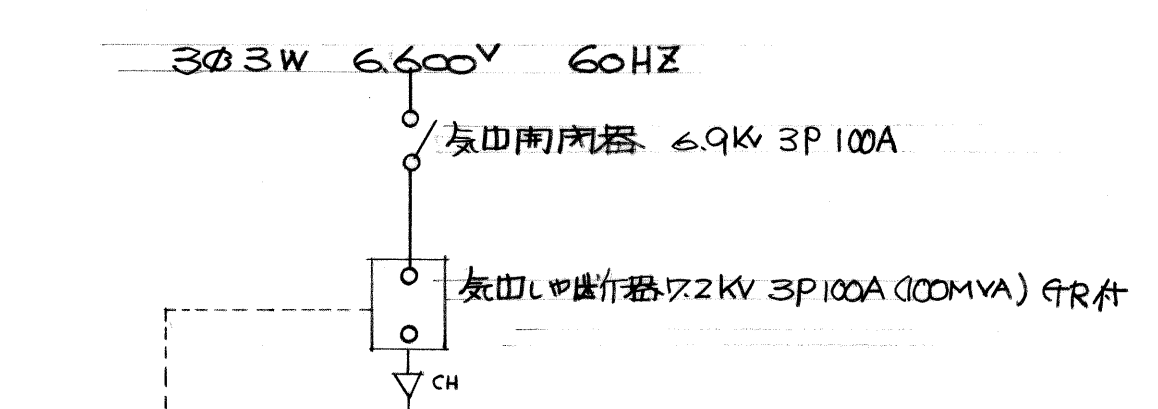


既設屋外キュービクル

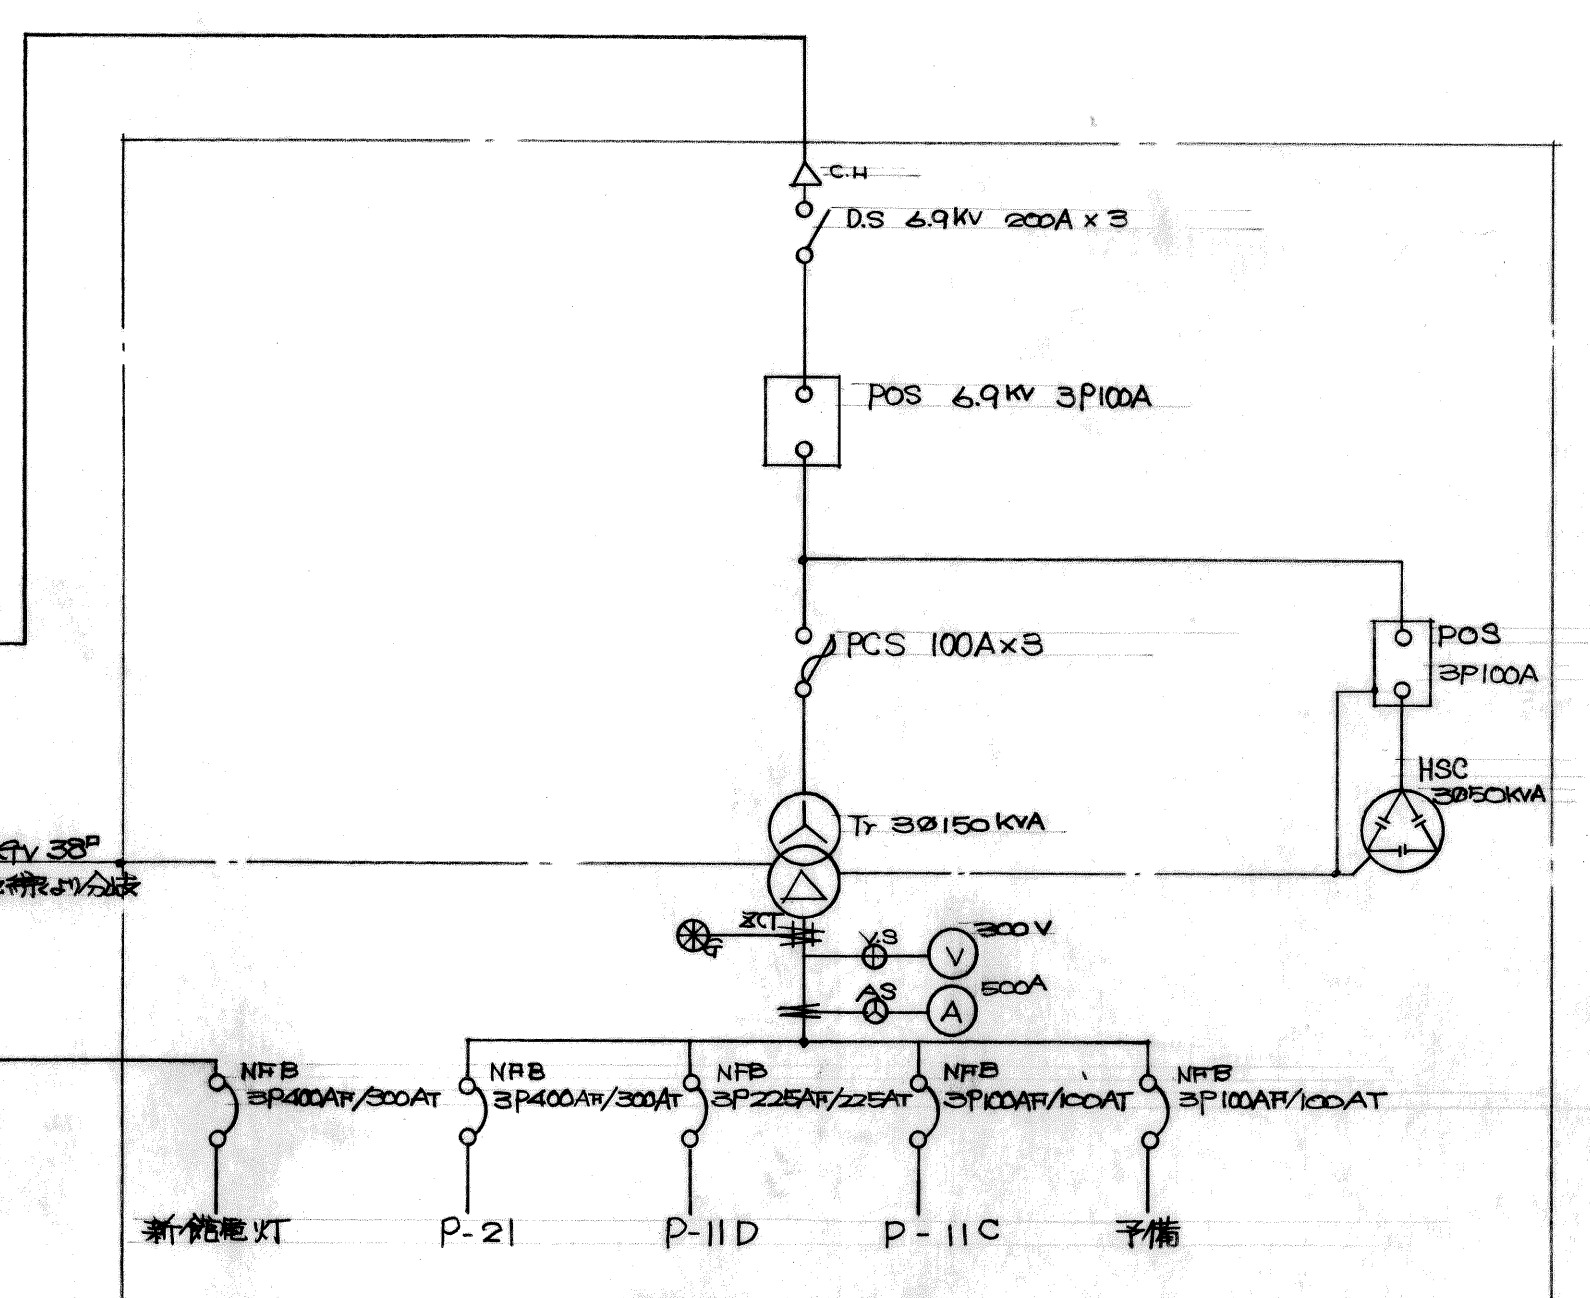


増設屋外キュービクル

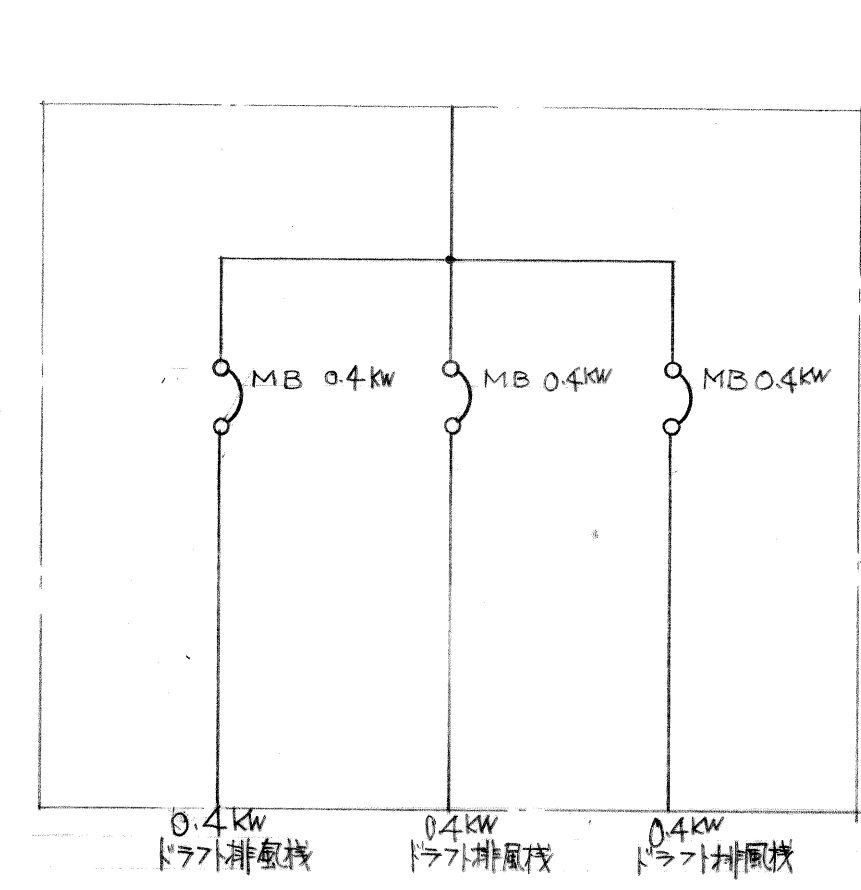


P-12

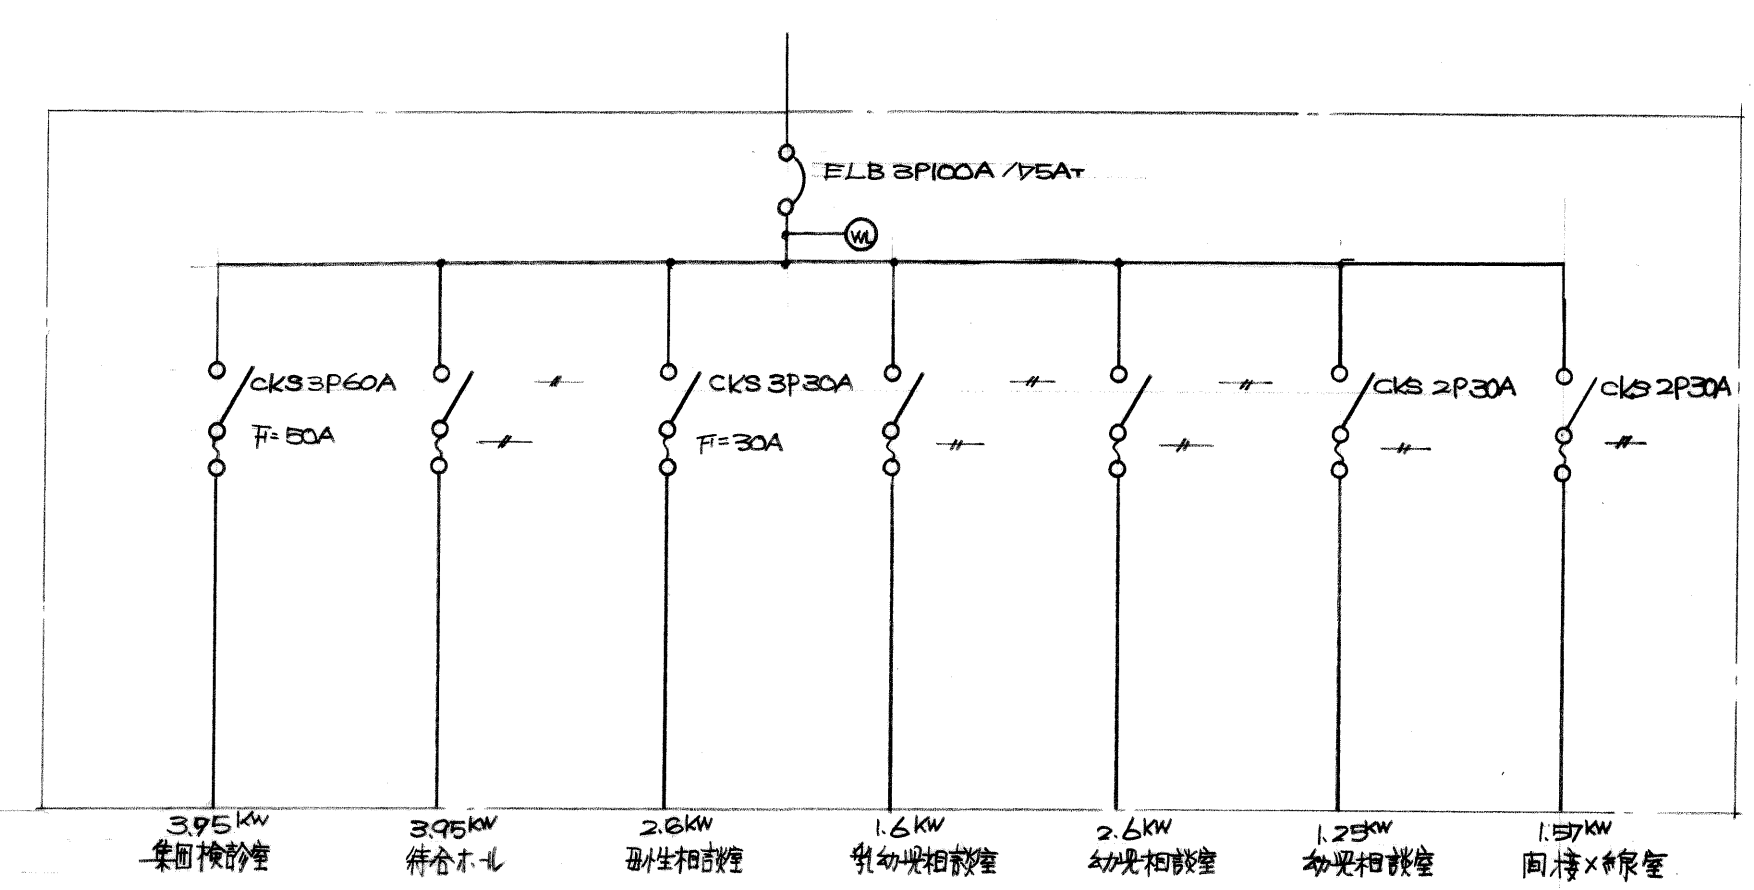

P-11C

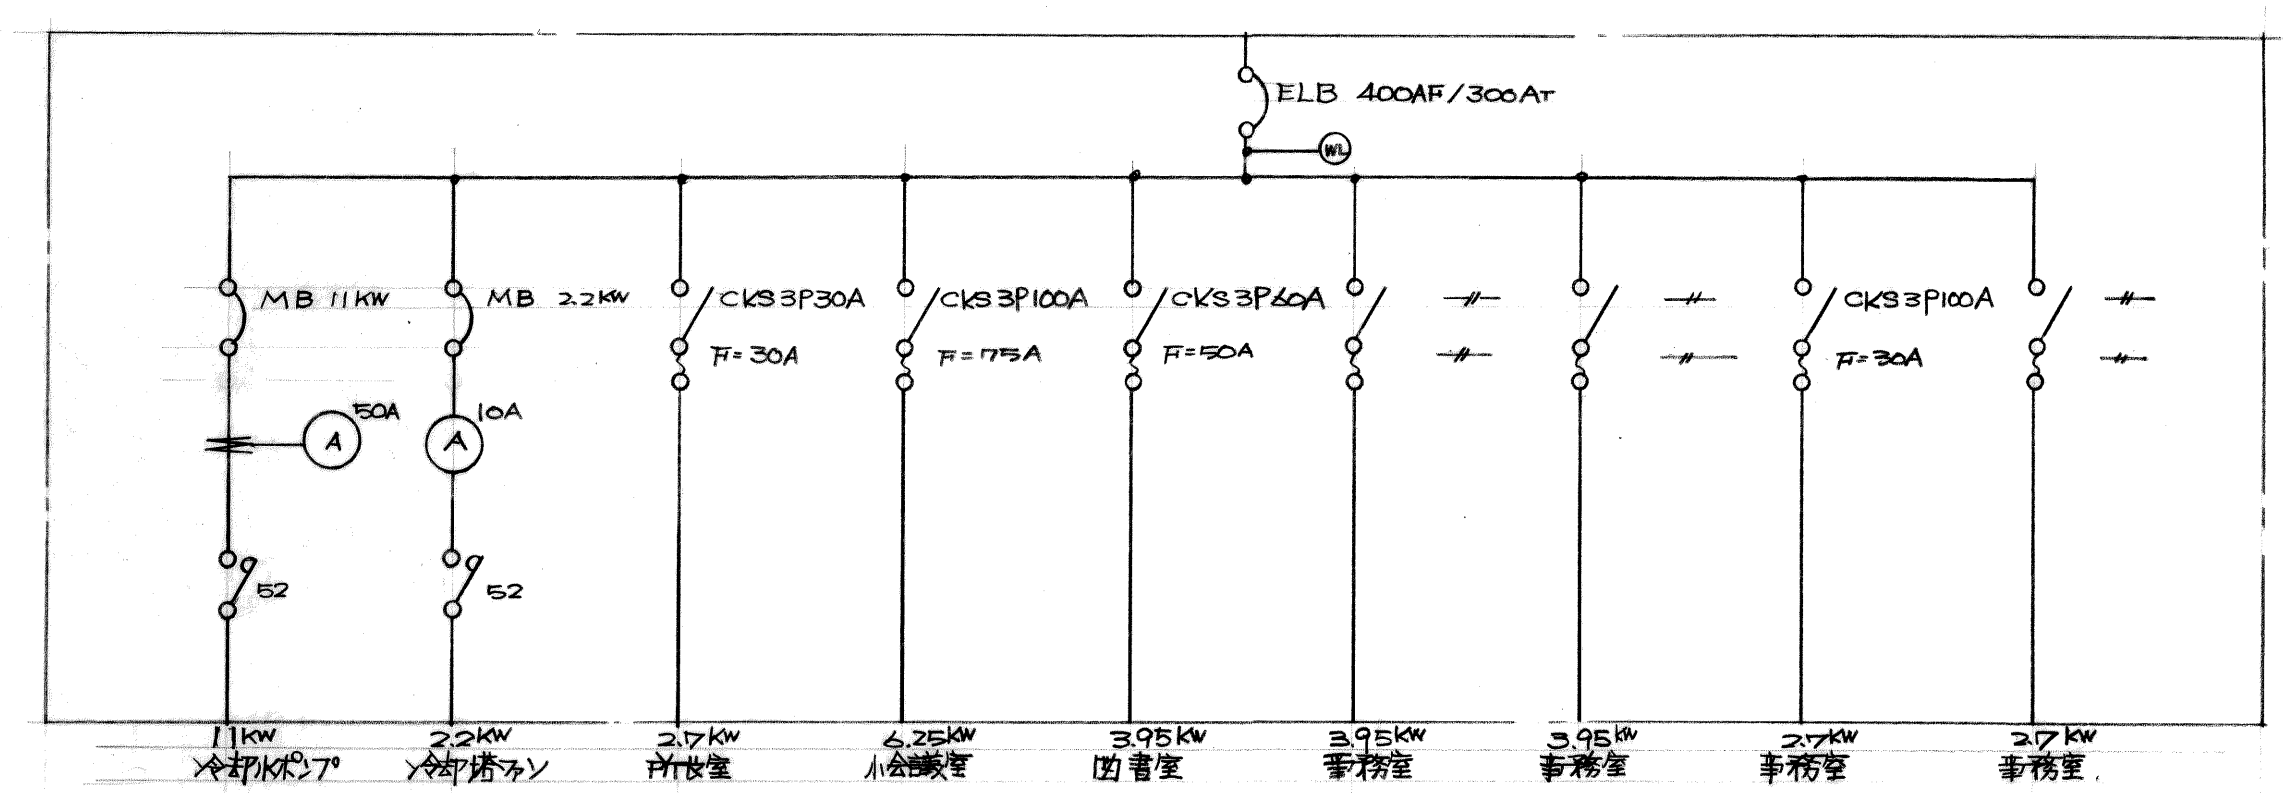

P-21

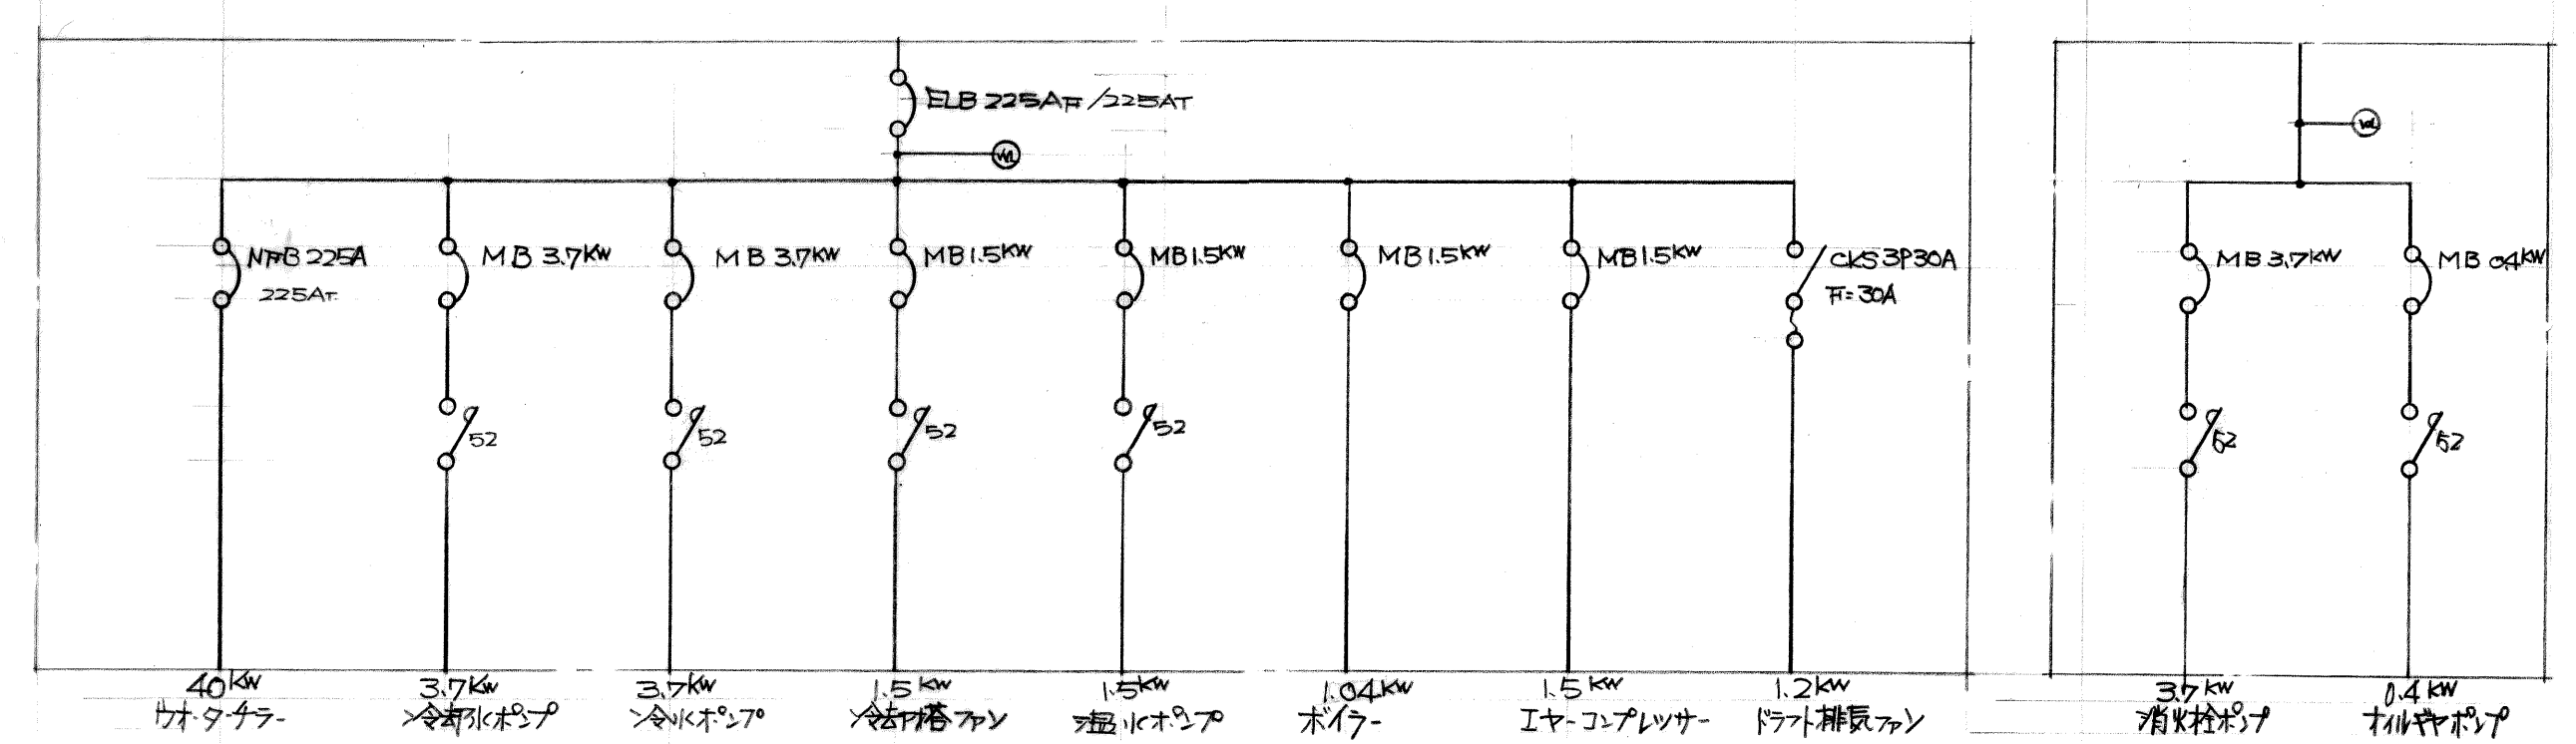

P-11D

P-11E

工事名 米保使庁令第12号増設分合電気設備工事			
図名 屋外キュービクル増設図			
図番 E-2	縮尺	設計番号	年月日 49.3
捺印欄	校閲	主査	設計
中国電気工事株式会社			





- 工事名 第3保健所庁舎及び増築庁舎電気設備工事

図 名 増築庁舎配電図配線図、ファンコイル配電図

図書 F - 4	縮尺 1 : 100	設計番号	年月日
校閲 校閱	主査	設計	写図 (蓋印)

中国電気工事株式会社

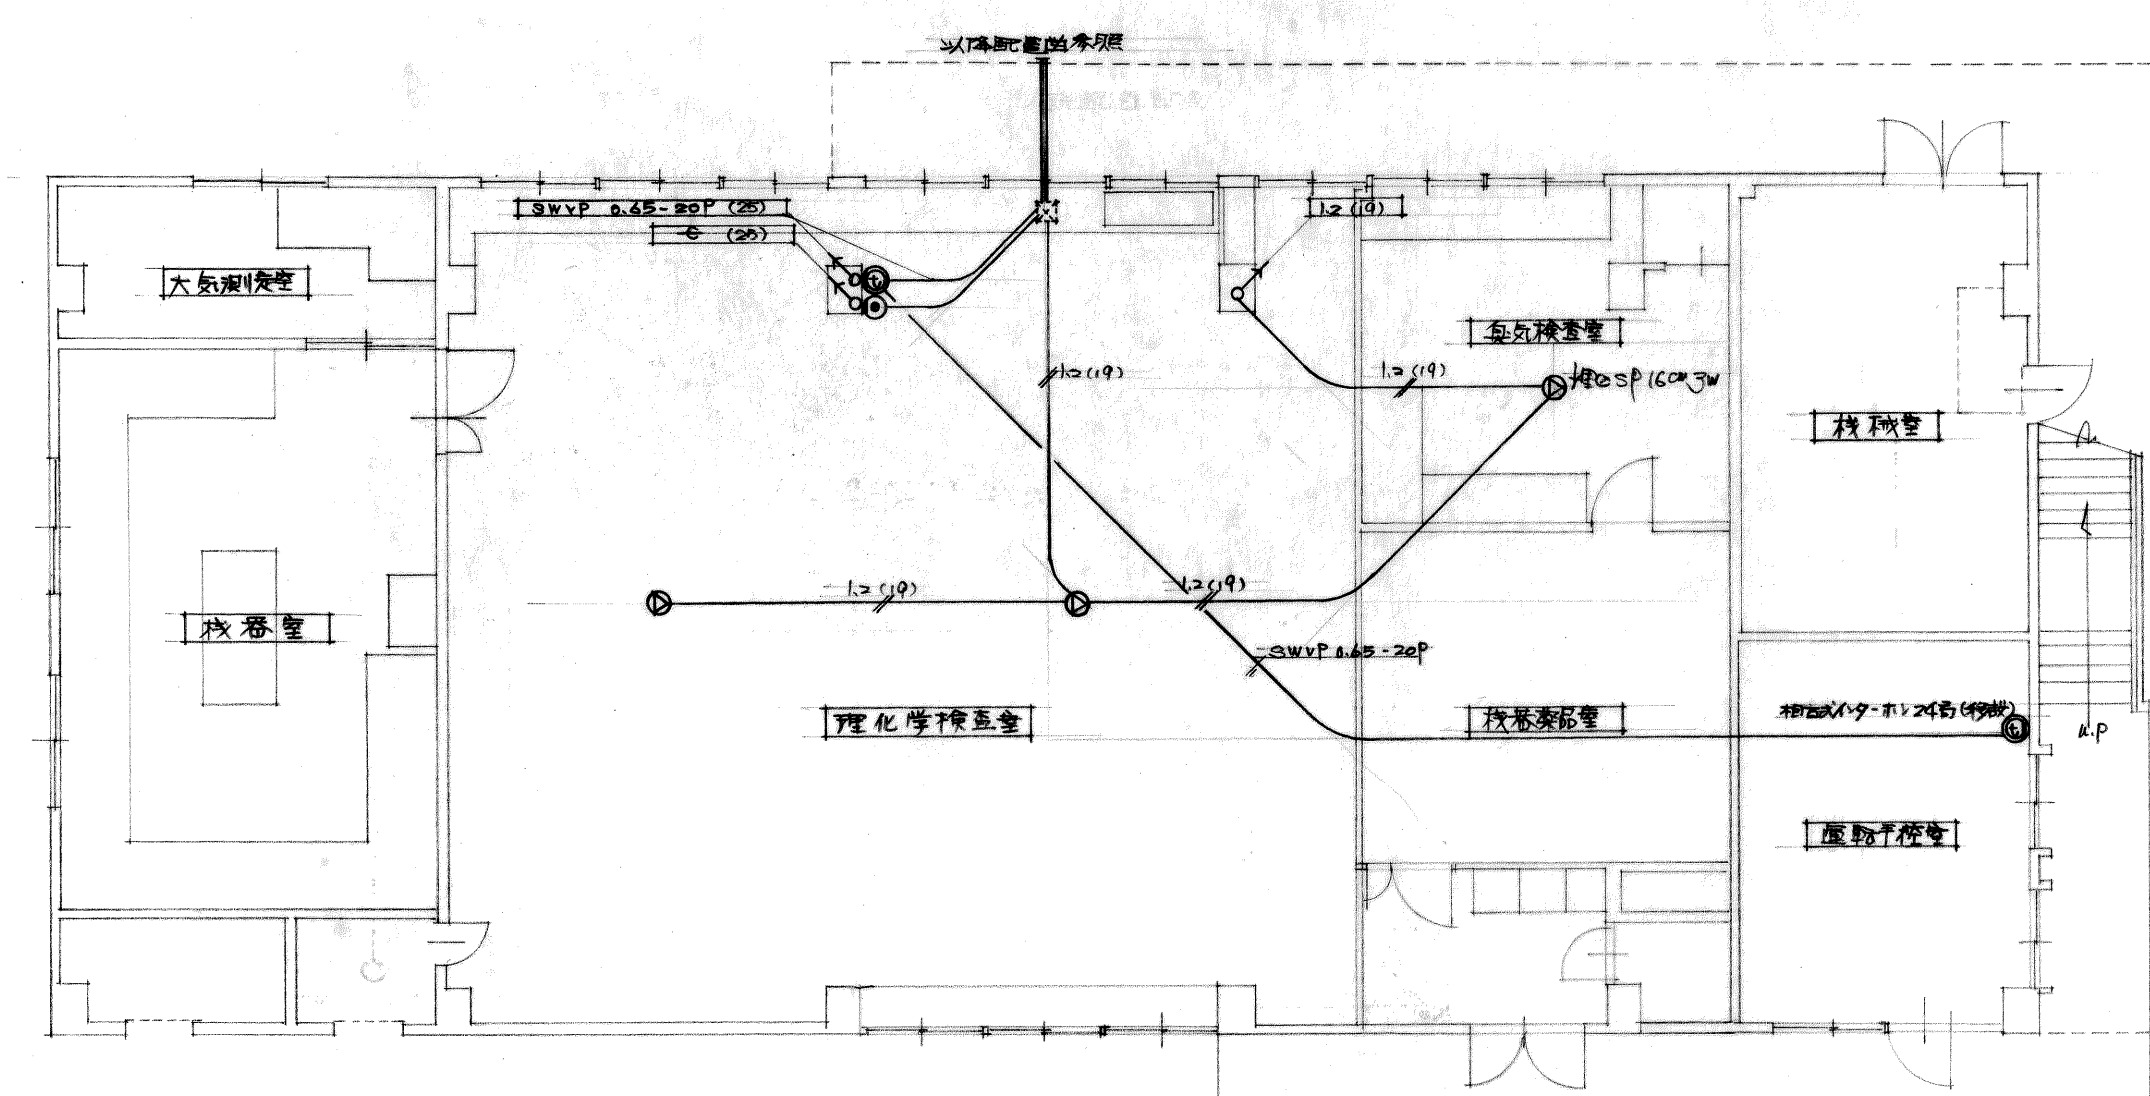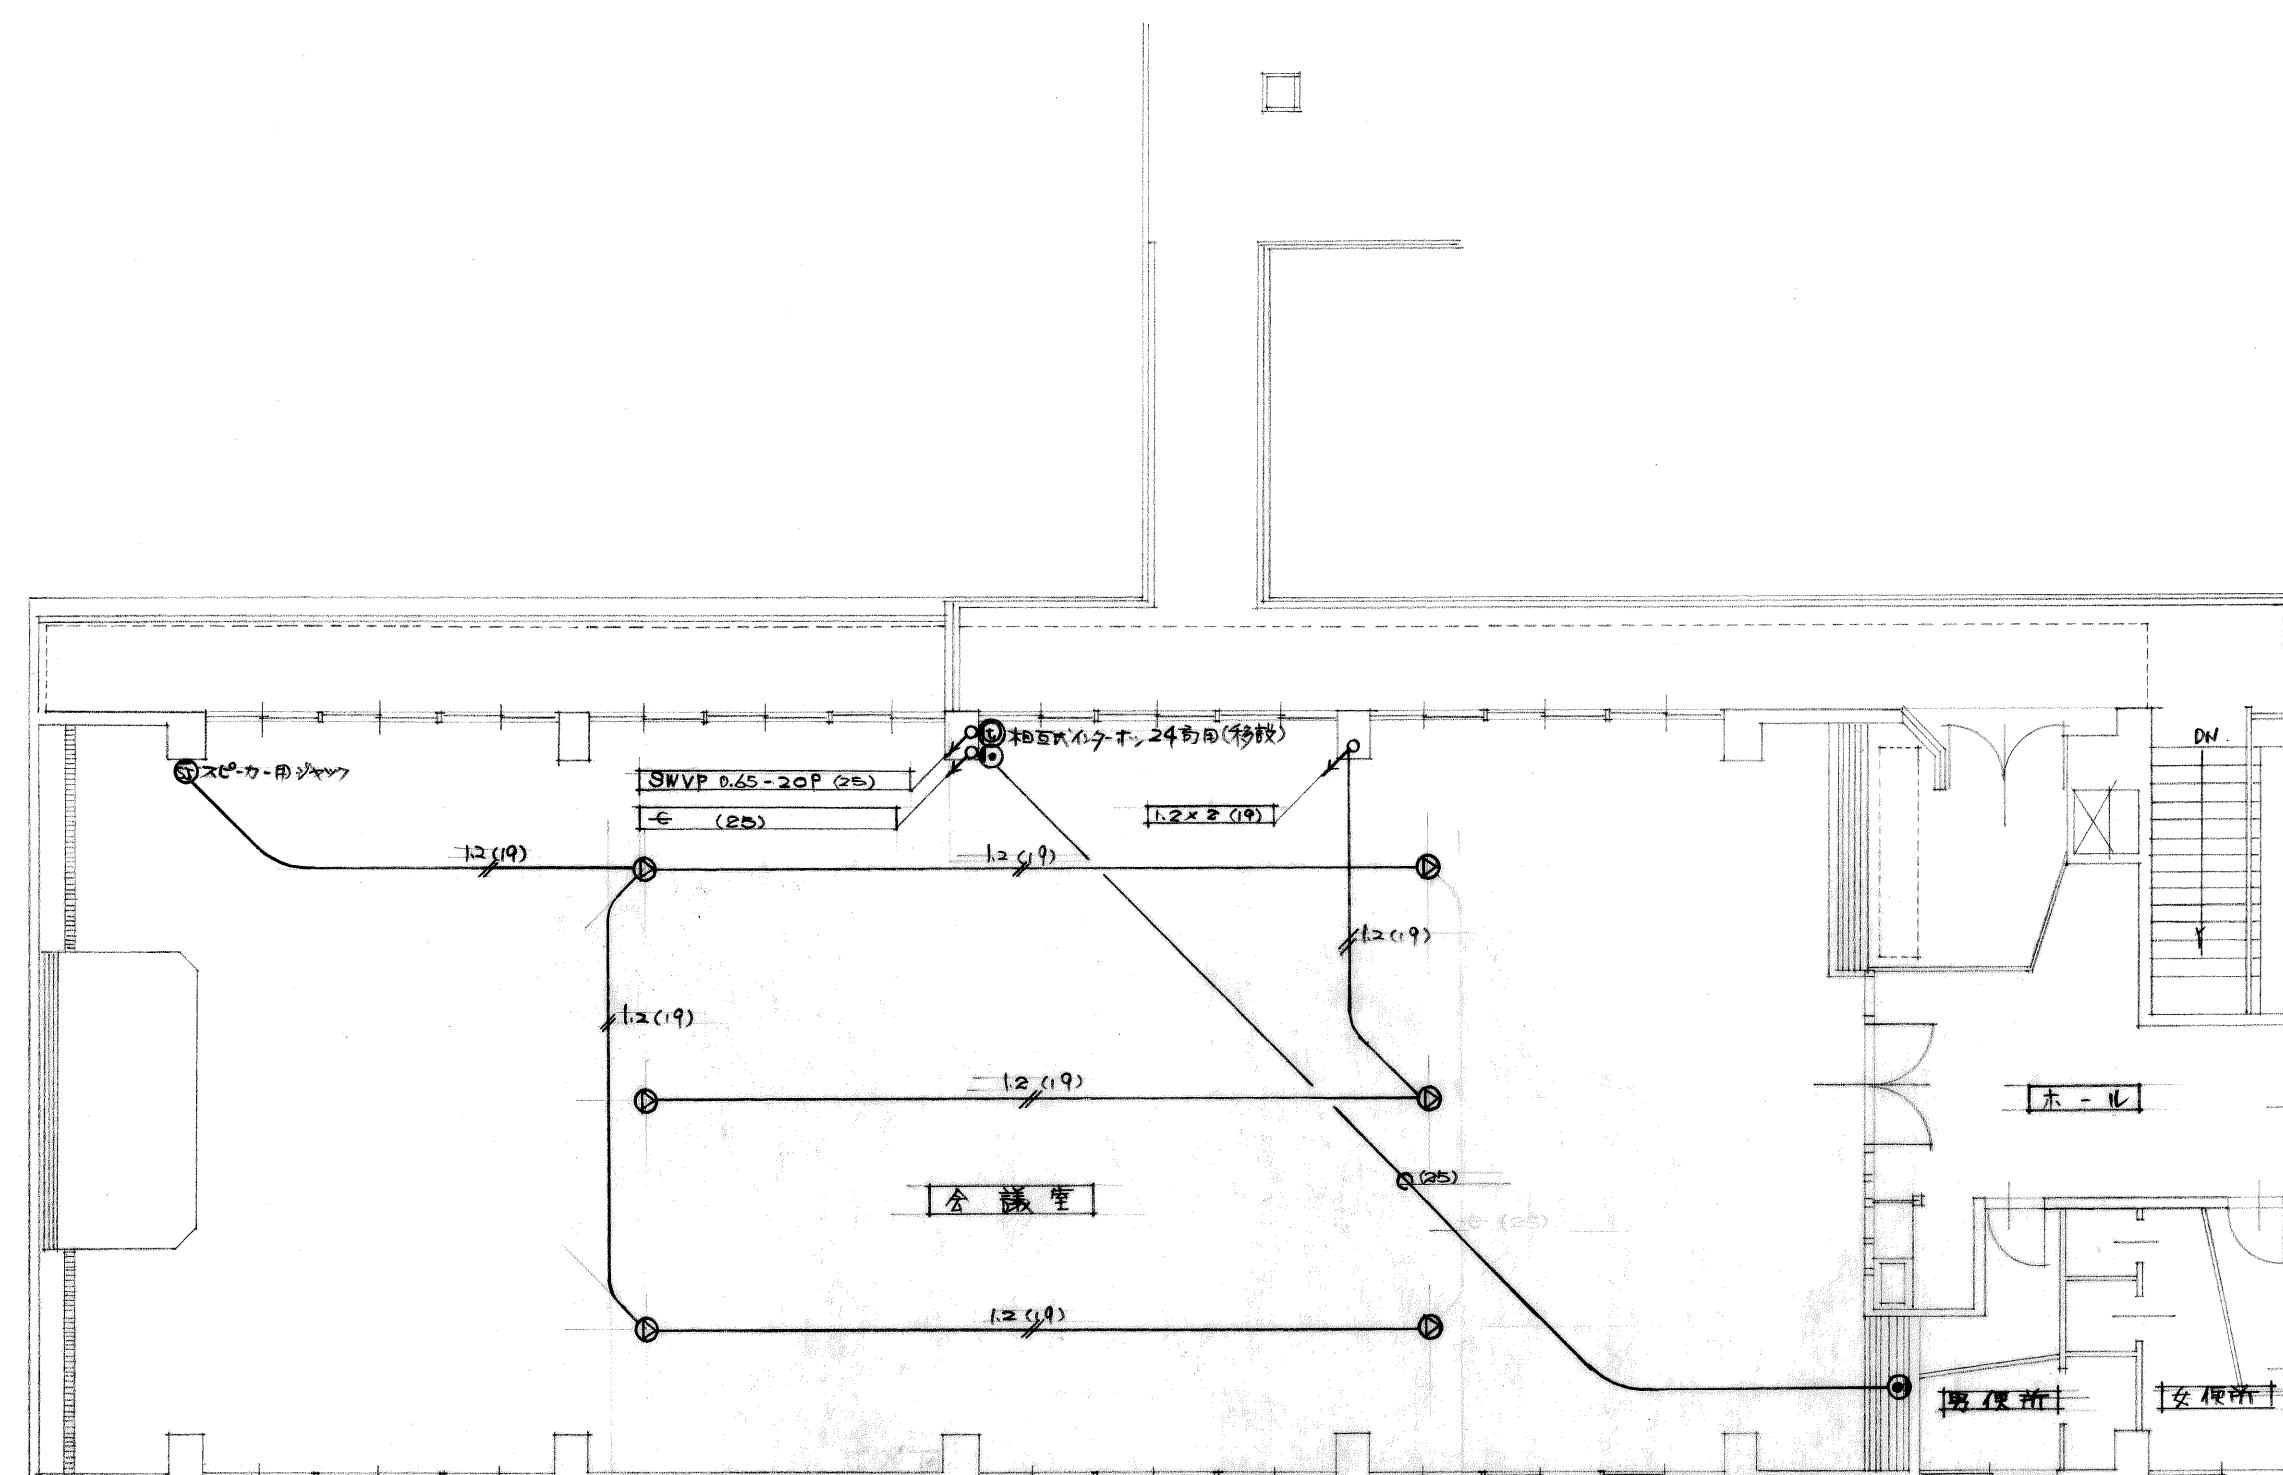

工事名 <u>札幌電力局・増設電力施設工事</u>					
図名 <u>増設電力施設の位置関係</u>					
図書番	縮尺	設計番号	年月日		
<u>E-5</u>	<u>1:100</u>		<u>49.3</u>		
校印欄	校閲	主査	設計	写図	製図

中国電気工事株式会社