

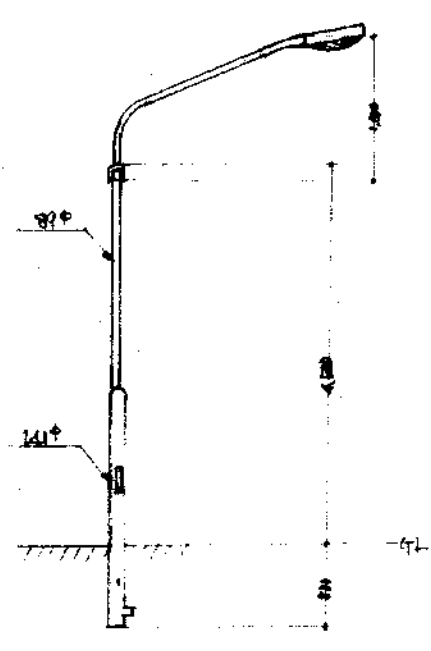
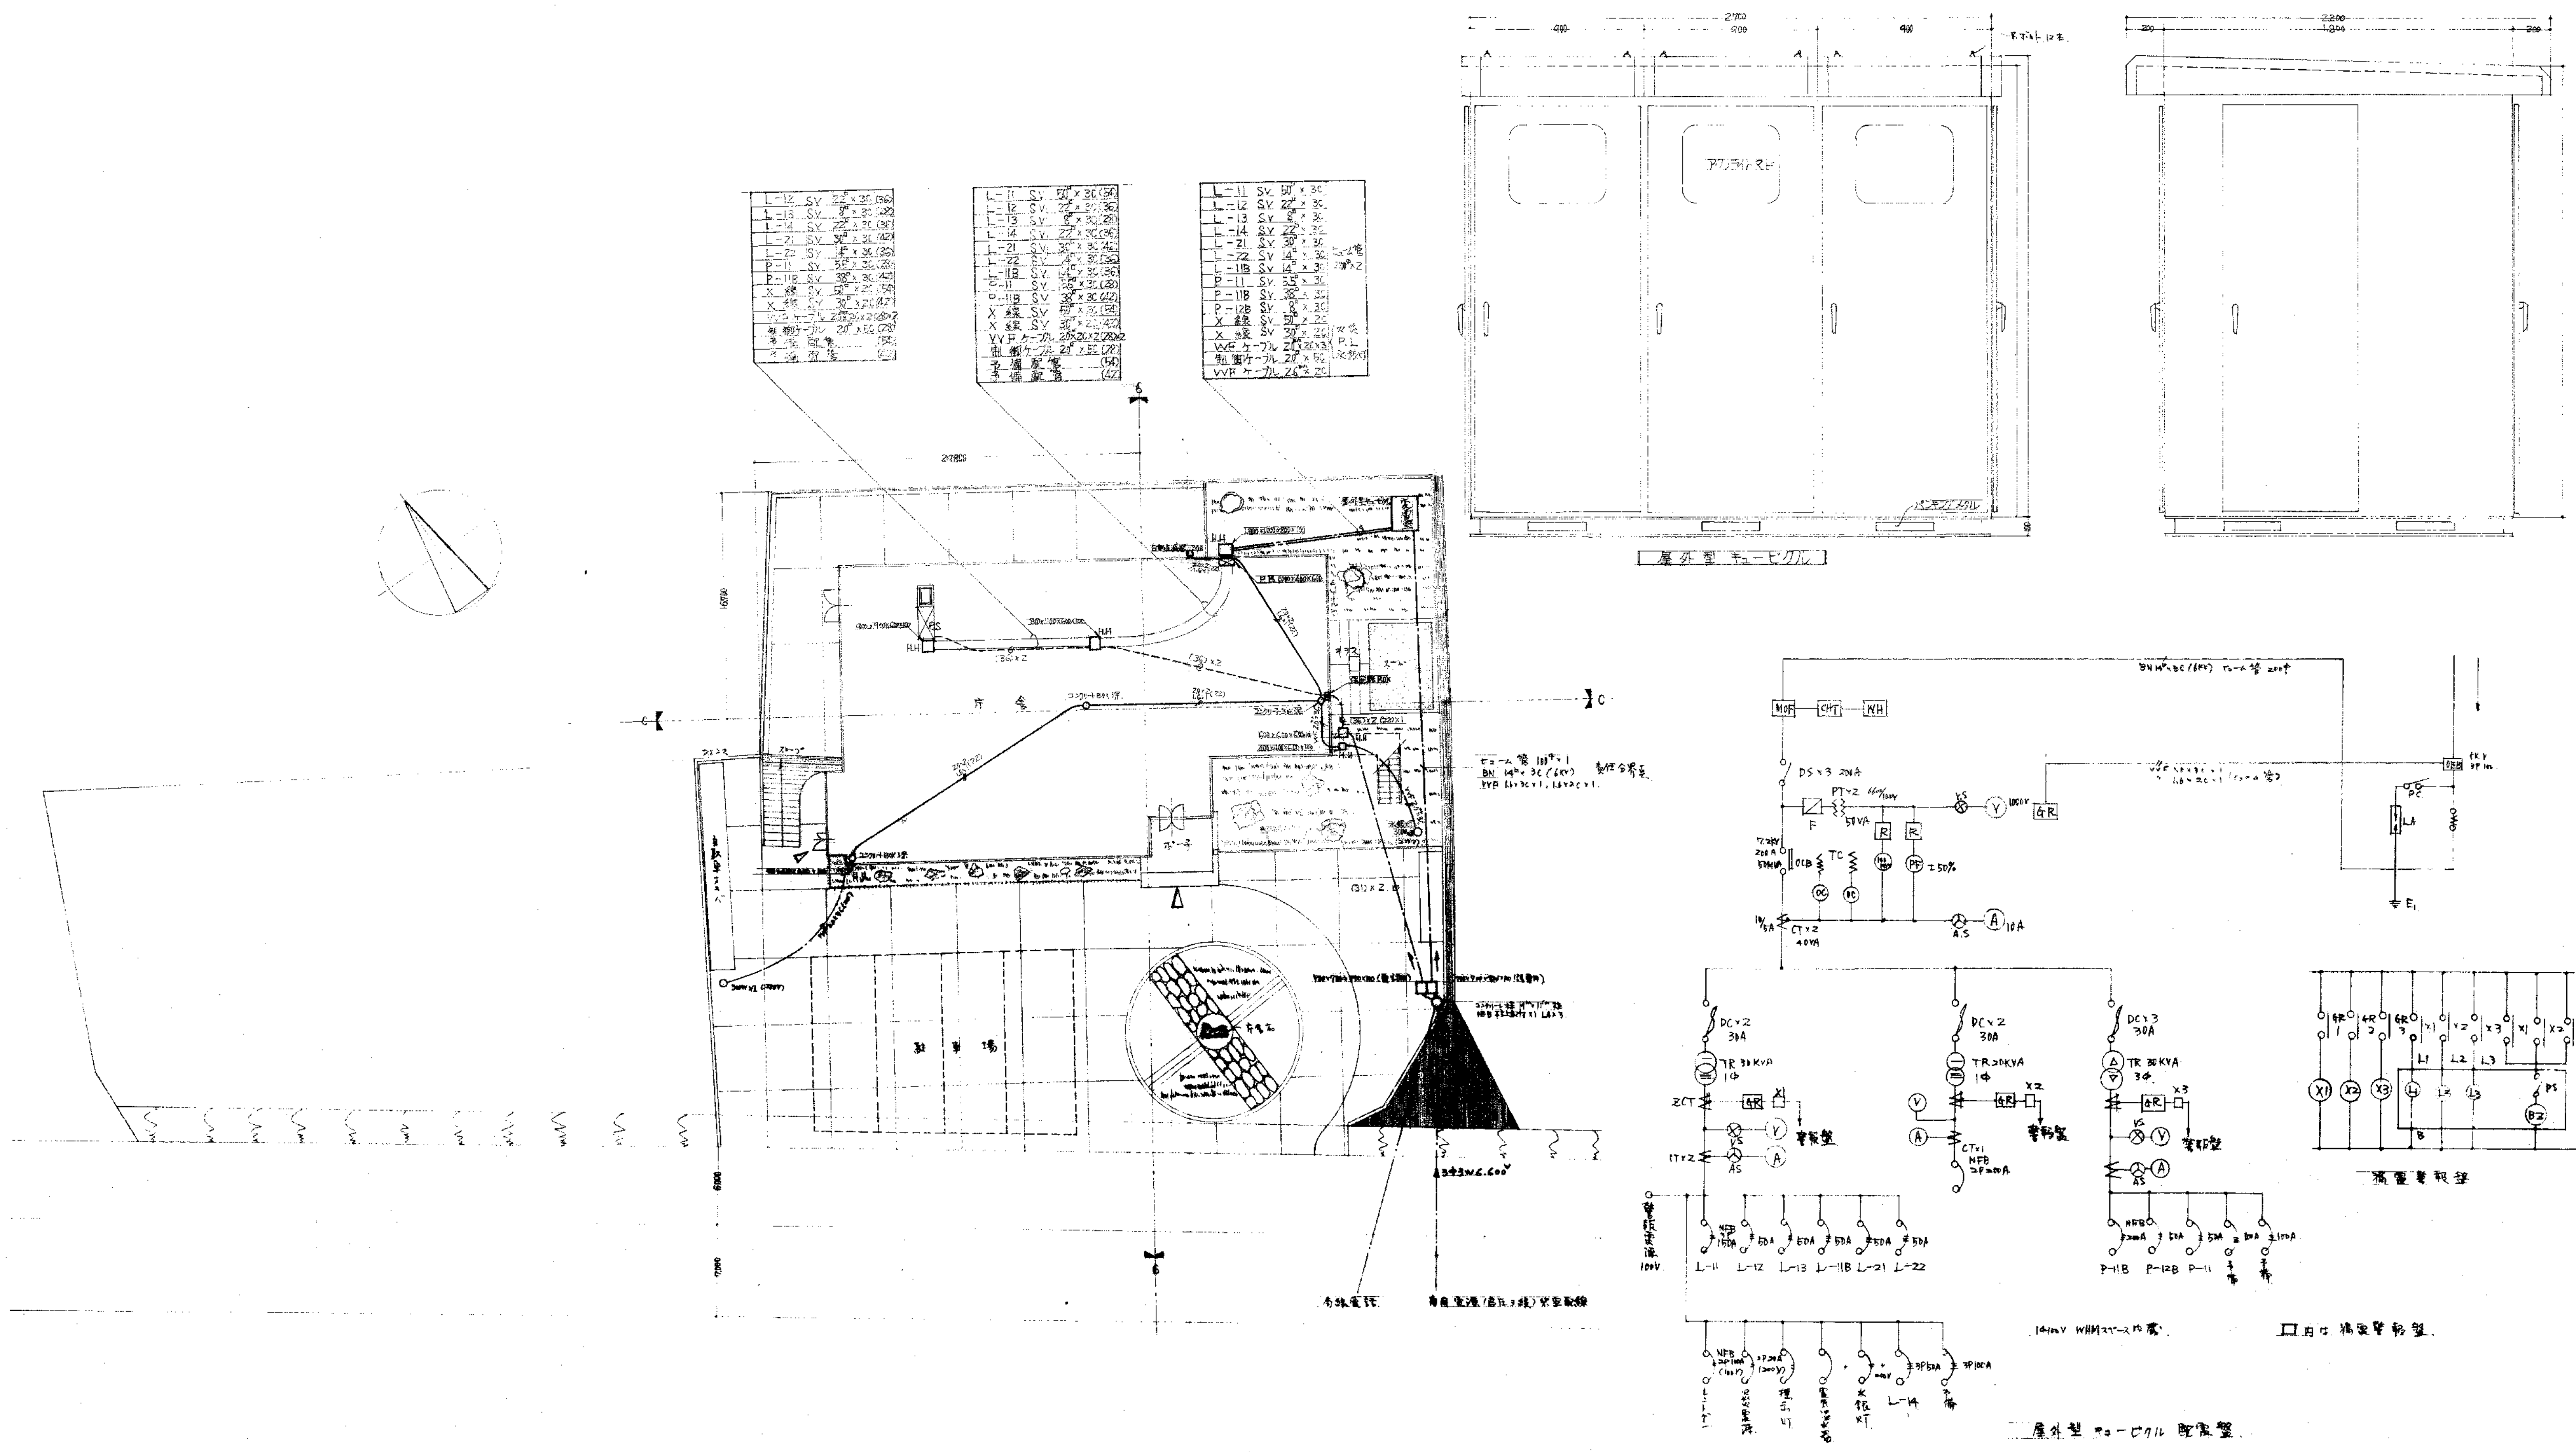


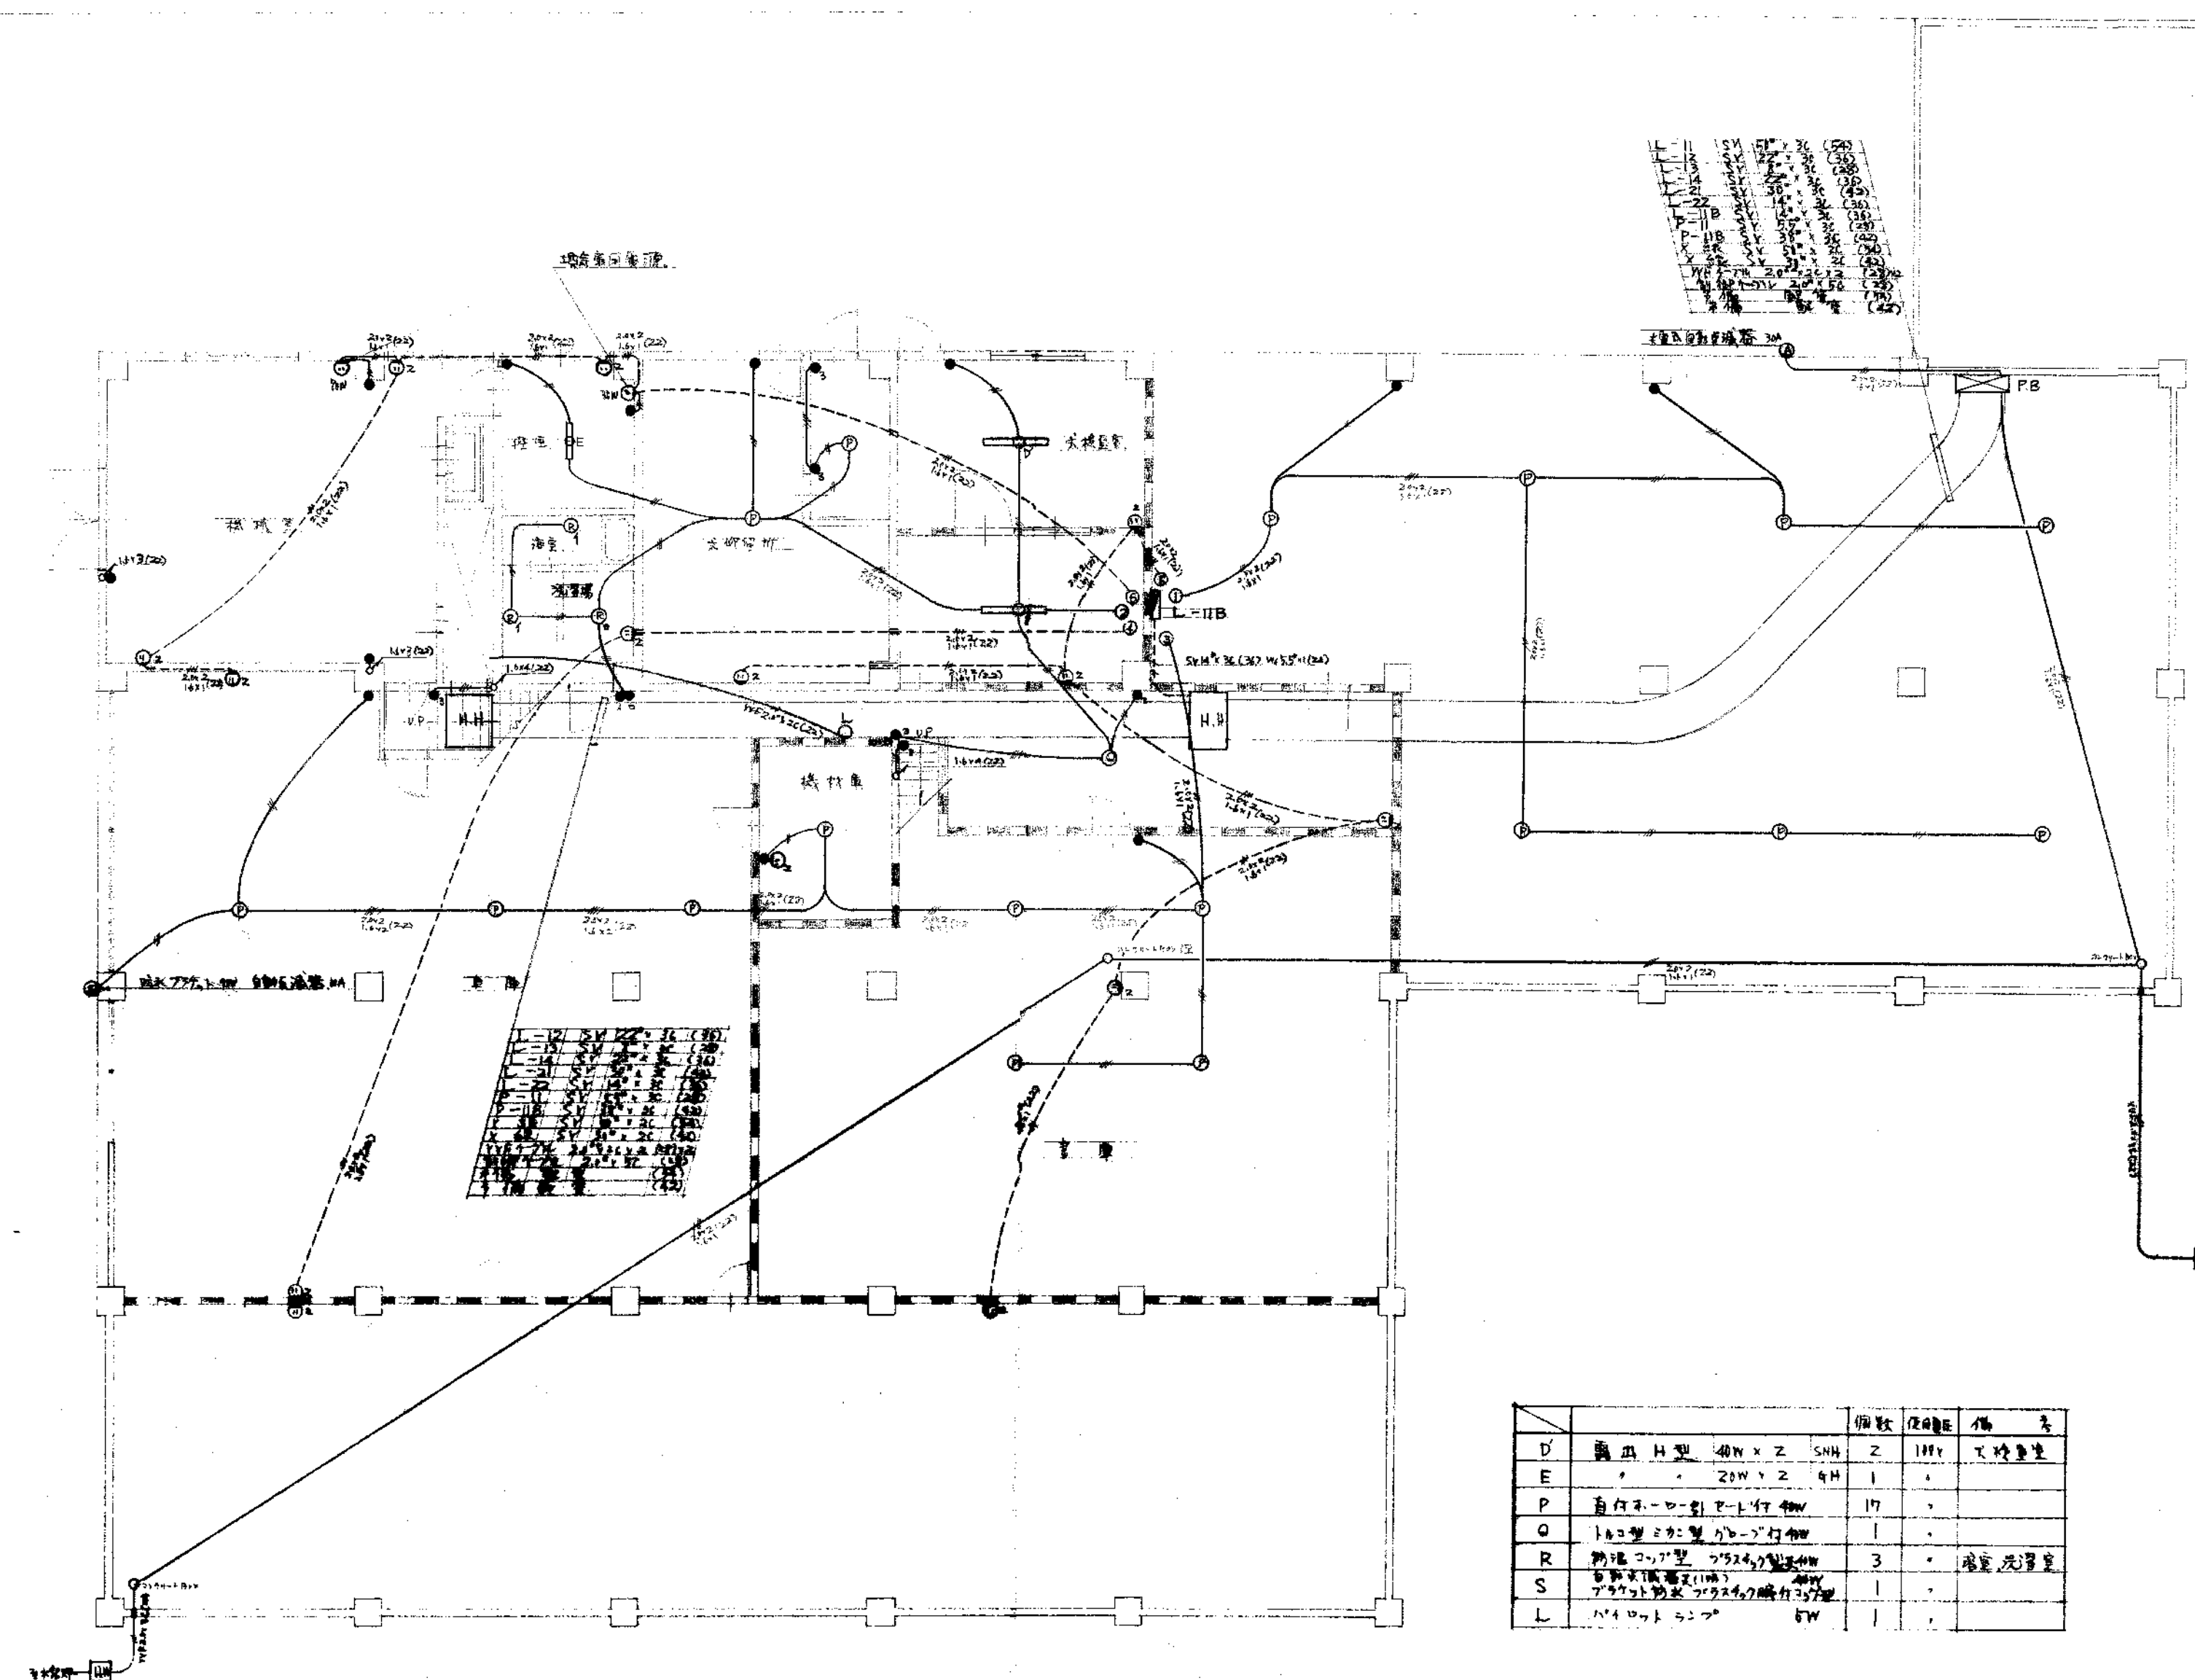


工事名 横立米子保健所庁舎新築電気設備工事			
図名 平面図			
図番	縮尺 1:50	設計番号	1
校閲	主査	設計	李國
中国電気工事株式会社			

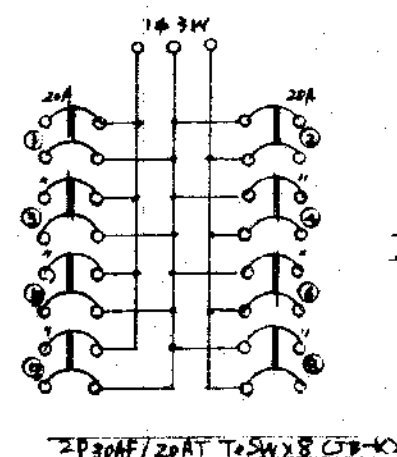

B 照明平面図

記号	名称	数量	単位	合計	備注
D	天井照明 400W x 2	2	個	2	
E	壁面照明 200W x 2	2	個	2	
P	床下照明 100W x 1	1	個	1	
O	床下照明 200W x 1	1	個	1	
R	床下照明 300W x 1	1	個	1	
S	床下照明 400W x 1	1	個	1	
L	床下照明 500W x 1	1	個	1	

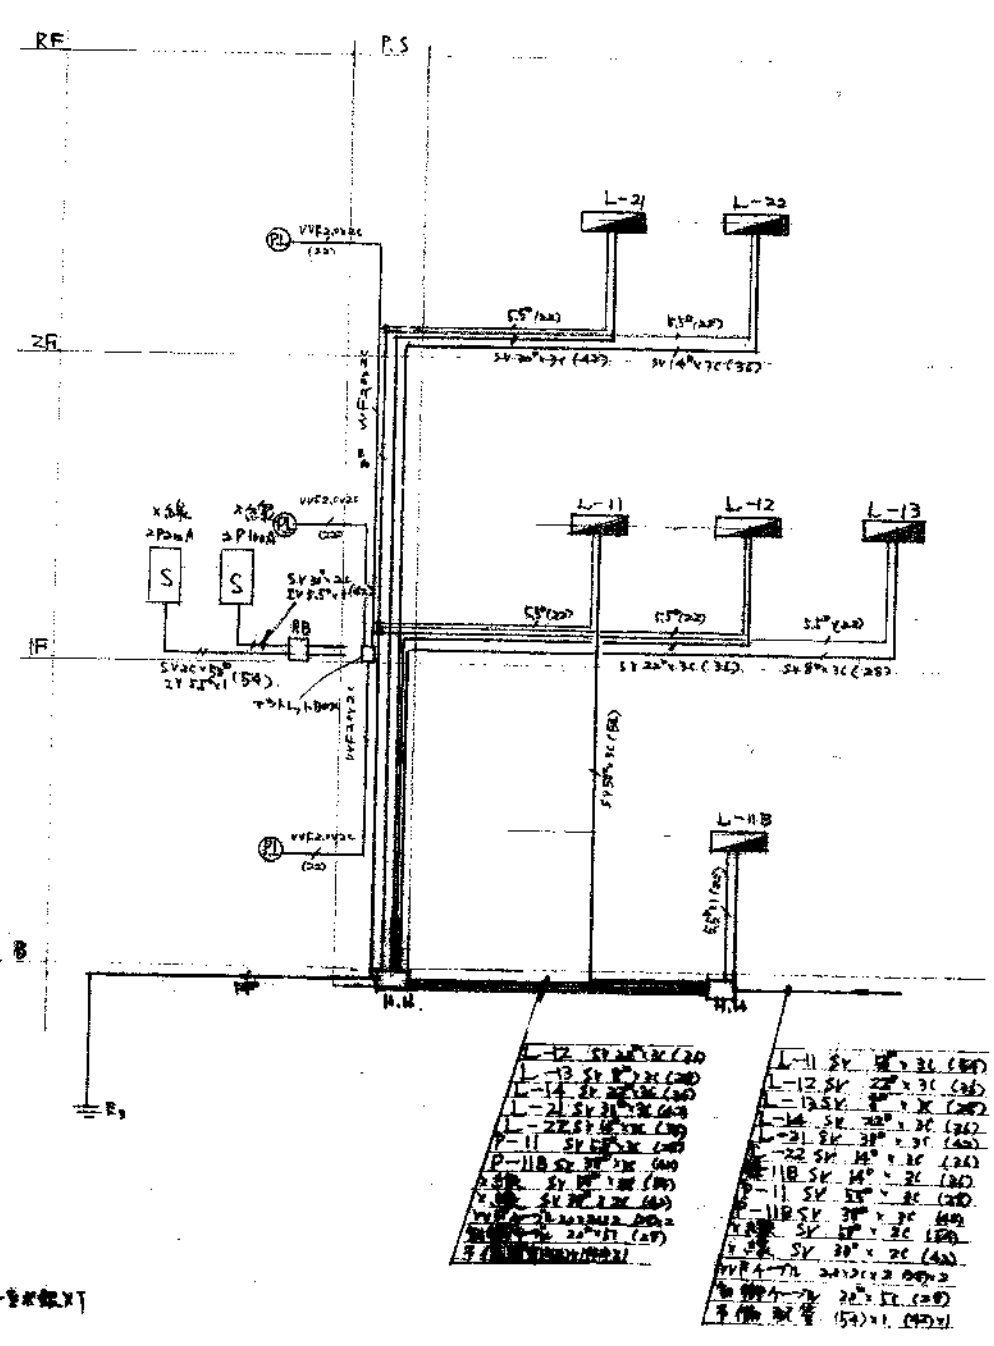






工事名 県立米子保健所庁舎新築電気設備工事

図名 照明コンセント設備


図番 1 縮尺 8:100 設計番号 2 年月日 44.3.3

校閲 主査 設計 李国

中国電気工事株式会社

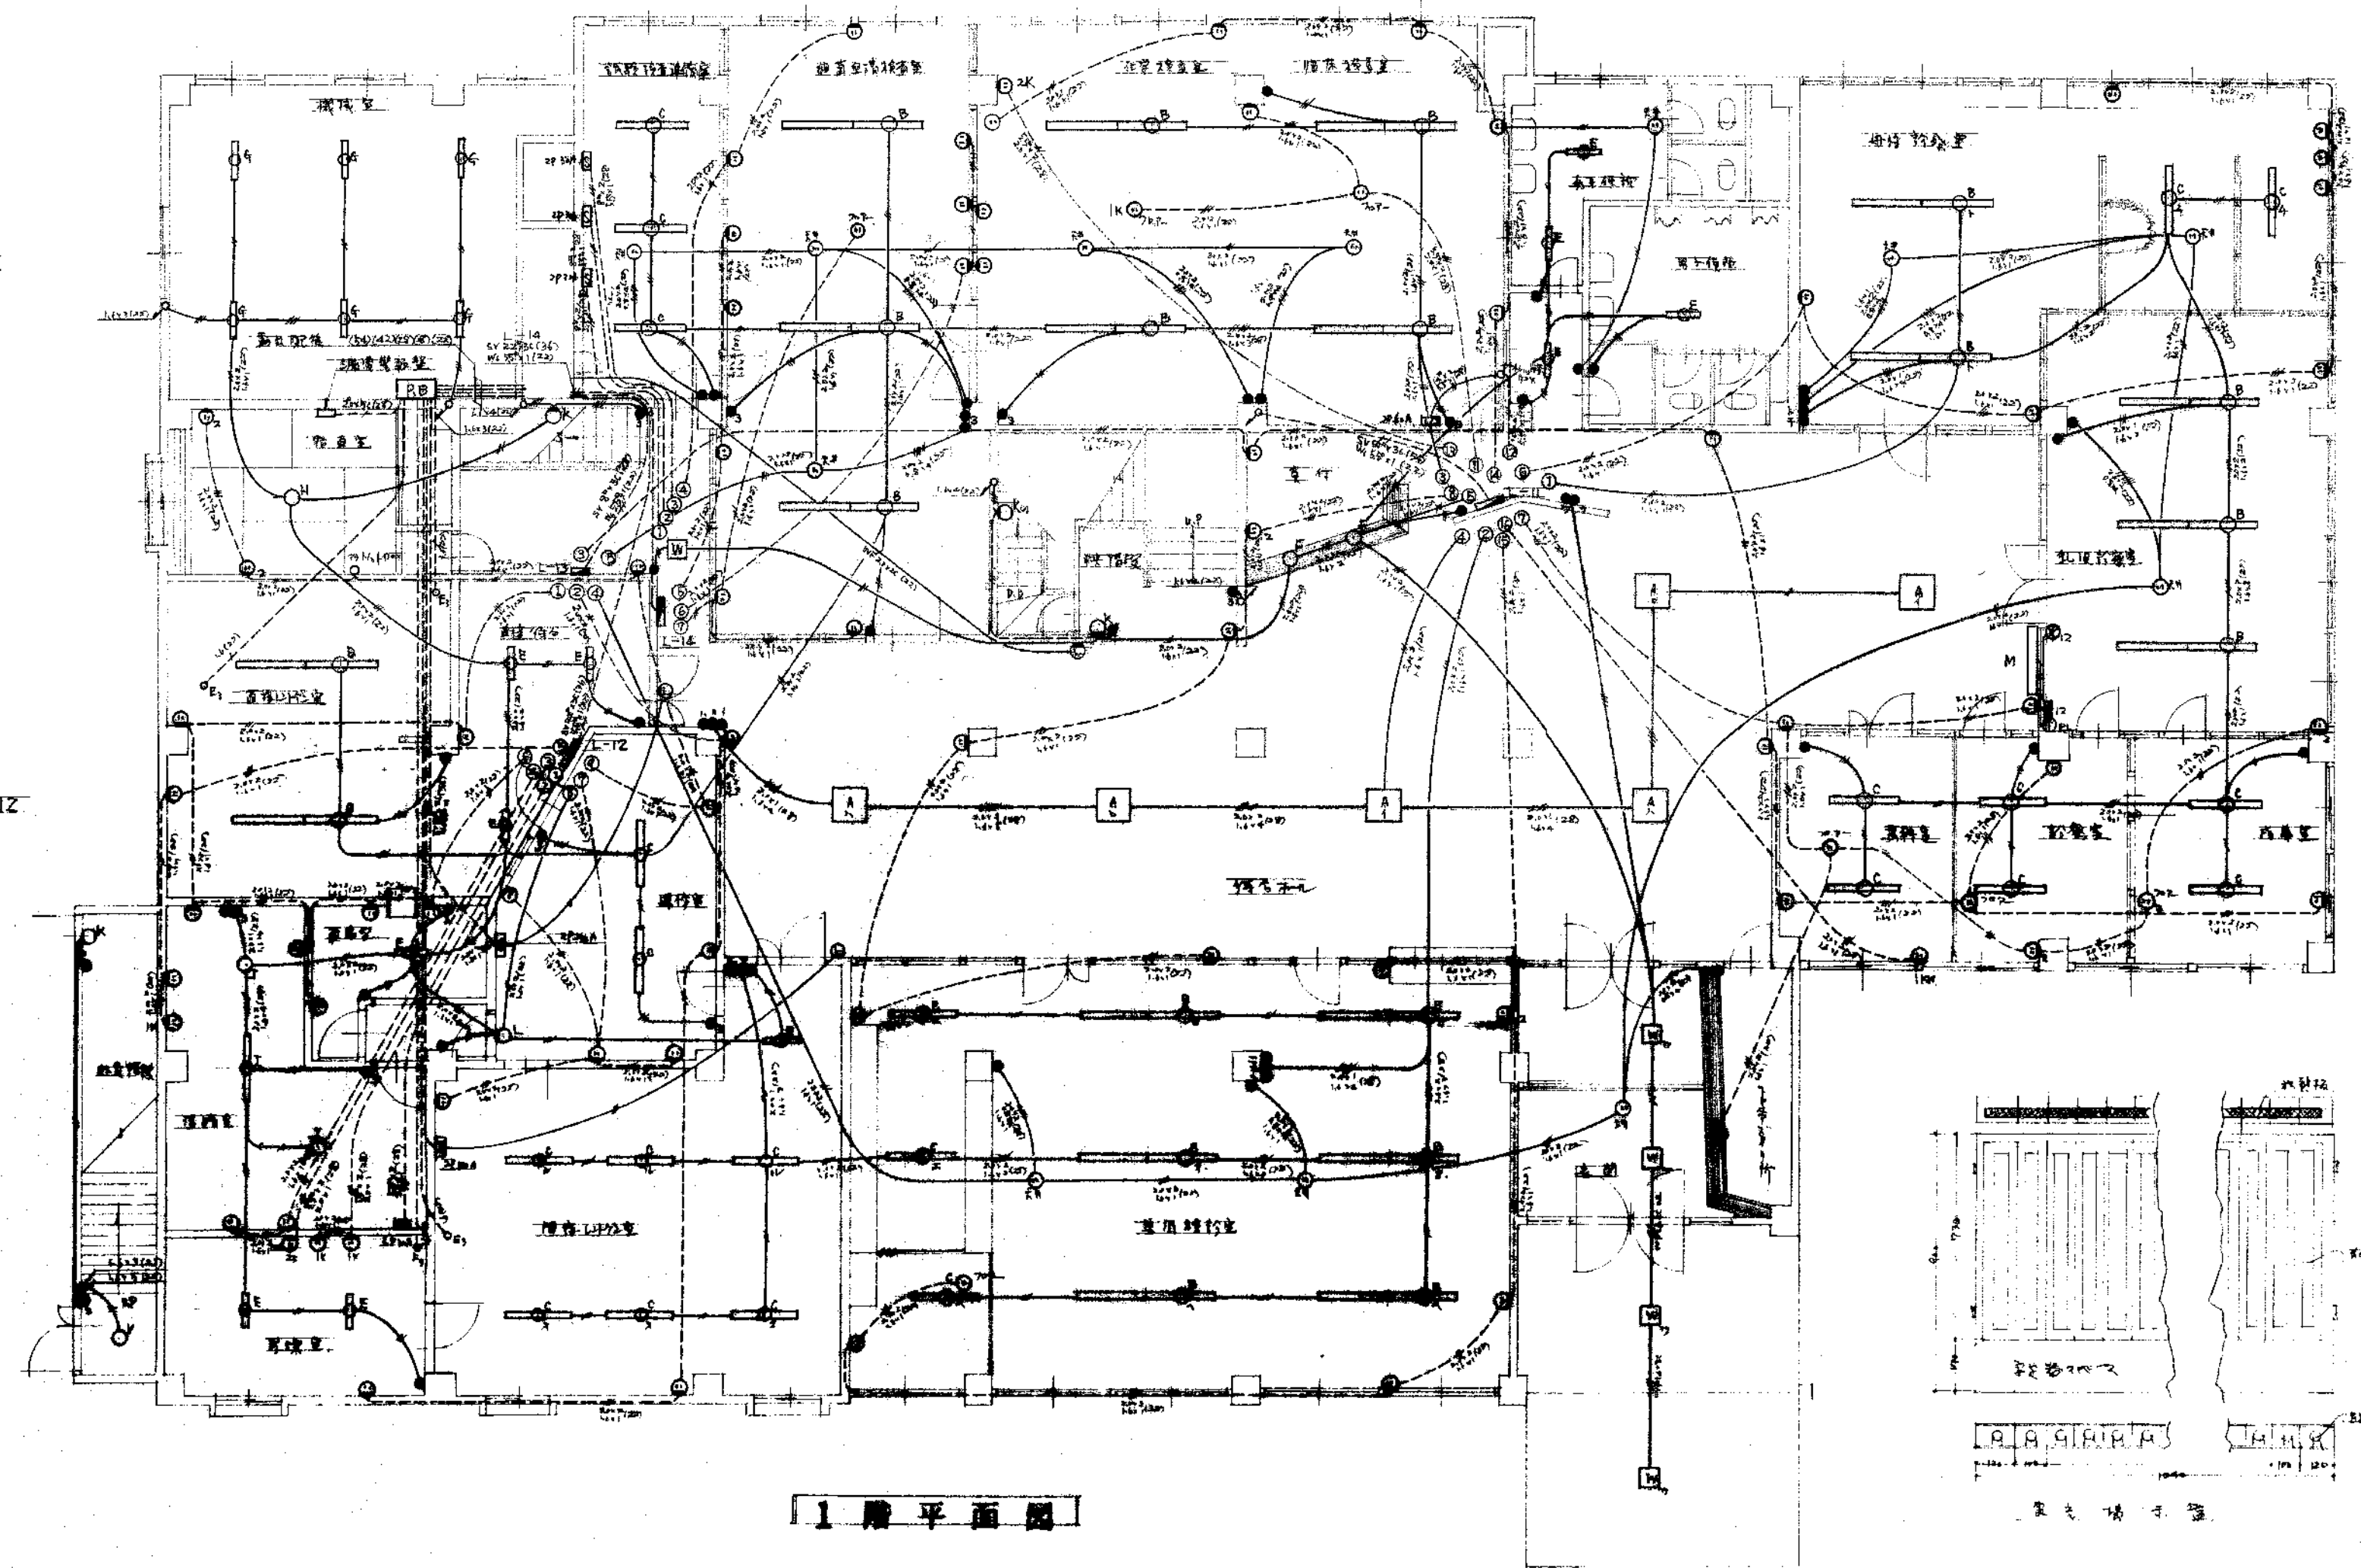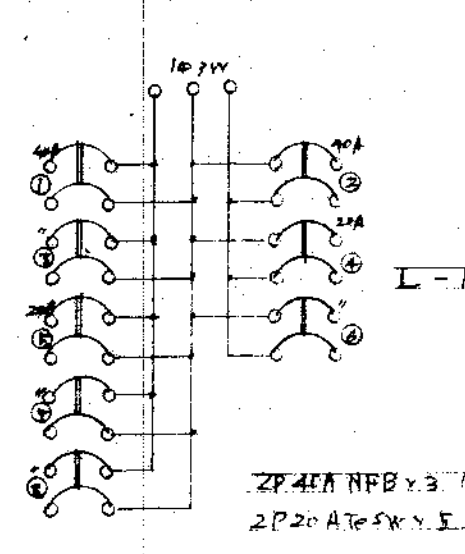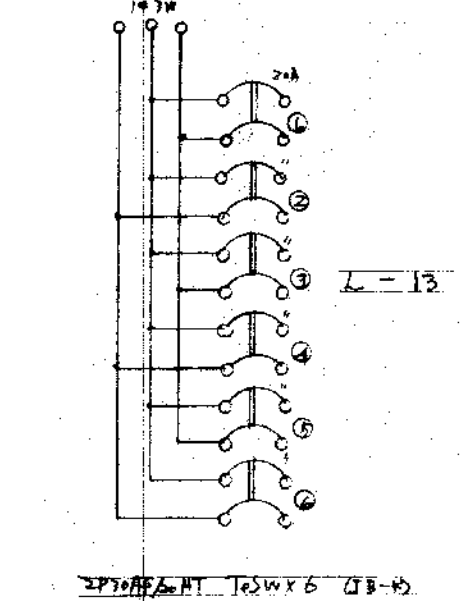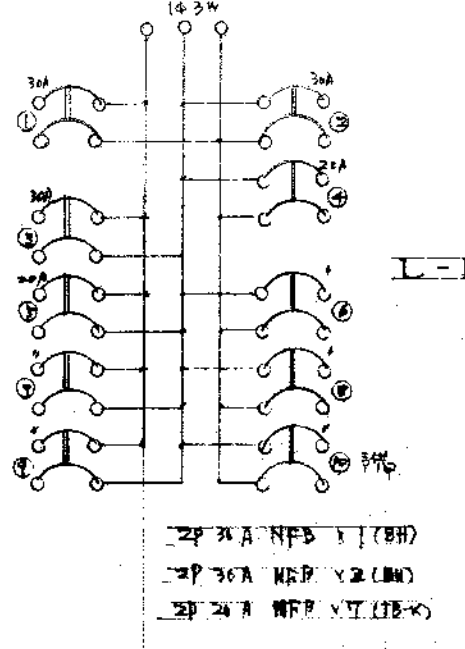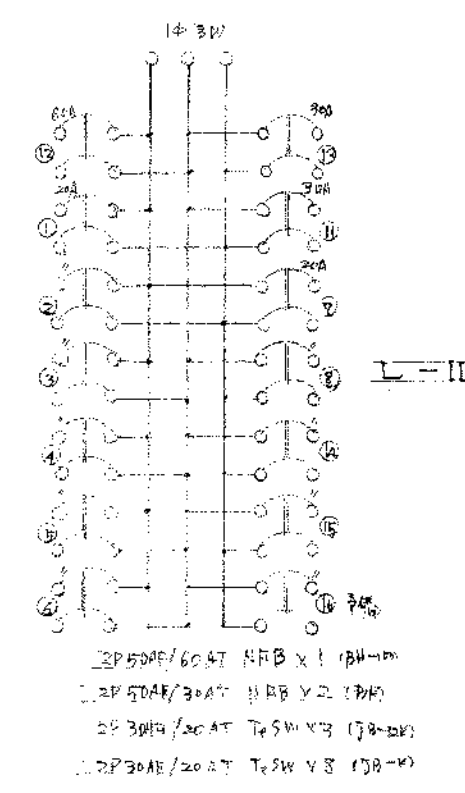


記号	品名	数量	単位	備考
A	電線用遮断器	200V 4.5A	5	100V
B	電線用遮断器	400V 2.5A	10	200V
C	電線用遮断器	400V 2.5A	20	
D	電線用遮断器	400V 2.5A	2	100V
E	電線用遮断器	400V 2.5A	11	100V
F	電線用遮断器	400V 2.5A	2	100V
G	電線用遮断器	400V 2.5A	4	100V
H	電線用遮断器	400V 2.5A	1	100V
I	電線用遮断器	400V 2.5A	1	100V
J	電線用遮断器	400V 2.5A	2	100V
K	電線用遮断器	400V 2.5A	4	100V
L	電線用遮断器	400V 2.5A	4	100V
M	電線用遮断器	400V 2.5A	1	100V
N	電線用遮断器	400V 2.5A	1	100V
O	電線用遮断器	400V 2.5A	5	100V

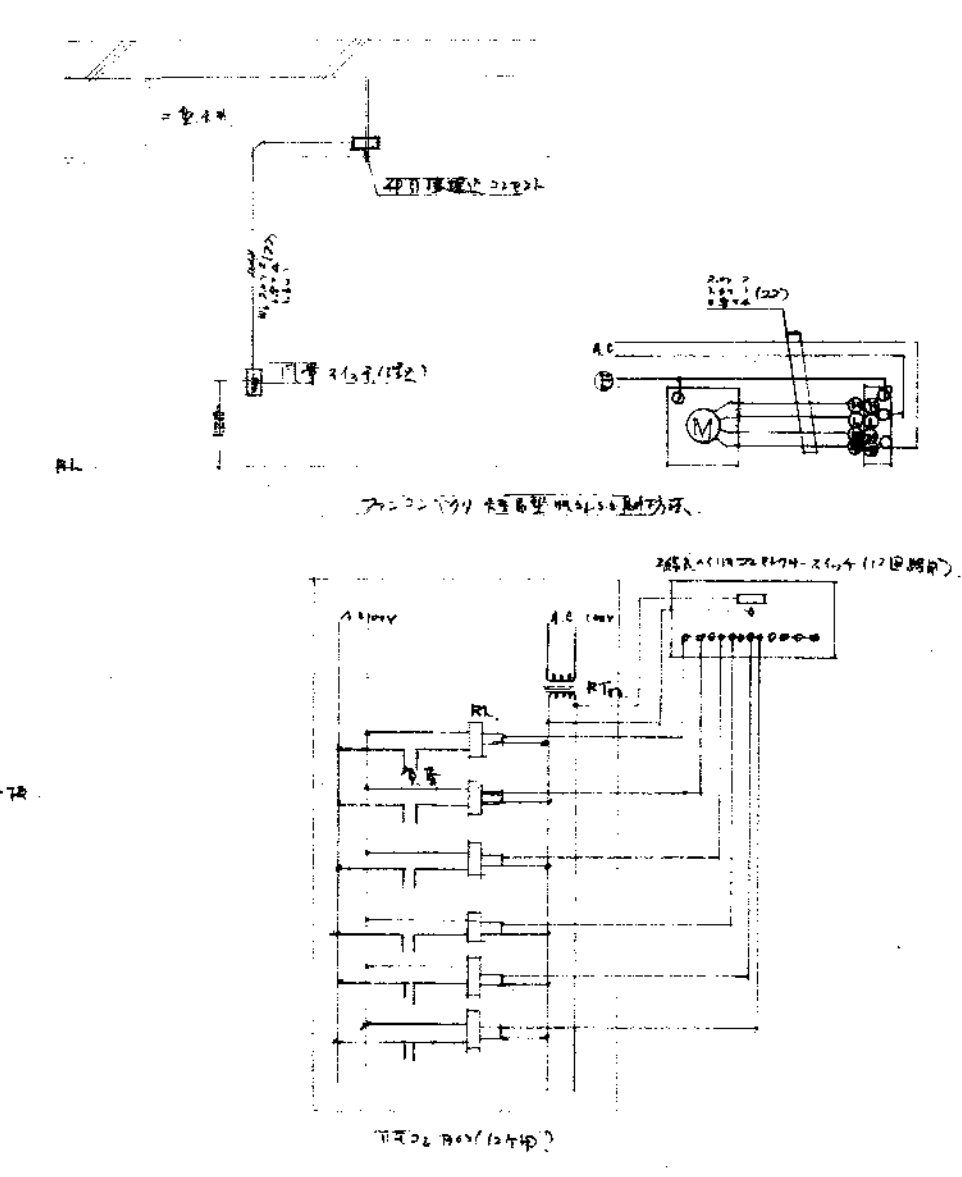

工事名 果支子保健所庁舎新築電気設備工事			
図名 電灯コンセント設備			
図番	縮尺 1/100	設計番号 3	年月日 44.3.3
校閲	主査	設計	写図
中国電気工事株式会社			


23-1002 2/2

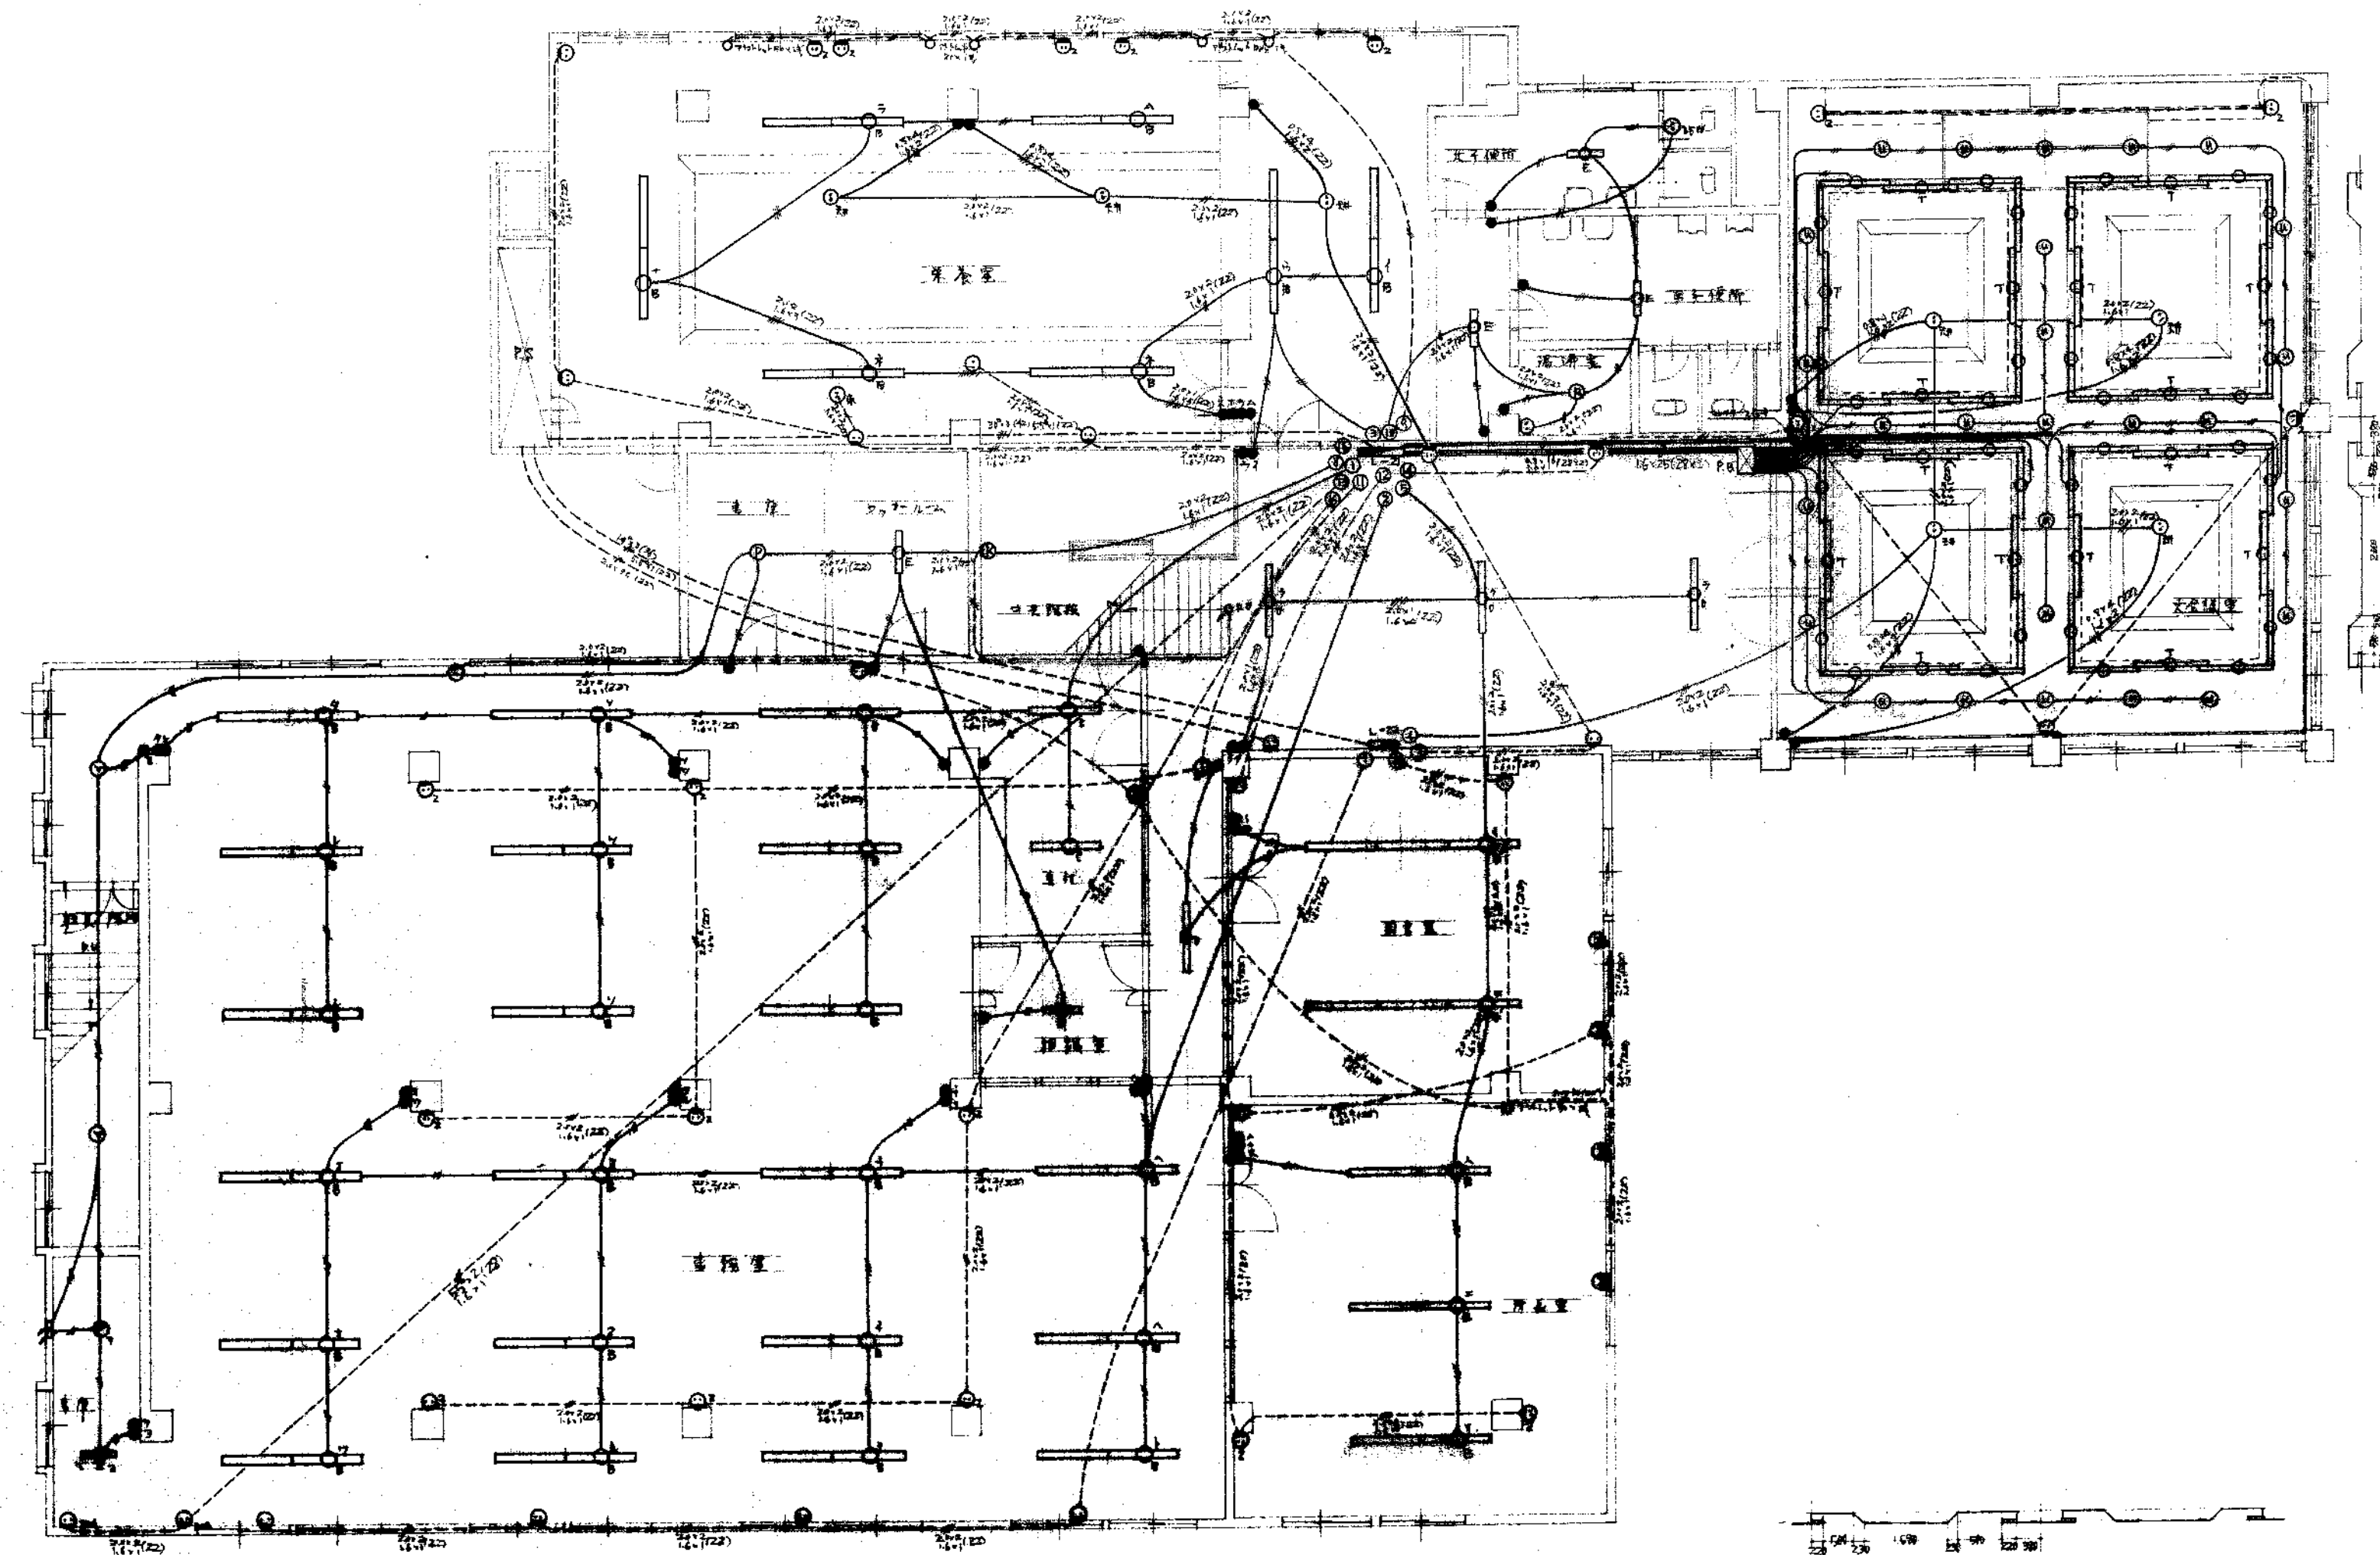

2 階 平 面 図

記号	品名	仕様	数量	単位	備 考
B	照明器具	40W 12×2 5.5H	31	個	
B		40W 12×2 5.5H	2	個	
C		40W 12×2 5.5H	4	個	
D	照明器具	40W 12×2 5.5H	18	個	20-1-15
E	照明器具	40W 12×2 5.5H	6	個	
F	照明器具	40W 12×2 5.5H	27	個	
G	照明器具	40W 12×2 5.5H	1	個	
H	照明器具	40W 12×2 5.5H	2	個	
I	照明器具	40W 12×2 5.5H	1	個	
J	照明器具	40W 12×2 5.5H	2	個	
K	照明器具	40W 12×2 5.5H	1	個	
L	照明器具	40W 12×2 5.5H	1	個	
M	照明器具	40W 12×2 5.5H	2	個	
N	照明器具	40W 12×2 5.5H	1	個	
O	照明器具	40W 12×2 5.5H	1	個	
P	照明器具	40W 12×2 5.5H	1	個	
Q	照明器具	40W 12×2 5.5H	1	個	
R	照明器具	40W 12×2 5.5H	1	個	
S	照明器具	40W 12×2 5.5H	1	個	
T	照明器具	40W 12×2 5.5H	1	個	
U	照明器具	40W 12×2 5.5H	1	個	
V	照明器具	40W 12×2 5.5H	1	個	
W	照明器具	40W 12×2 5.5H	1	個	
X	照明器具	40W 12×2 5.5H	1	個	
Y	照明器具	40W 12×2 5.5H	1	個	
Z	照明器具	40W 12×2 5.5H	1	個	


工事名 県立米子保健所庁舎新築電気設備工事				
図 名 電気コンセント設備				
図番	縮尺 8:100	設計番号	冊 4	年月日 44.3.3
校 長	主 査	設 計	監 理	監 査
中国電気工事株式会社				

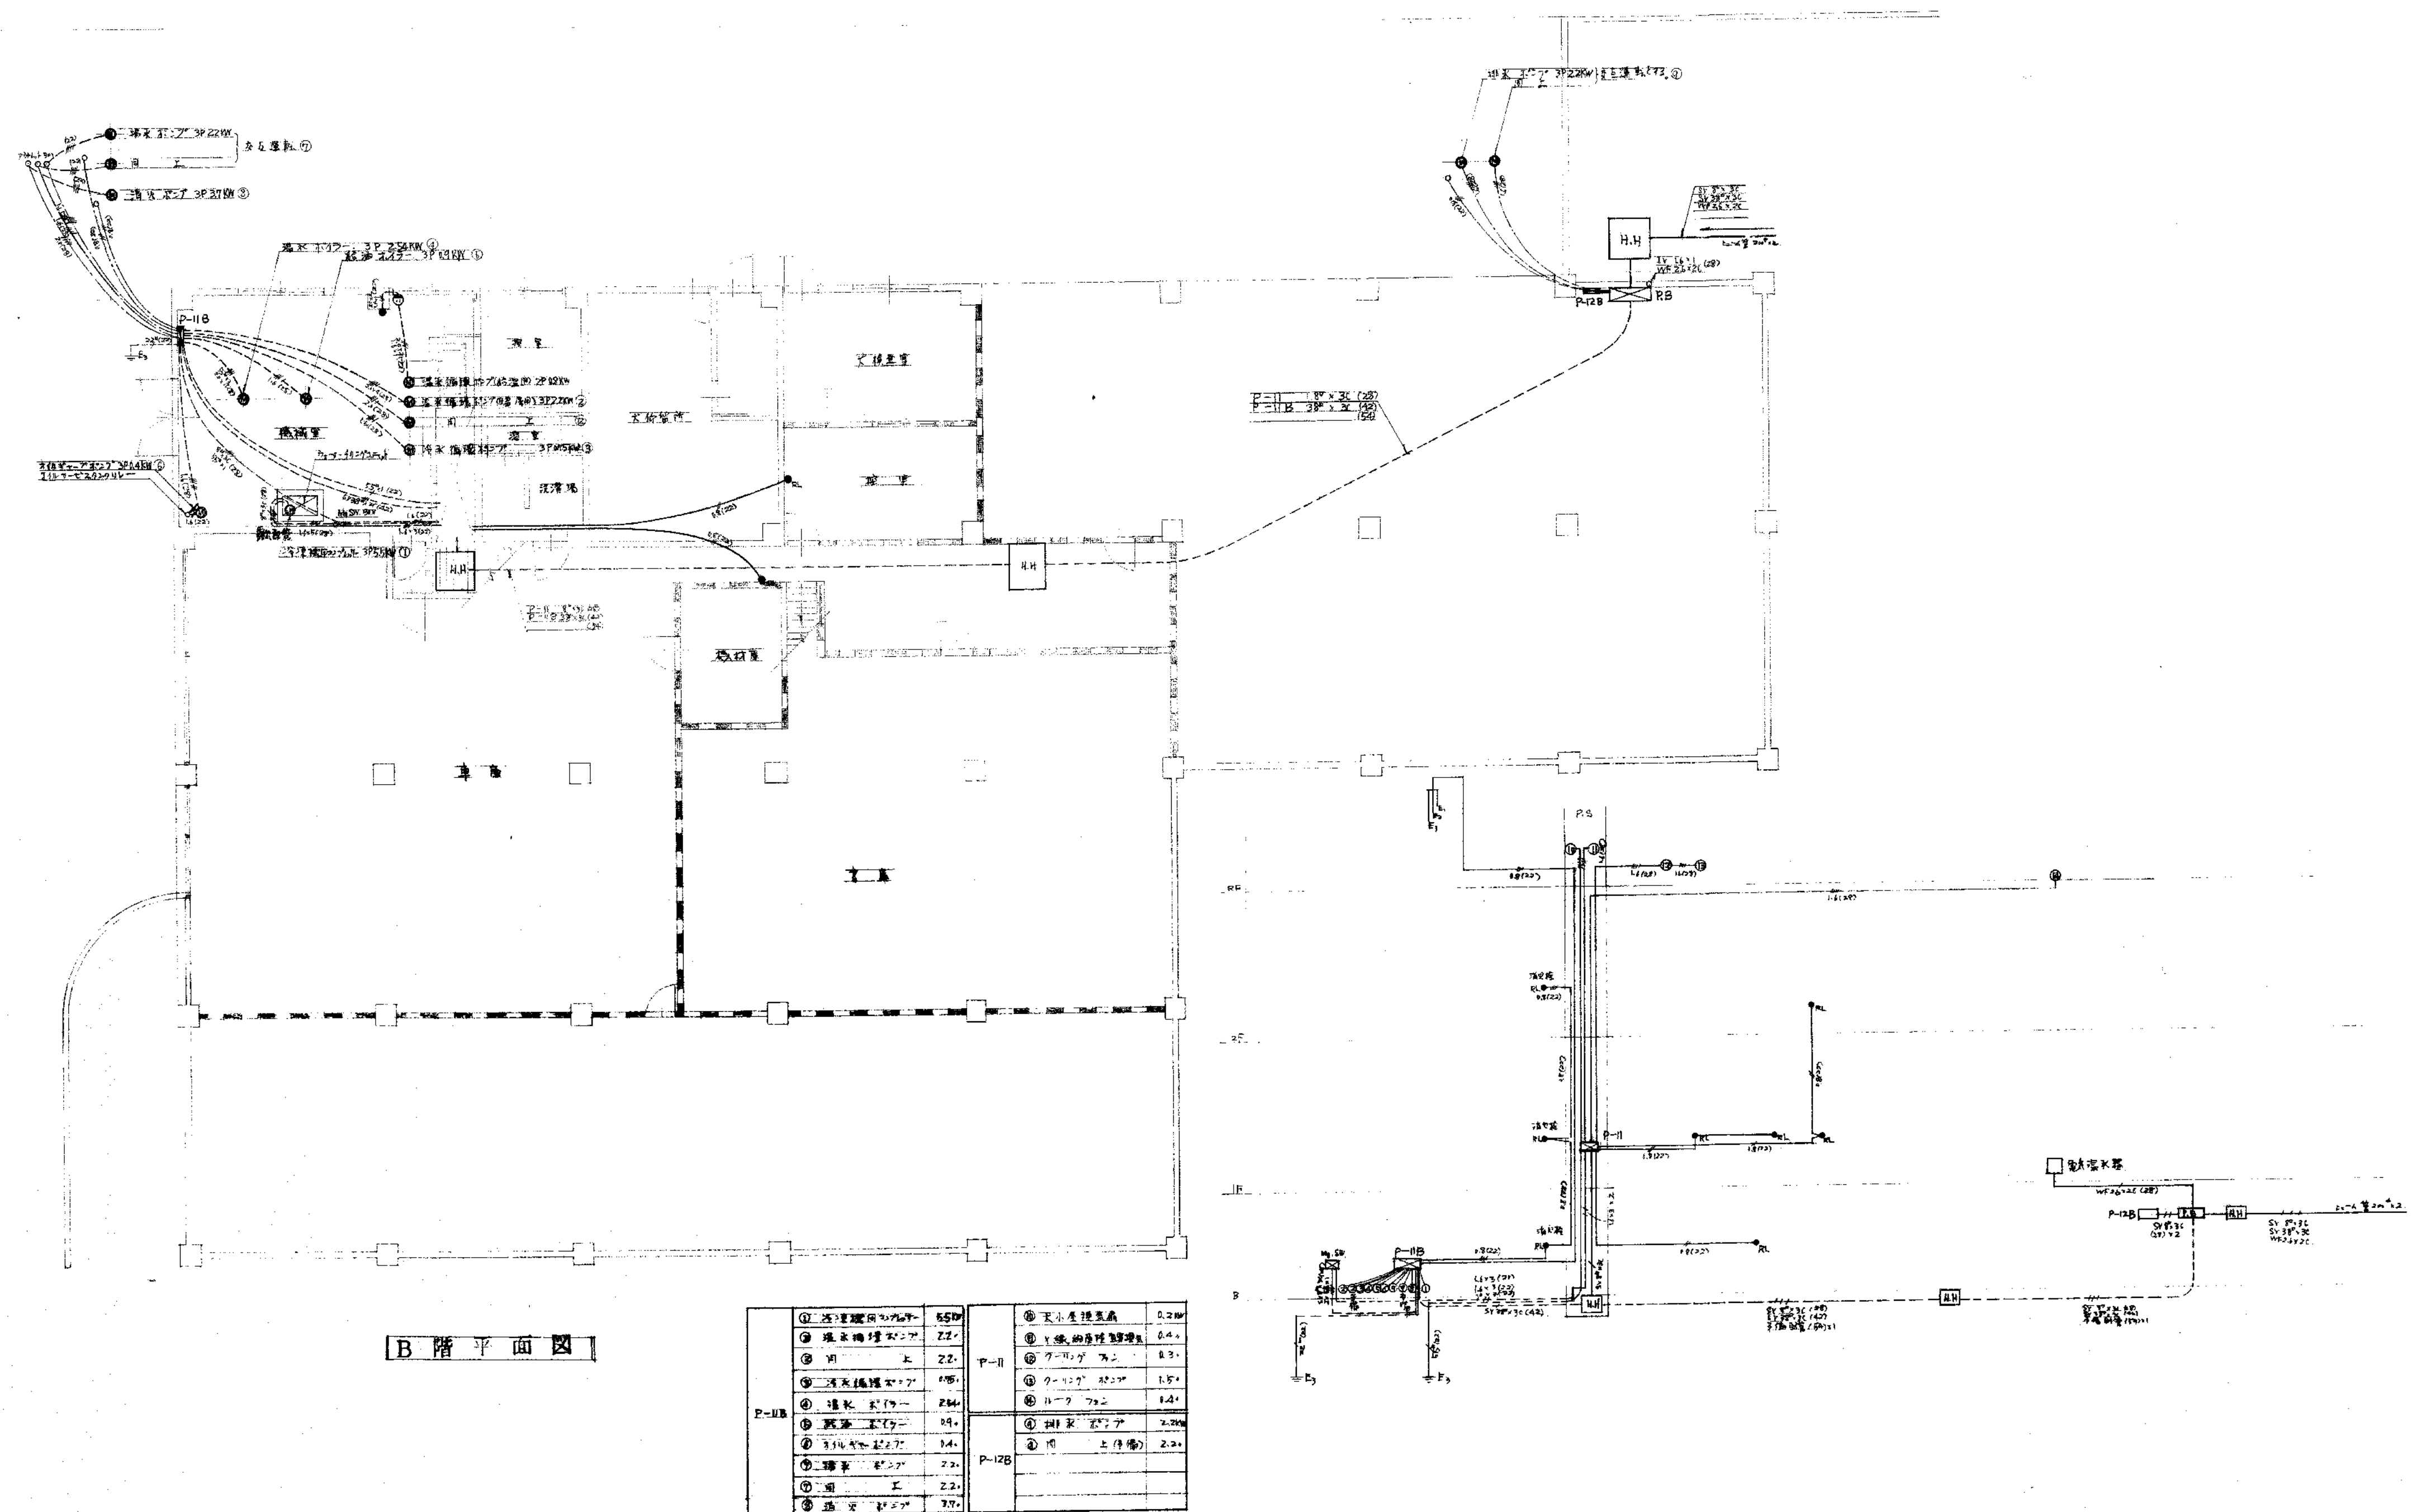


B 階平面図

P-11B	① 浴室	2.20	P-11	① 浴室	2.20
	② 洗面	2.20		② 洗面	2.20
	③ 脱衣	2.20		③ 脱衣	2.20
	④ 更衣	2.20		④ 更衣	2.20
	⑤ 廊下	2.20	P-12B	① 浴室	2.20
	⑥ 洗面	2.20		② 洗面	2.20
	⑦ 脱衣	2.20		③ 脱衣	2.20
	⑧ 更衣	2.20		④ 更衣	2.20


工事名 県立米子保健所庁舎新築電気設備工事			
図名 動力設備		図号 5	
縮尺 8:1	年月日 44.3.3	設計	校閲
中国電気工事株式会社			

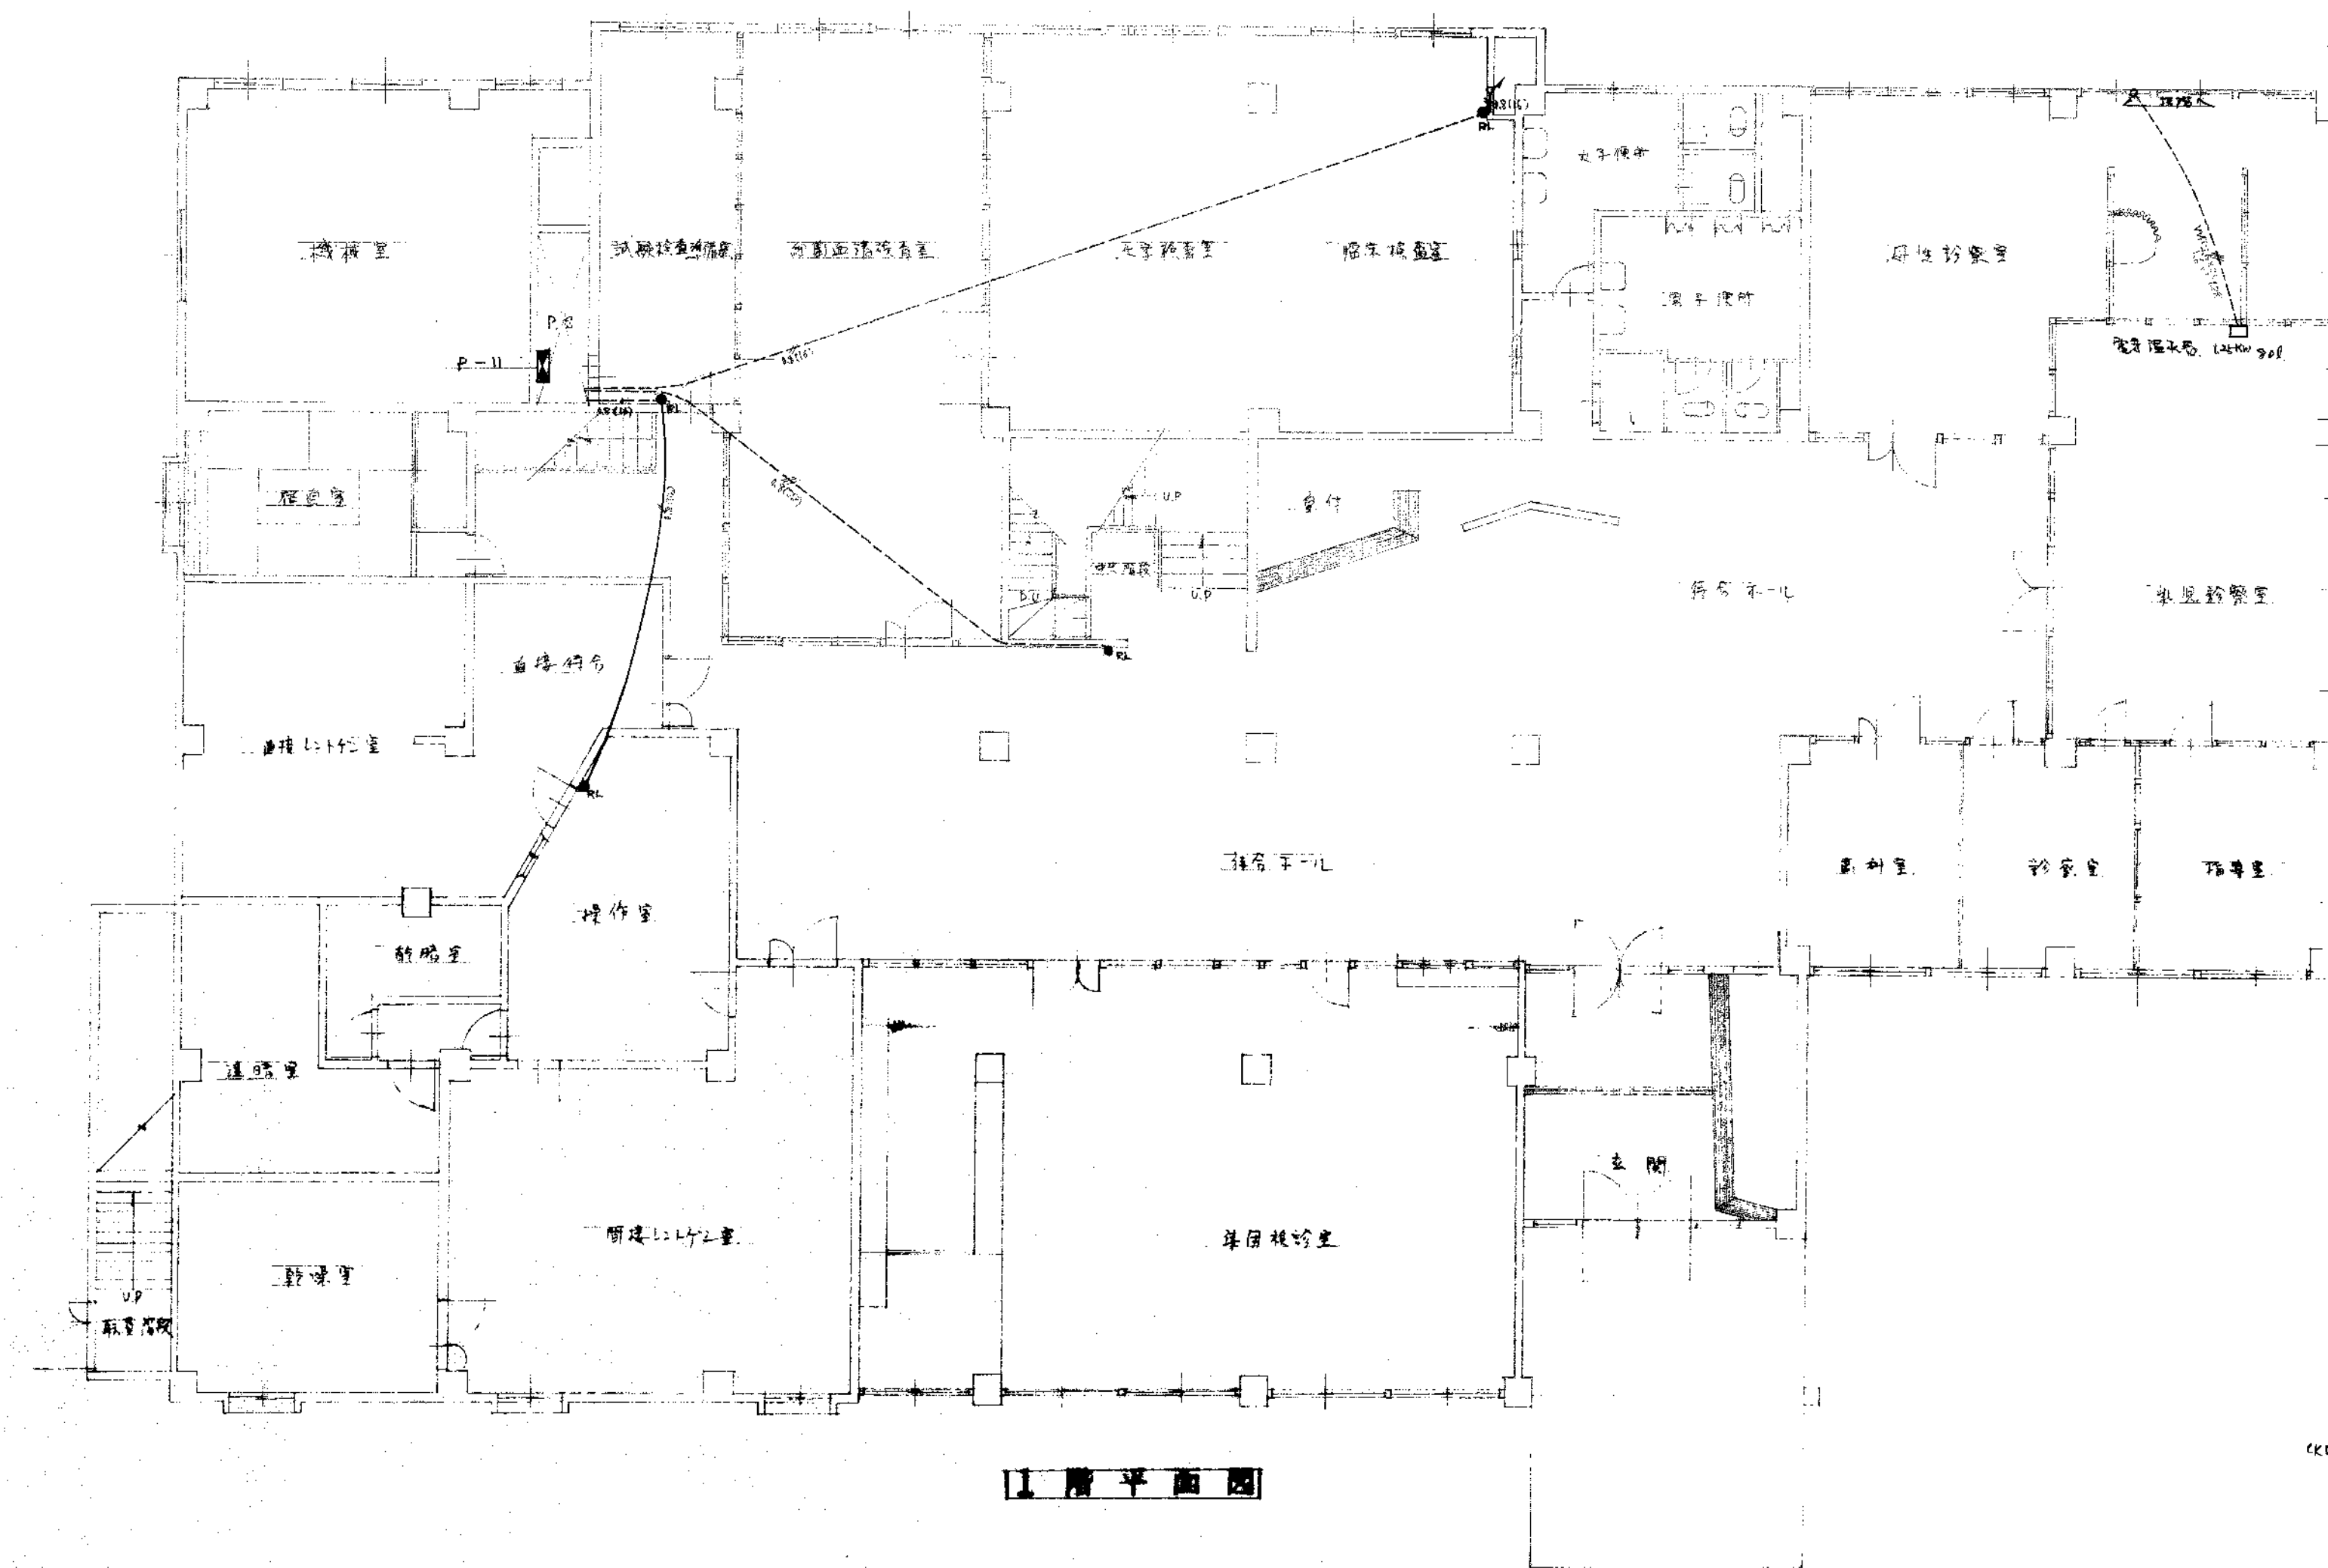

1F 階平面図

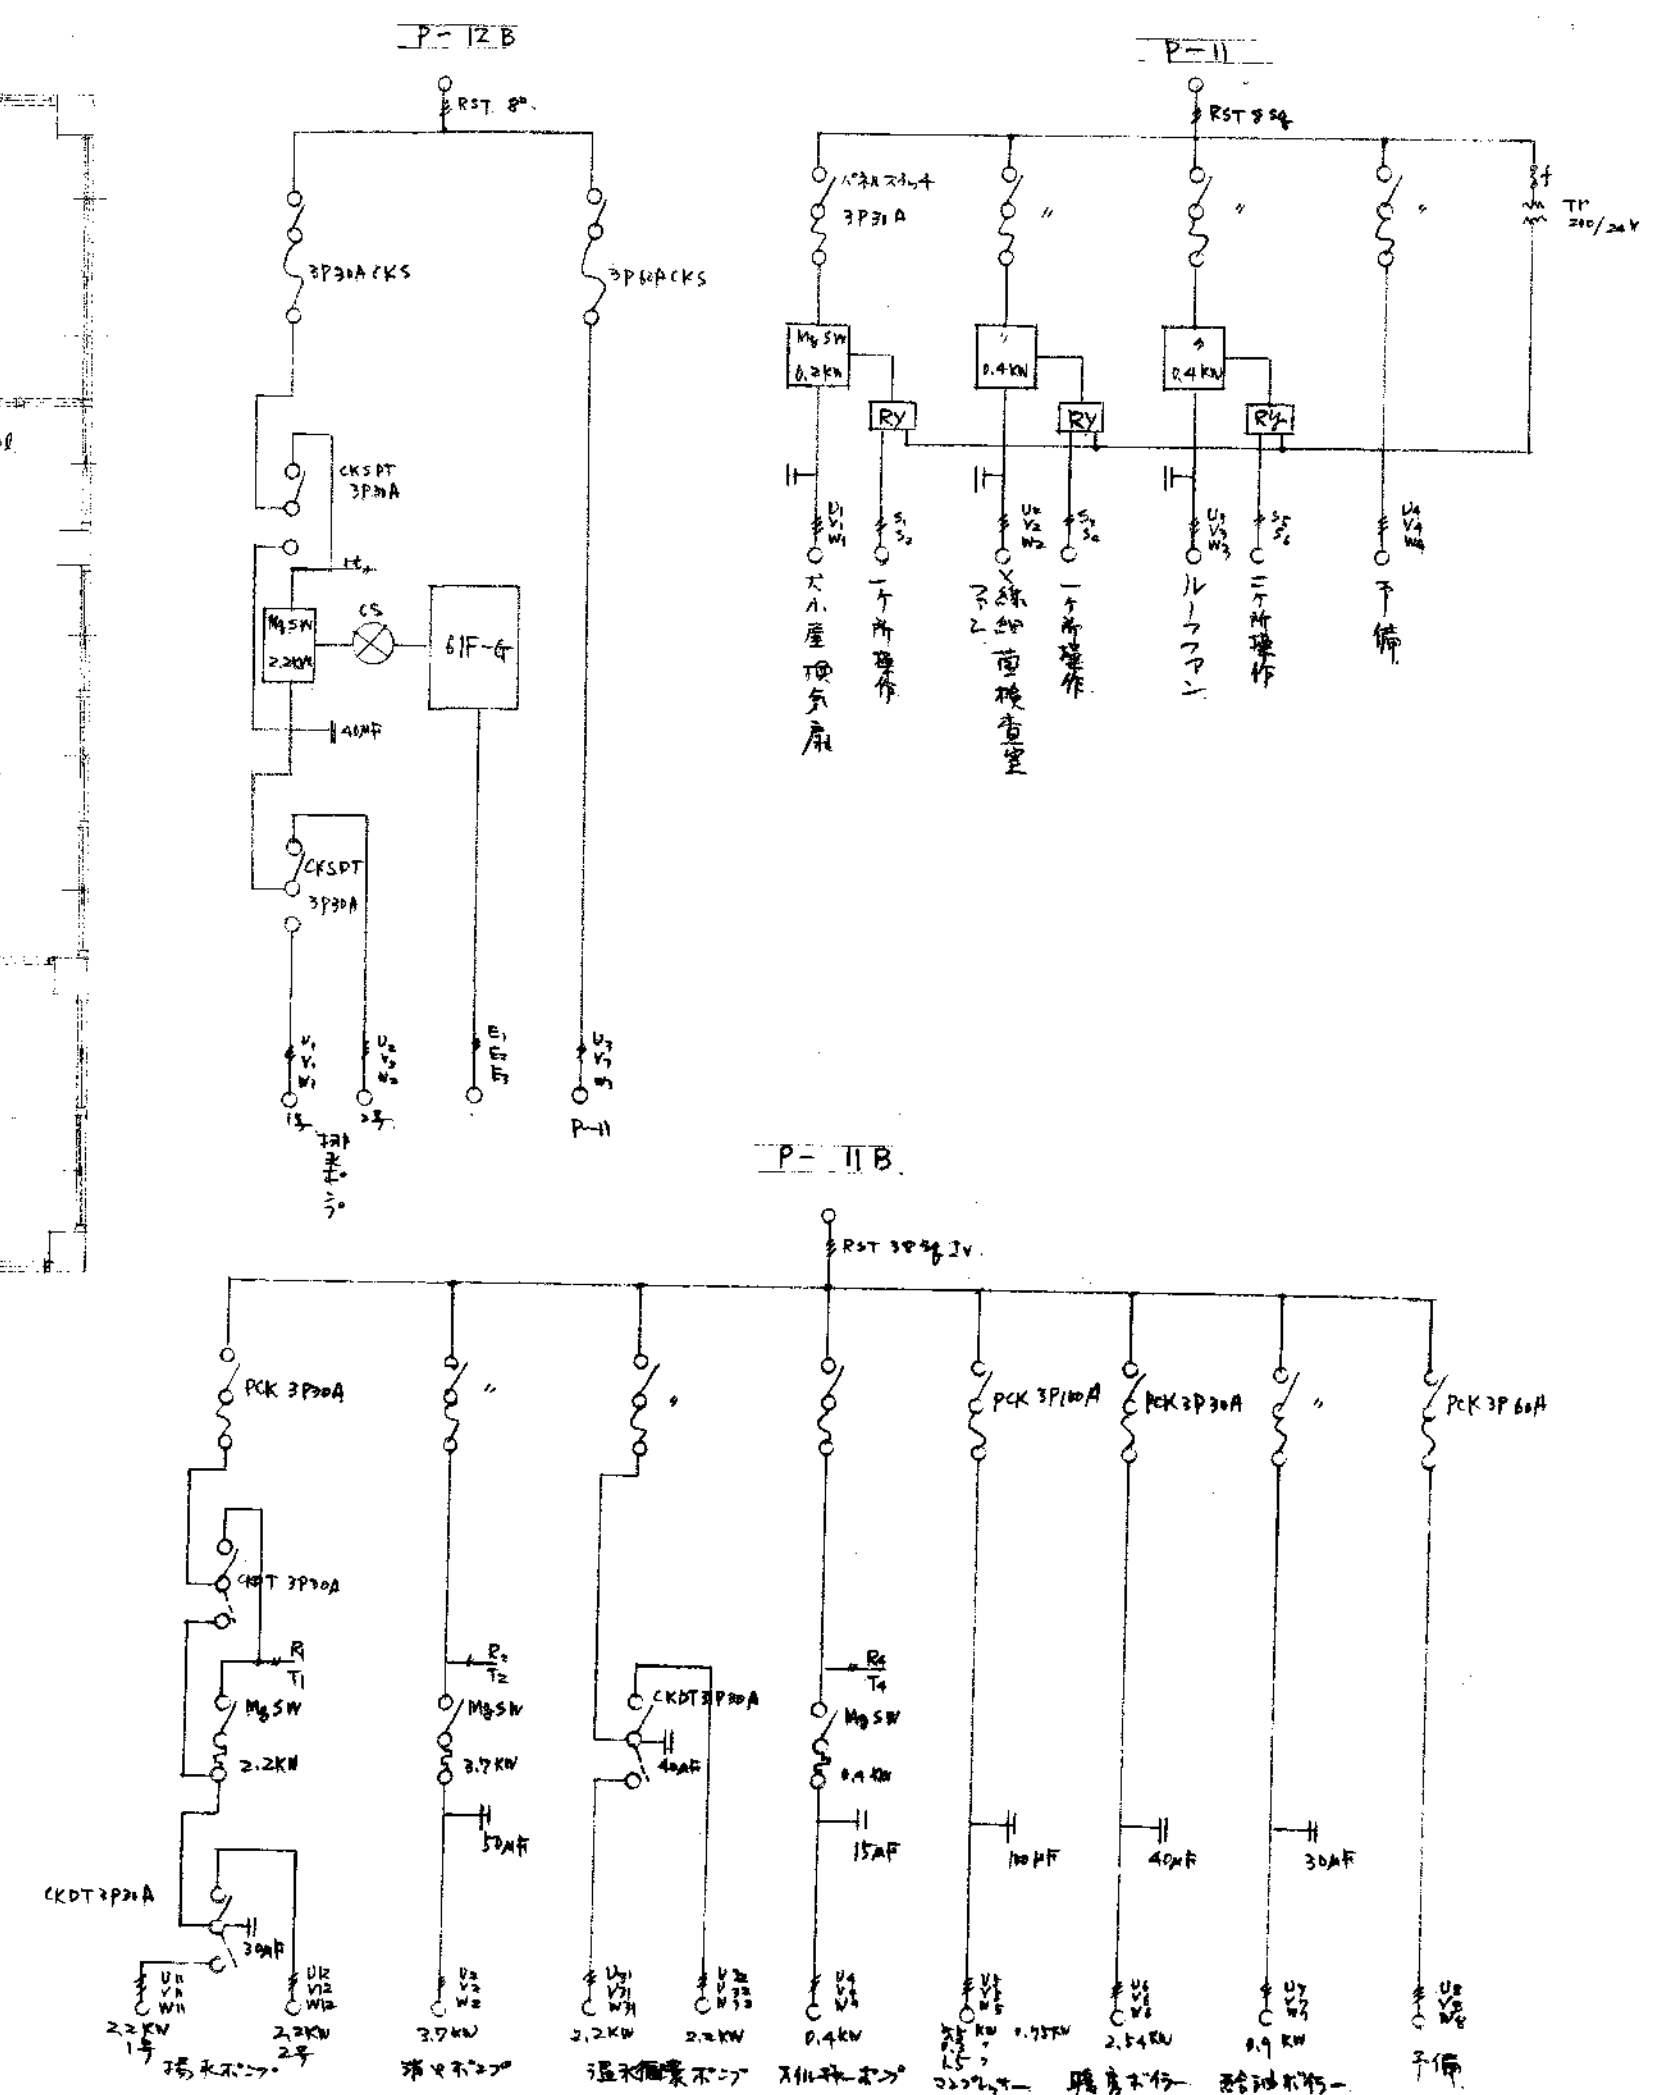


工事名	東京女子保健所庁舎新築電気設備工事			
図名	動力設備			
図番	縮尺 1/100	設計番号	第 6 号	年月日 44.3.3
校閲	主査	設計	写図	監製
中国電気工事株式会社				

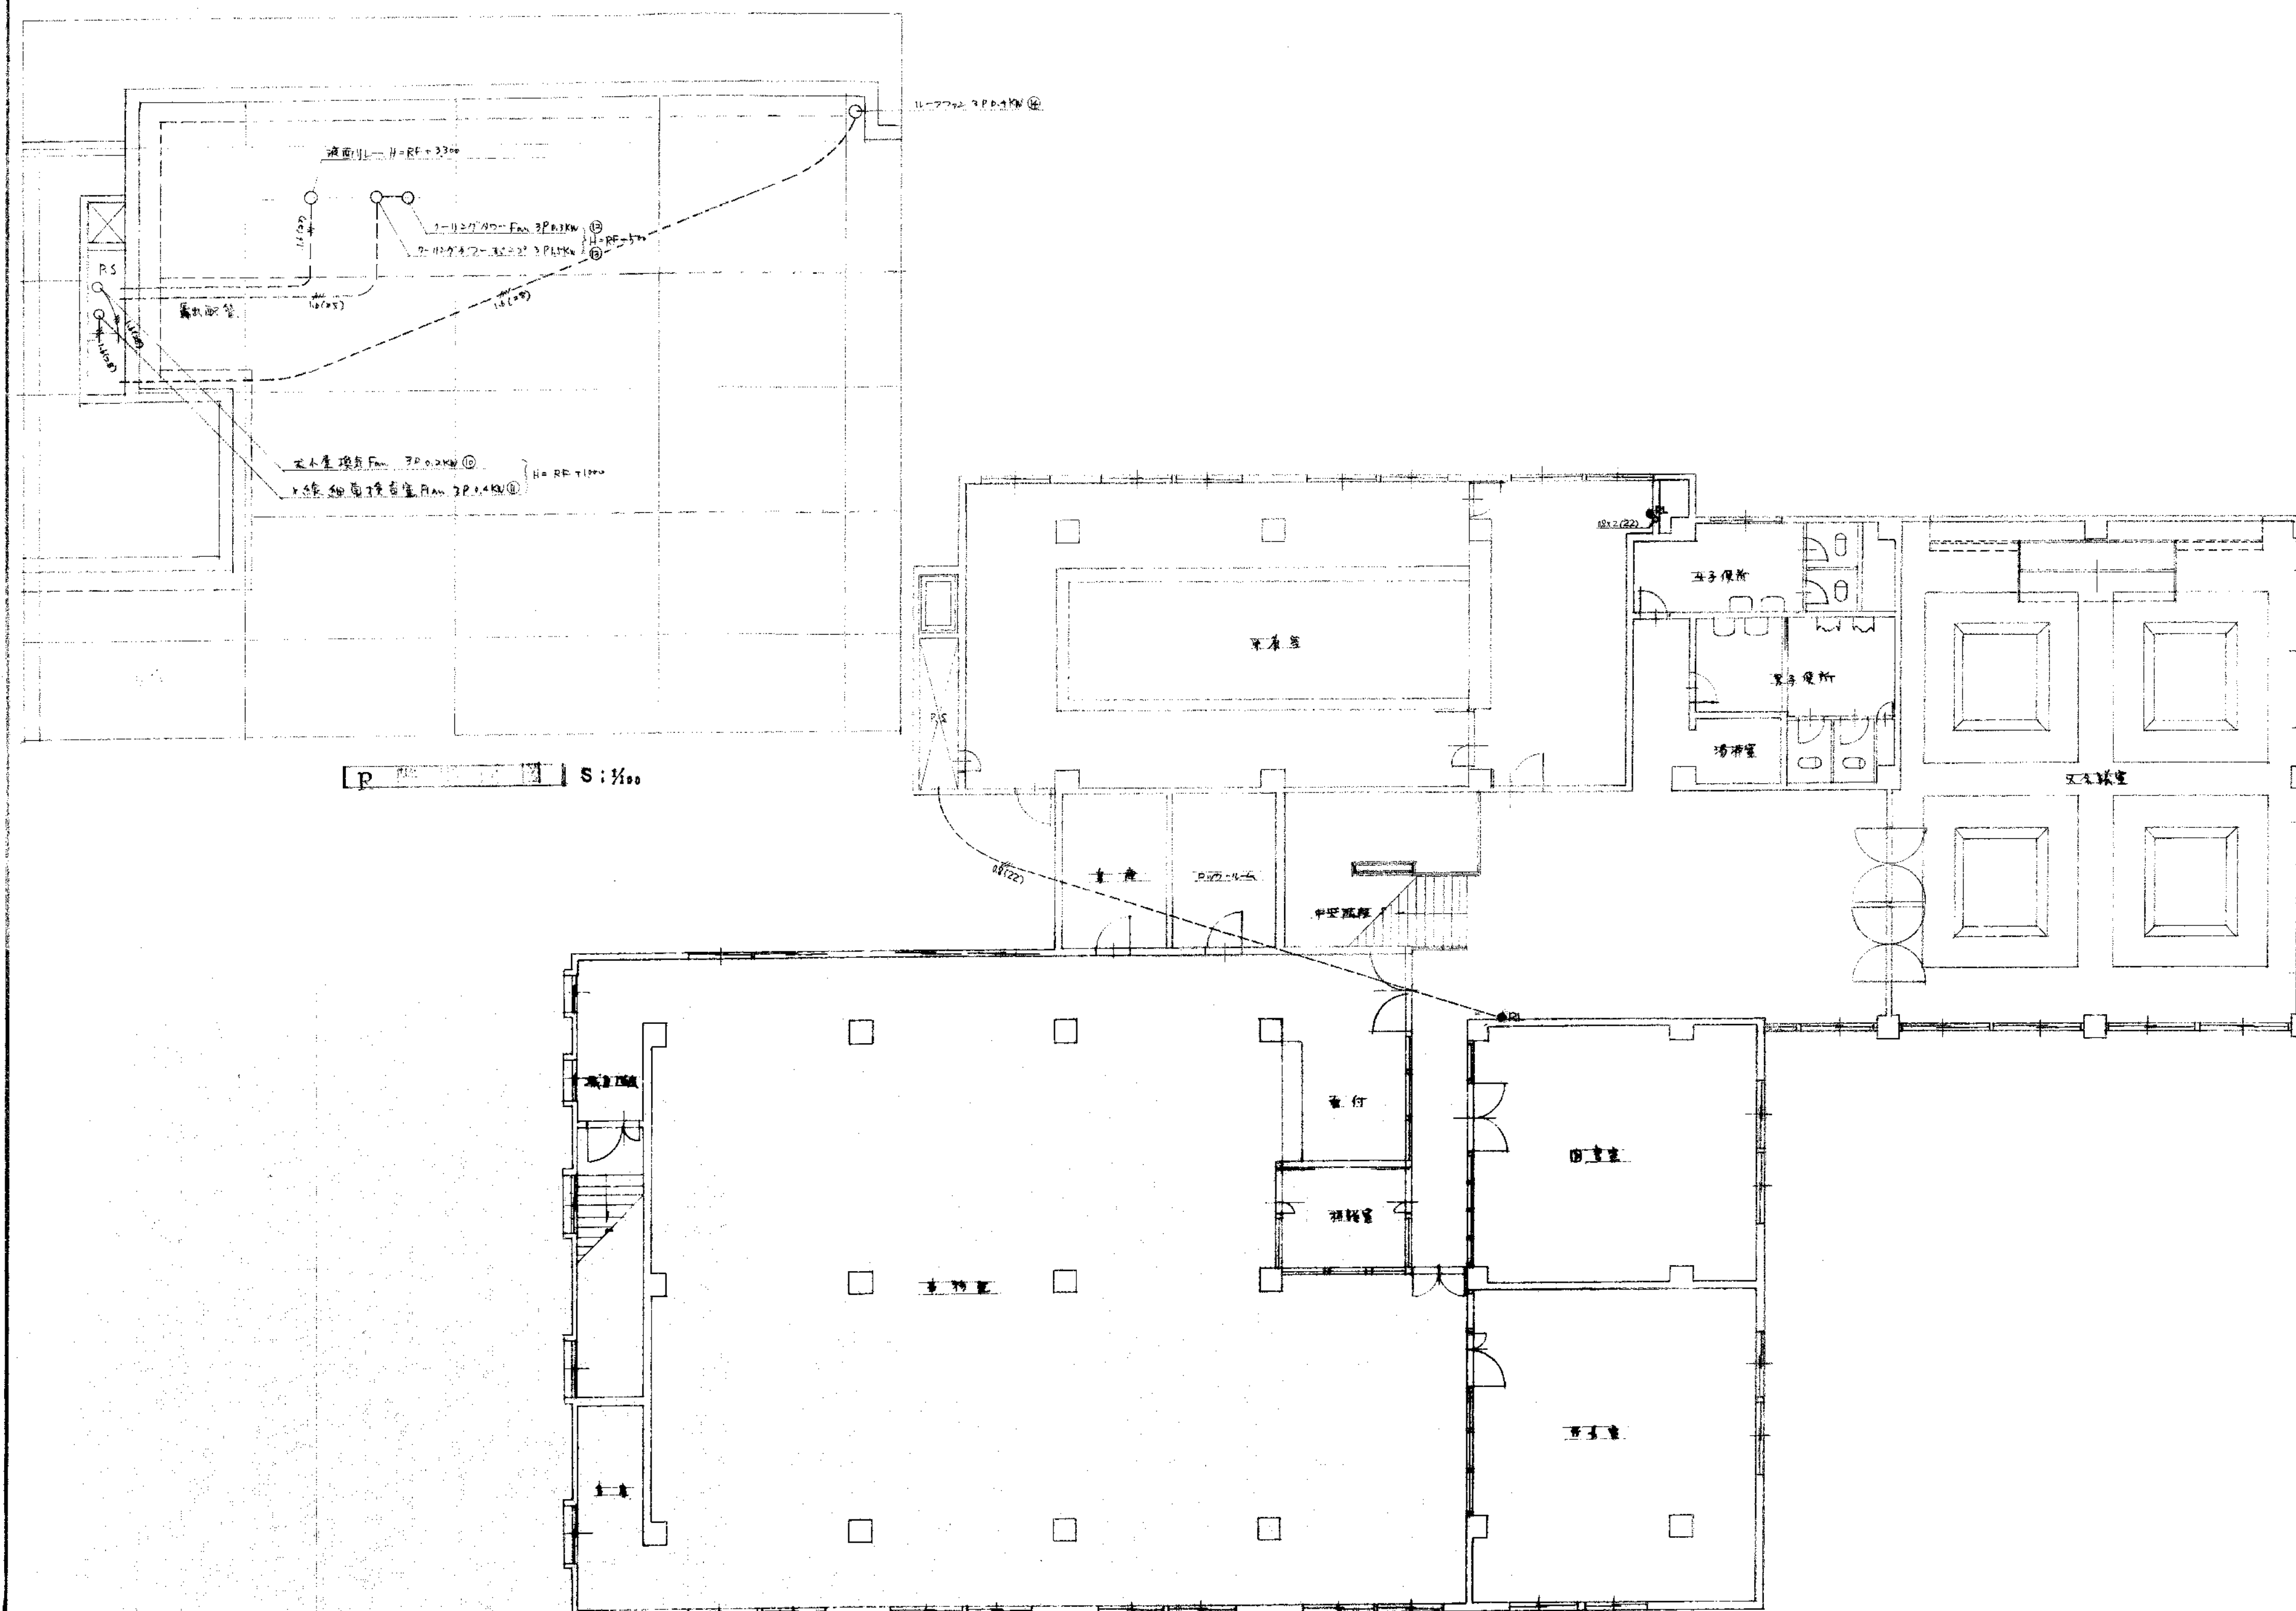


2 階 平 面 図


工事名 県立米子保健所庁舎新築電気設備工事			
図名 電力設備			
図番	縮尺 1/100	設計番号	層 7 年月日 44.3.3
校 長 印	主 査	設 計	校 長 印
中国電気工事株式会社			

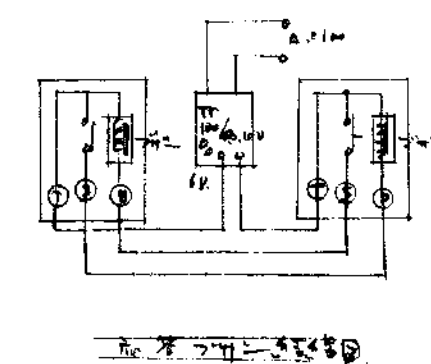

工事名 <u>日立茅子保健所庁舎新築電気設備工事</u>				
因 名 <u>弱 電 設 備</u>				
図番 <u>一</u>	縮尺 <u>S: 1/100</u>	設計者 <u>番 8</u>	年月日 <u>44. 3. 3</u>	
種類 <u>校閱</u>	主 査 <u></u>	設計 <u></u>	写 真 <u></u>	講 義 <u></u>
中国電気工事株式会社				

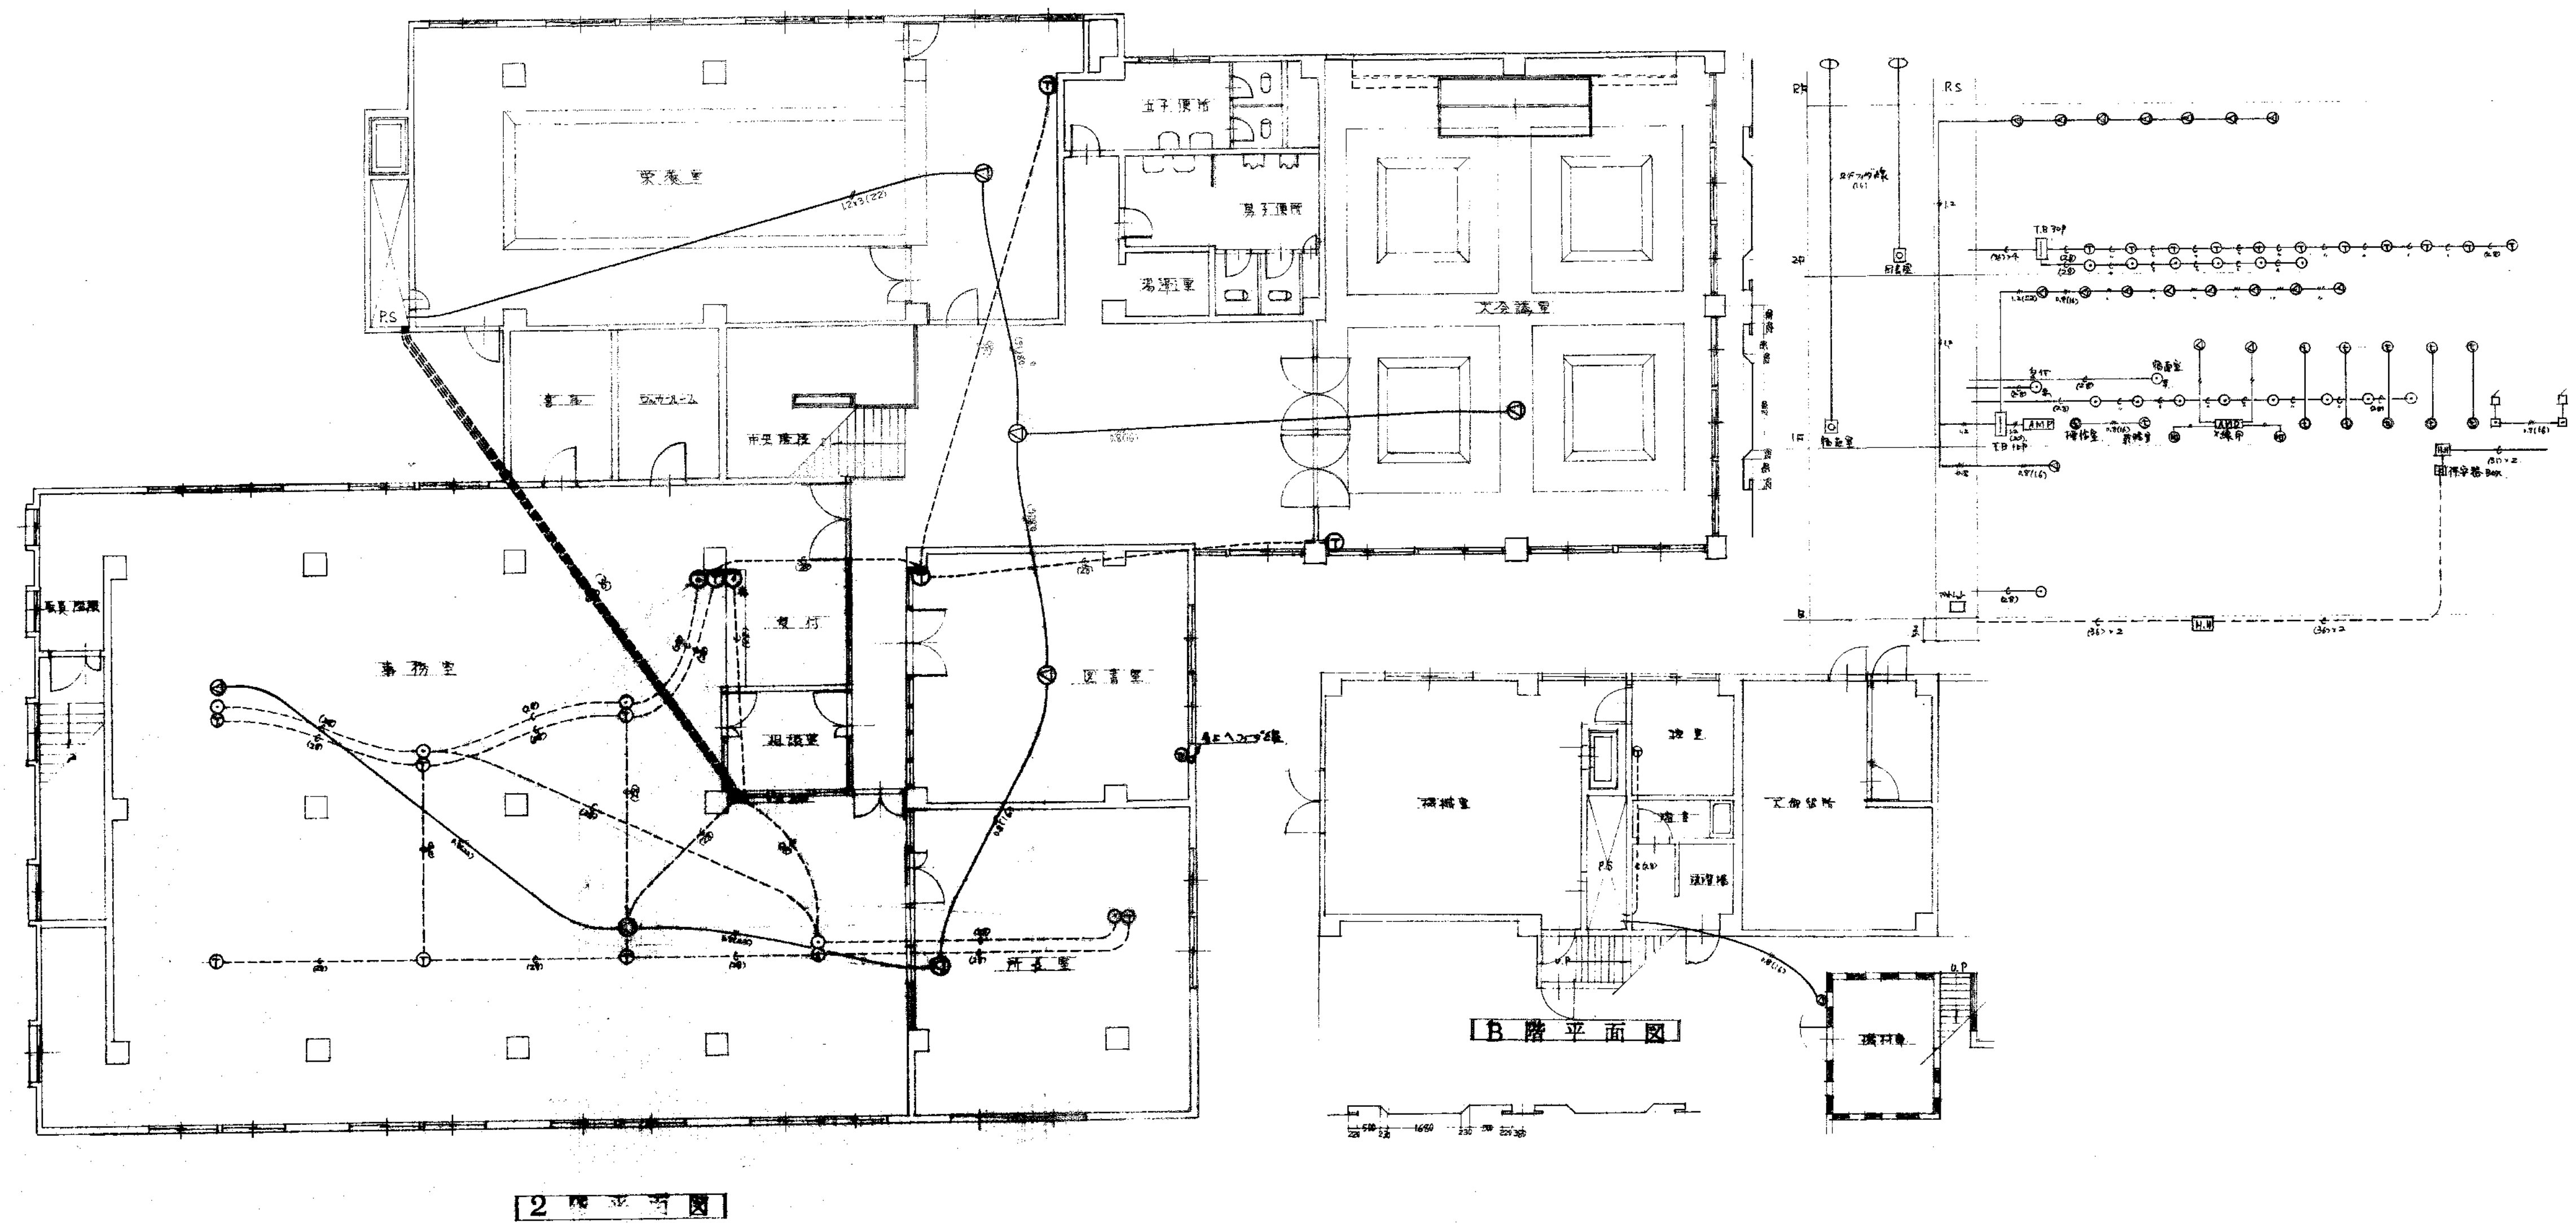


工事名 県立米子保健所庁舎新築電気設備工事				
図名 電気設備				
図番 1	縮尺 8:1/100	設計番号 9	年月日 14.3.3	
校閲	主査	設計	写図	
中国電気工事株式会社				

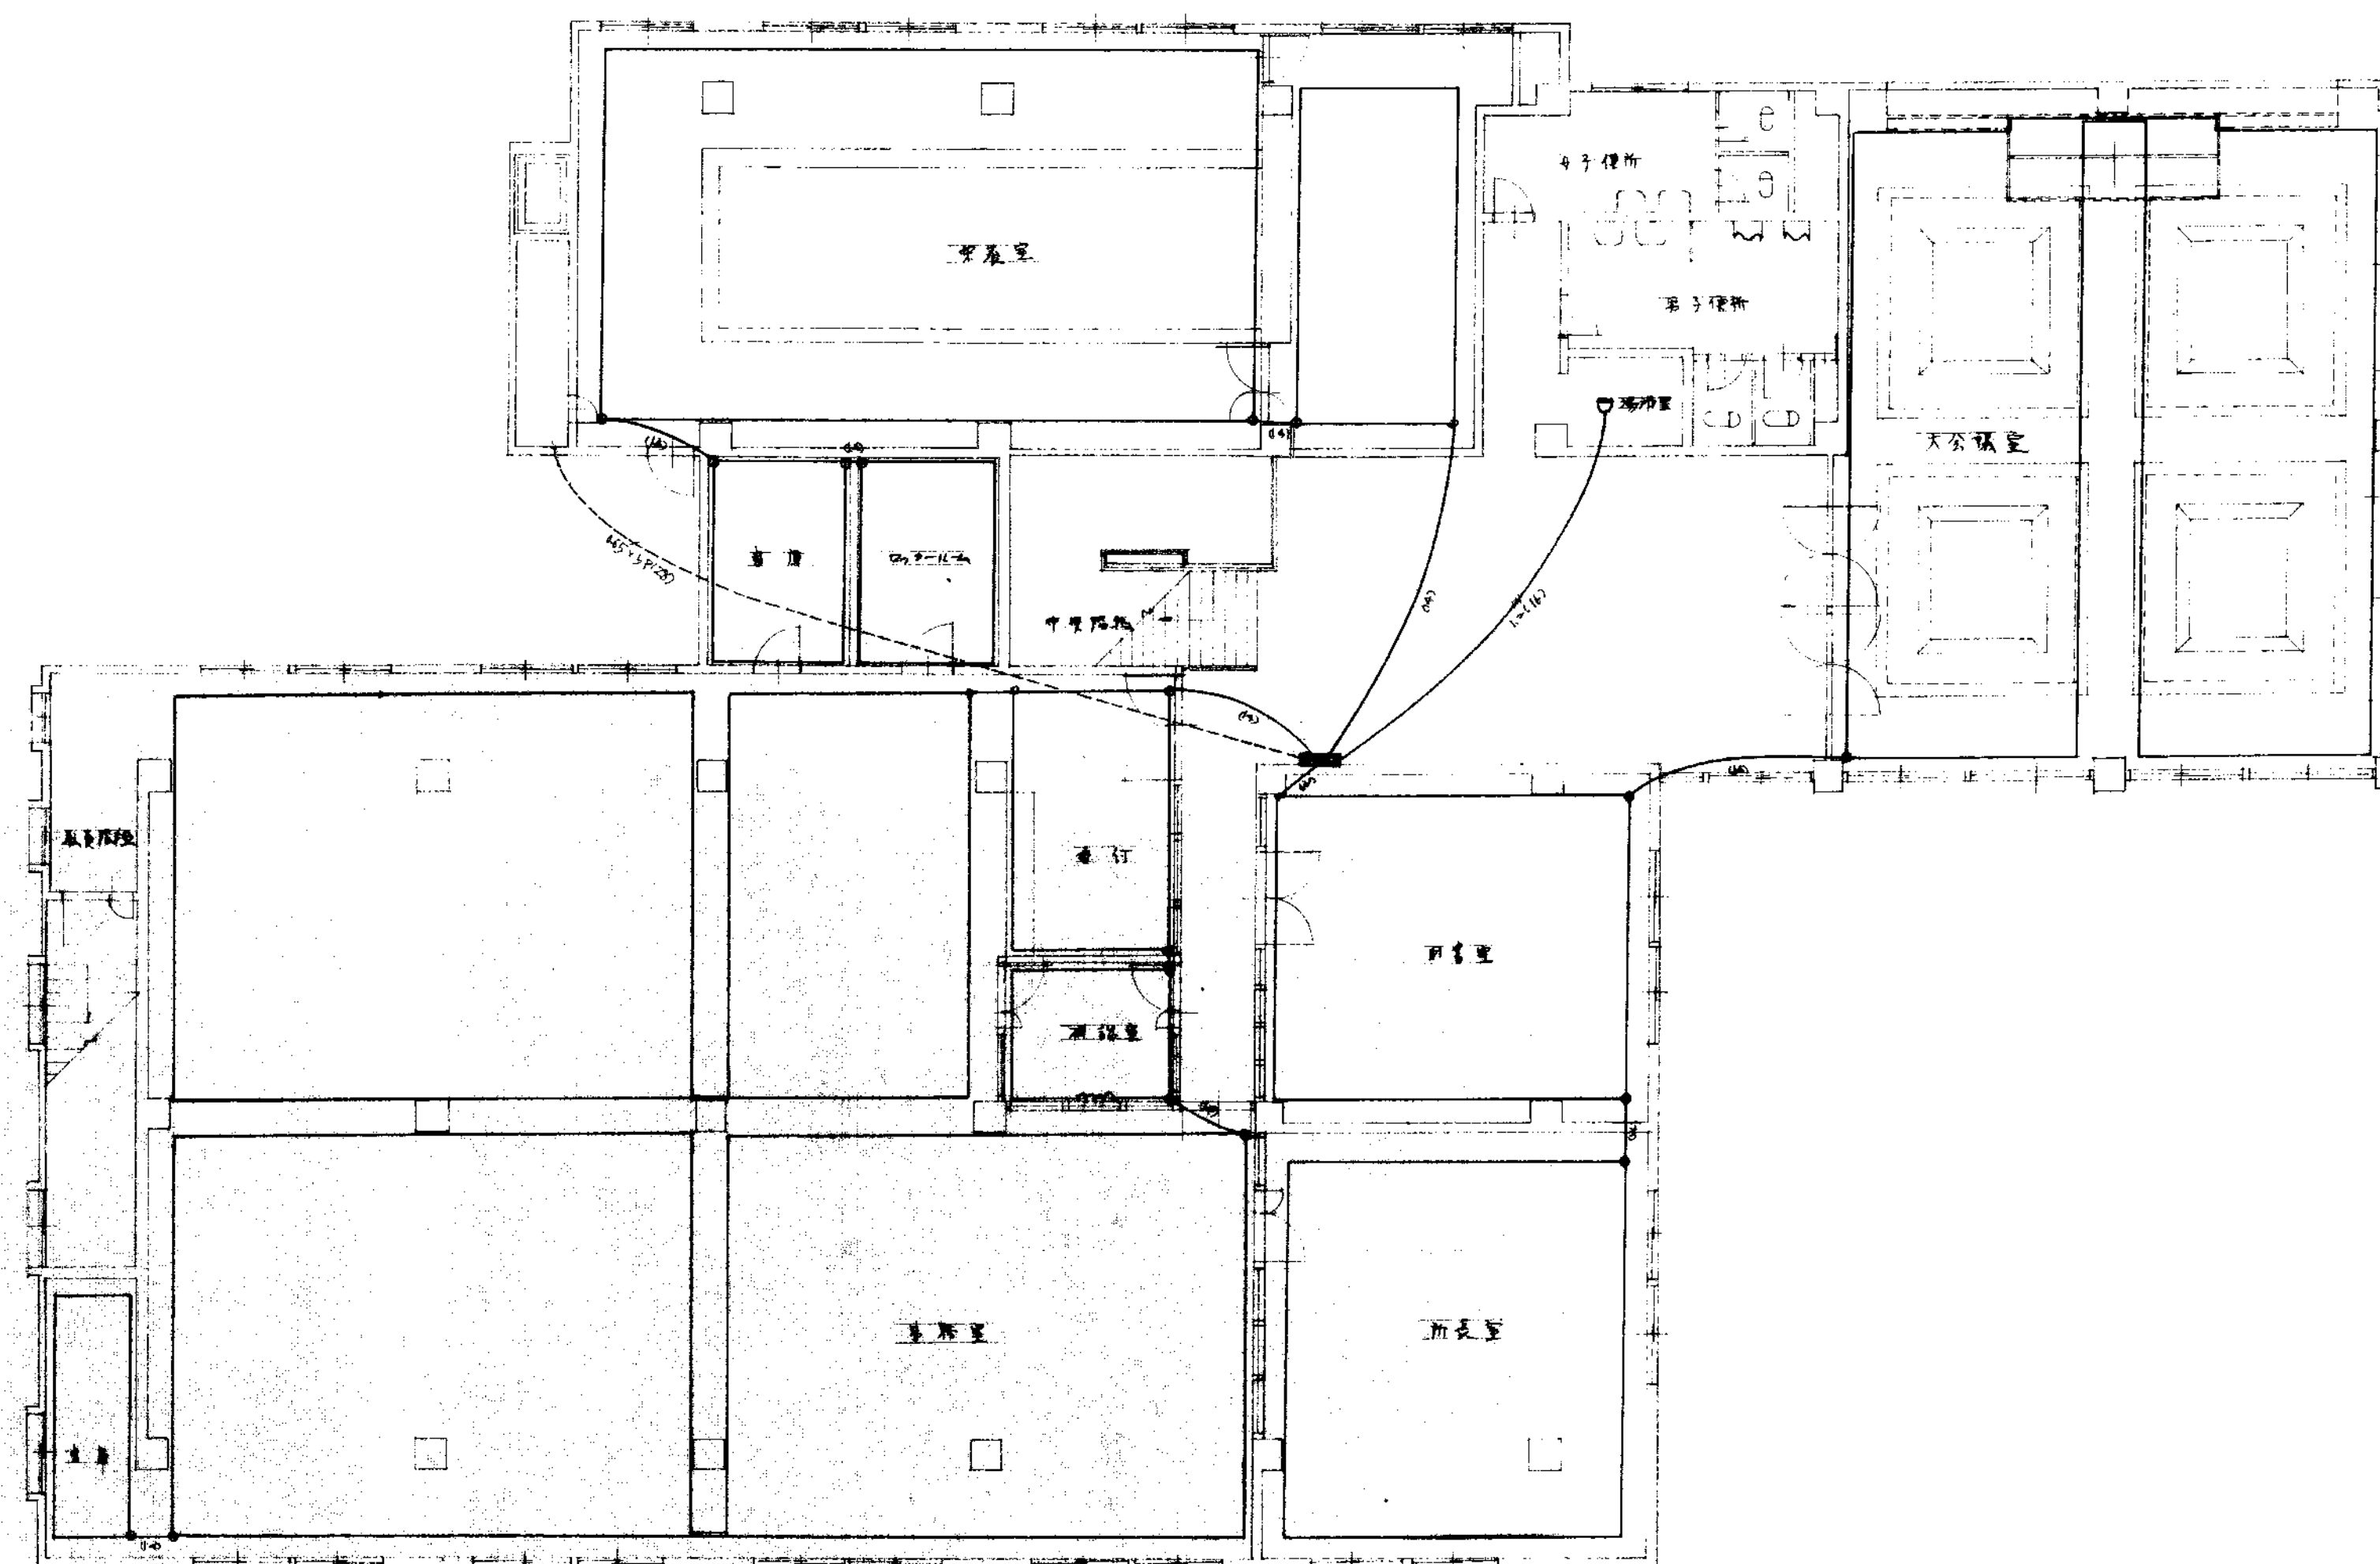

2 階平面図

工事名 県立米子保健所庁舎新築電気設備工事			
図名 火災報知設備			
図号	縮尺 8:100	設計番号	年月日 12 443.3
概算	校閲	主査	設計
中国電気工事株式会社			

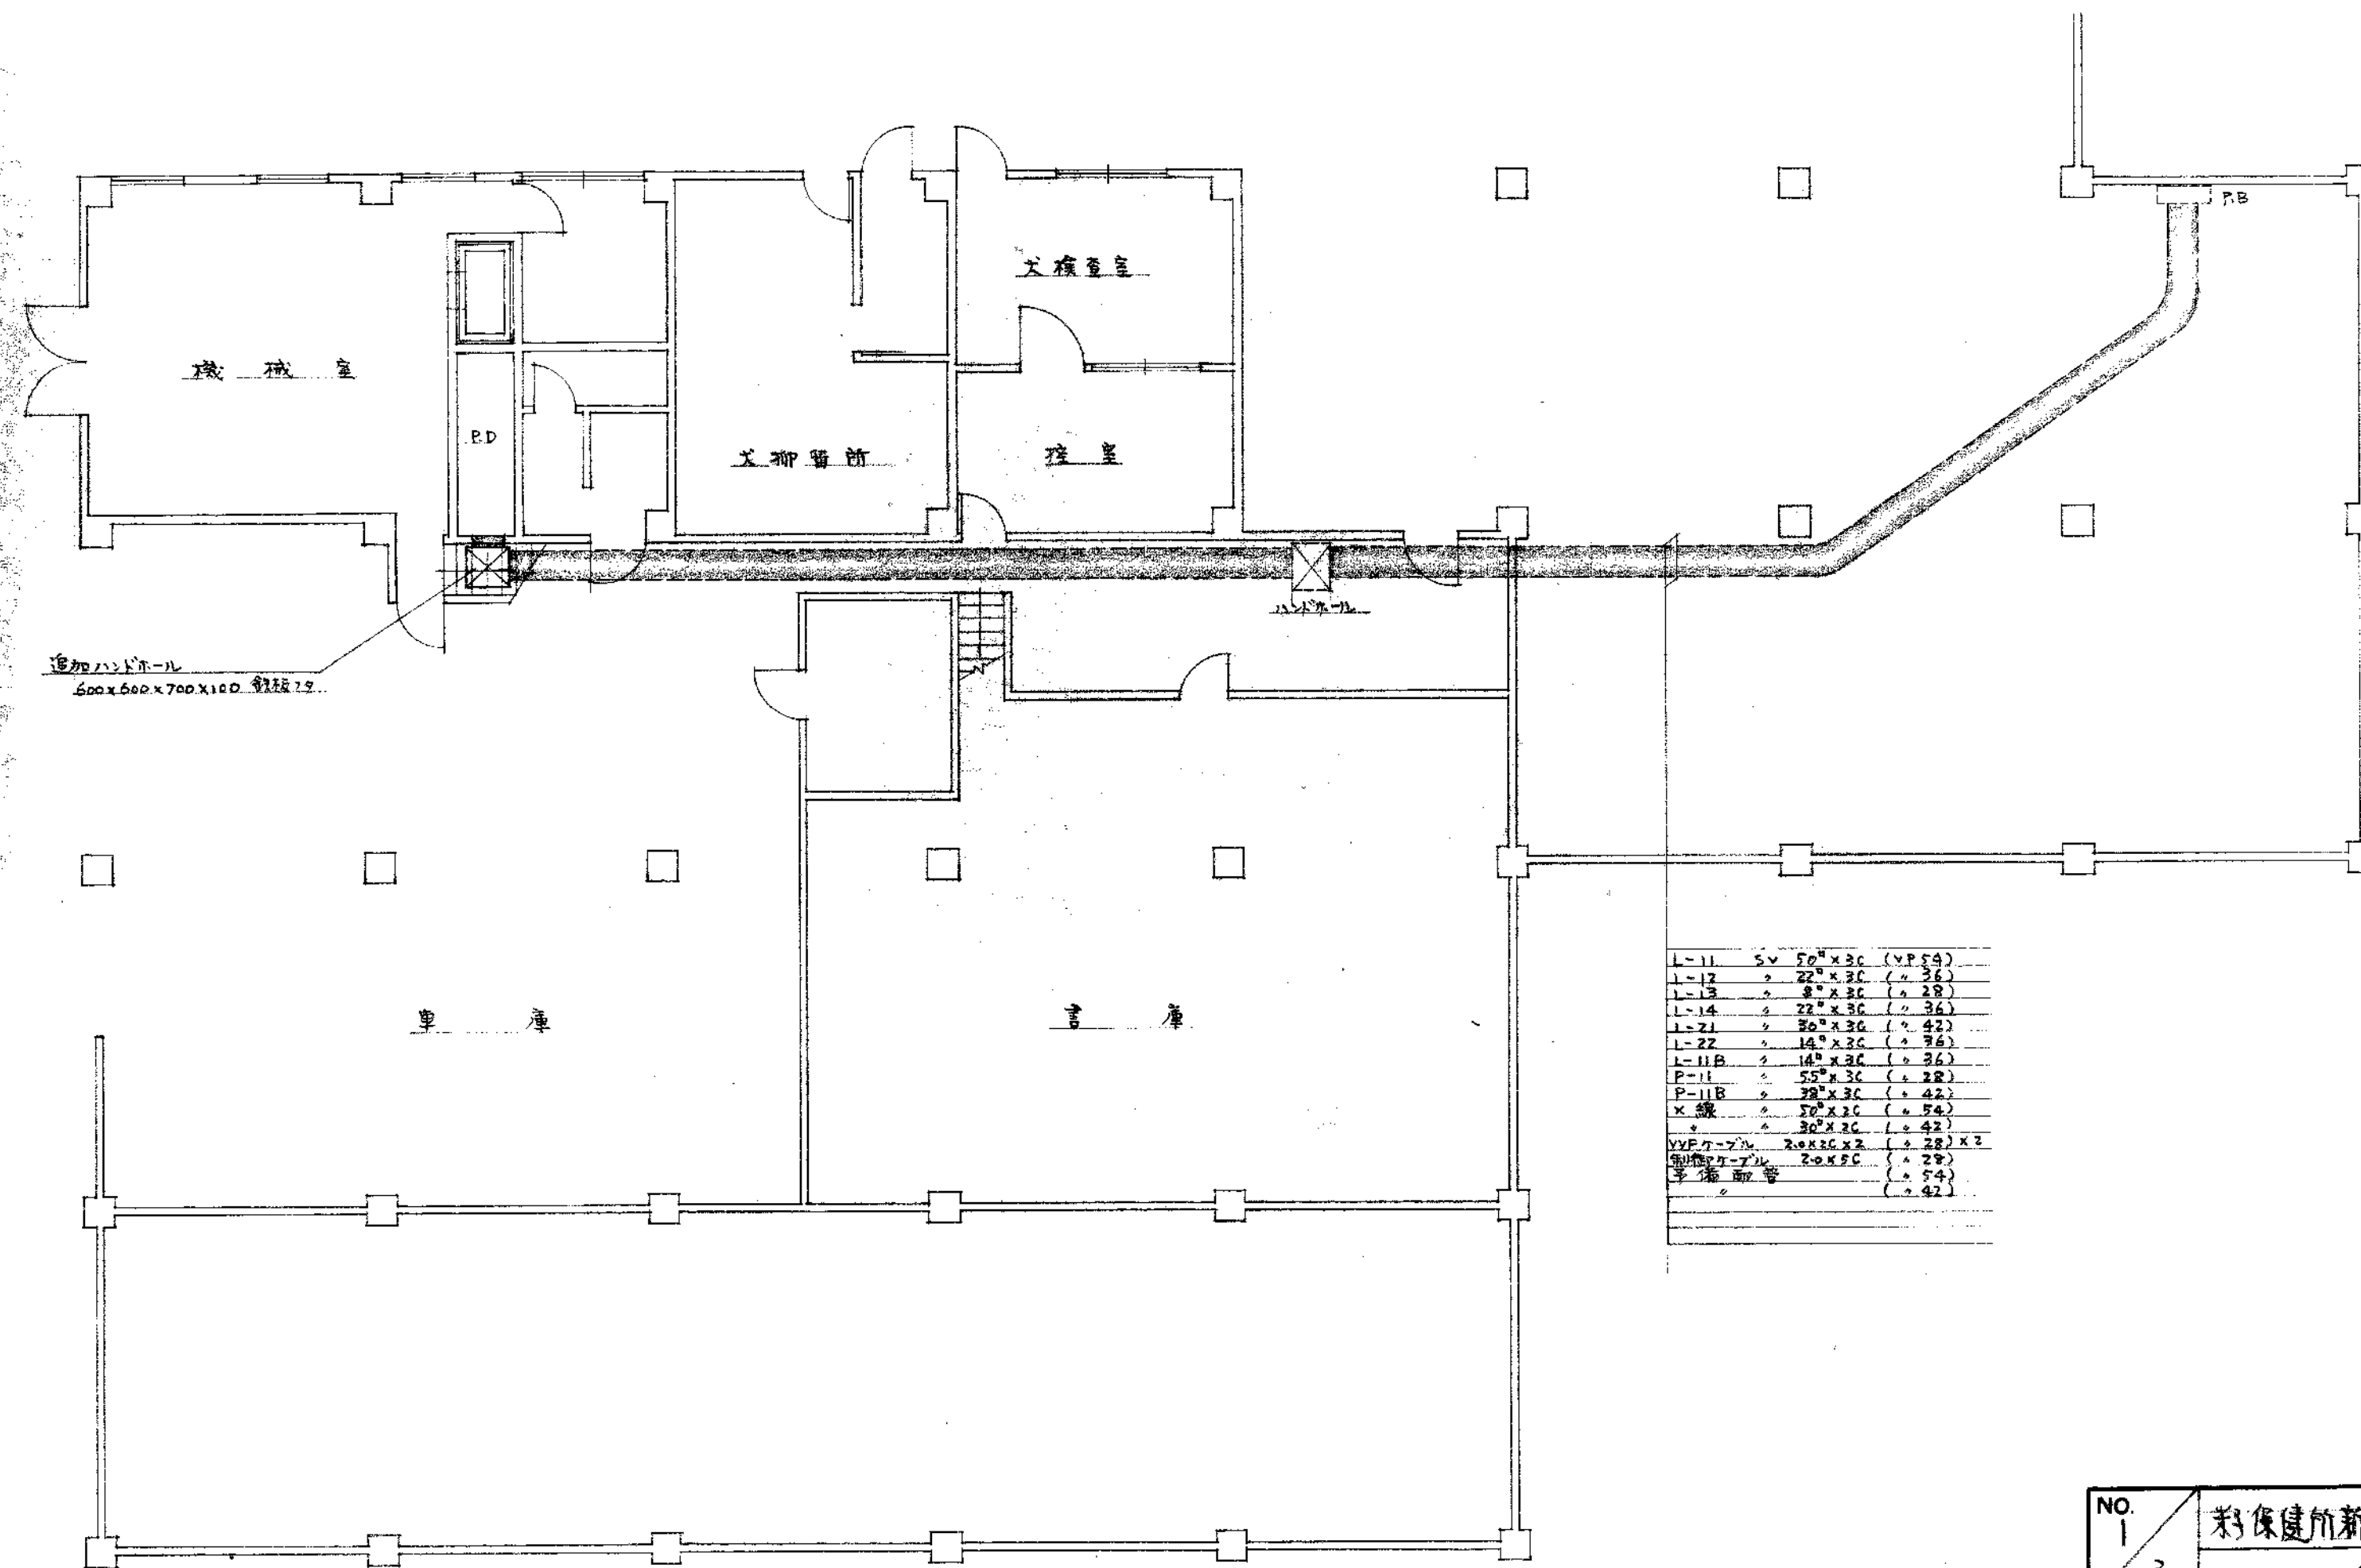

L-11	5V	50" x 30"	(VP 54)
L-12	"	22" x 30"	(+ 36)
L-13	"	8" x 30"	(+ 28)
L-14	"	22" x 30"	(+ 36)
L-21	"	50" x 30"	(+ 42)
L-22	"	16" x 30"	(+ 36)
L-11B	"	16" x 30"	(+ 36)
P-11	"	55" x 30"	(+ 28)
P-11B	"	39" x 30"	(+ 42)
K-線	"	30" x 30"	(+ 34)
"	"	30" x 30"	(+ 42)
VVP-7-2-2	"	20" x 30" x 2	(+ 28) x 2
制御ケーブル	"	20" x 30"	(+ 28)
手摺取手	"	"	(+ 54)
"	"	"	(+ 42)

B階平面図

NO. 1 3	鳥取県新築住宅設備工事				SCALE
	配線図				S: 1/100
鳥取県 土木部建築課		課長	課長補佐	係長	設計
建築士登録第 号		印		年 月 日	