

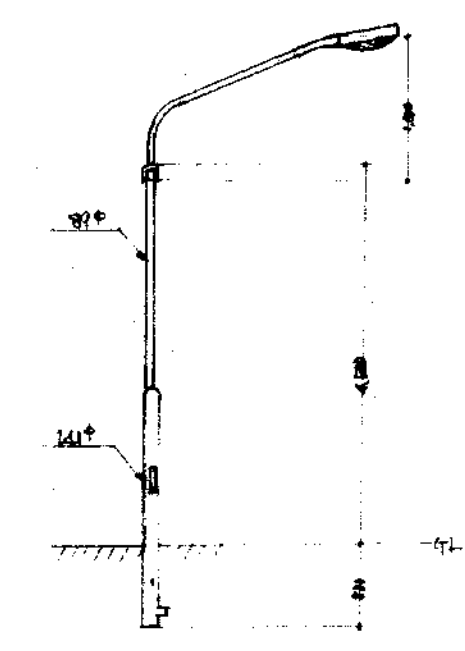
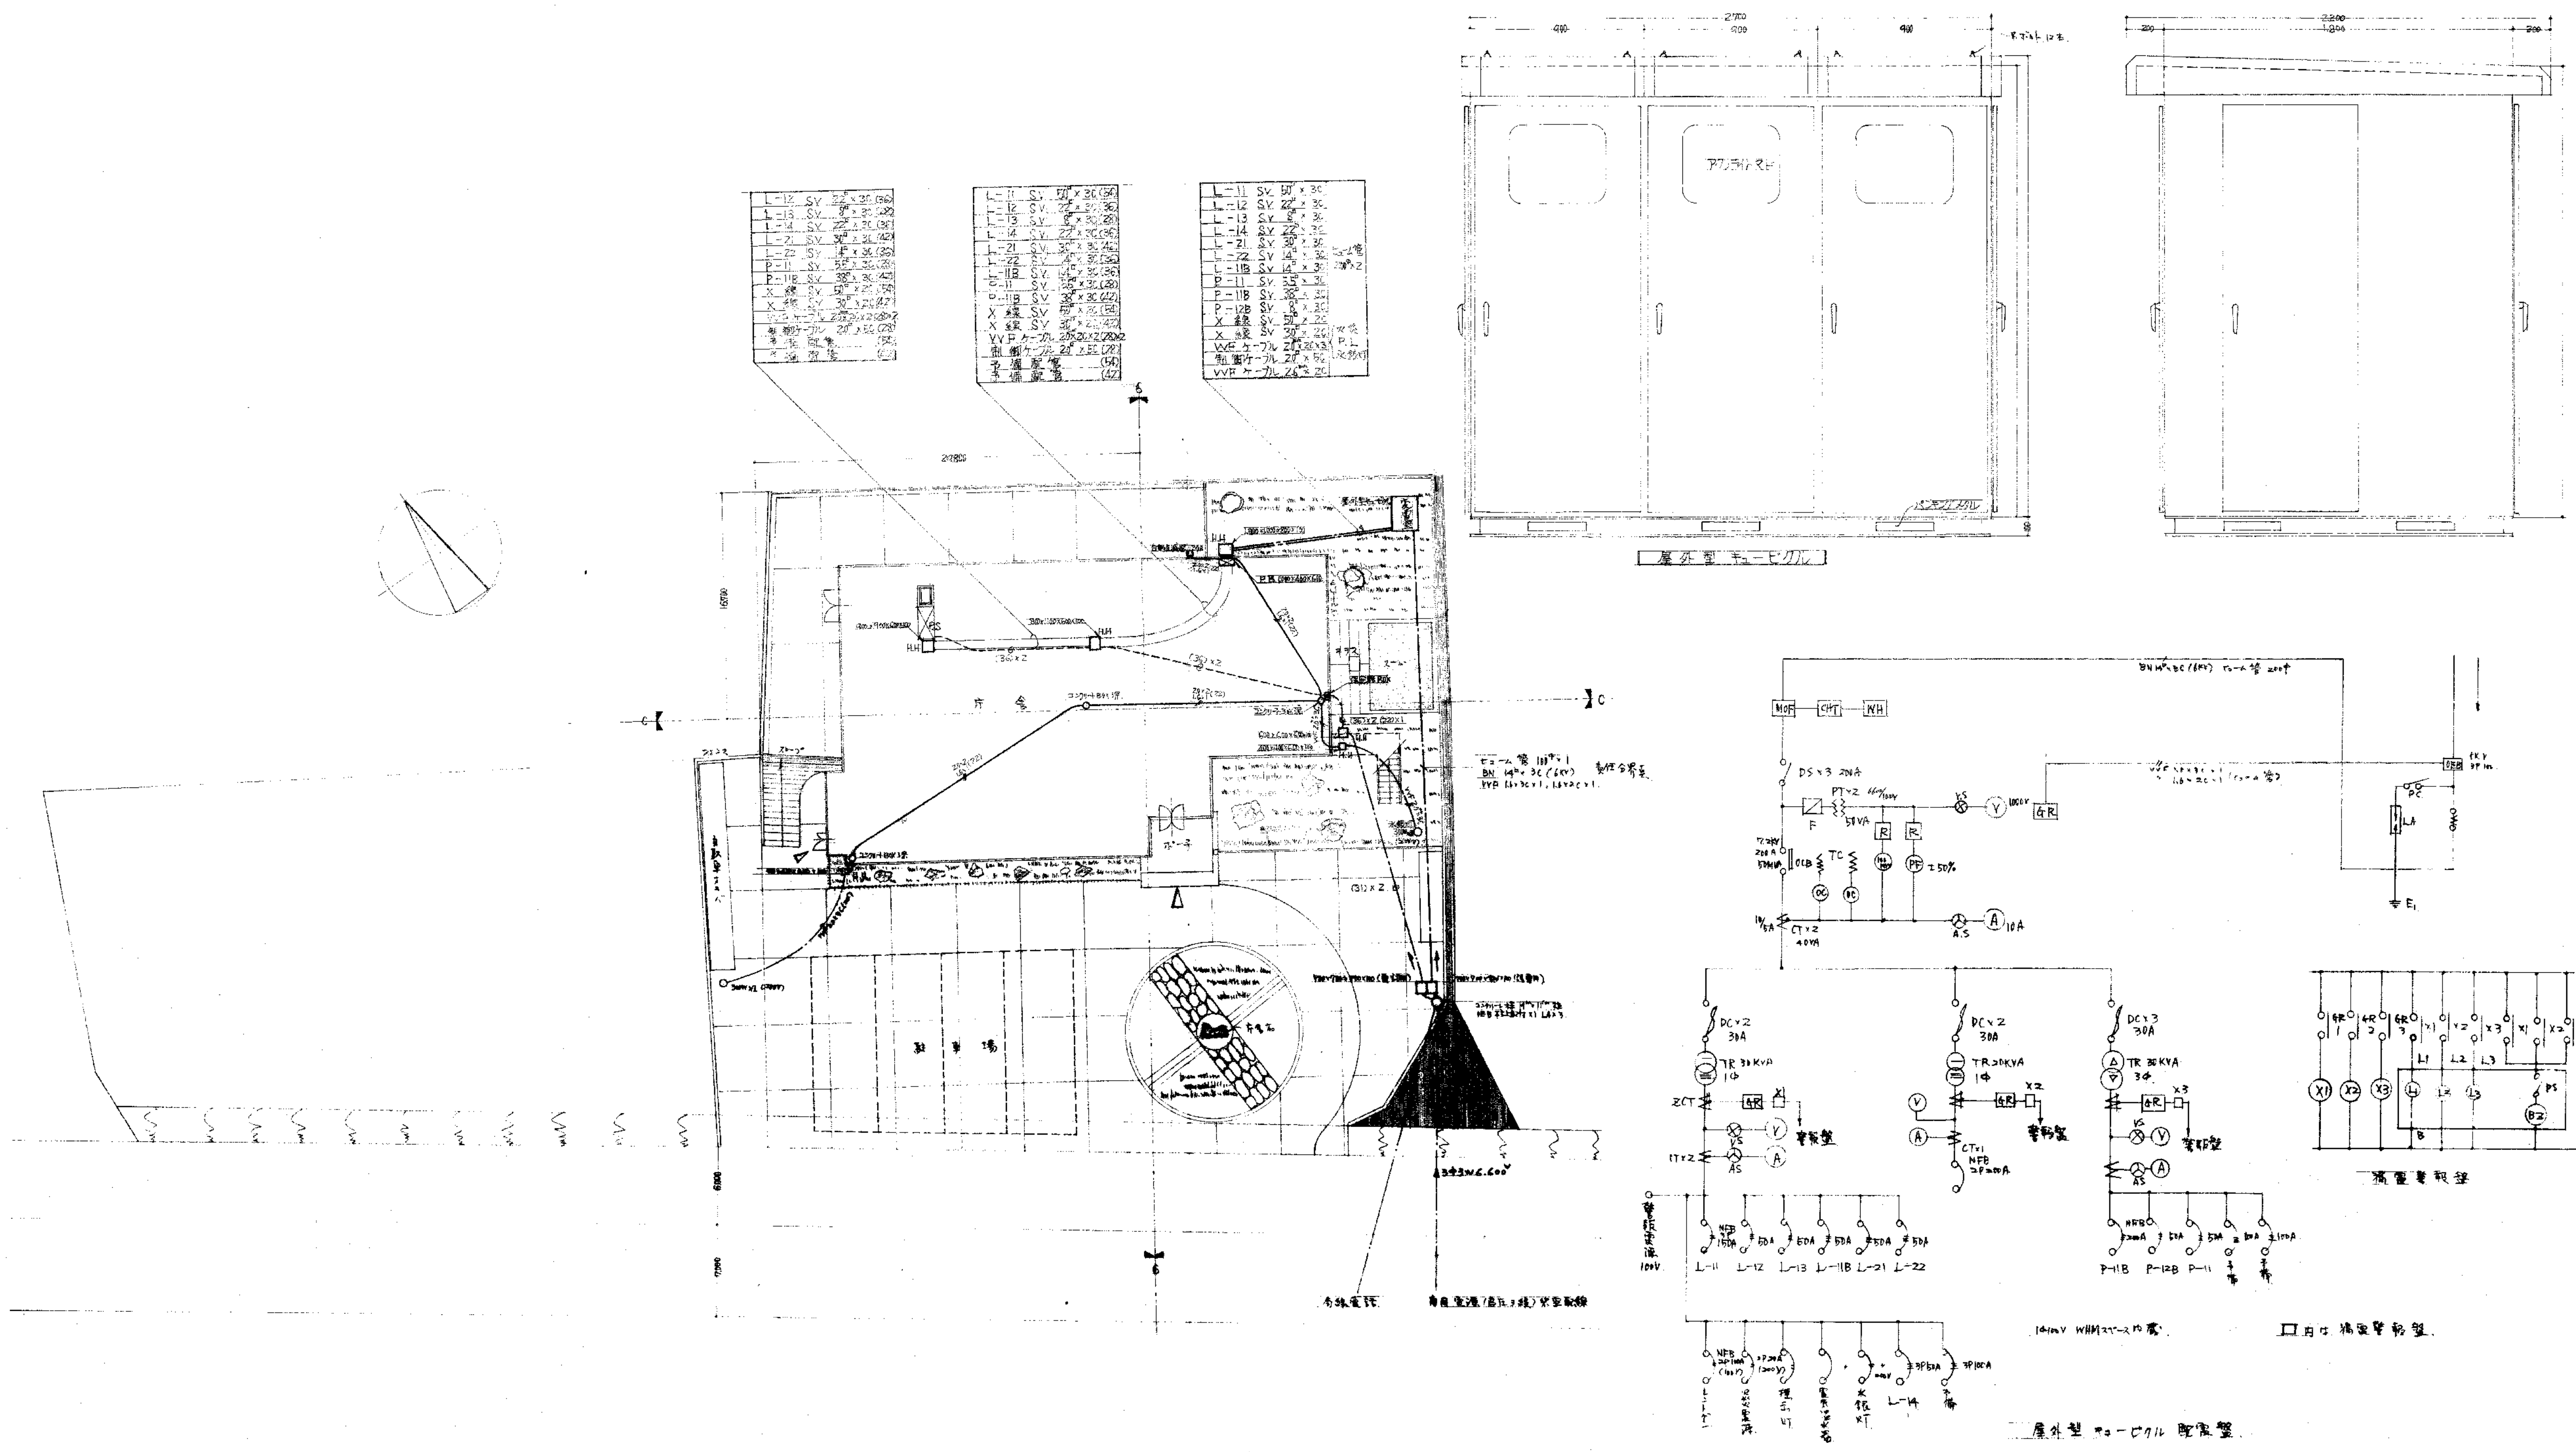


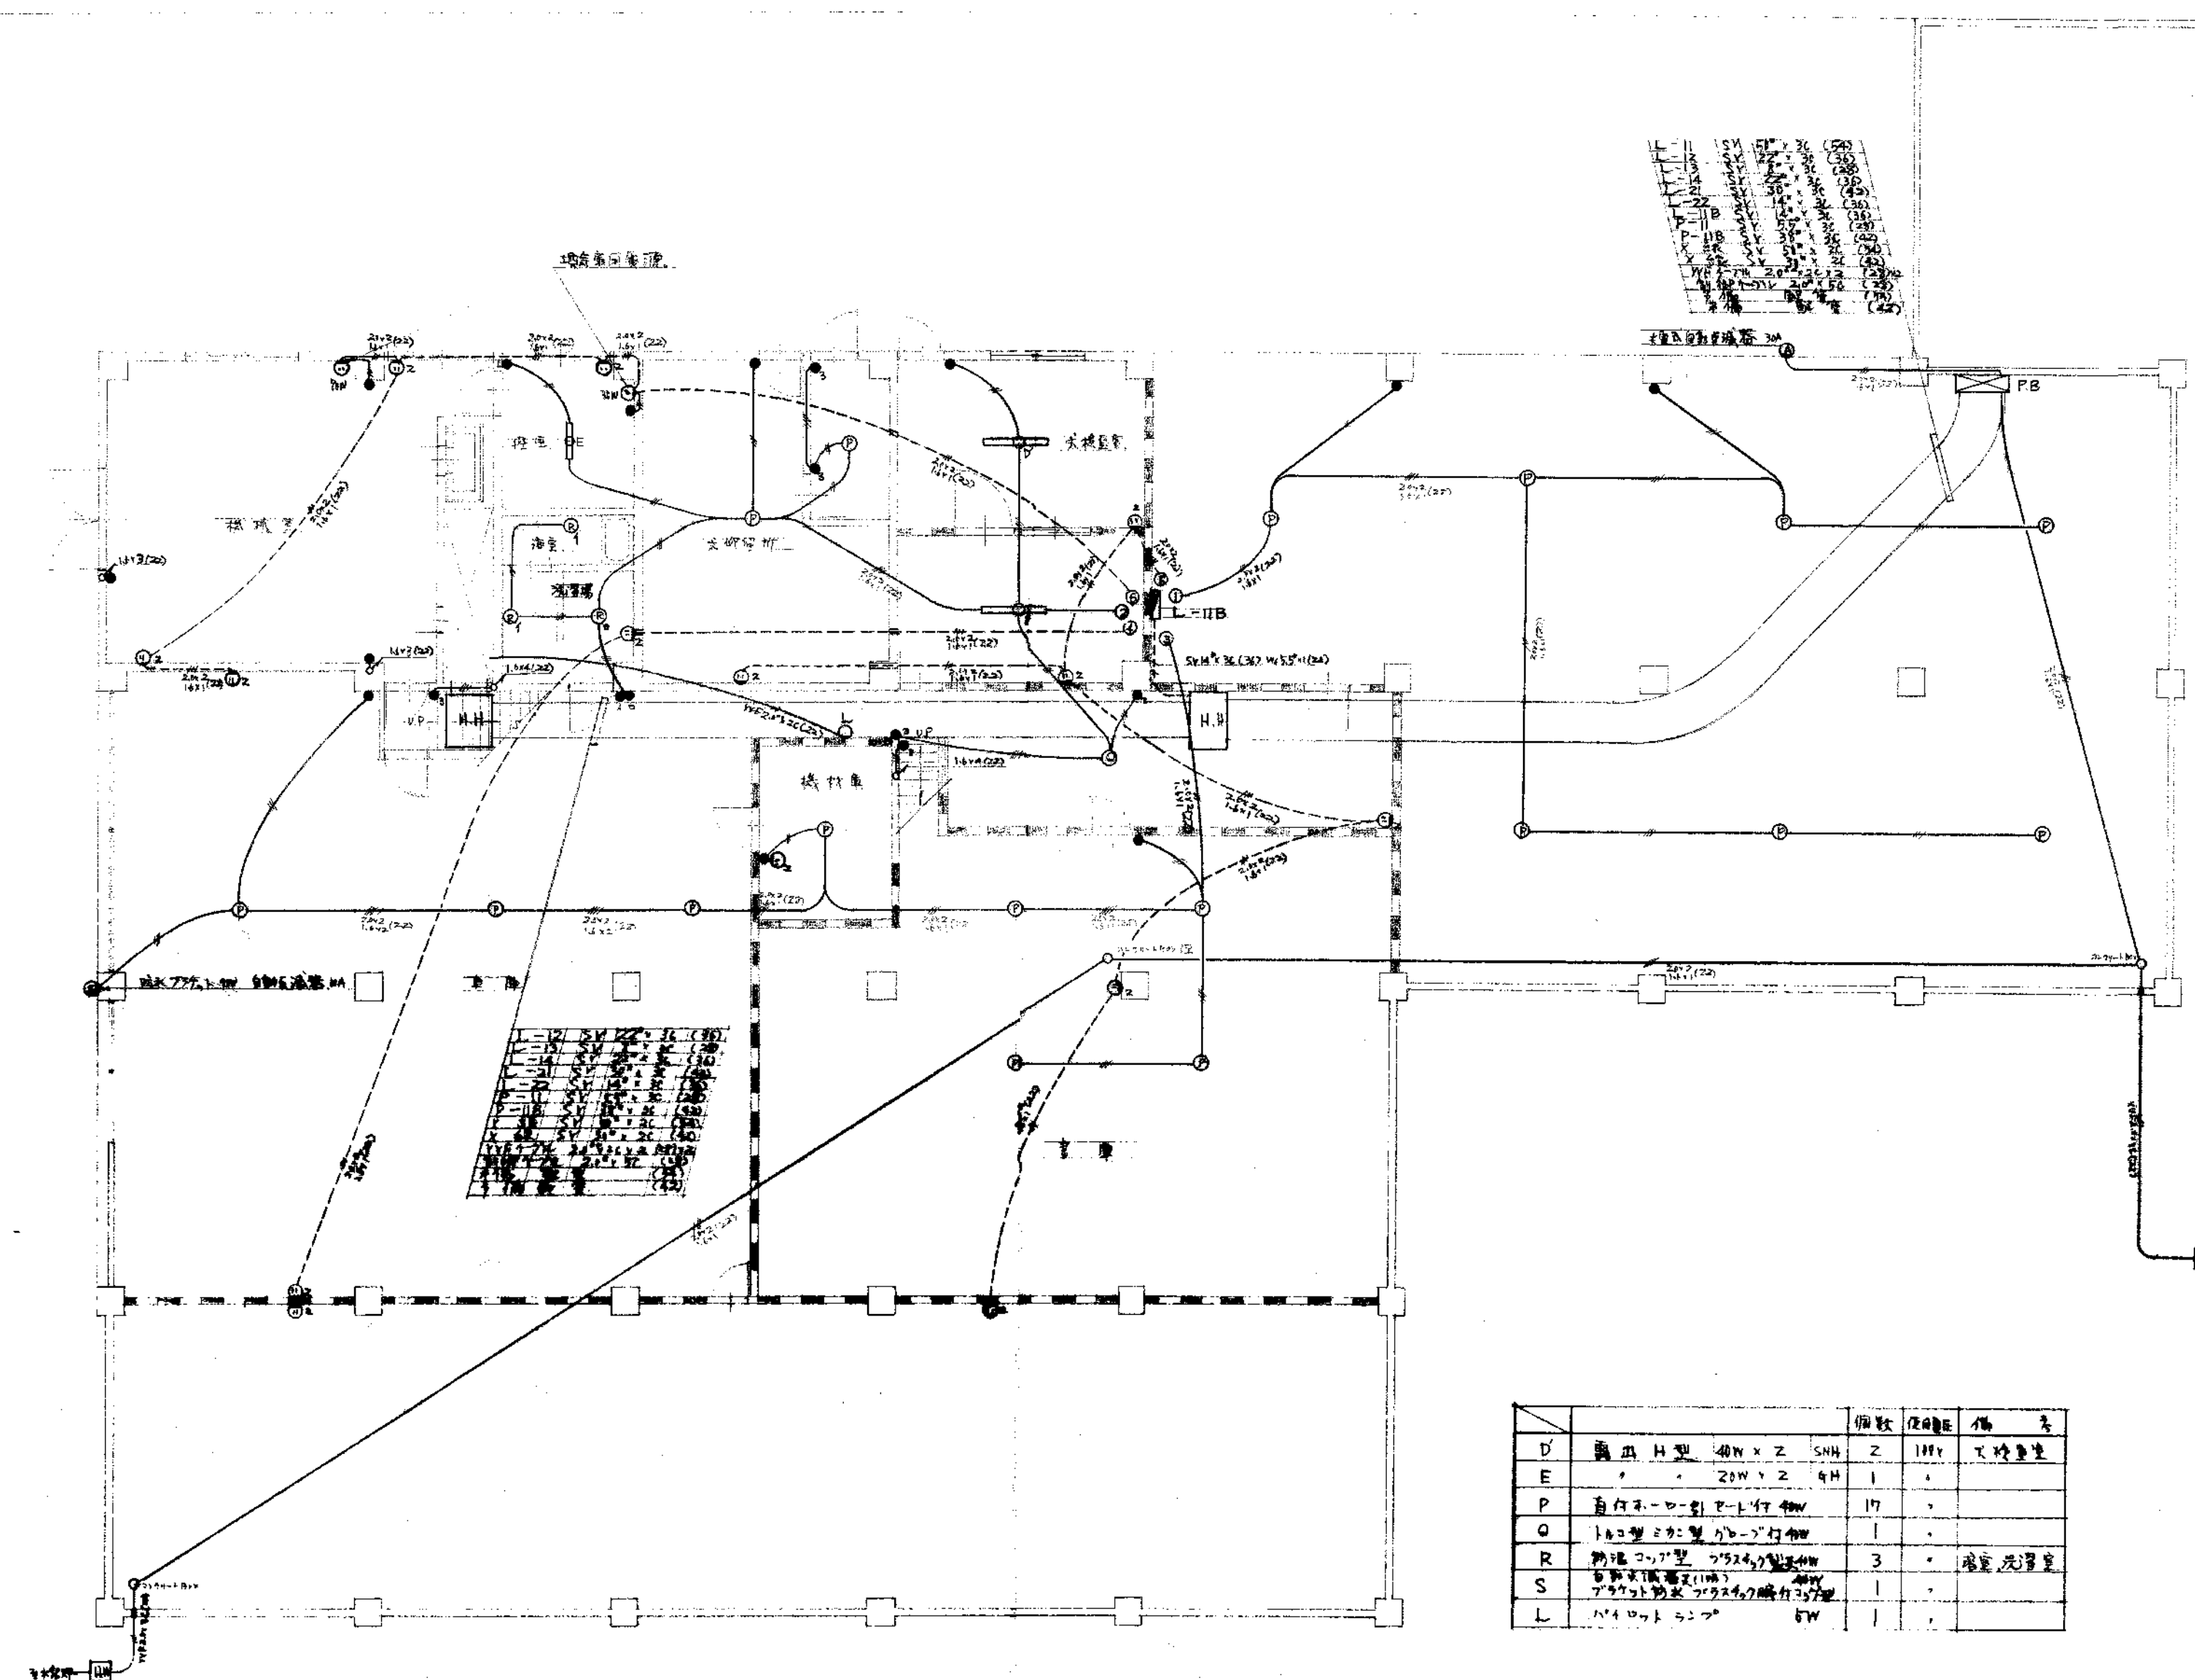


工事名	横浜米子保健所新築電気設備工事		
図名	平面図		
図番	縮尺	設計番号	年月日
校閲	主査	設計	4.3.3
中国電気工事株式会社			





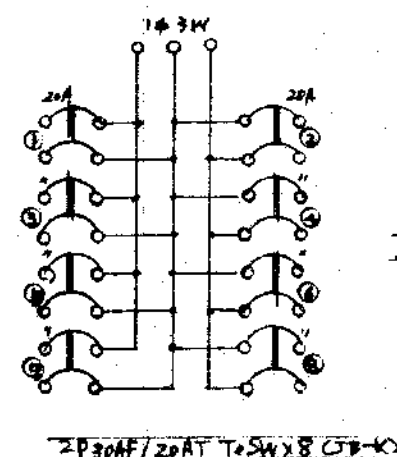


B 階平面図


記号	品名	数量	単位	備注
D	器具	400W x 2	2	100W x 2
E	器具	200W x 2	2	100W x 2
P	器具	100W x 2	2	100W x 2
O	器具	100W x 2	2	100W x 2
R	器具	100W x 2	2	100W x 2
S	器具	100W x 2	2	100W x 2
L	器具	100W x 2	2	100W x 2

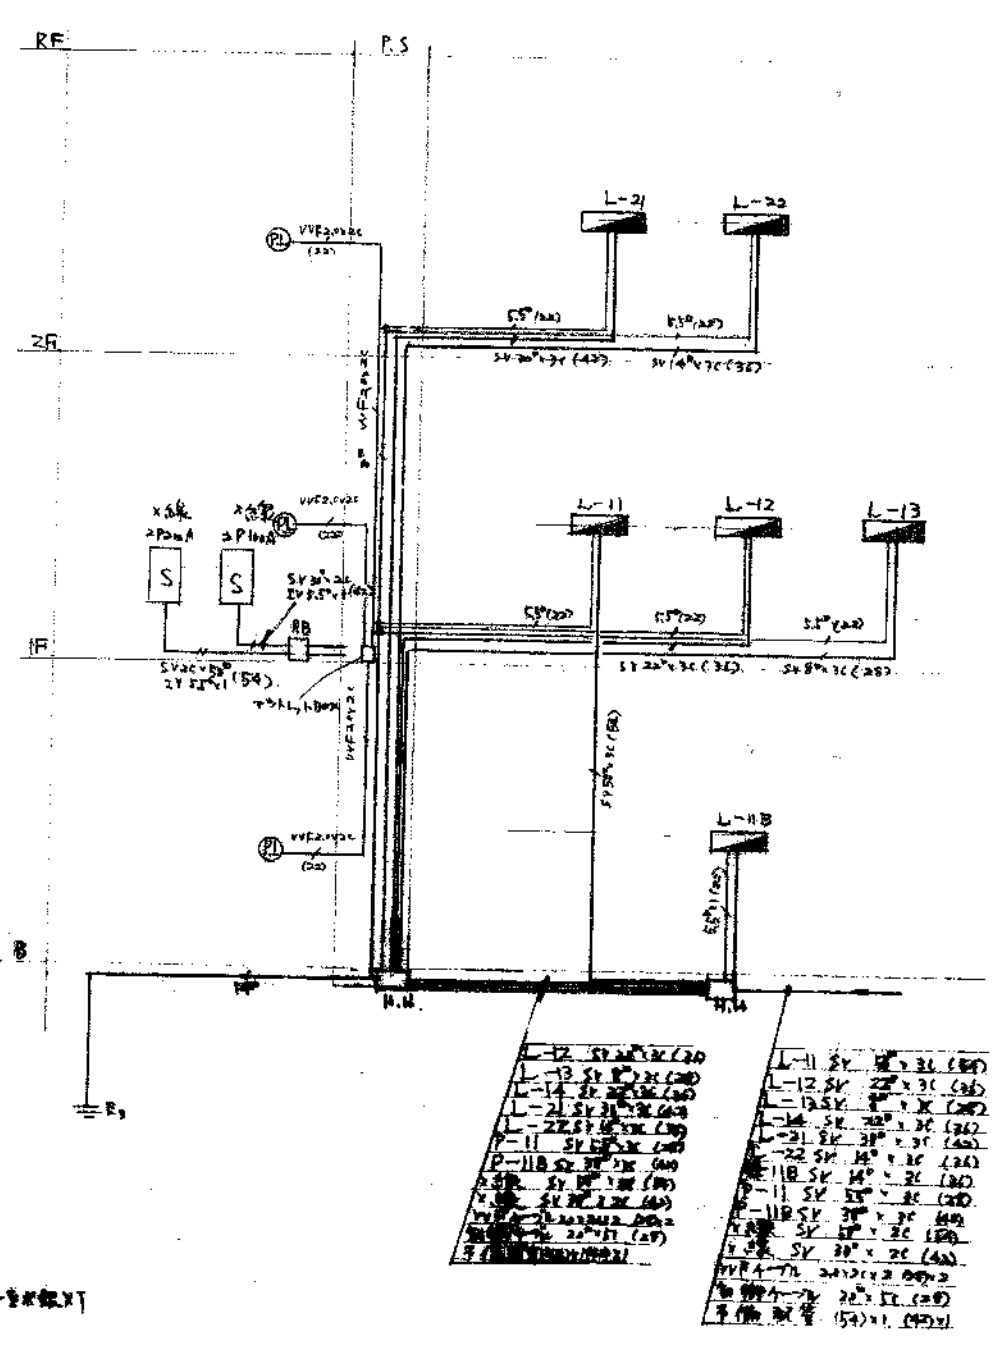

工事名 県立米子保健所庁舎新築電気設備工事
 図名 電灯コンセント設備
 図番 縮尺 8:100 設計番号 2 年月日 44.3.3
 校閲 主査 設計 学園
 中国電気工事株式会社

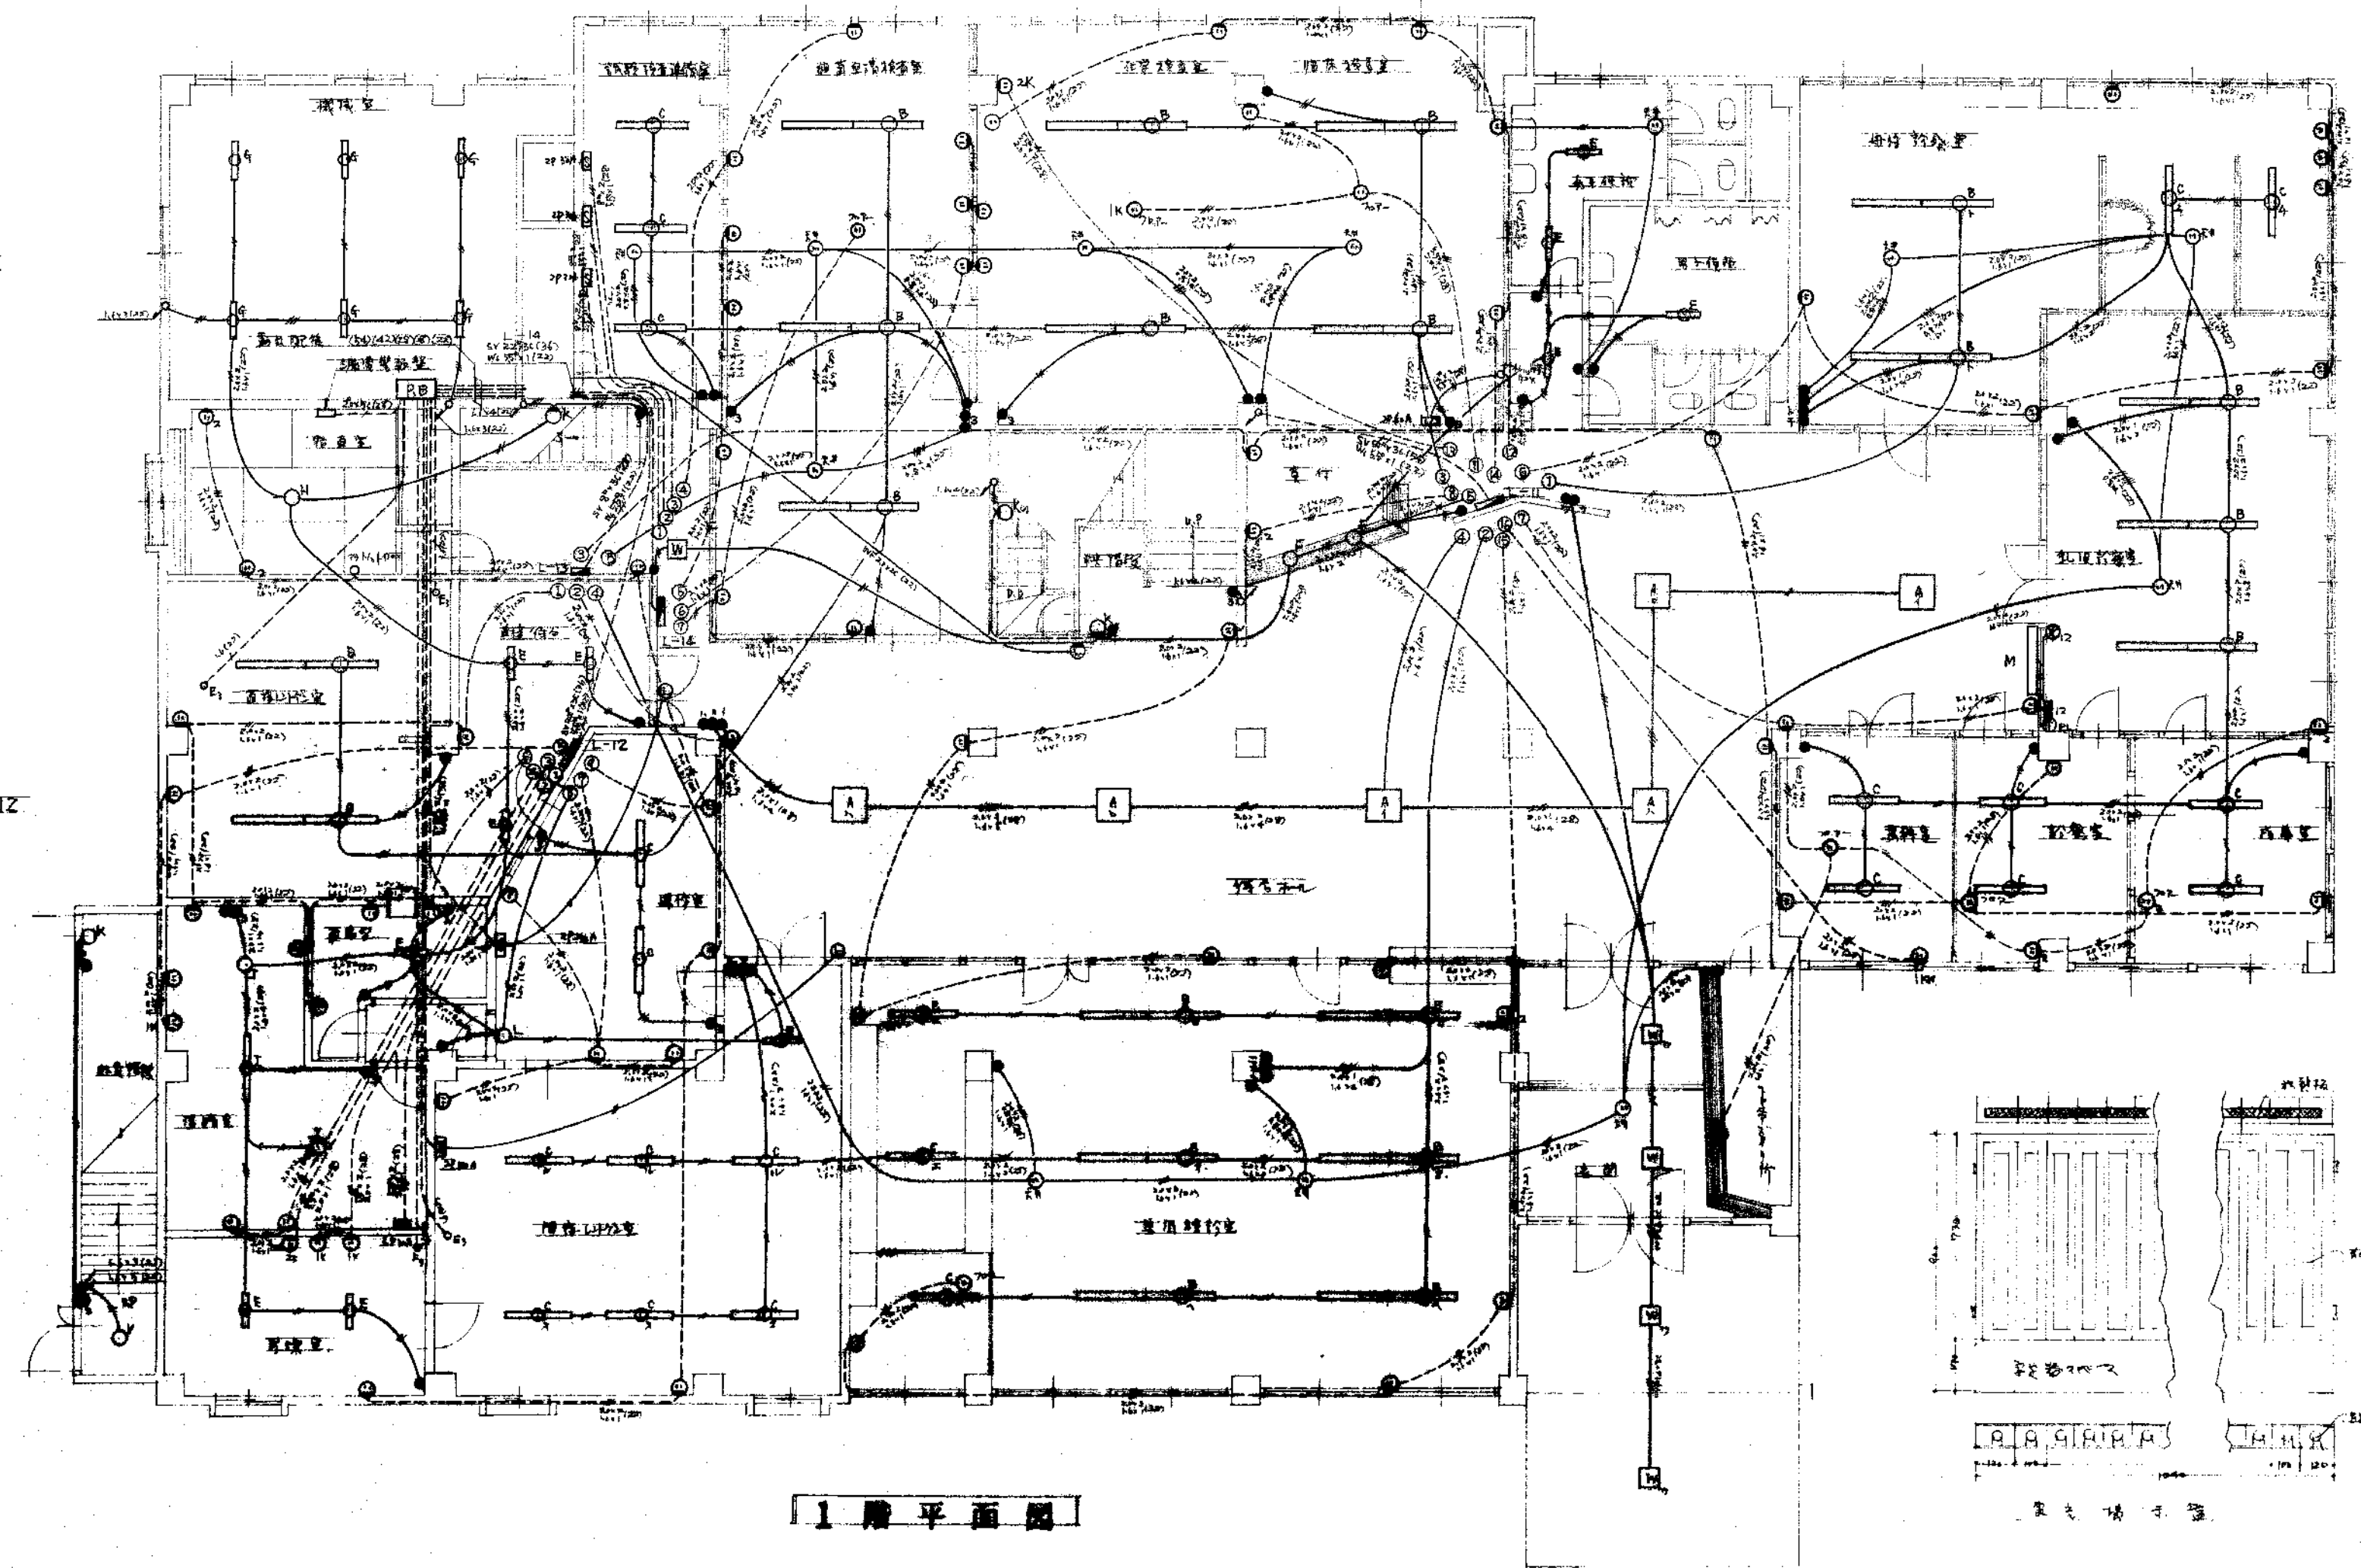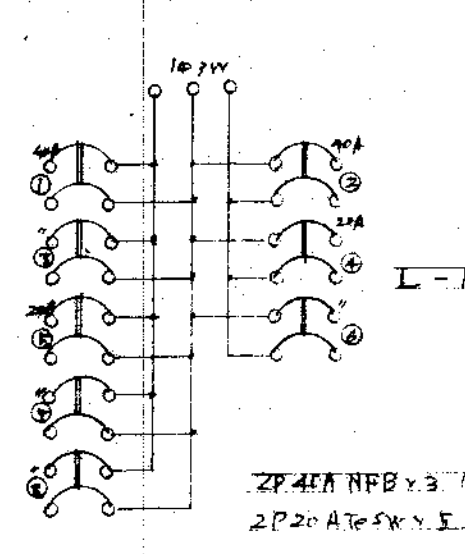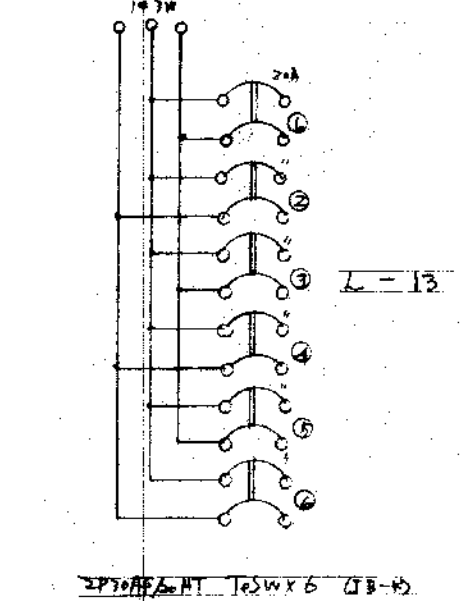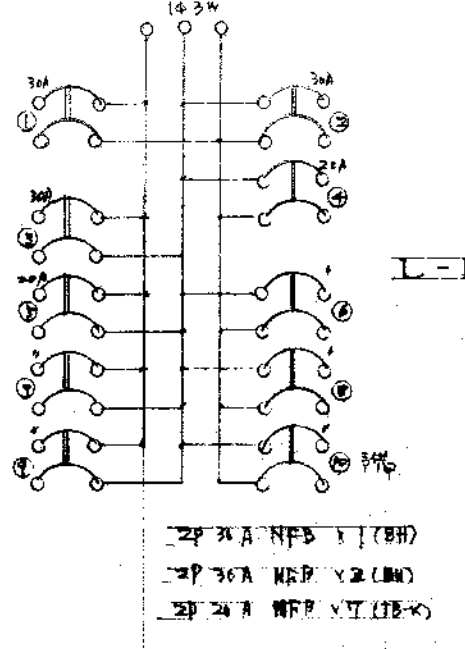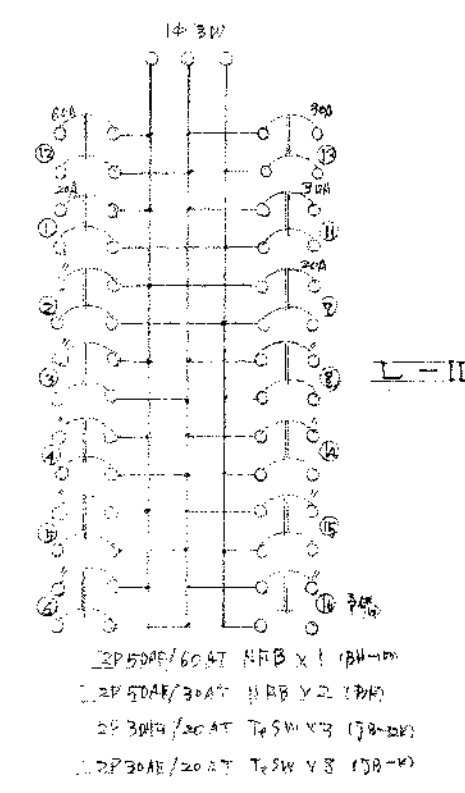


記号	名称	数量	単位	備考
A	電線用遮断器	200V 4.5A	5	100V
B	電線用遮断器	400V 2.5A	10	200V
C	電線用遮断器	400V 2.5A	20	100V
D	電線用遮断器	400V 2.5A	2	100V
E	電線用遮断器	400V 2.5A	11	100V
F	電線用遮断器	400V 2.5A	2	100V
G	電線用遮断器	400V 2.5A	4	100V
H	電線用遮断器	400V 2.5A	1	100V
I	電線用遮断器	400V 2.5A	1	100V
J	電線用遮断器	400V 2.5A	2	100V
K	電線用遮断器	400V 2.5A	4	100V
L	電線用遮断器	400V 2.5A	4	100V
M	電線用遮断器	400V 2.5A	1	100V
N	電線用遮断器	400V 2.5A	1	100V
O	電線用遮断器	400V 2.5A	5	100V

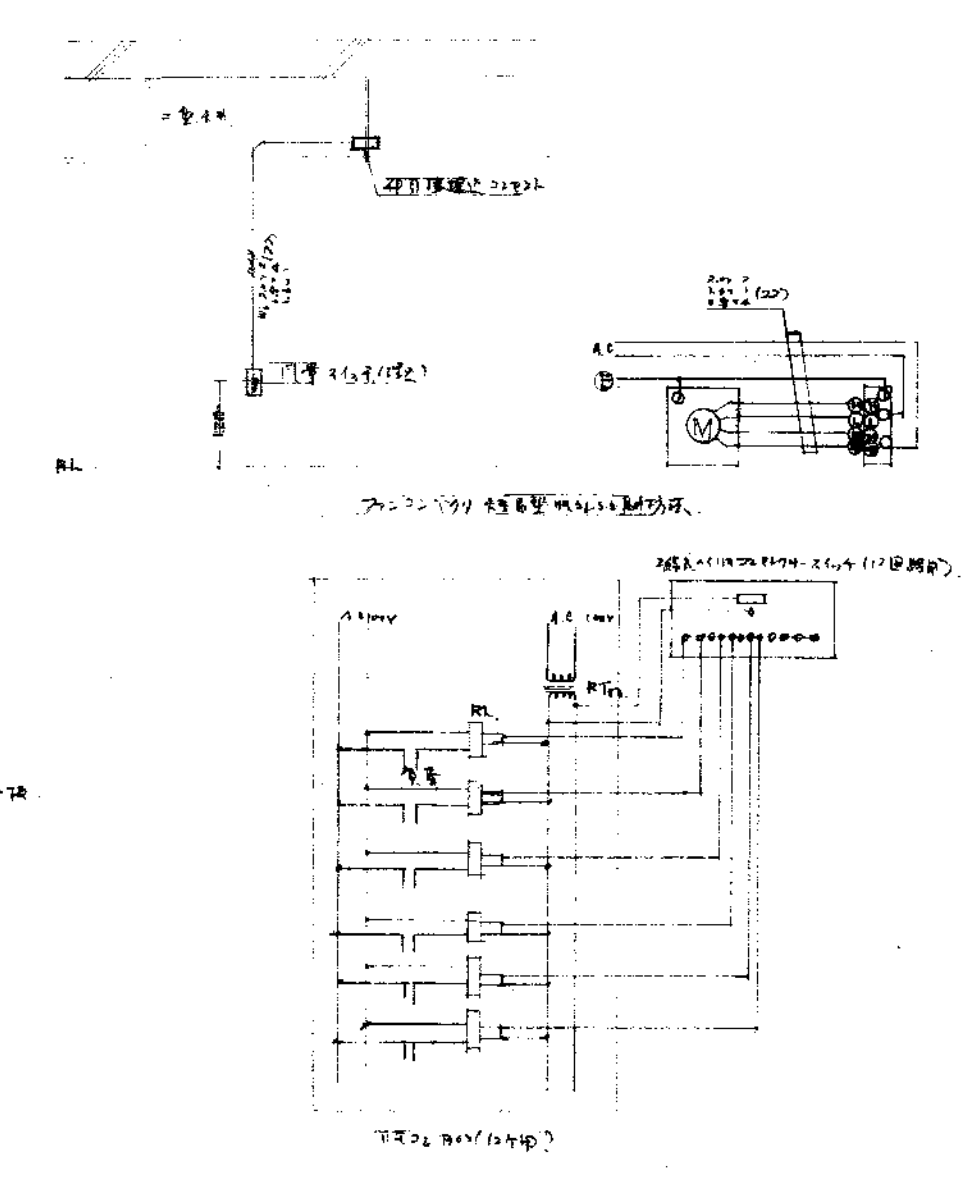

工事名 果支子保健所庁舎新築電気設備工事			
図名 電灯コンセント設備			
図番	縮尺 1/100	設計番号 3	年月日 44.3.3
校閲	主査	設計	写図
中国電気工事株式会社			


23-1002 2/2

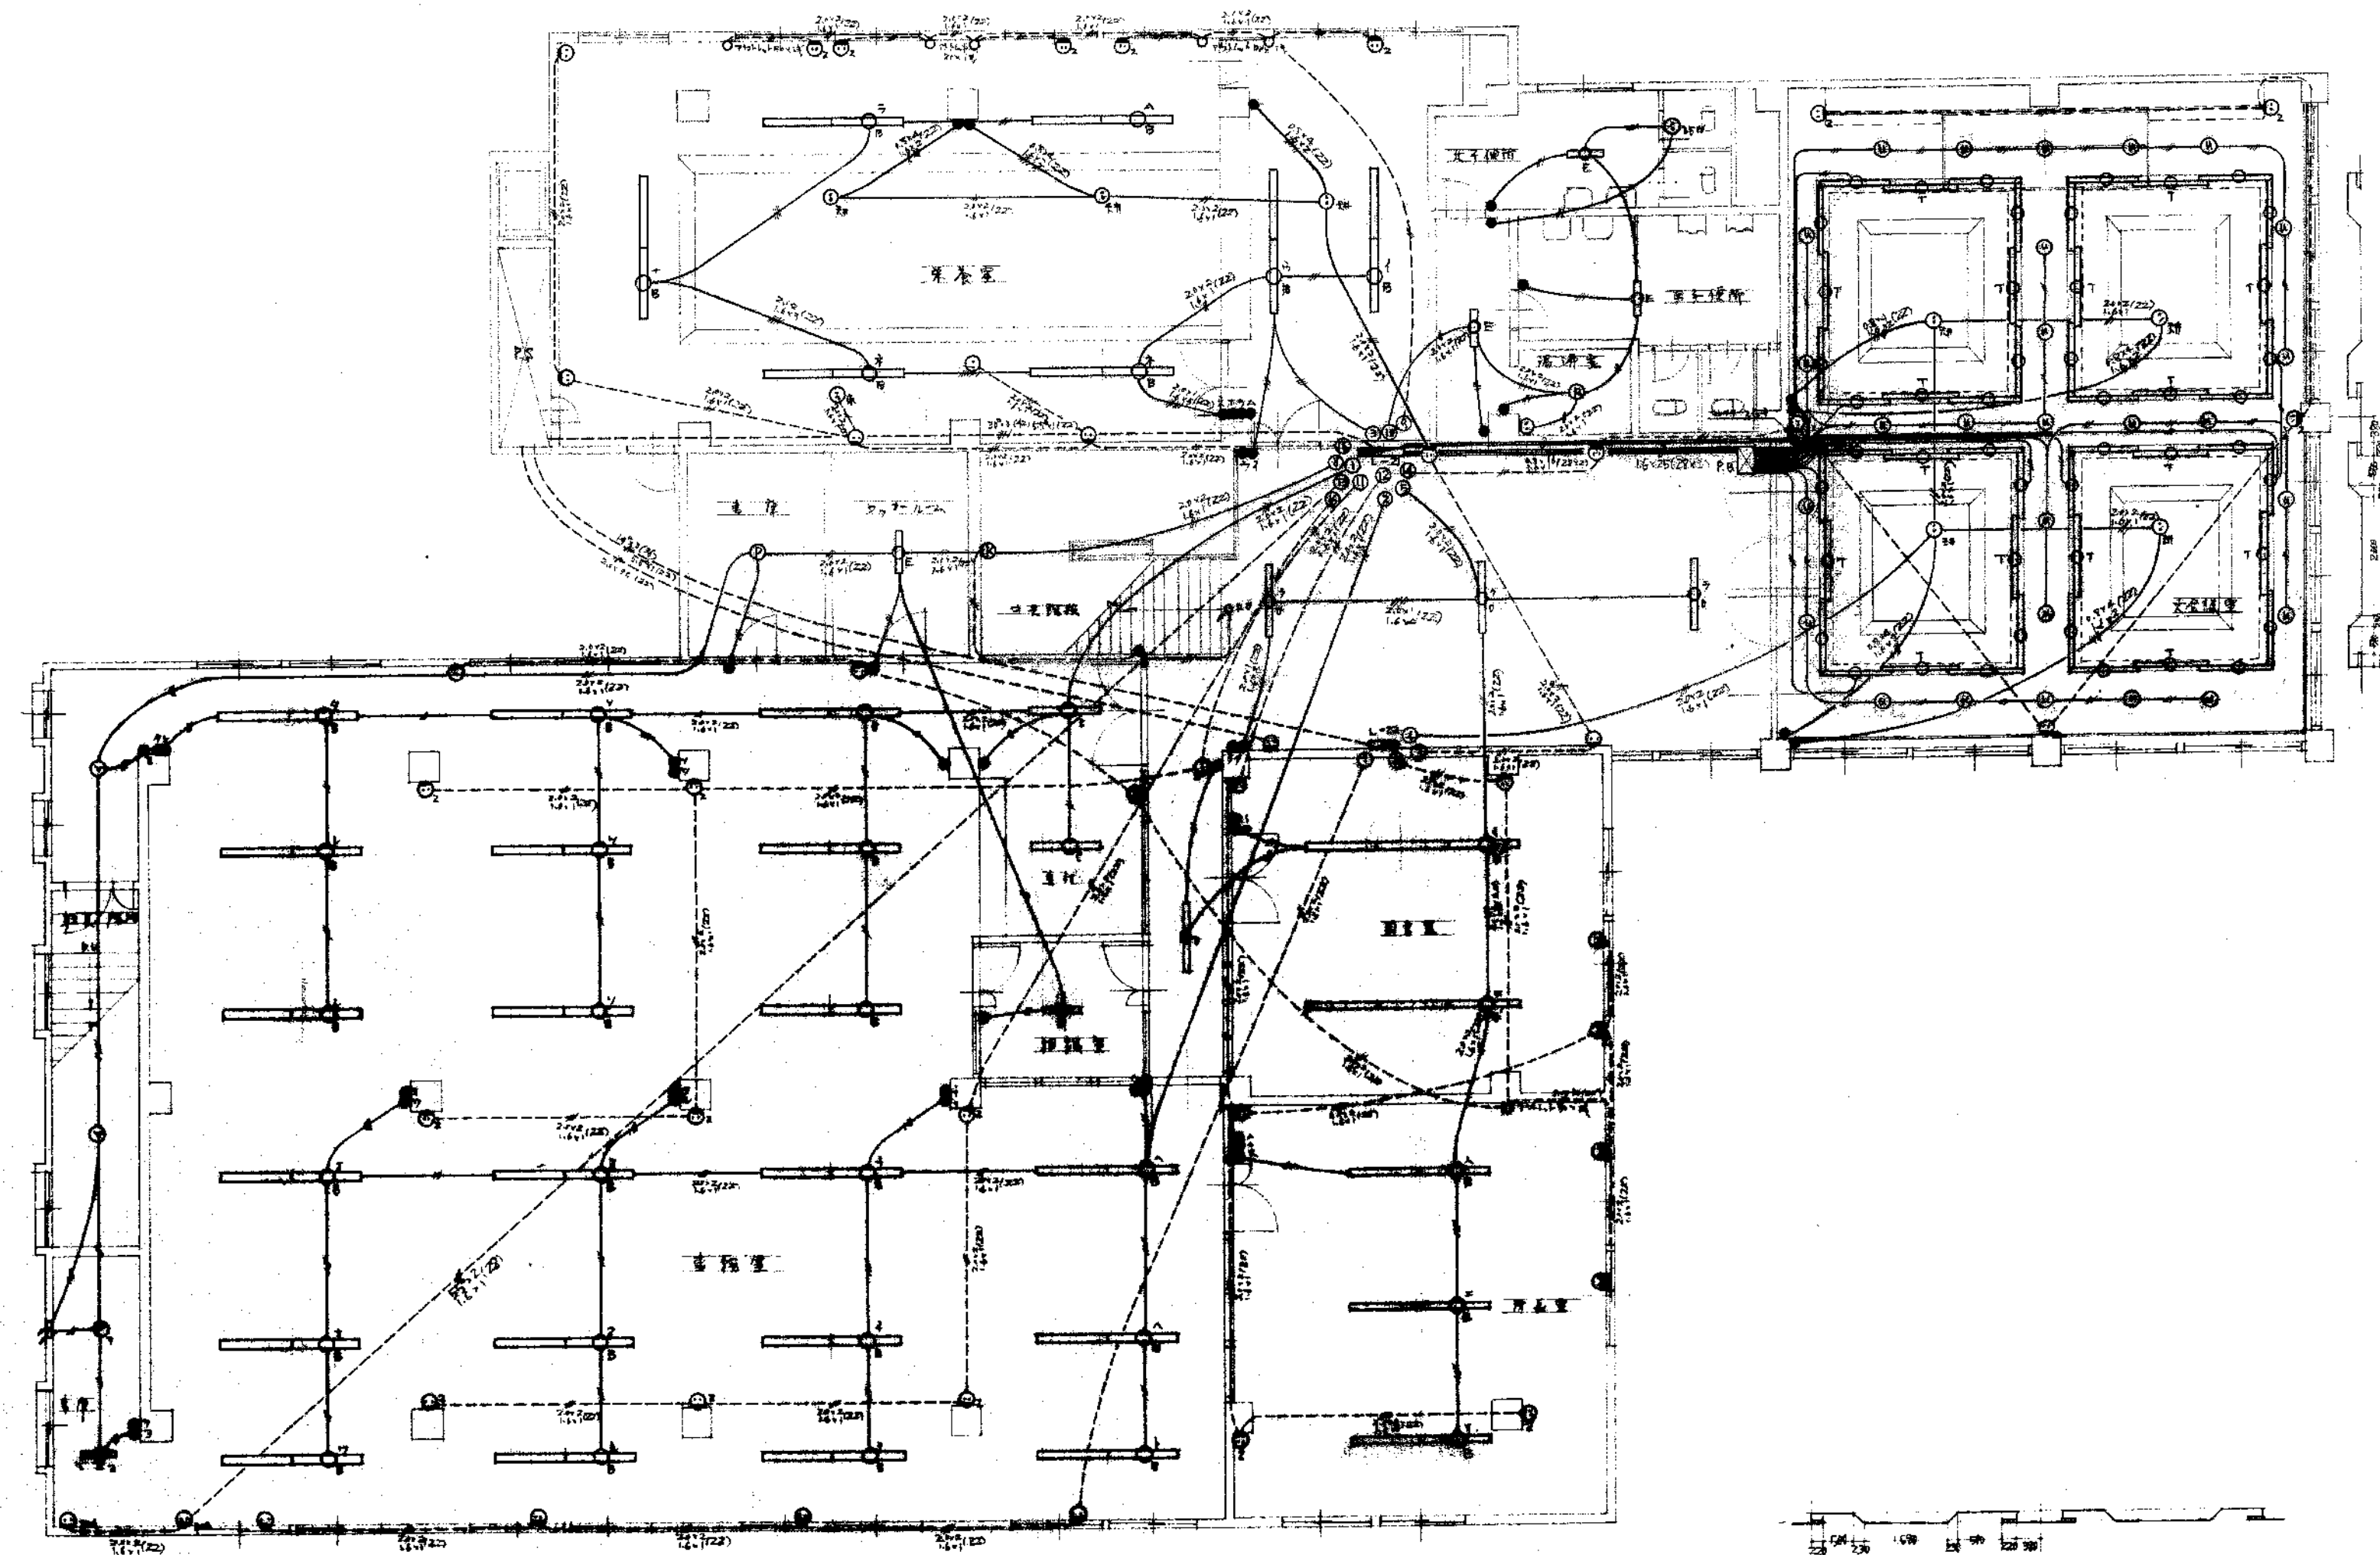

2 階 平 面 図

記号	品名	仕様	数量	単位	備 考
B	電 灯	200W 12V	31	個	
B	電 灯	400W 200V	2	個	
C	電 灯	400W 200V	2	個	
D	電 灯	400W 200V	4	個	
T	電 灯	400W 200V	18	個	200W 12V
F	電 灯	400W 200V	6	個	
U	電 灯	400W 200V	27	個	
K	電 灯	400W 200V	1	個	
P	電 灯	400W 200V	2	個	
L	電 灯	400W 200V	1	個	
V	電 灯	400W 200V	2	個	
R	電 灯	400W 200V	1	個	
W	電 灯	400W 200V	1	個	
L-21	電 灯	400W 200V	1	個	


工 事 名 県立米子保健所庁舎新築電気設備工事				
図 名 電灯コンセント設備				
図番	縮尺 8:100	設計番号	冊 4	年月日 44.3.3
校 長	主 査	設 計	監 理	監 査
中国電気工事株式会社				

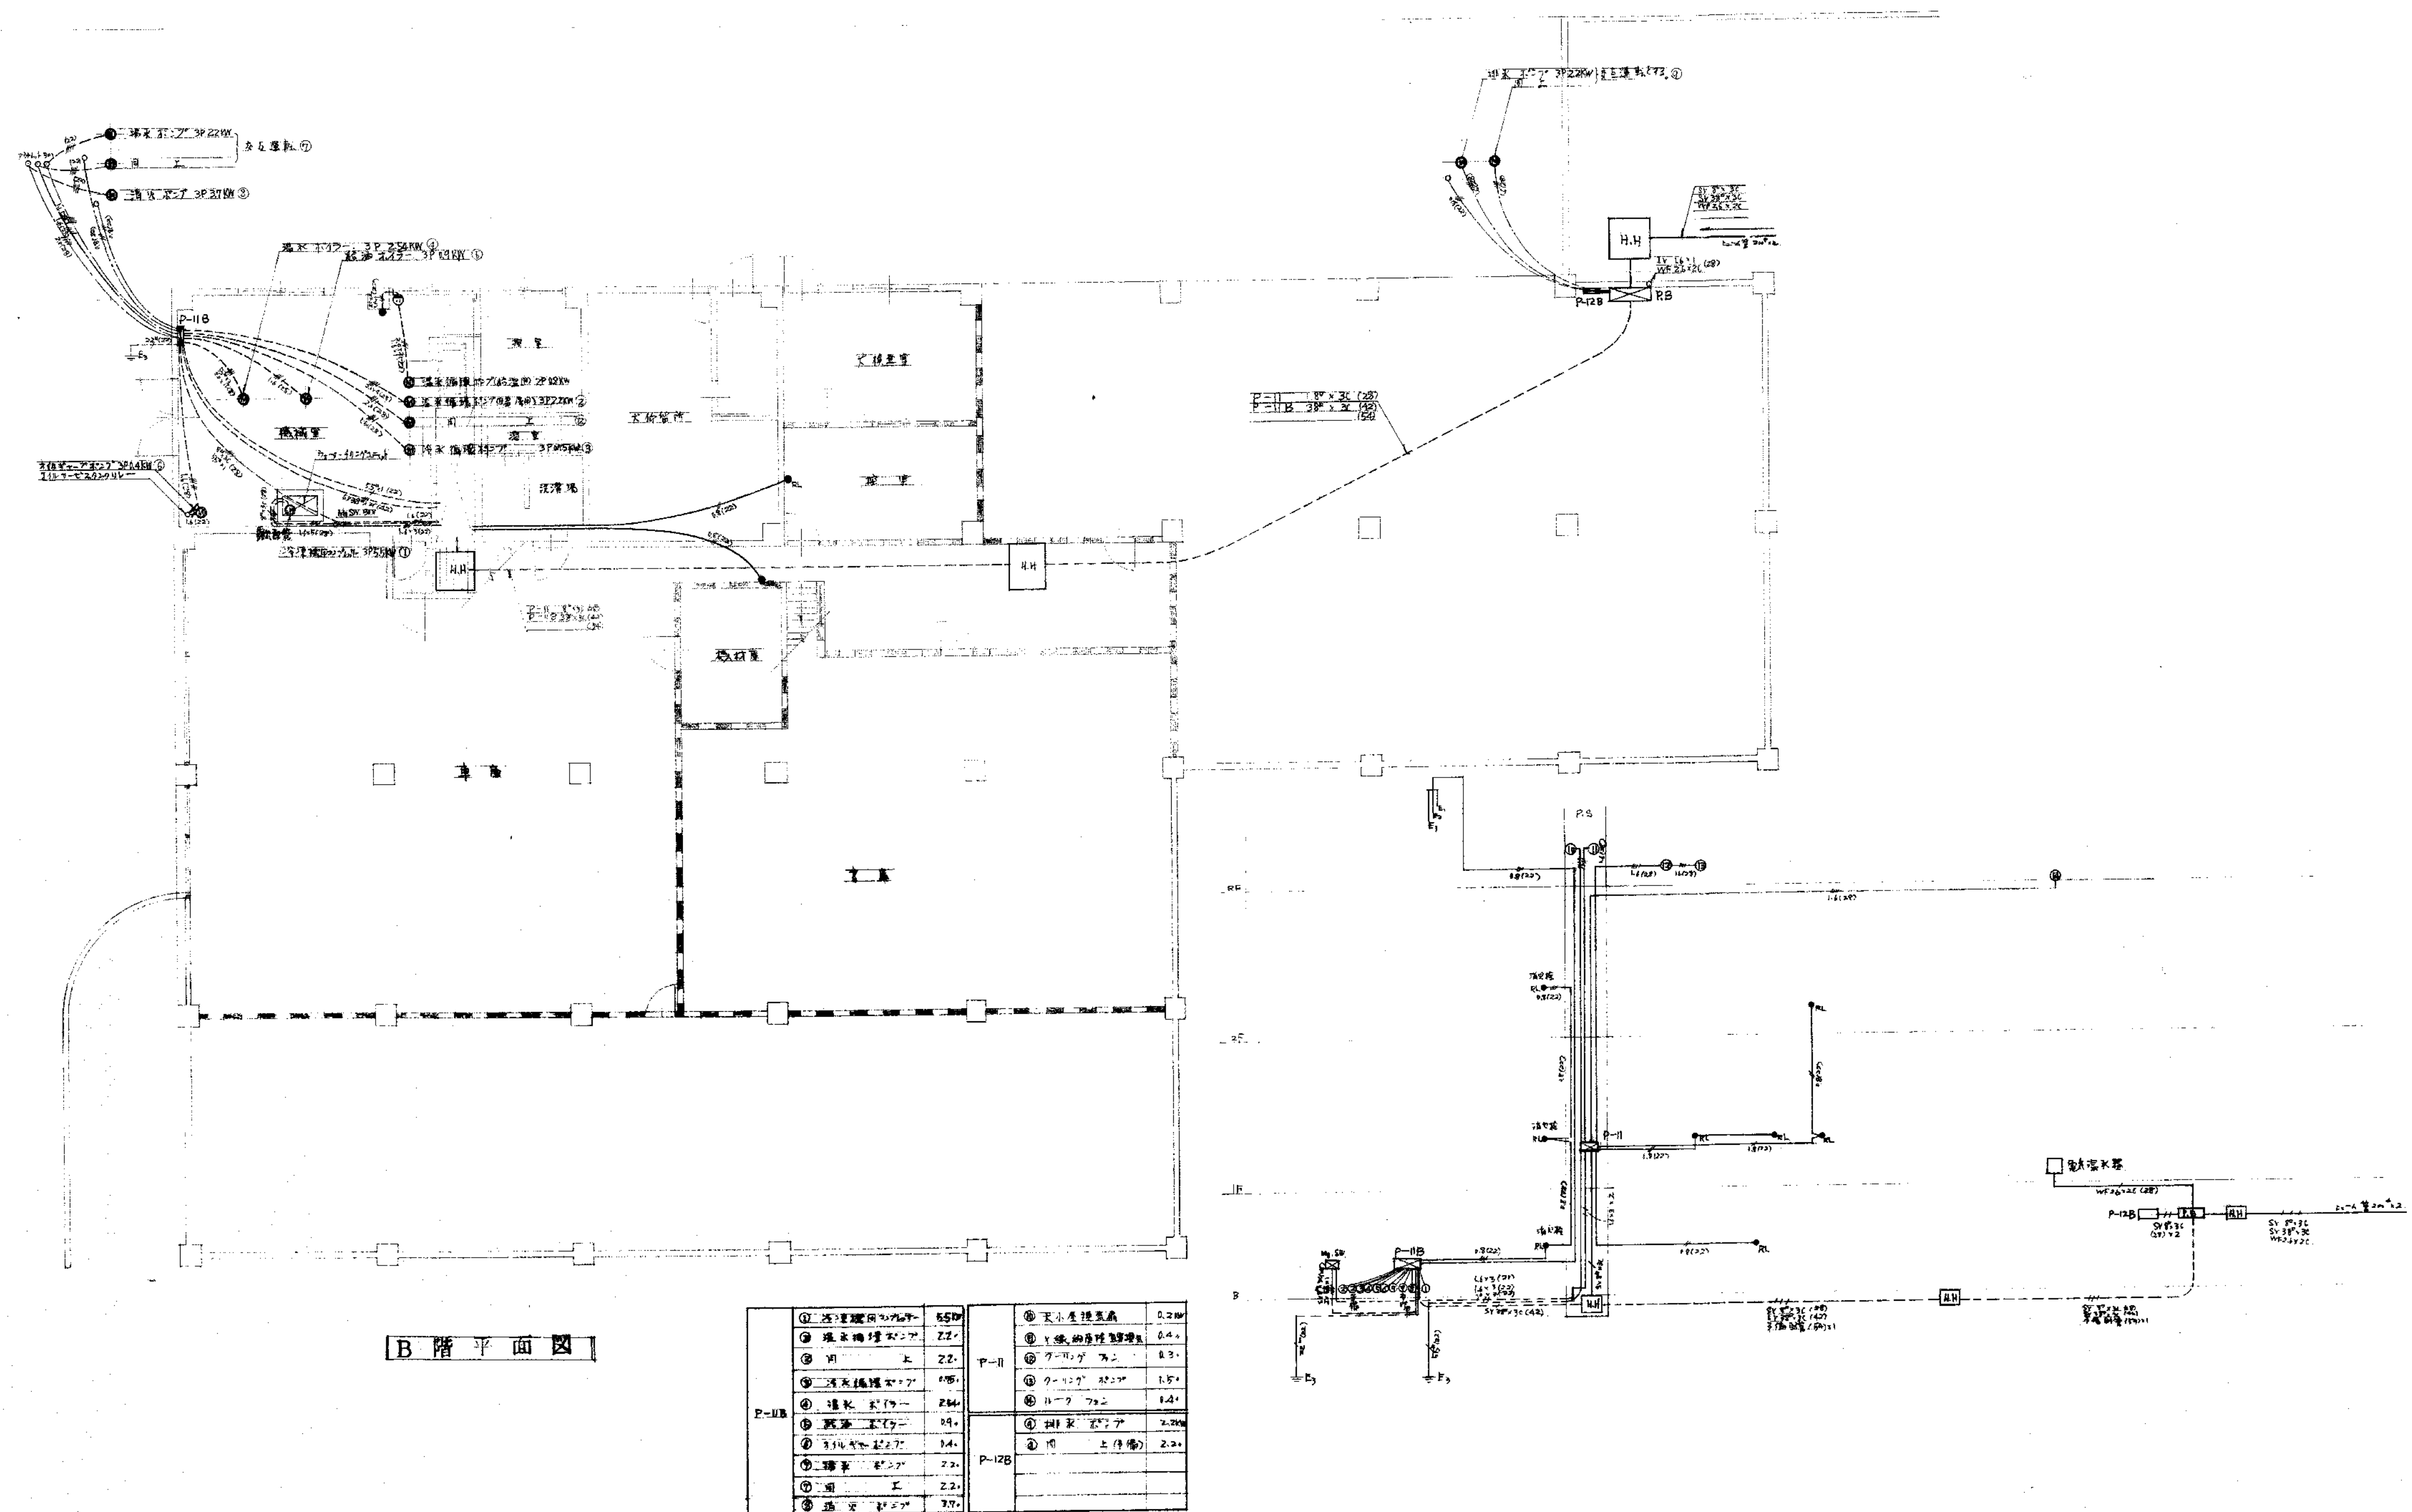


B階平面図

P-11B	① 天井面	2.20	P-11	⑤ 天井面	2.20
	② 床面	2.20		⑥ 天井面	2.20
	③ 天井面	2.20		⑦ 天井面	2.20
	④ 天井面	2.20		⑧ 天井面	2.20
	⑤ 天井面	2.20	P-12B	⑨ 天井面	2.20
	⑥ 天井面	2.20		⑩ 天井面	2.20
	⑦ 天井面	2.20		⑪ 天井面	2.20
	⑧ 天井面	2.20		⑫ 天井面	2.20


工事名 県立米子保健所庁舎新築電気設備工事			
図名 動力設備			
図号	縮尺 8:1/100	設計番号 5	年月日 44.3.3
校閲	主査	設計	写図
中国電気工事株式会社			

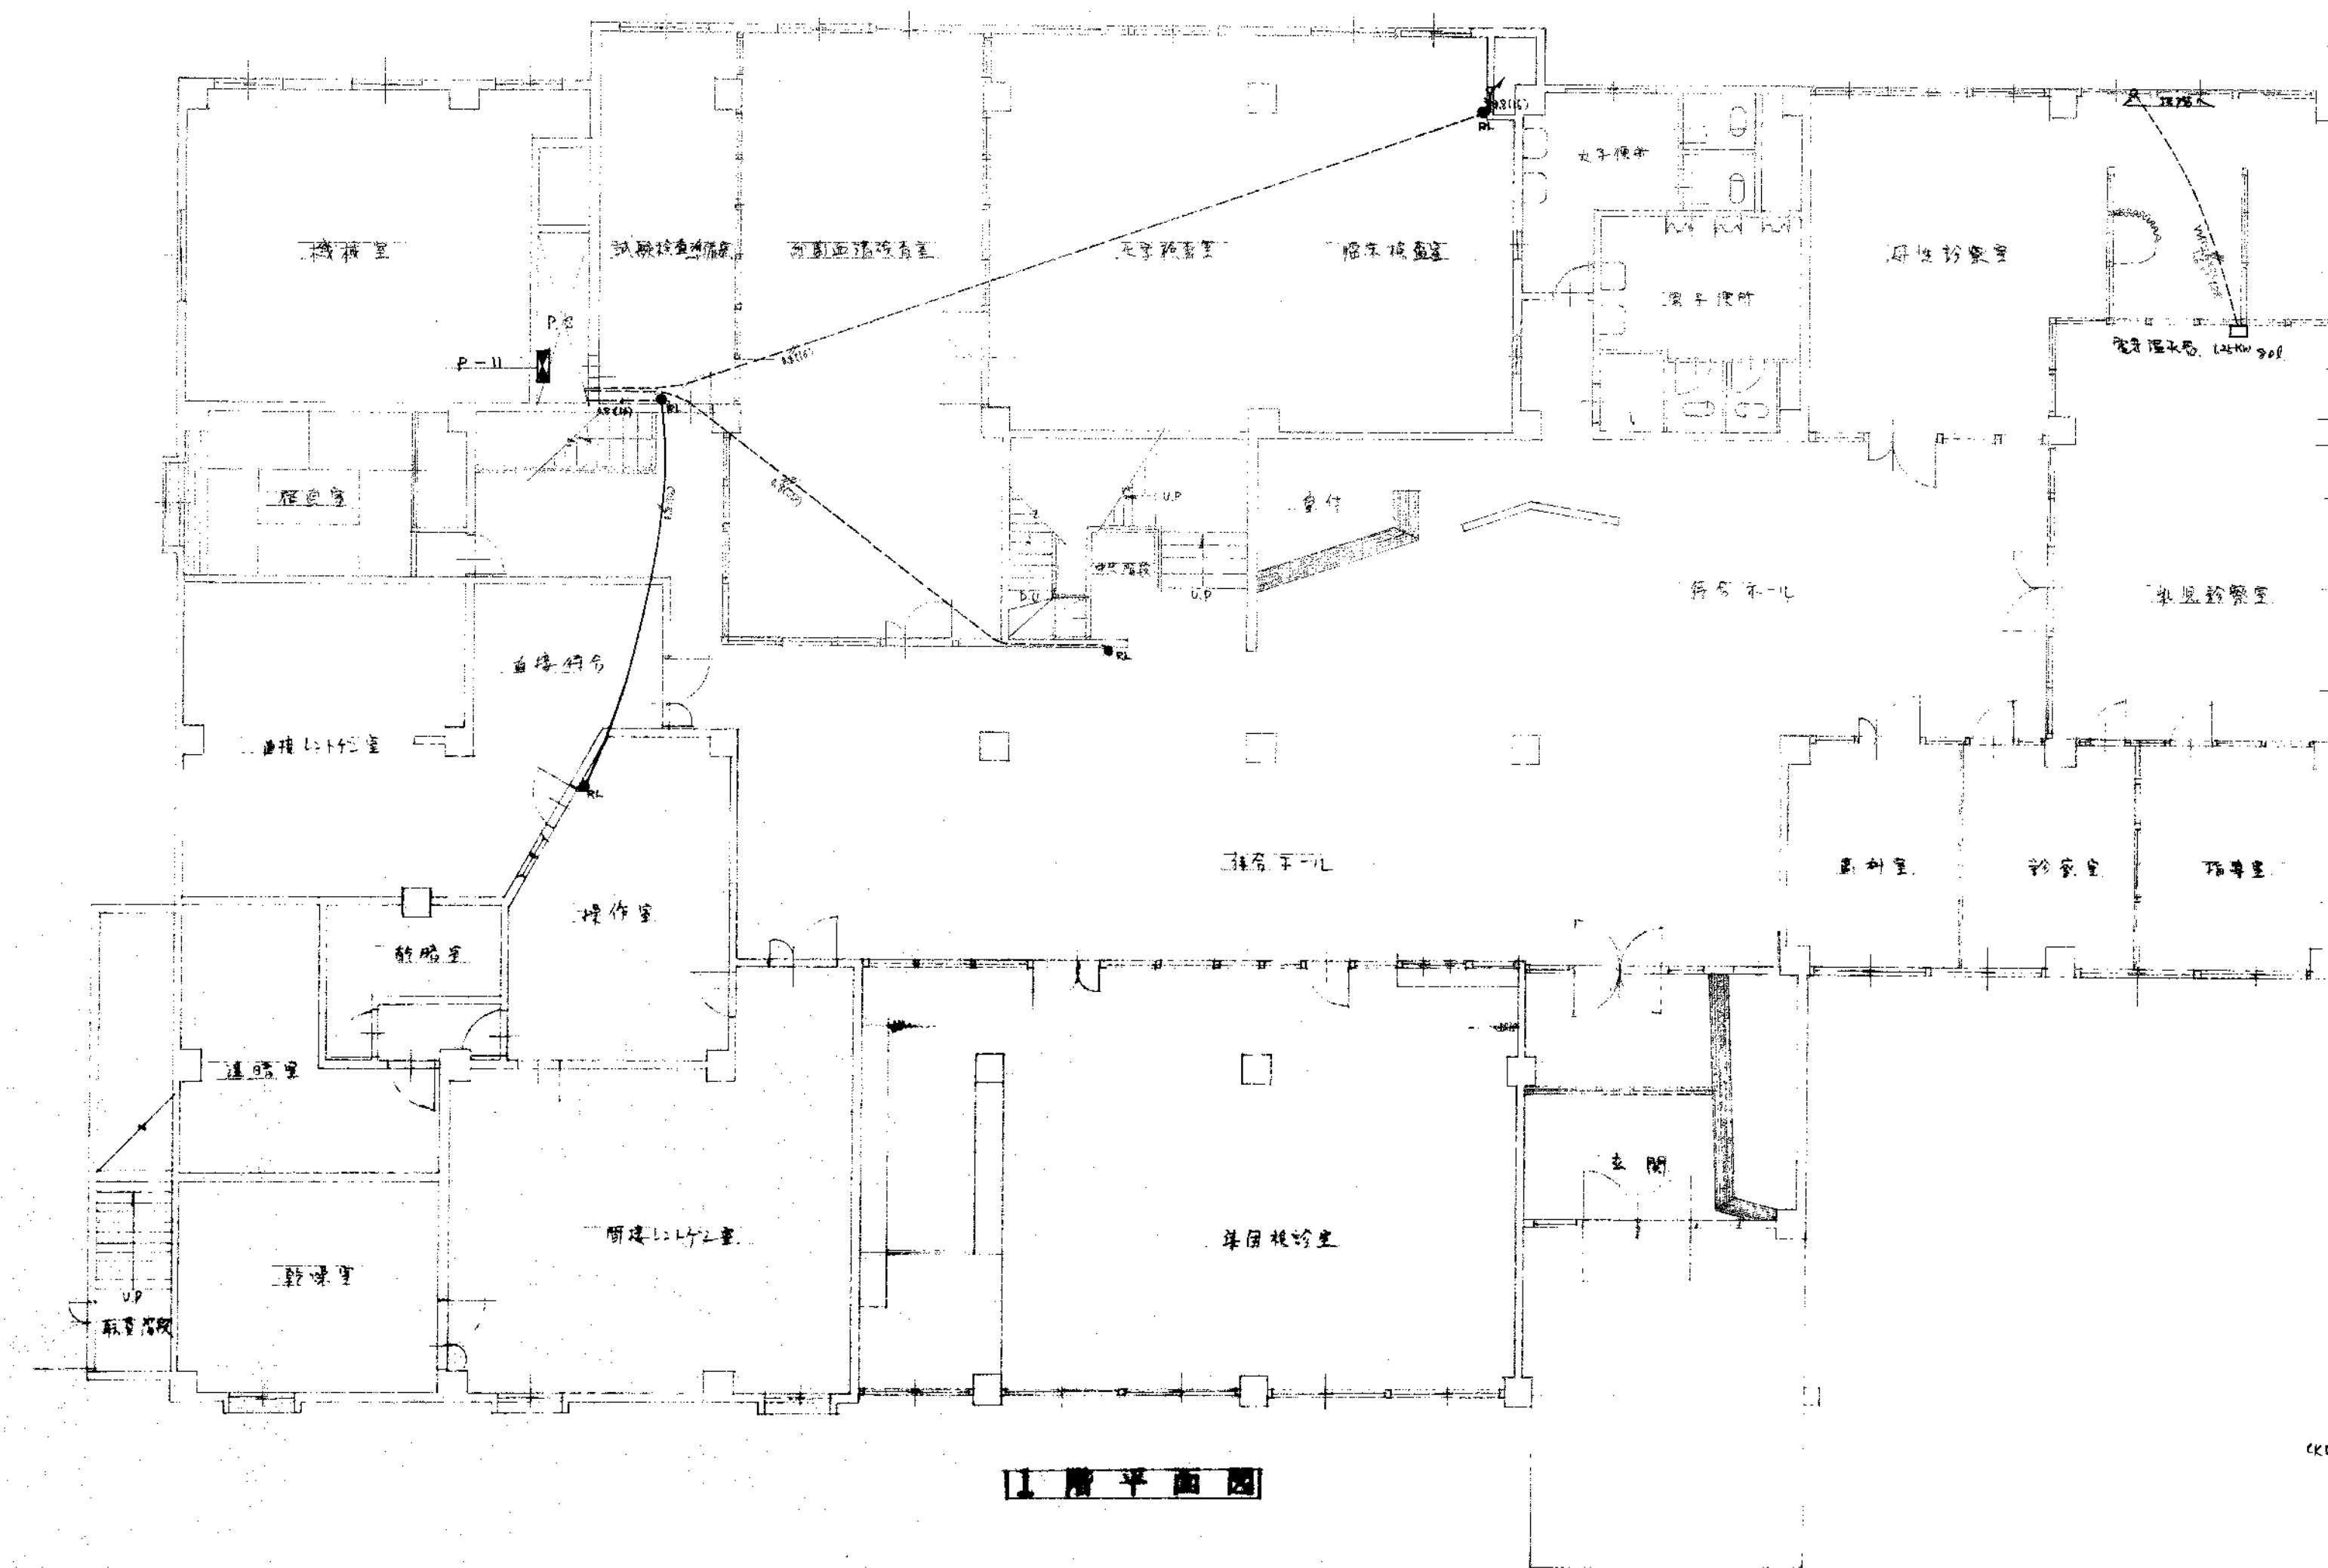

1F 階平面図

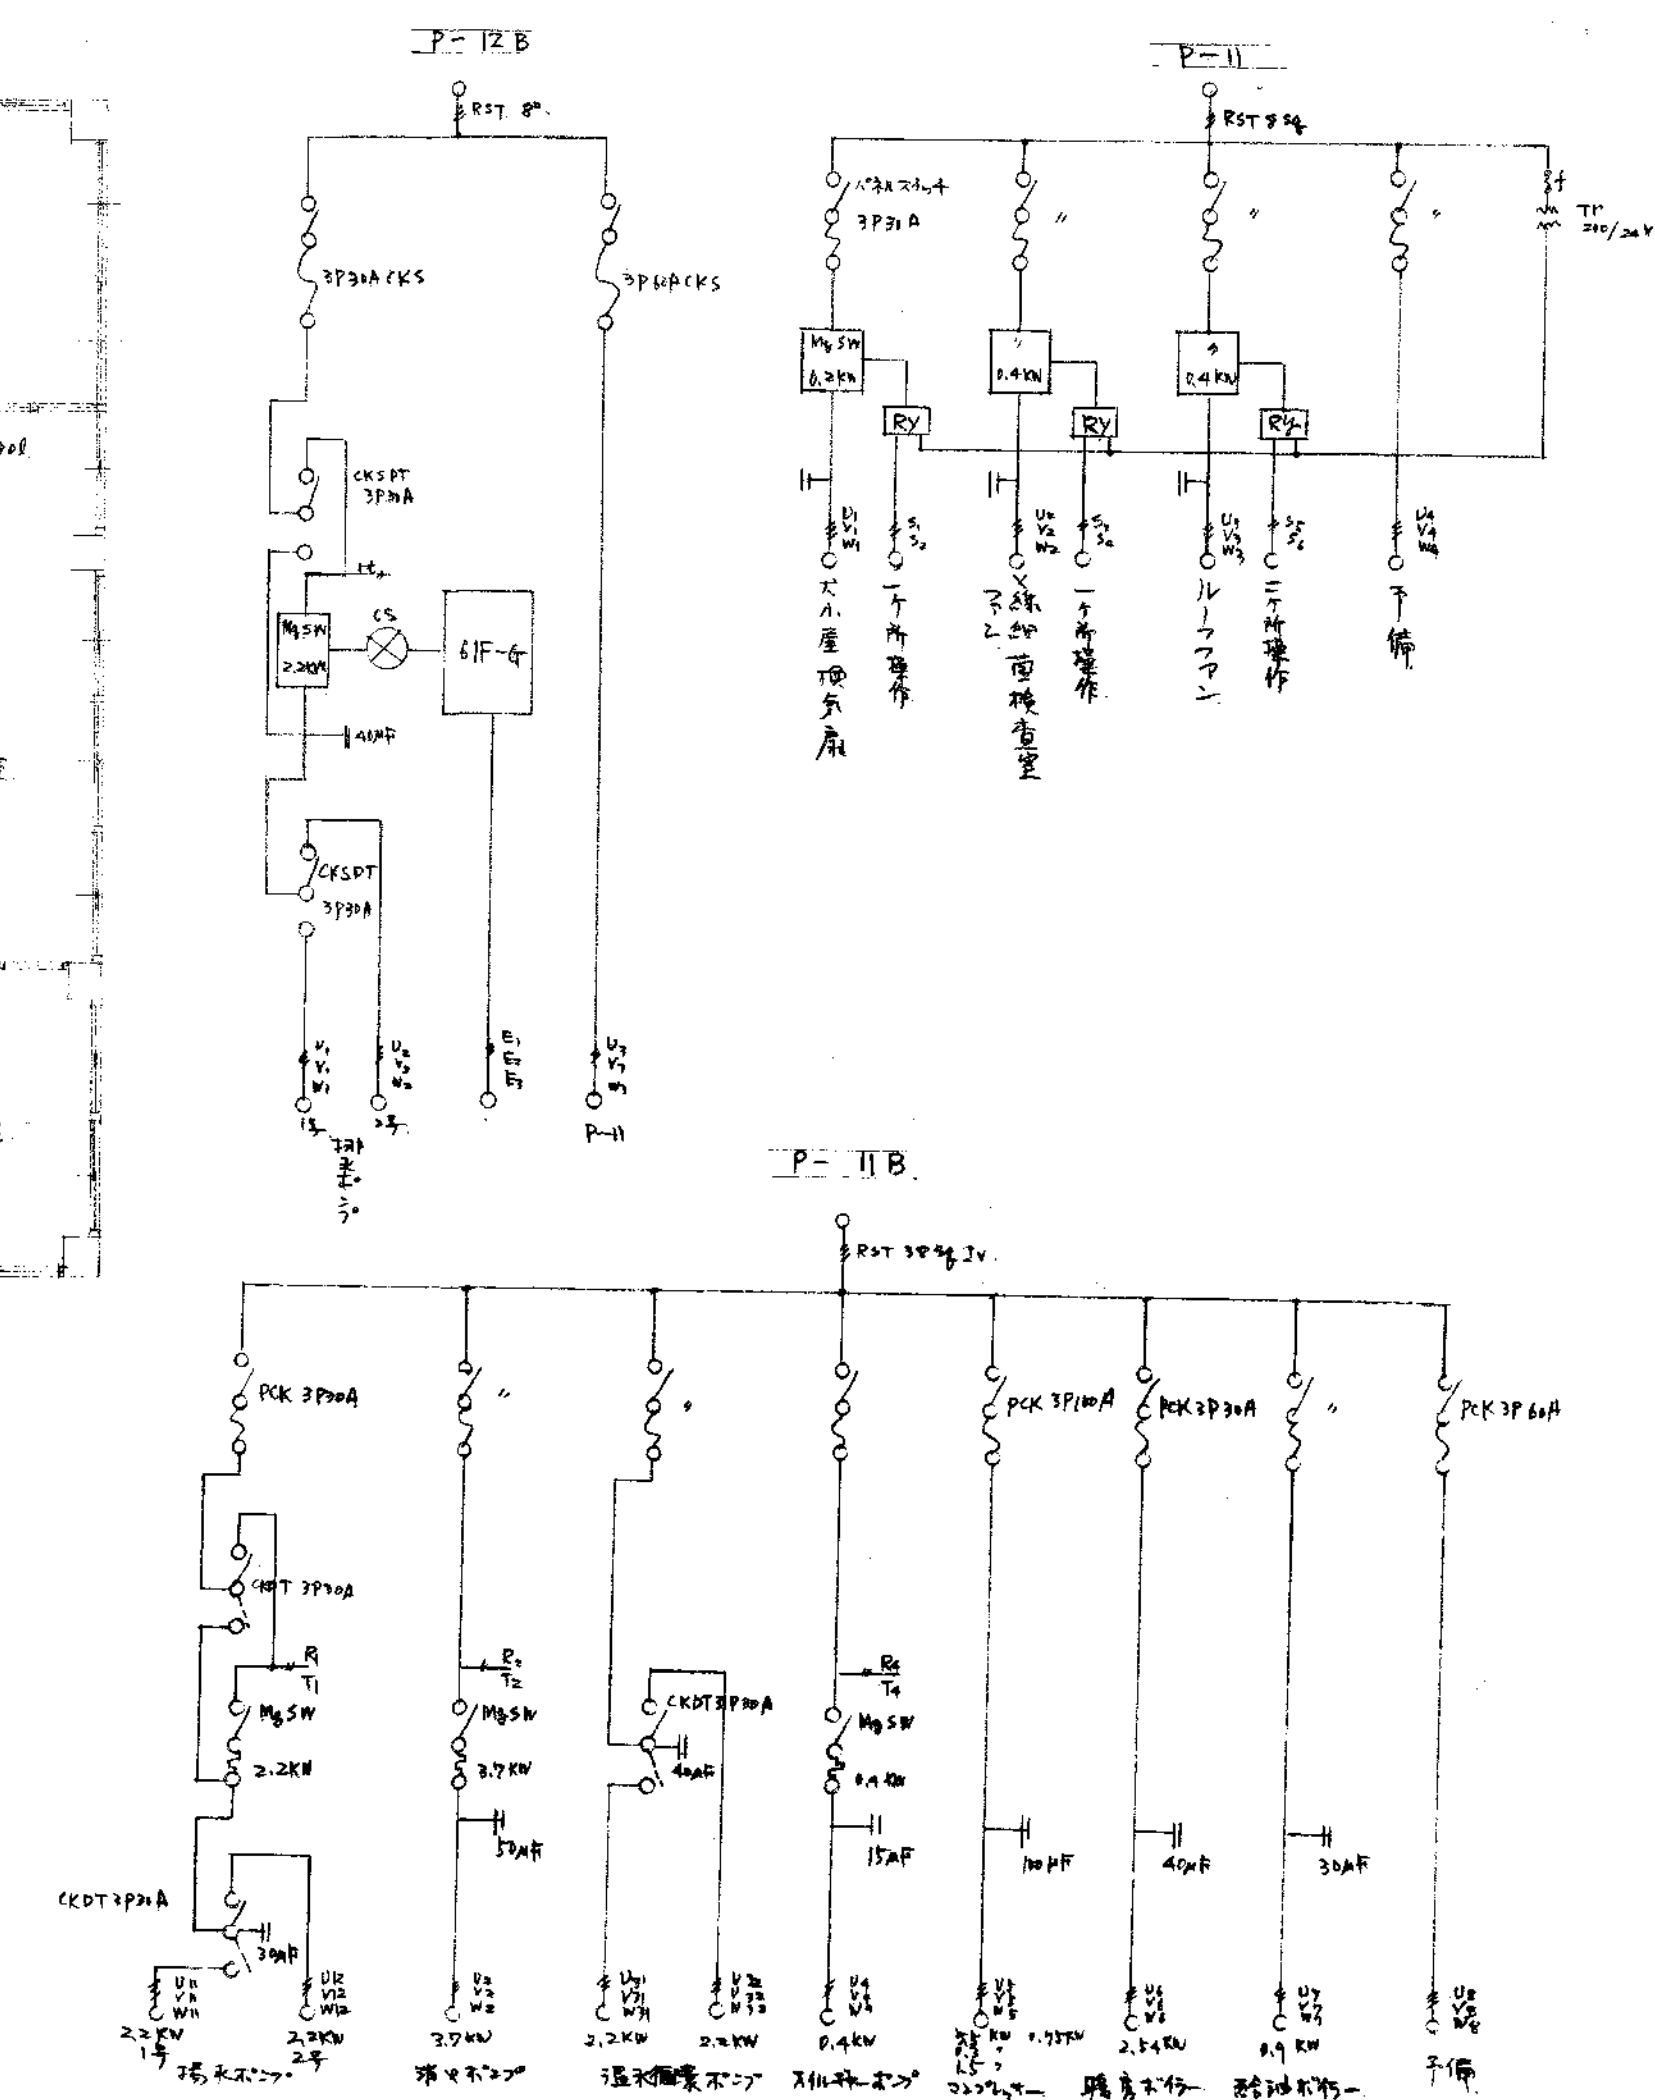


工事名	東京女子保健所庁舎新築電気設備工事			
図名	動力設備			
図番	縮尺 1/100	設計番号	第 6 号	年月日 44.3.3
校閲	主査	設計	写図	監製
中国電気工事株式会社				

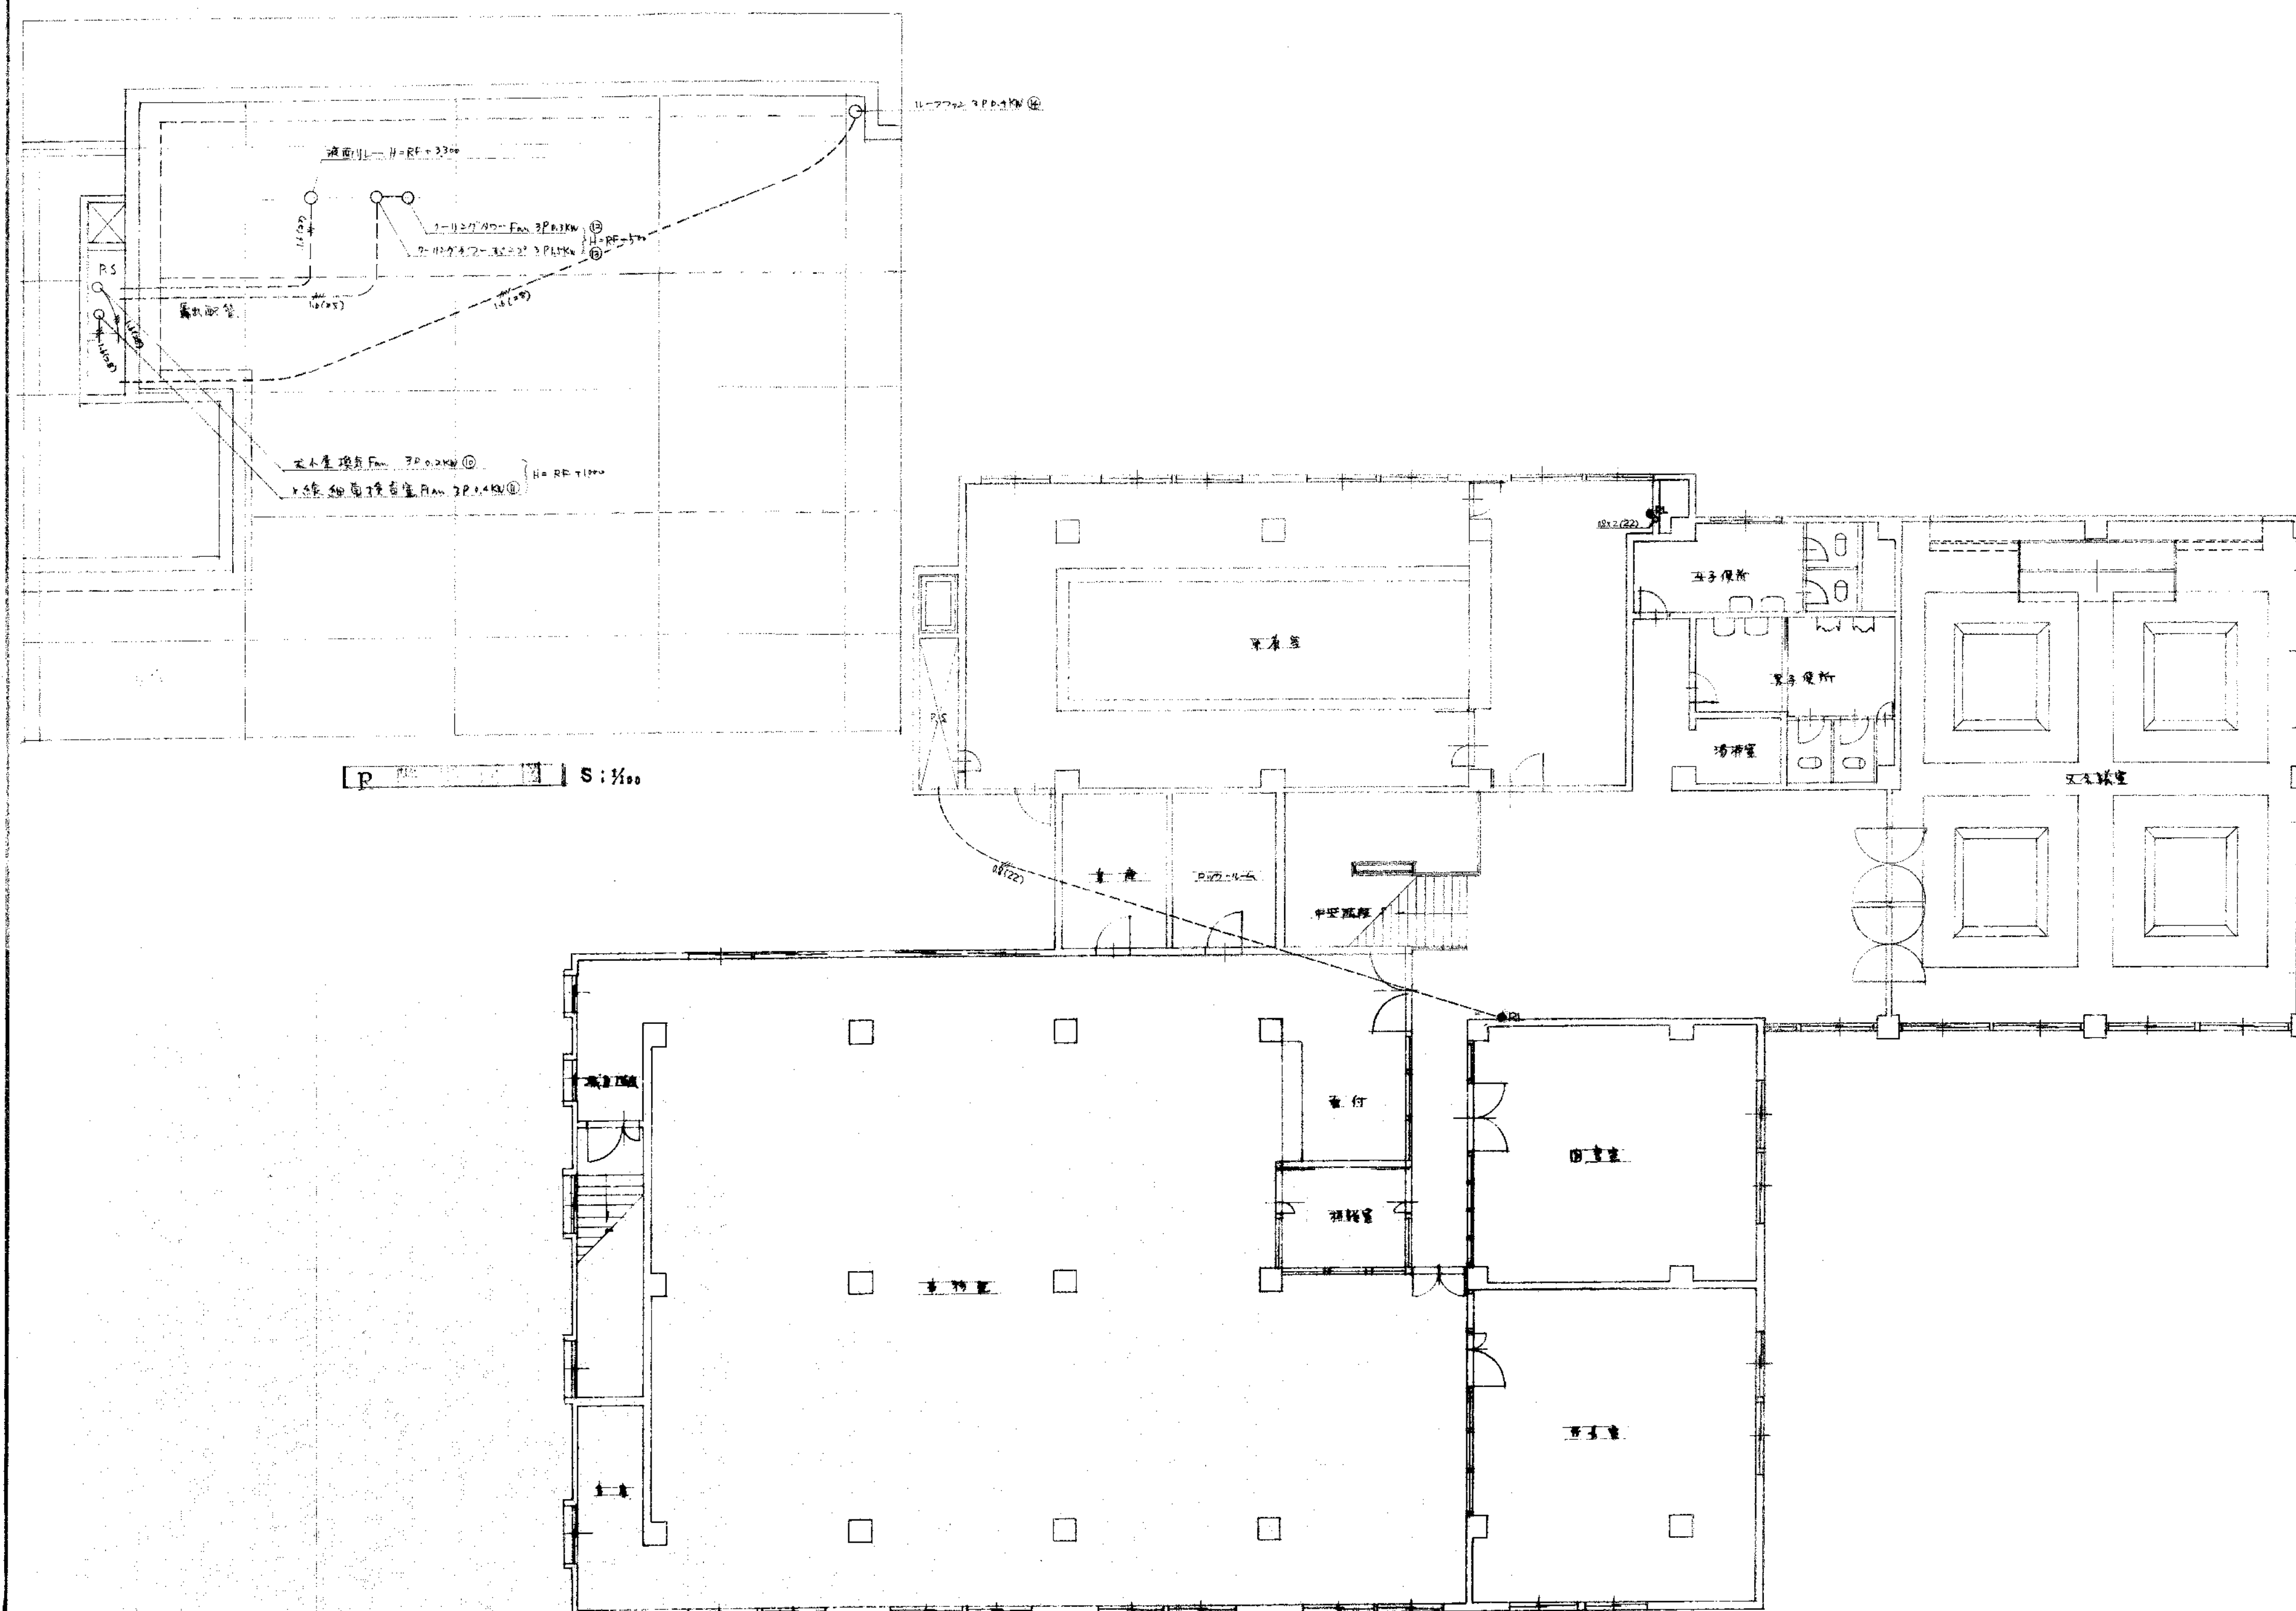


2階平面図


工事名	県立米子保健所庁舎新築電気設備工事		
図名	電力設備		
図番	編入 8:1/100	設計番号	層 7 44.3.3
校閲	主査	設計	李國
中国電気工事株式会社			

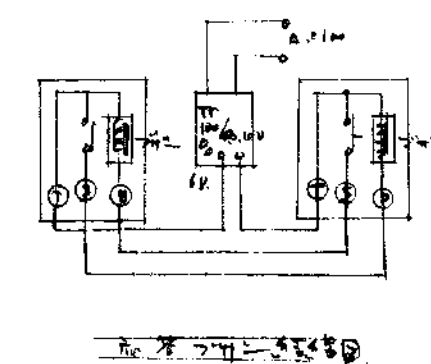

工事名 <u>日立茅子保健所庁舎新築電気設備工事</u>				
図名 <u>弱電設備</u>				
図番 <u>一</u>	縮尺 <u>S: 1/100</u>	設計者 <u>番 8</u>	年月日 <u>44. 3. 3</u>	
種類 <u>校閲</u>	主筆	設計	写図 <u>計</u>	
中国電気工事株式会社				

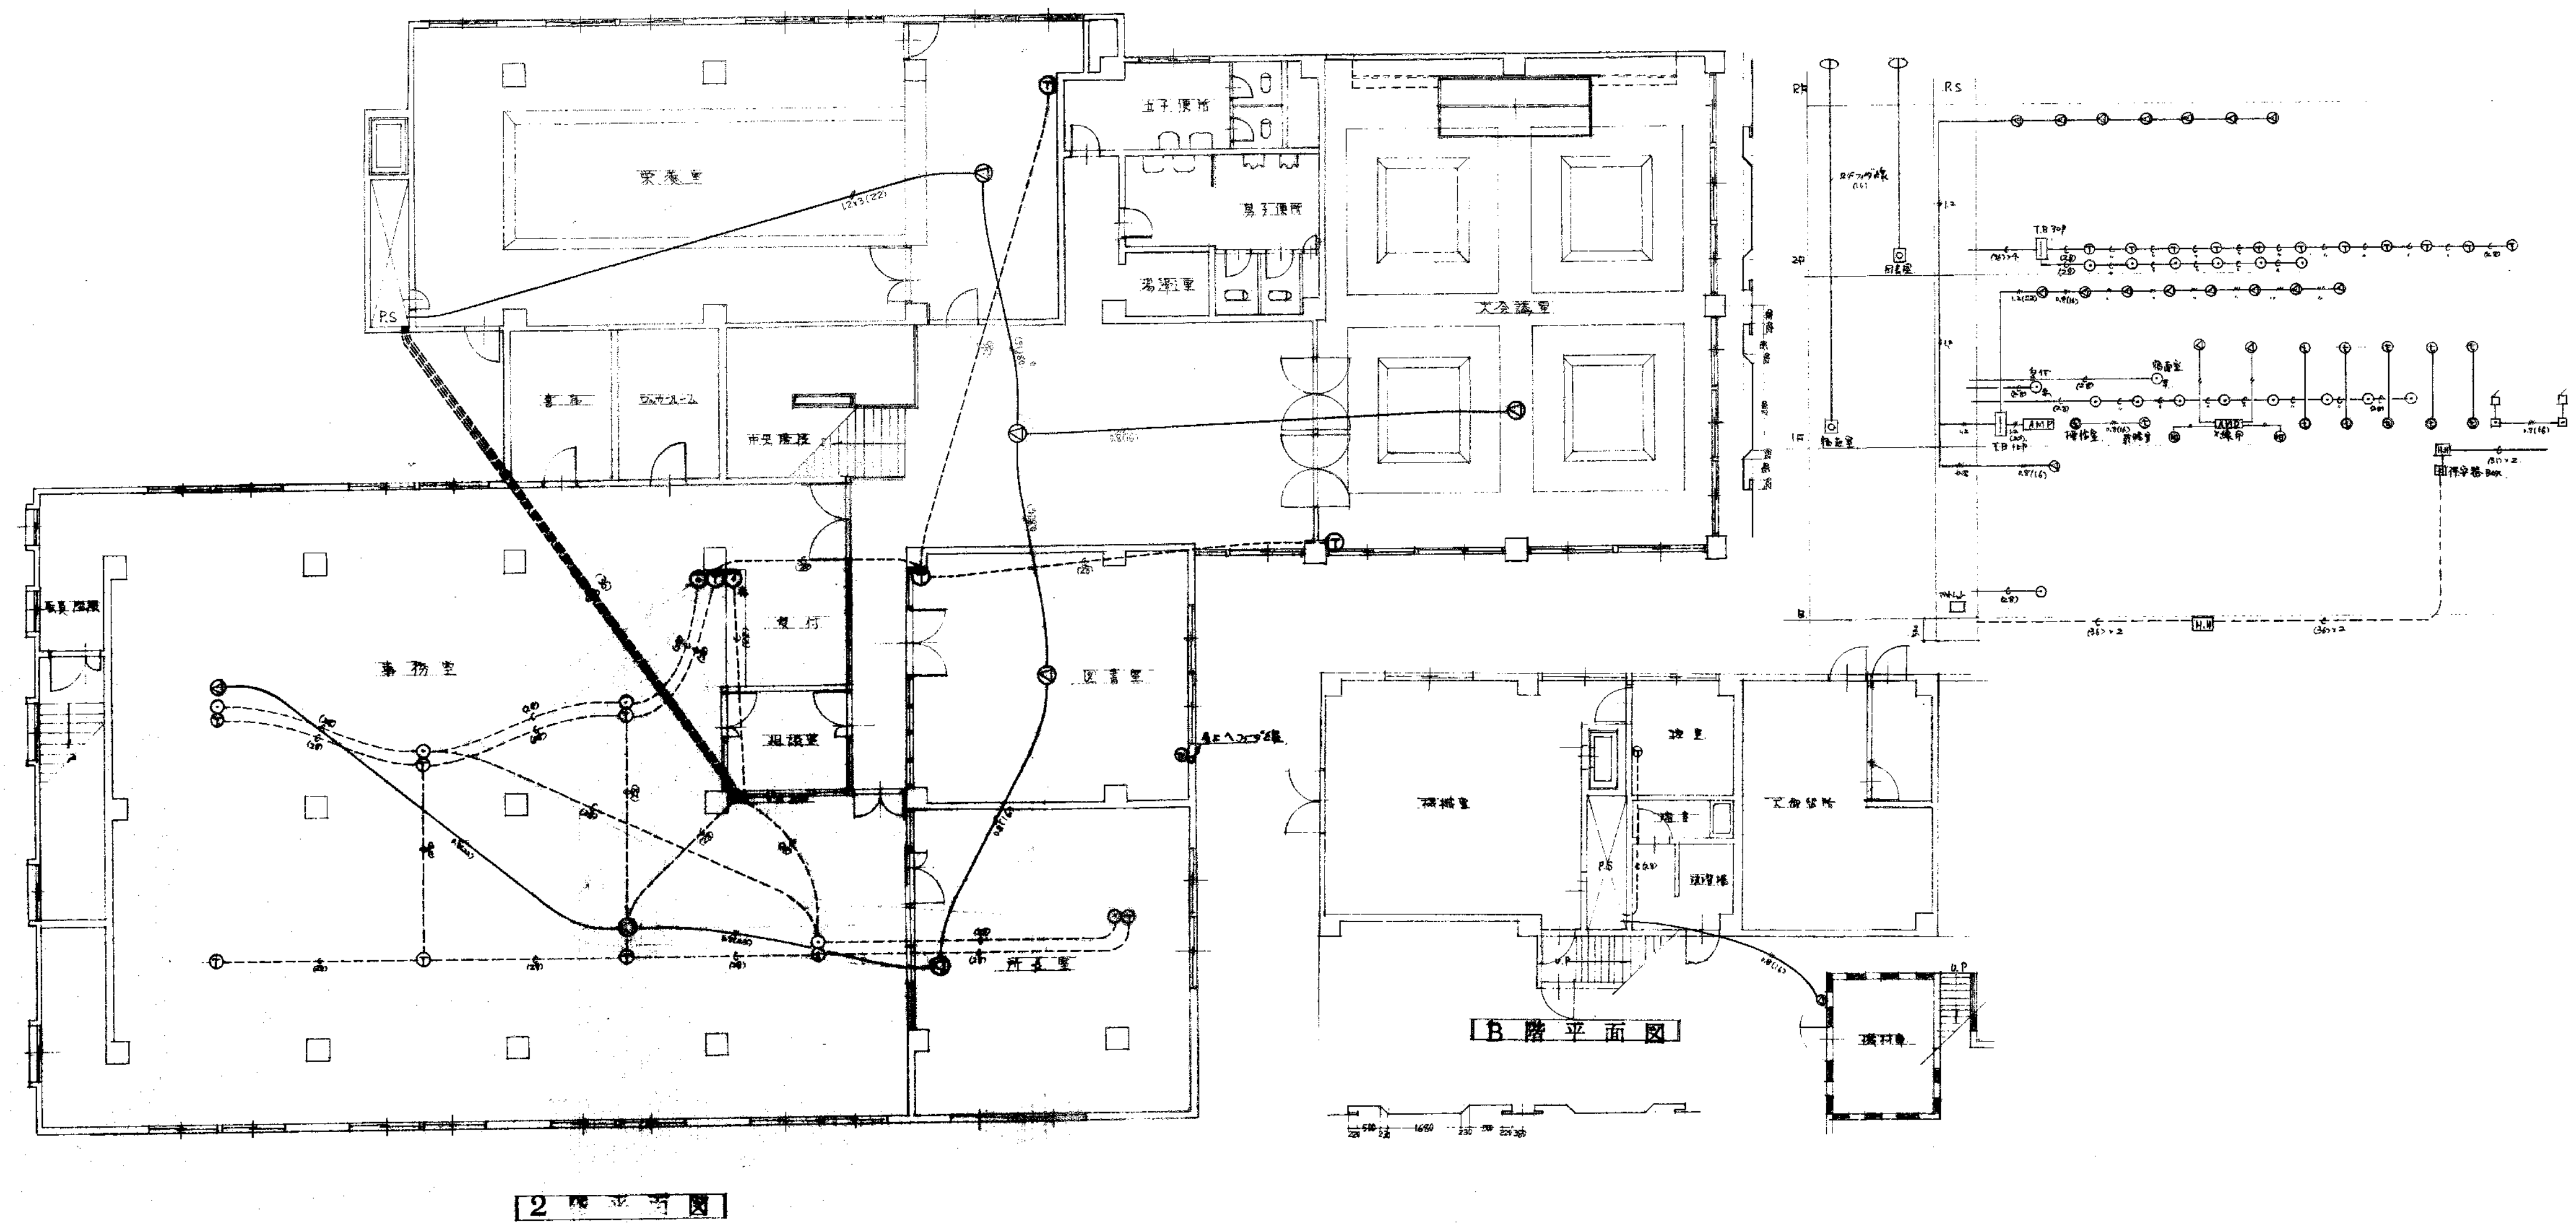


工事名 県立米子保健所庁舎新築電気設備工事				
図名 電気設備				
図番 1	縮尺 8:1/100	設計番号 9	年月日 14.3.3	
校閲	主査	設計	写図	
中国電気工事株式会社				

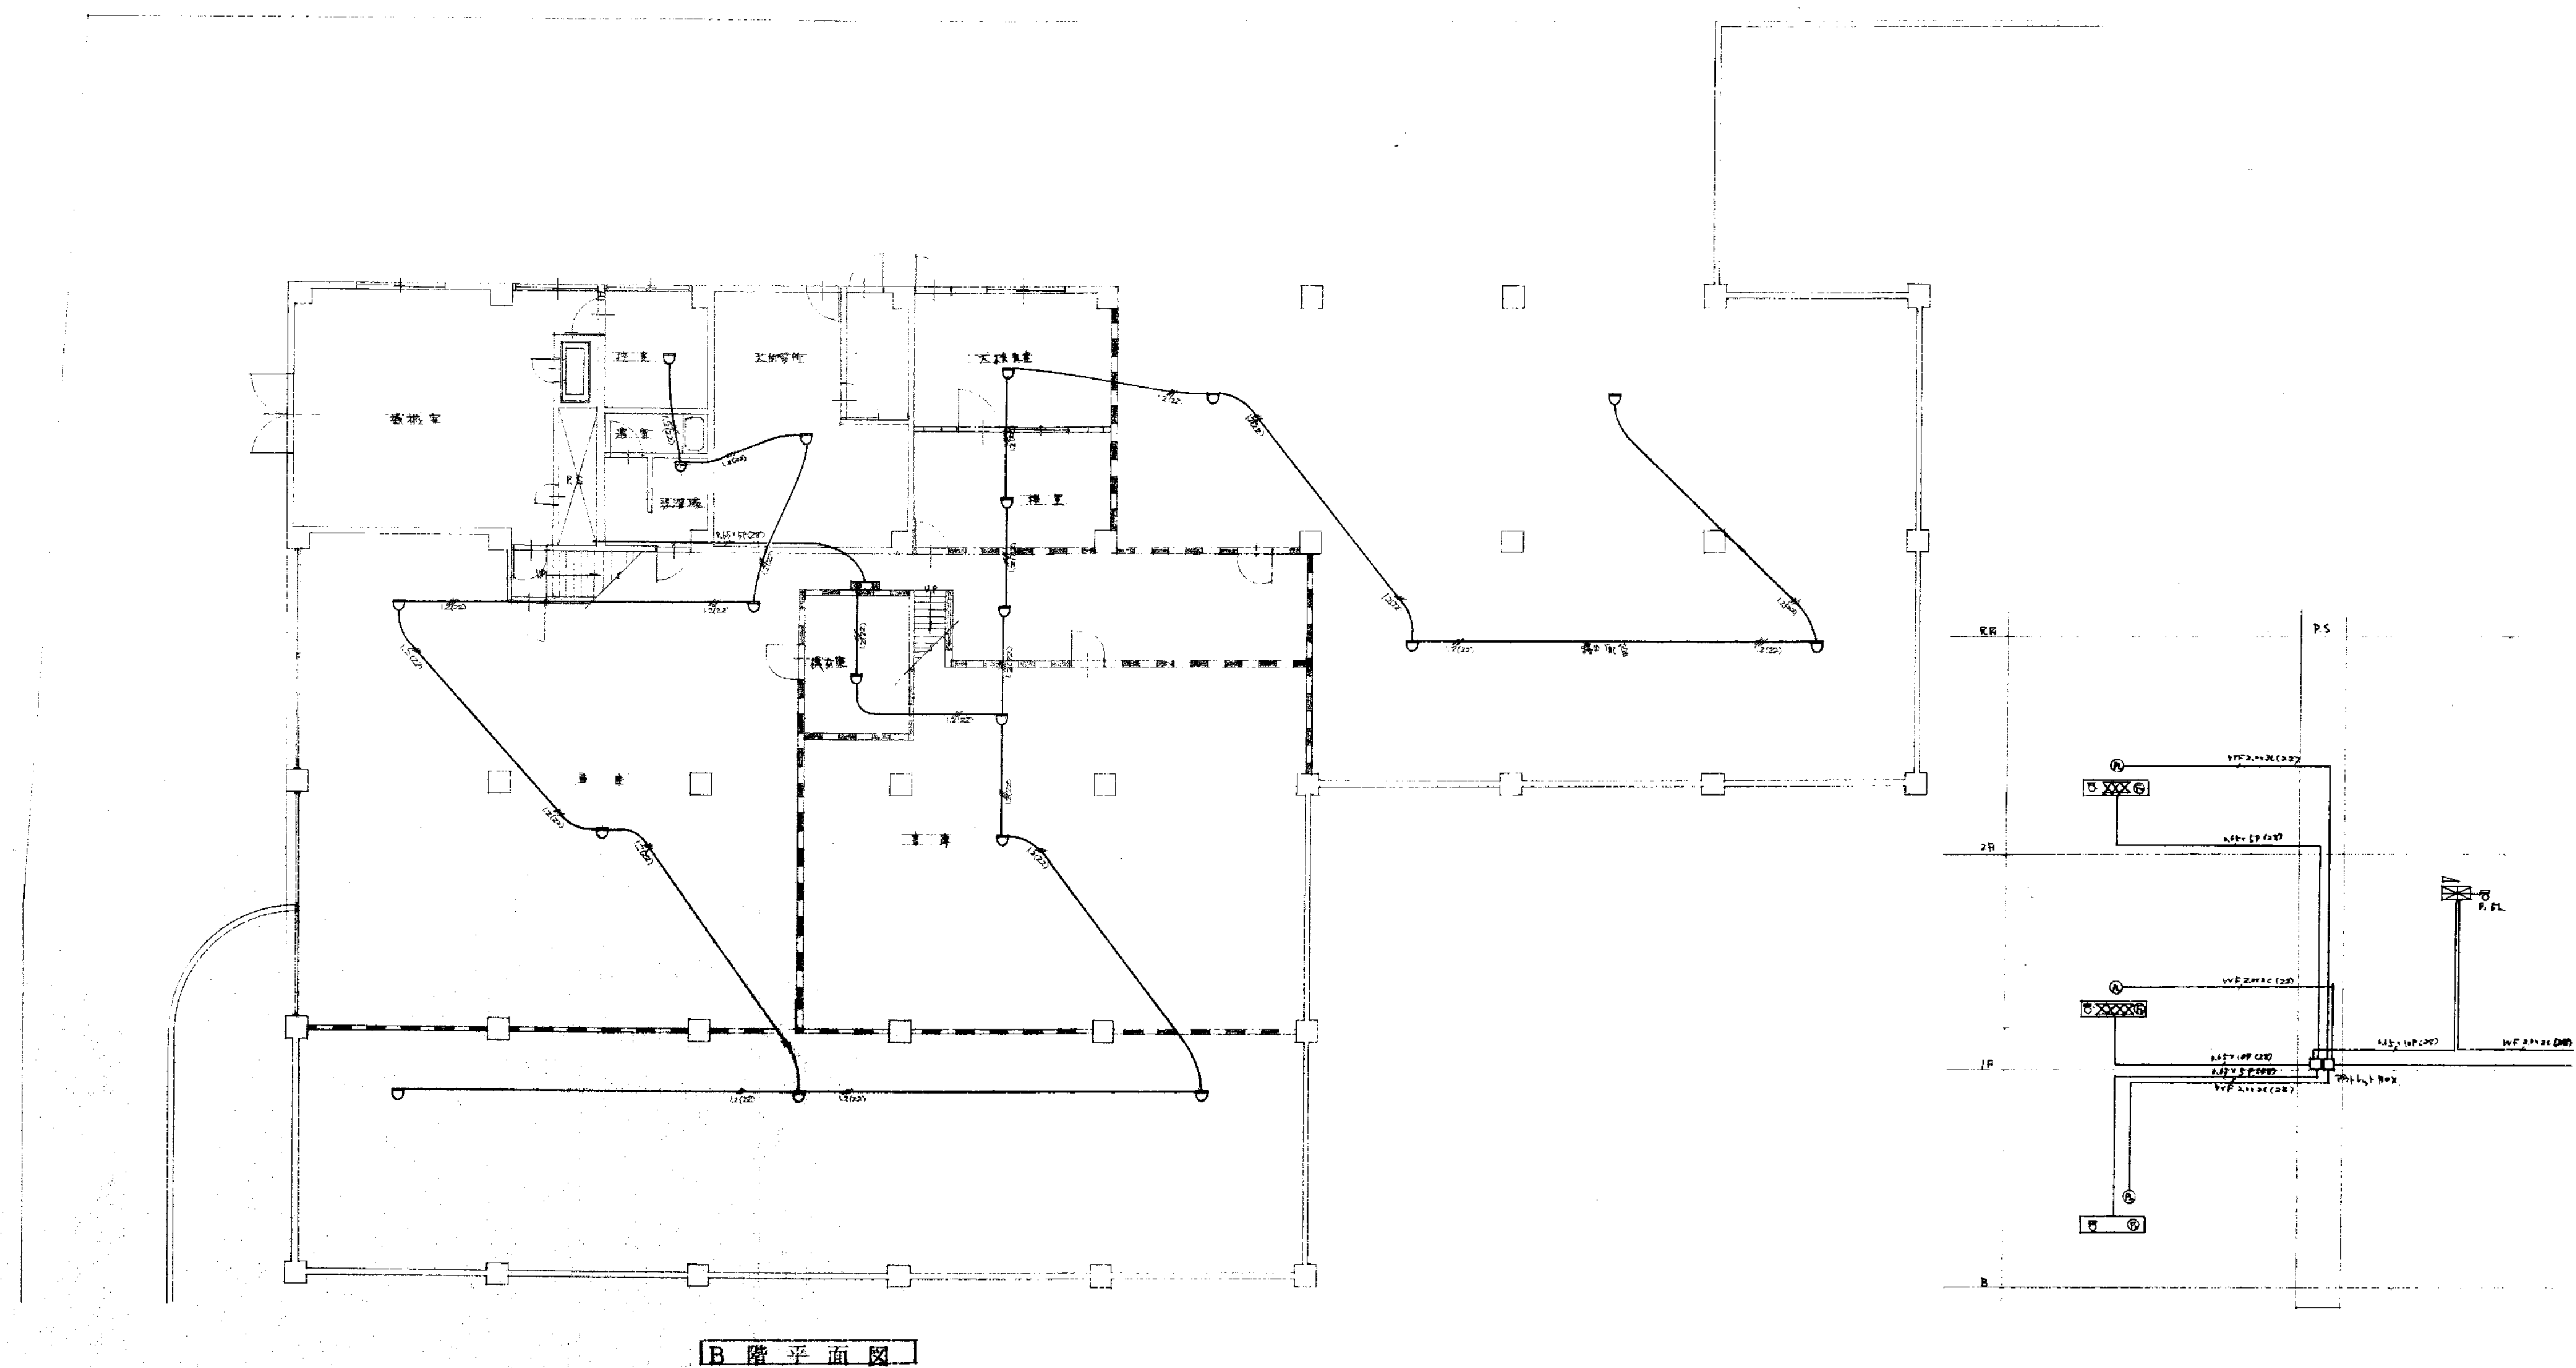


B階平面図

工事名	東京米子保健所庁舎新築電気設備工事		
図名	火災報知設備		
図号	縮尺 1:100	設計番号	10 44.3.3
校閲	主査	設計	承認
中国電気工事株式会社			

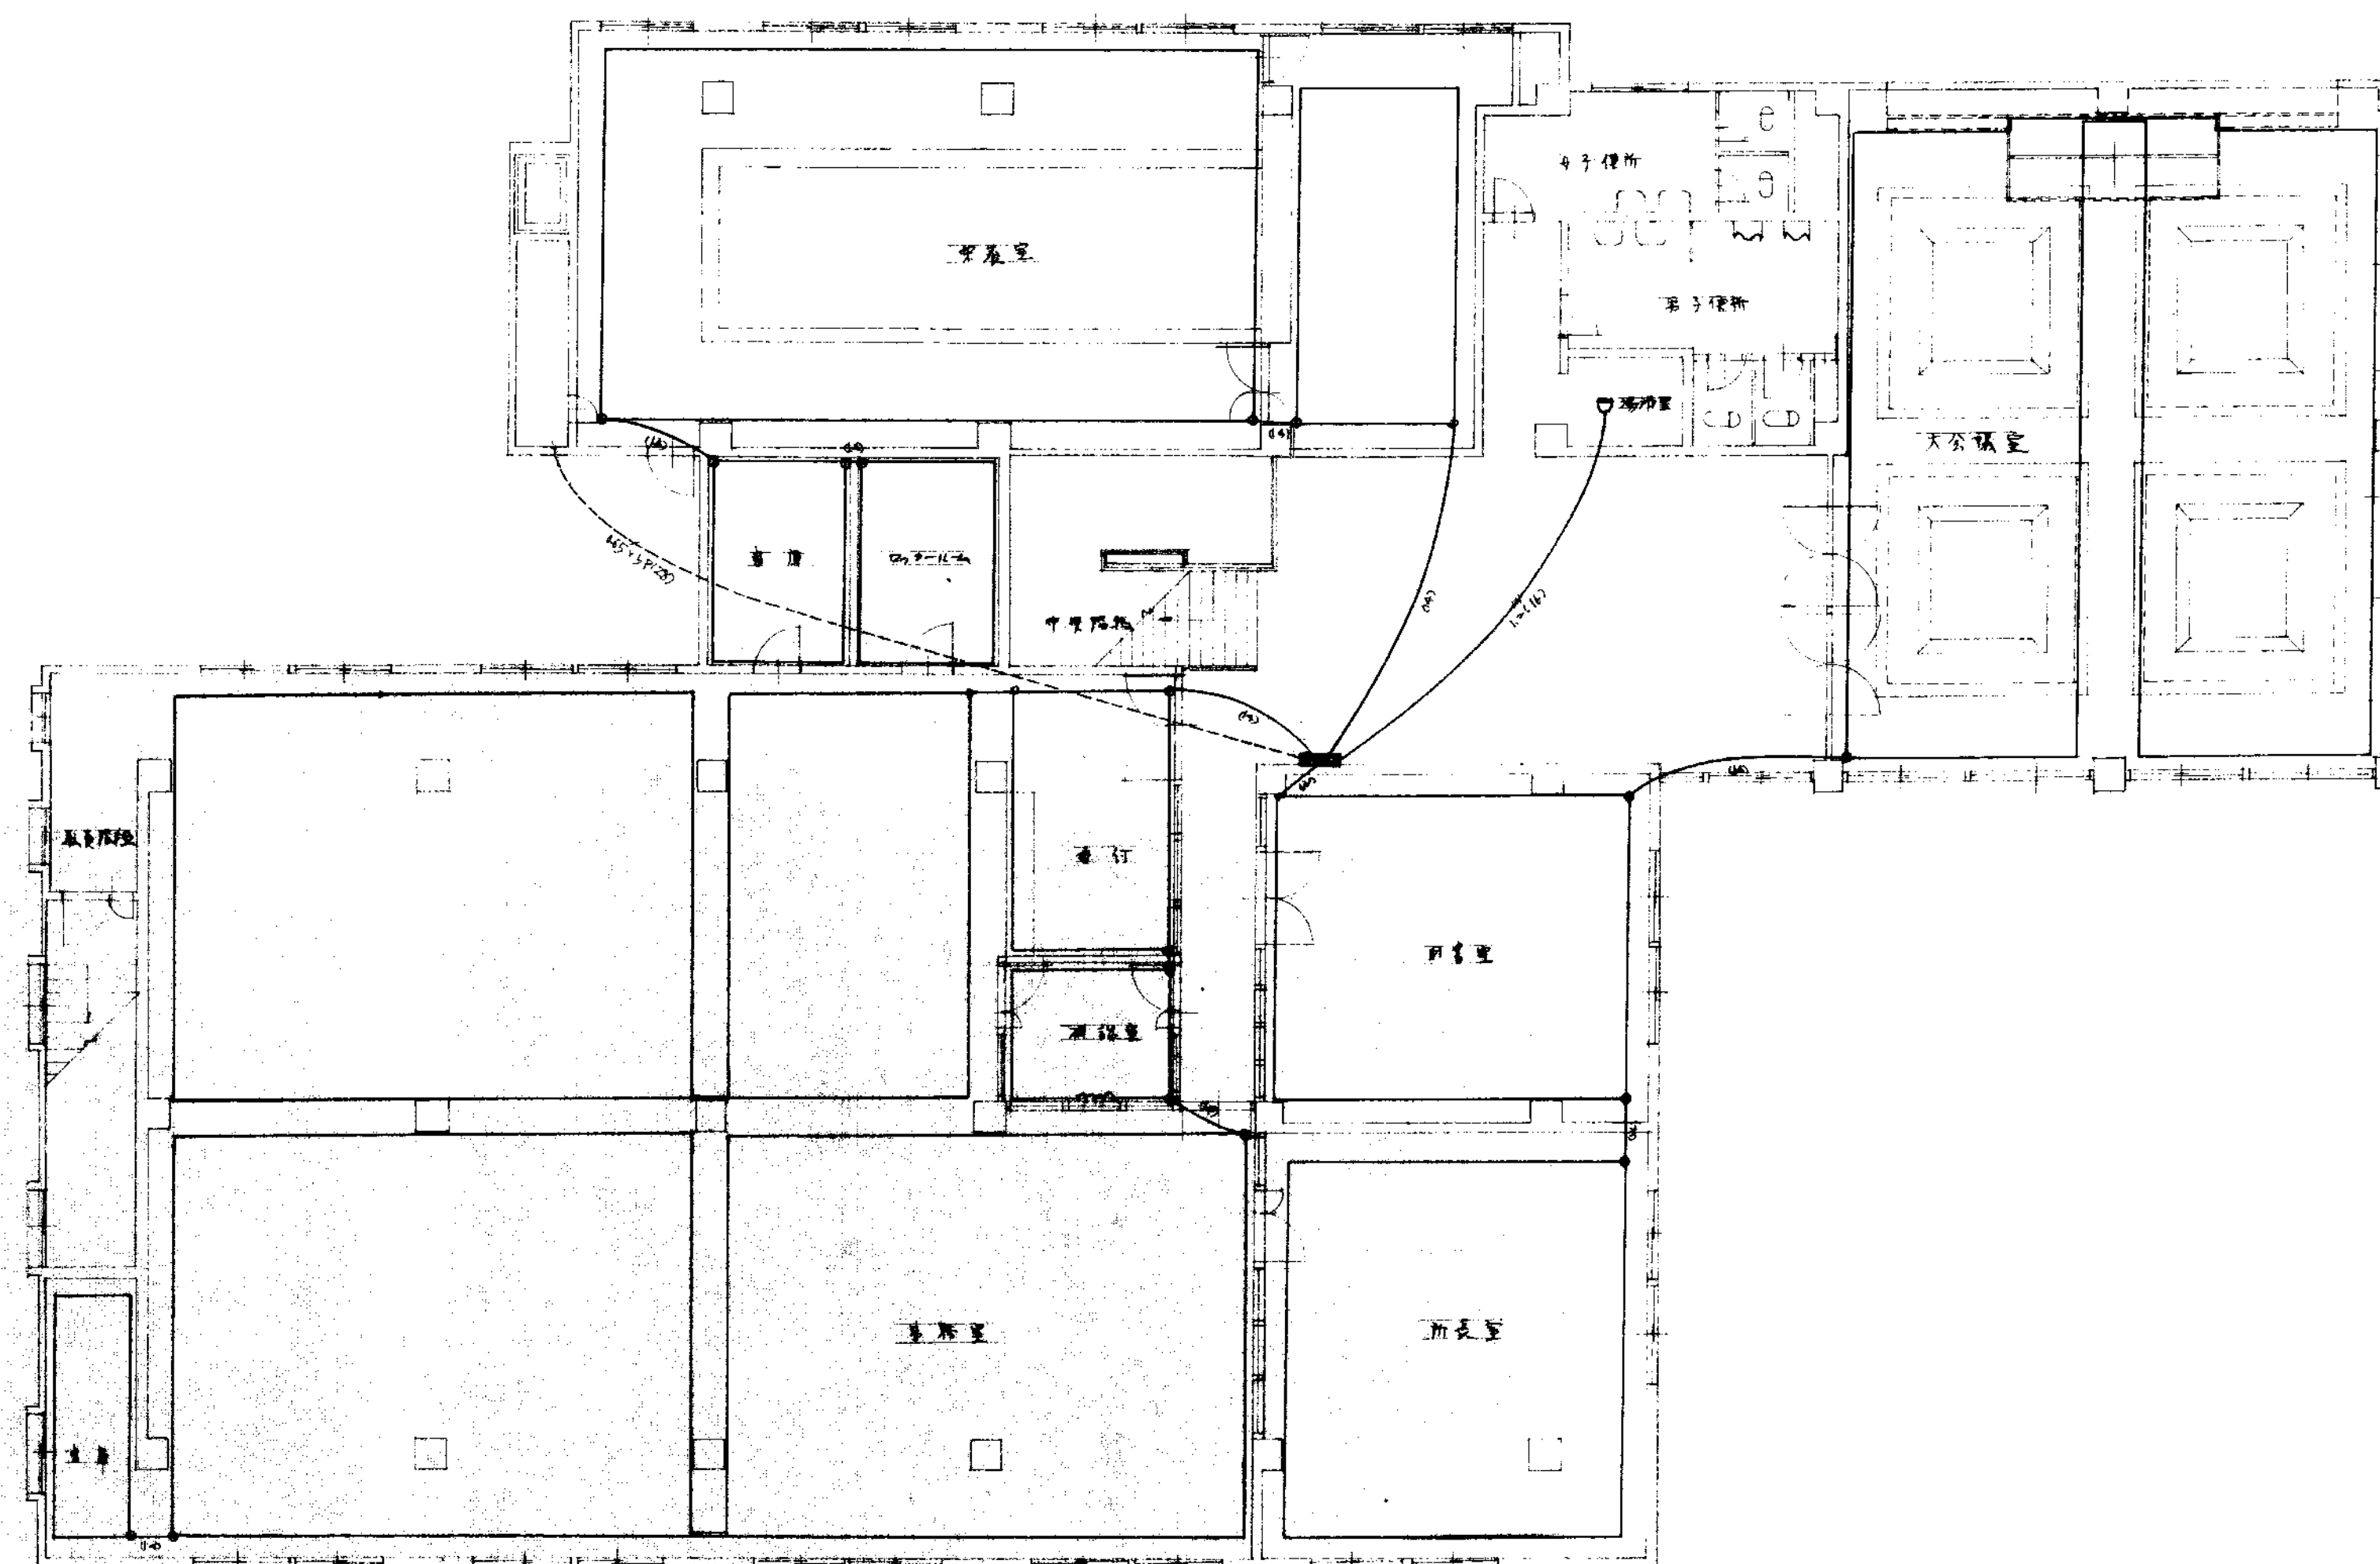

2階平面図

工事名 県立米子保健所庁舎新築電気設備工事			
図名 火災報知設備			
図号	縮尺 8:100	設計番号	年月日
12		443.3	
概略	校閲	主査	設計
中国電気工事株式会社			

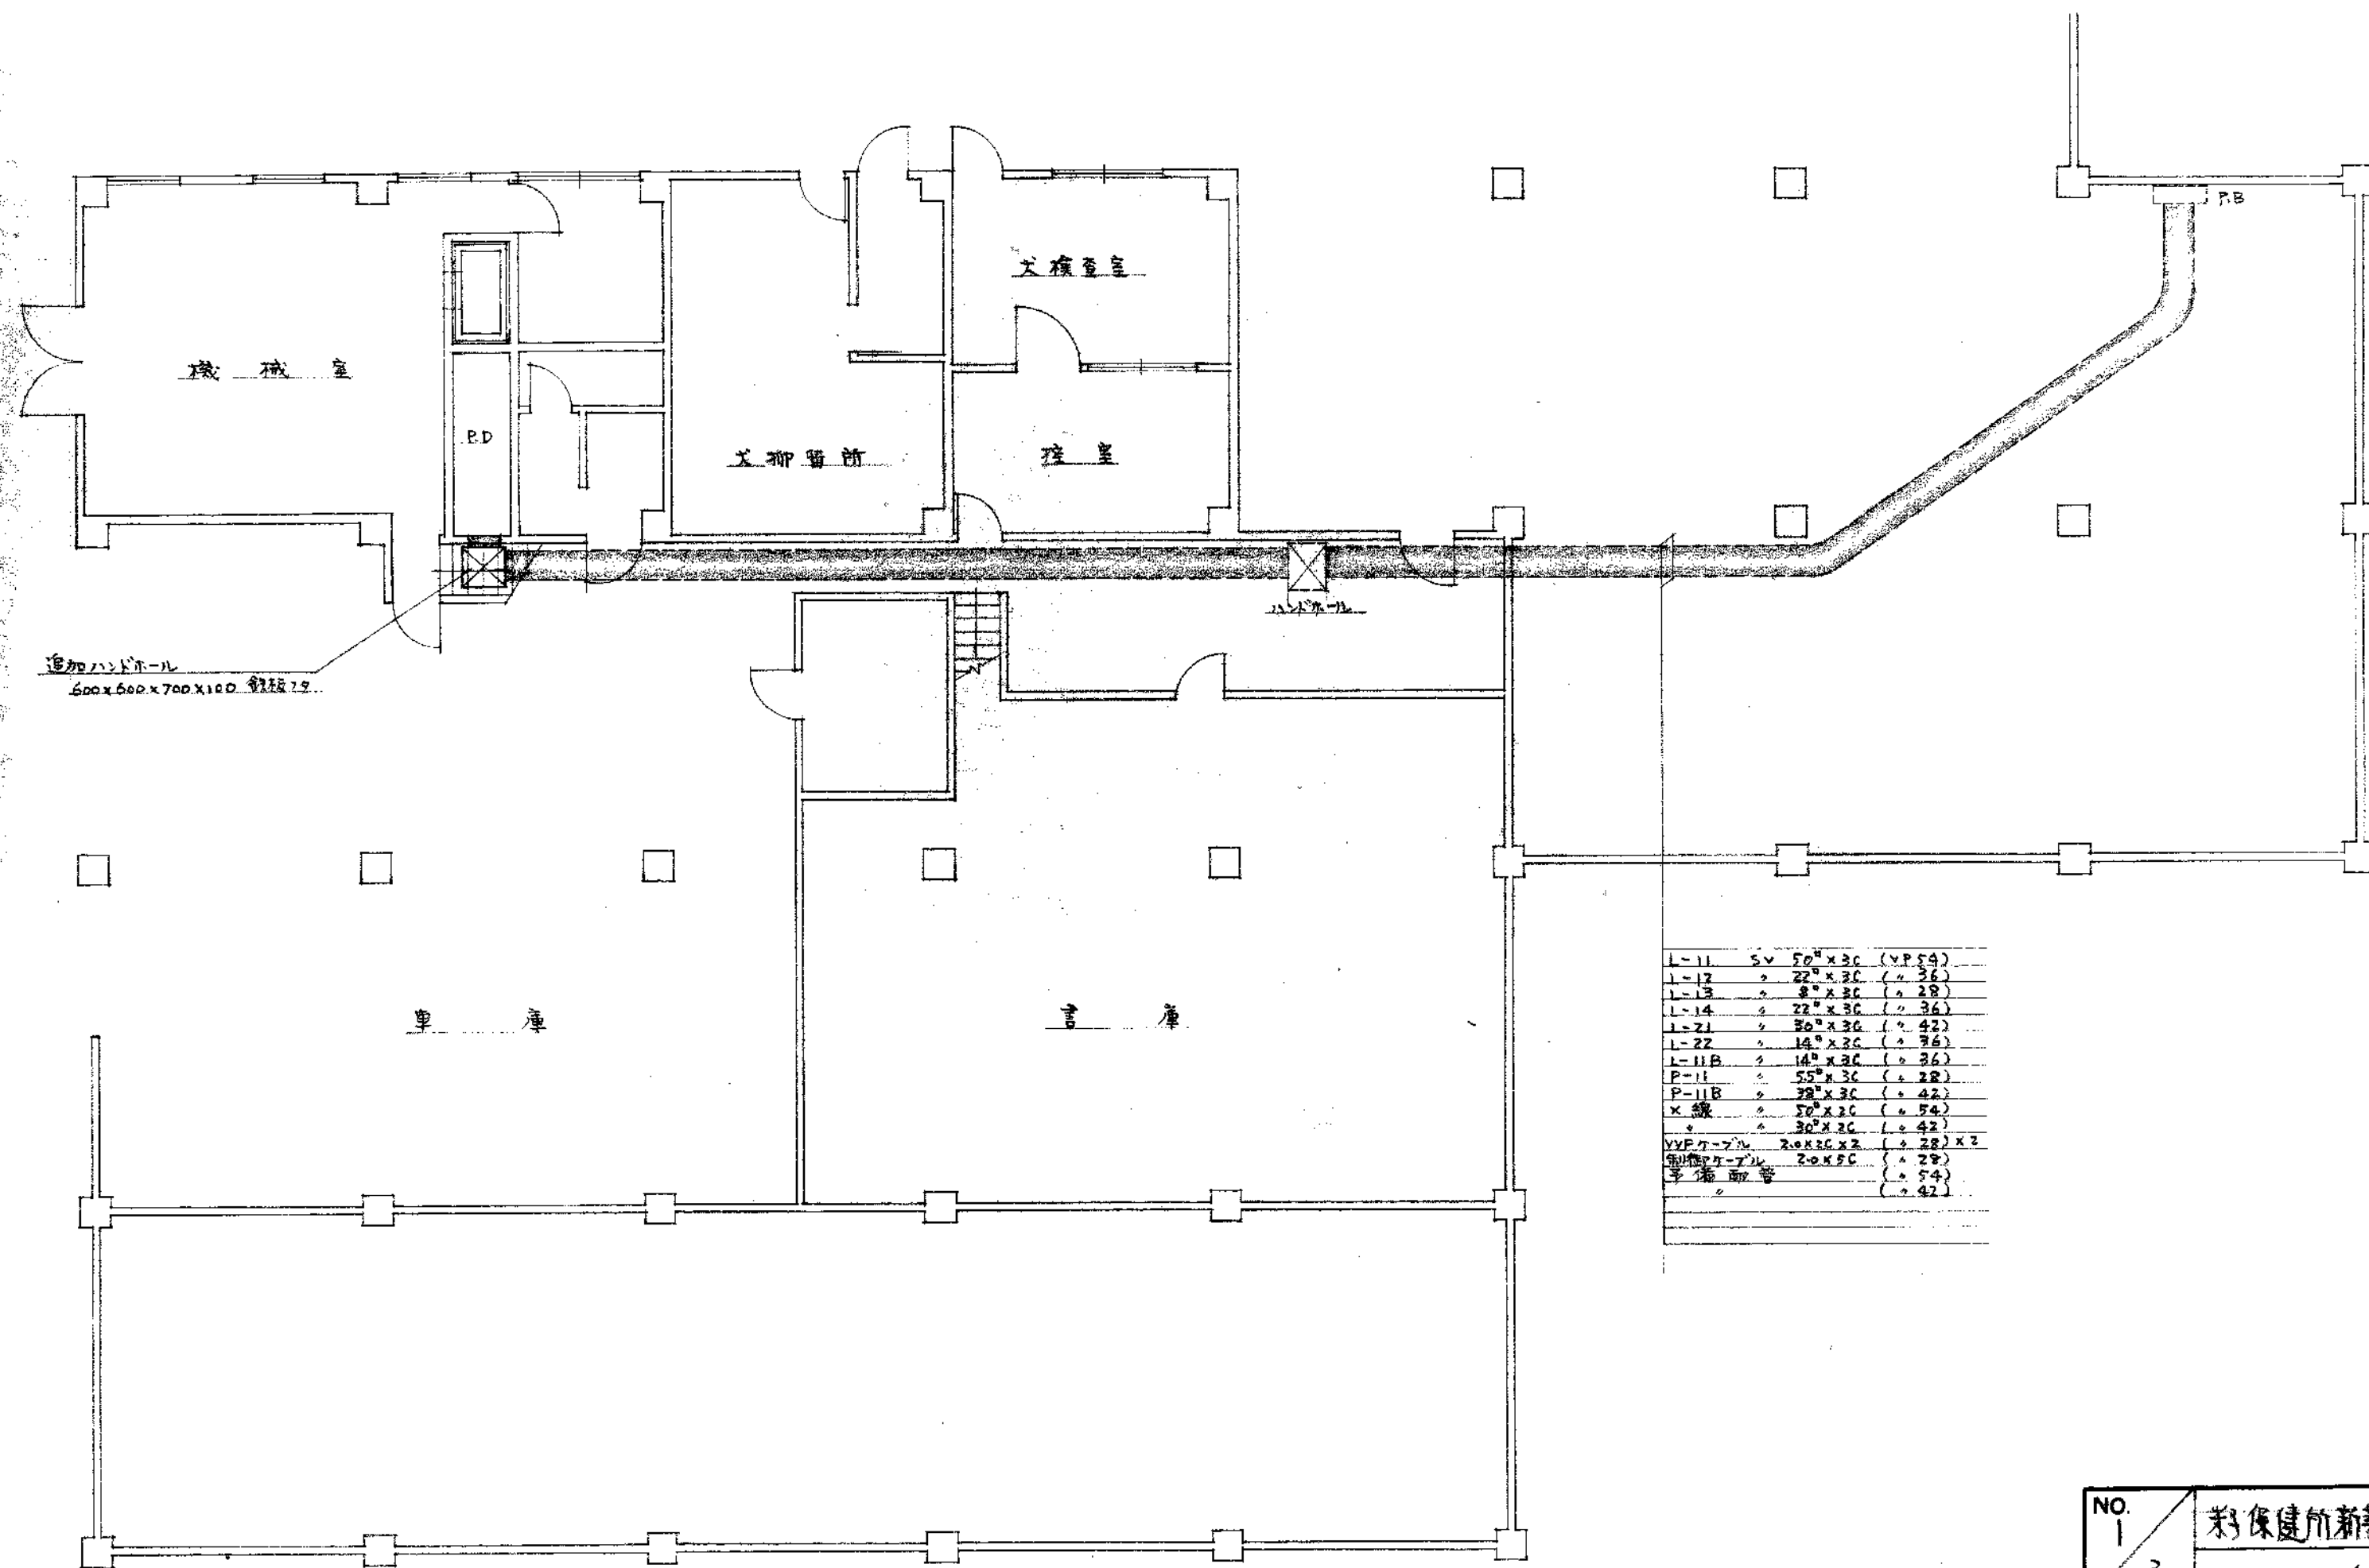

L-11	5V	50" x 30"	(VP 54)
L-12	"	22" x 30"	(+ 36)
L-13	"	8" x 30"	(+ 28)
L-14	"	22" x 30"	(+ 36)
L-21	"	50" x 30"	(+ 42)
L-22	"	16" x 30"	(+ 36)
L-11B	"	16" x 30"	(+ 36)
P-11	"	55" x 30"	(+ 28)
P-11B	"	39" x 30"	(+ 42)
K-線	"	30" x 30"	(+ 34)
"	"	30" x 30"	(+ 42)
VVP-7-2-2	"	20" x 30" x 2	(+ 28) x 2
制御ケーブル	"	20" x 30"	(+ 28)
手摺取手	"	"	(+ 54)
"	"	"	(+ 42)

B階平面図

NO. 1 3	鳥取県新築住宅設備工事				SCALE
	配線図				S: 1/100
鳥取県 土木部建築課		課長	課長補佐	係長	設計
建築士登録第 号		印		年 月 日	