


浄水場平面図 S=1/500

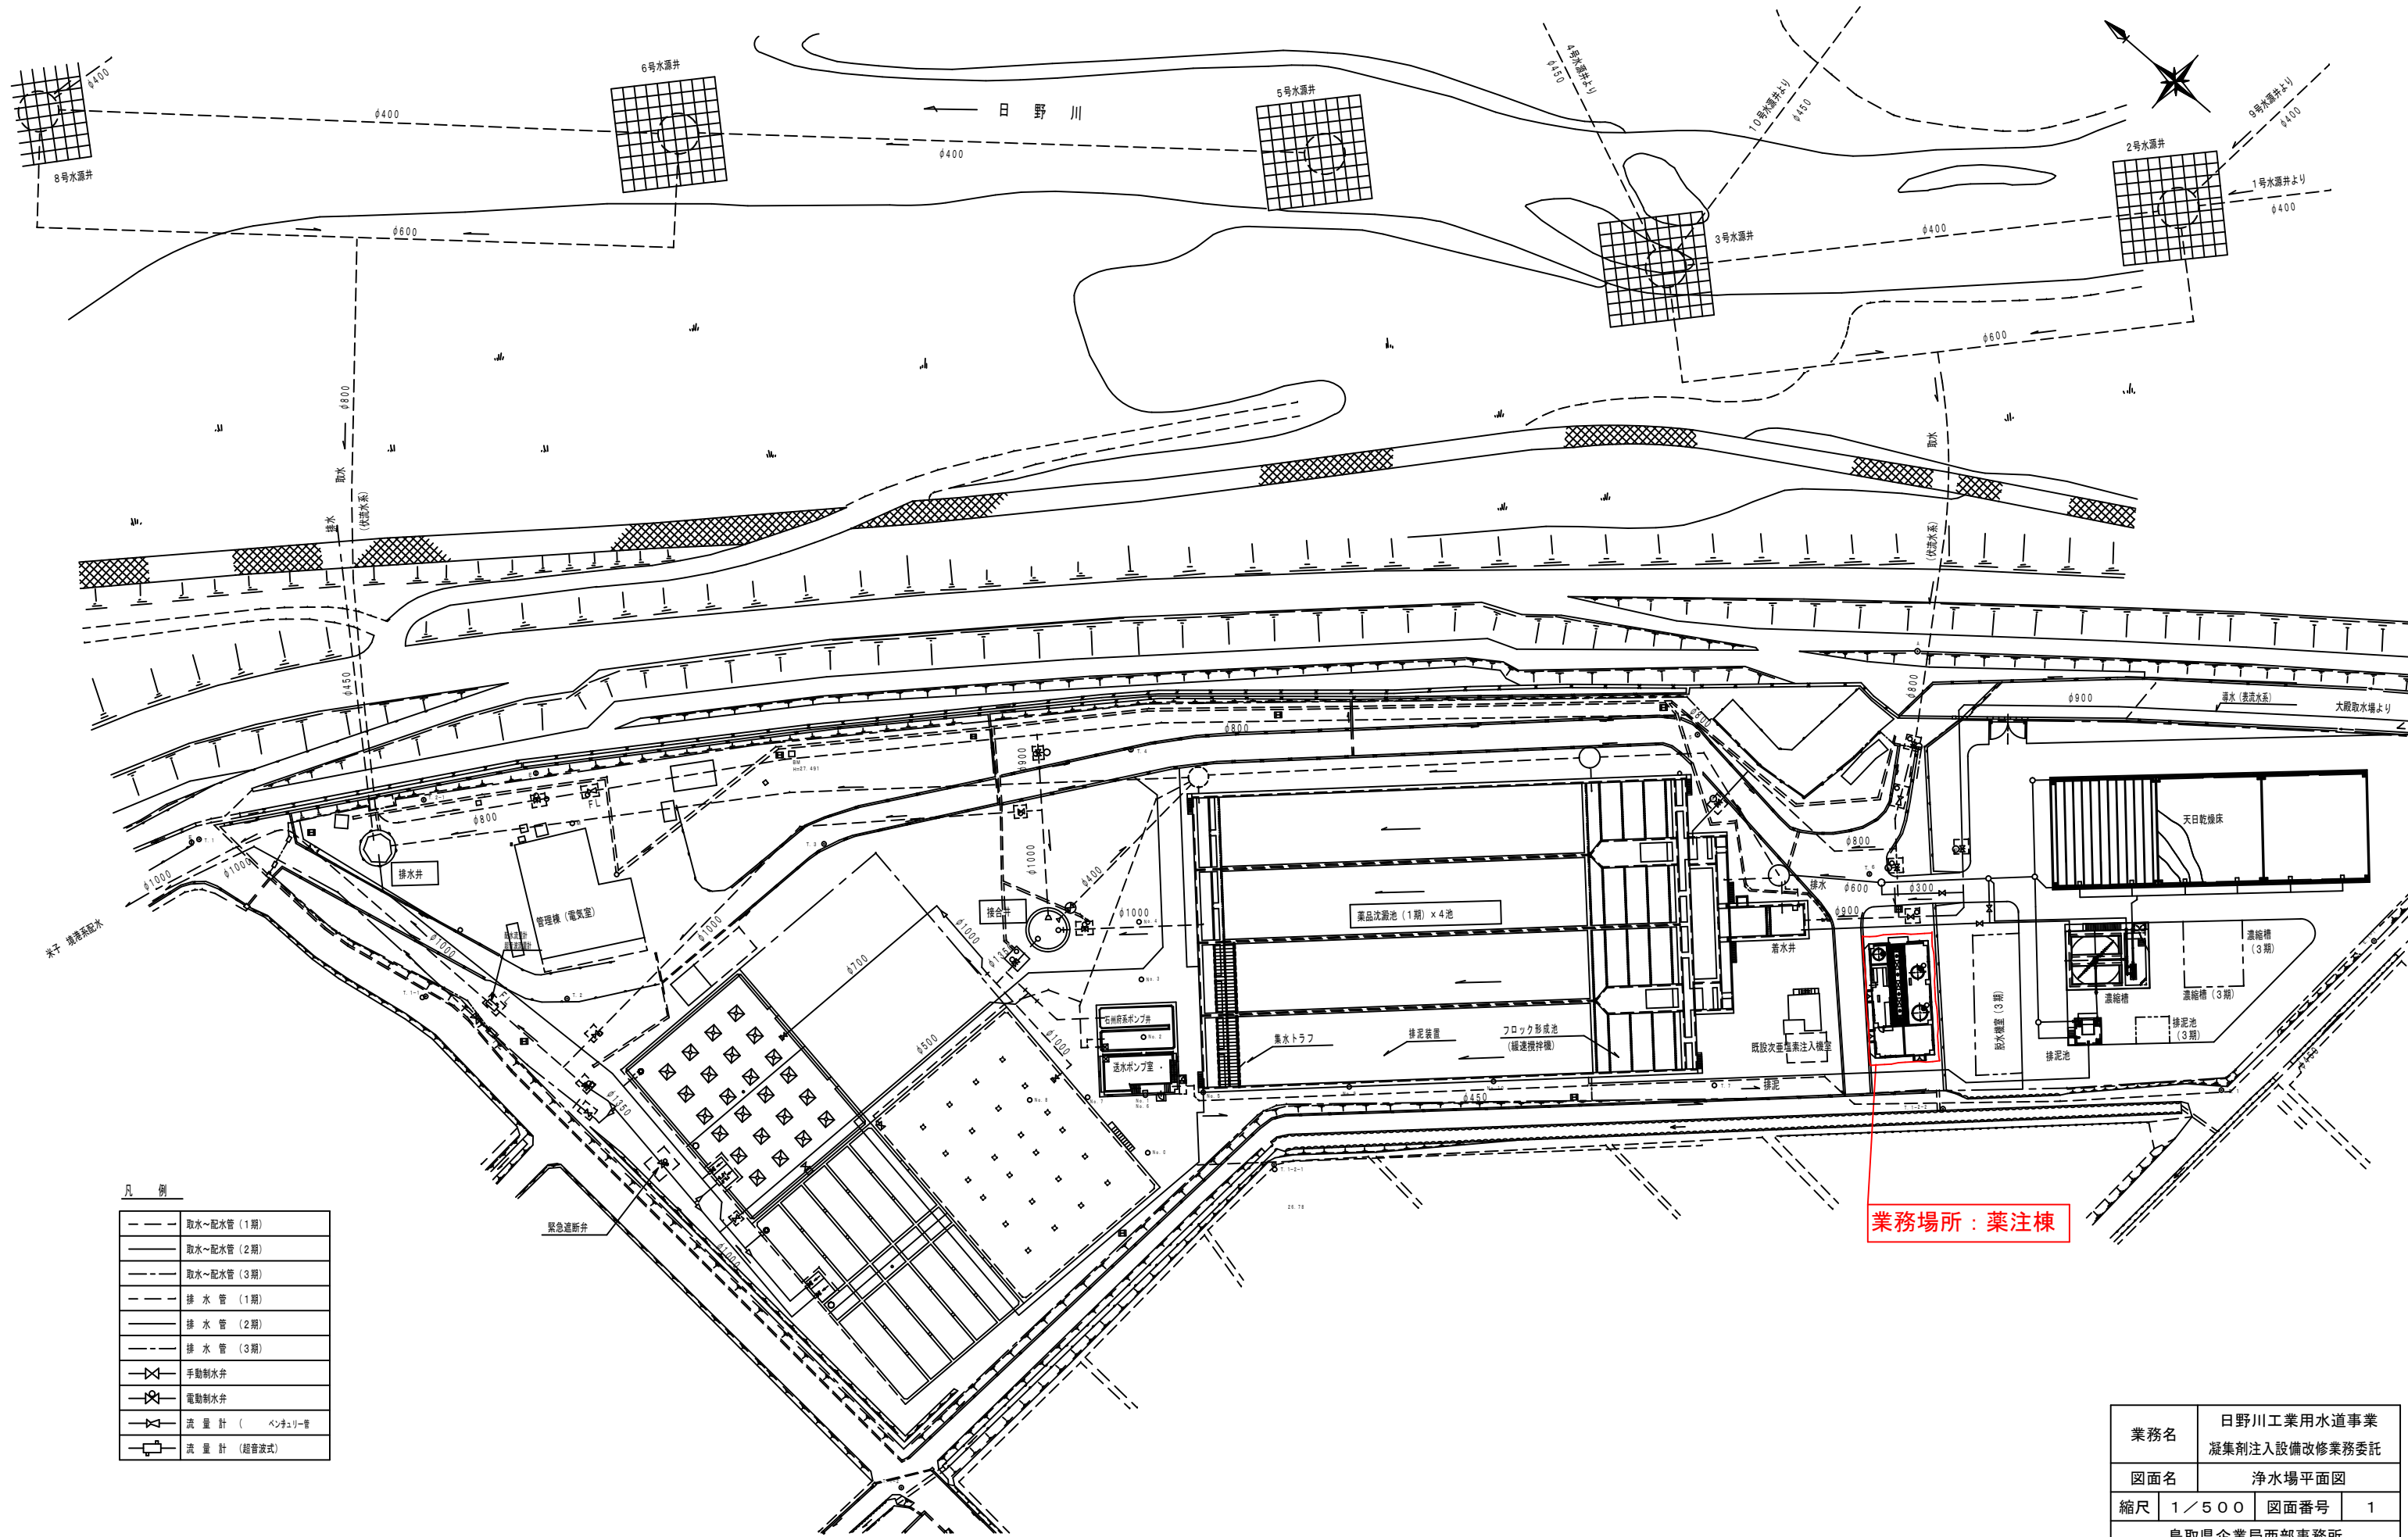

凡 例

---	取水～配水管 (1期)
---	取水～配水管 (2期)
---	取水～配水管 (3期)
---	排水 管 (1期)
---	排水 管 (2期)
---	排水 管 (3期)
⊗	手動制水弁
⊗	電動制水弁
⊗	流量計 (ベンチュリー型)
⊗	流量計 (超音波式)

業務場所：薬注棟

業務名	日野川工業用水道事業 凝集剤注入設備改修業務委託		
図面名	浄水場平面図		
縮尺	1/500	図面番号	1
鳥取県企業局西部事務所			