


・凝集剤用流量計更新 1台
 ・凝集剤注入ポンプ更新 1台

・インバータ更新 1台
 ・盤内改造
 ・既設薬注設備との連動確認及び測定、調整

薬注棟平面図 S=1/50

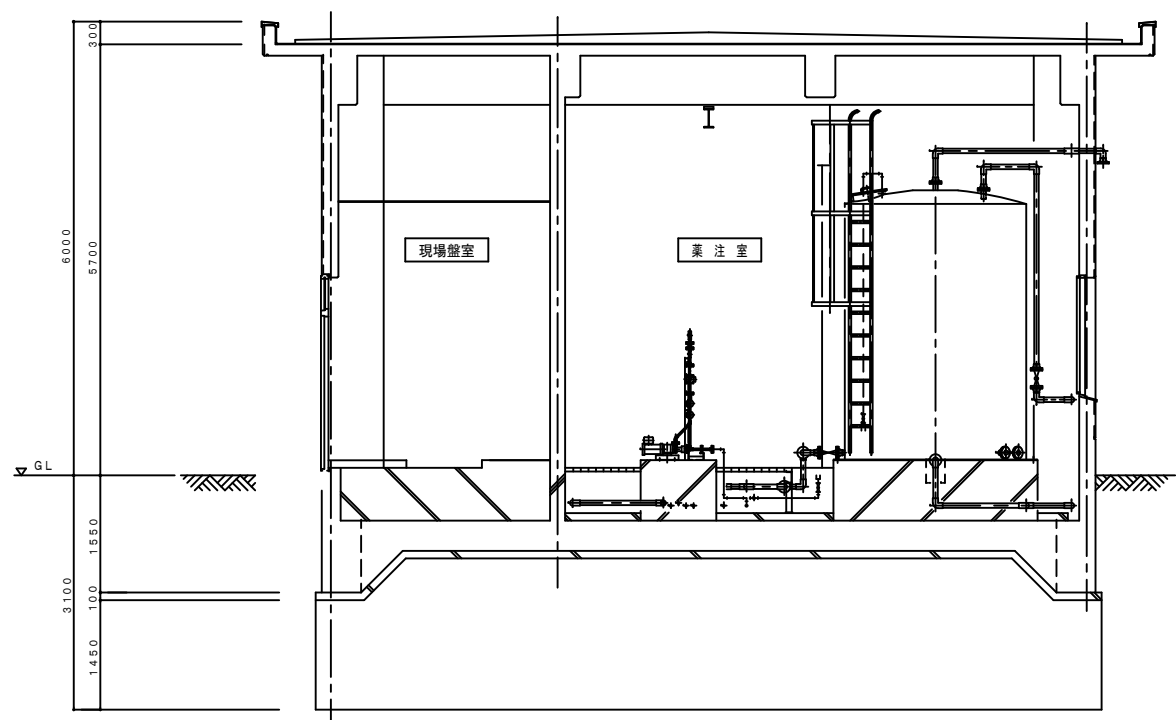

A - A 断面図 S=1/50

業務名	日野川工業用水道事業 凝集剤注入設備更新業務委託		
図面名	薬注棟平・断面図		
縮尺	1/50	図面番号	2
鳥取県企業局西部事務所			